

woj. warmińsko - mazurskie

Powiat - olsztyński



Gmina - Biskupiec

Obwód - Biesówka, Biesowa, Czerwinka

Kerg 0800-3/2007

skala 1:1000

Układ arkuszy

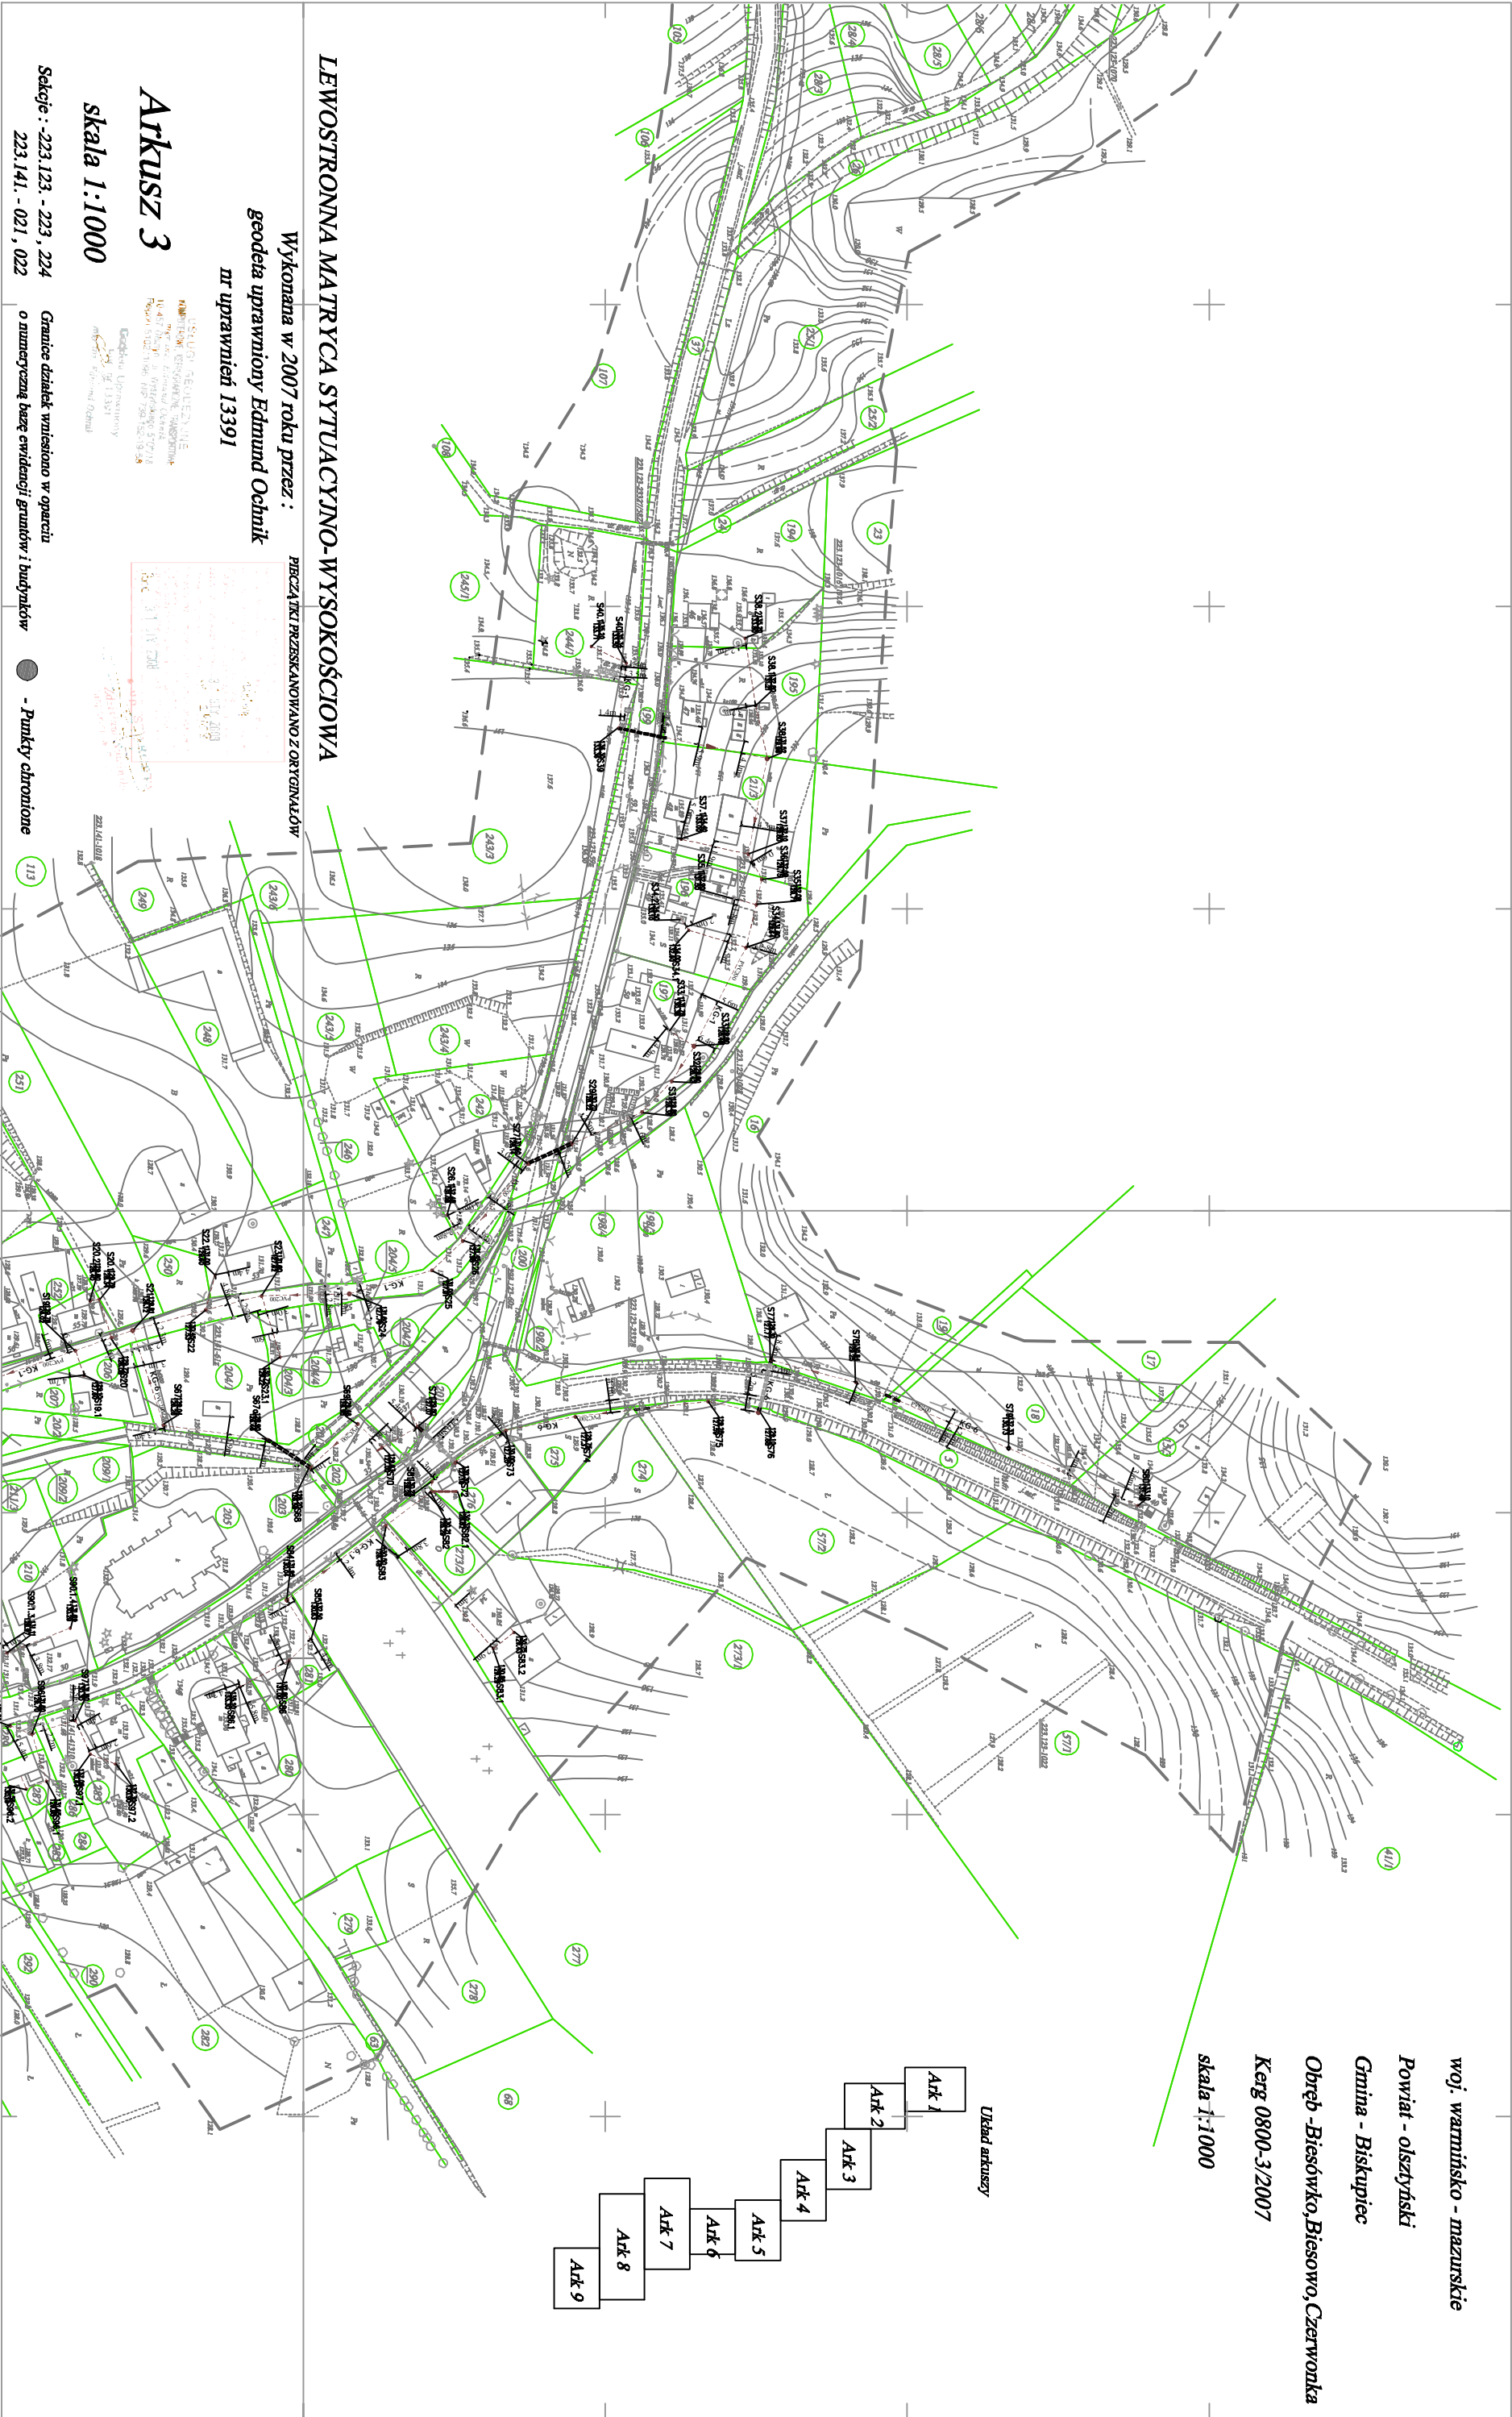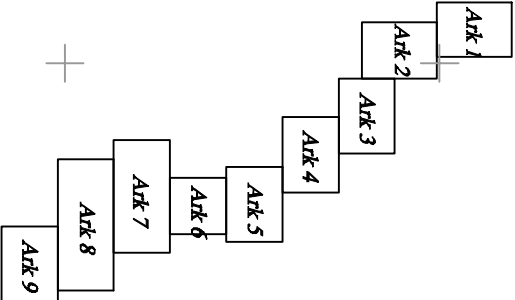

LEWOSTRONNA MATRYCA SYTUACYNO-WYSOKŚCIOWA

Wykonana w 2007 roku przez :  
geodeta uprawniony Edmund Ochlik  
nr uprawnień 13391

PŁATOKI PRZESKANYWANO Z ORYGINAŁÓW

Arkusz 3  
skala 1:1000

Sekcje : -223.123, - 223 , 224  
223.141. - 021 , 022

Granice działek wnieśli w oparciu  
o numeryczne bazy ewidencyjne gruntów i budynków

- Punkty chronione

LEGENDA:

- Proj. kanalizacja sanitarna grawitacyjna
- Proj. mura ochronna siel, tworzywo sztuczne
- Proj. kanalizacja sanitarna obięta wnioskami na pozwolenie na budowę złożonym u Wojewody

PRZEDSIĘWZIĘCIE PRODUKCYJNO-USŁUGOWE "DOWIED" Sp. z o.o. ul. Tęczowa 32 Wrocław			
INWESTOR	Gmina Biskupiec, ul. Niepodległość 2, 11-500 Biskupiec	Stadium	FB
INWESTYTOR	30% udziałów w przedsiębiorstwie "DOWIED" Sp. z o.o. ul. Tęczowa 32 Wrocław	Termin	PROJEKT KANALIZACJI SANITARNEJ Z OCZYSZCZALNIA ŚCIEKÓW
Temat	PROJEKT ZAGOSPODAROWANIA TERENU	Skala	1:1000
Finans	Uprawnienia	Data	Podpis
Proj. i aut. aut.	Margdalena Kucharska	24.11.2009	11.12.2009
Proj. i aut. aut.	Prof. Porębański	42.09.2009	Nr. 1