



OZNACZENIA

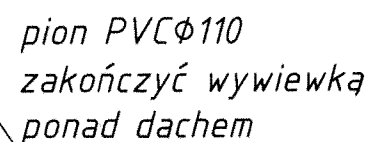


Nazwa obiektu: BUDYNEK ŚWIETLICY WIEJSKIEJ – REMONT		OPRACOWAŁ:	
PROBUD ul. Jagiellończyka 16 14-200 Mława tel. (89) 644 80 93		 inż. arch. JERZY GAWOR ul. Jagiełły 7C/31, 14-100 Ostródza tel. (0-89) 646-61-03 mgr. bud. nr 4174/OŁ. z 95 i et. 1 pkt. ** 3	
LICENCJA: InteliCAD ID klienta : #1390336		A S Y S T E M PROJEKTANTA Andrzej Szymanowski	
INWESTOR: Biskupiński Dom Kultury Ul. Matejki 5 11-300 Biskupiec		TYTUŁ RYS: Rzut parteru Instalacja Ks	
BRANŻA: SANITARNA		DATA: 09.2008r.	SKALA: 1:50
		NR RYS: 1	

OZNACZENIA

- instalacja wody zimnej- istniejąca
- instalacja wody zimnej- projektowana
- instalacja wody ciepłej- projektowana
- ⚡ przepływowy podgrzewacz wody

Starostwo Powiatowe
w Olsztynie
Plac Bema 5
10-516 OLSZTYN
35

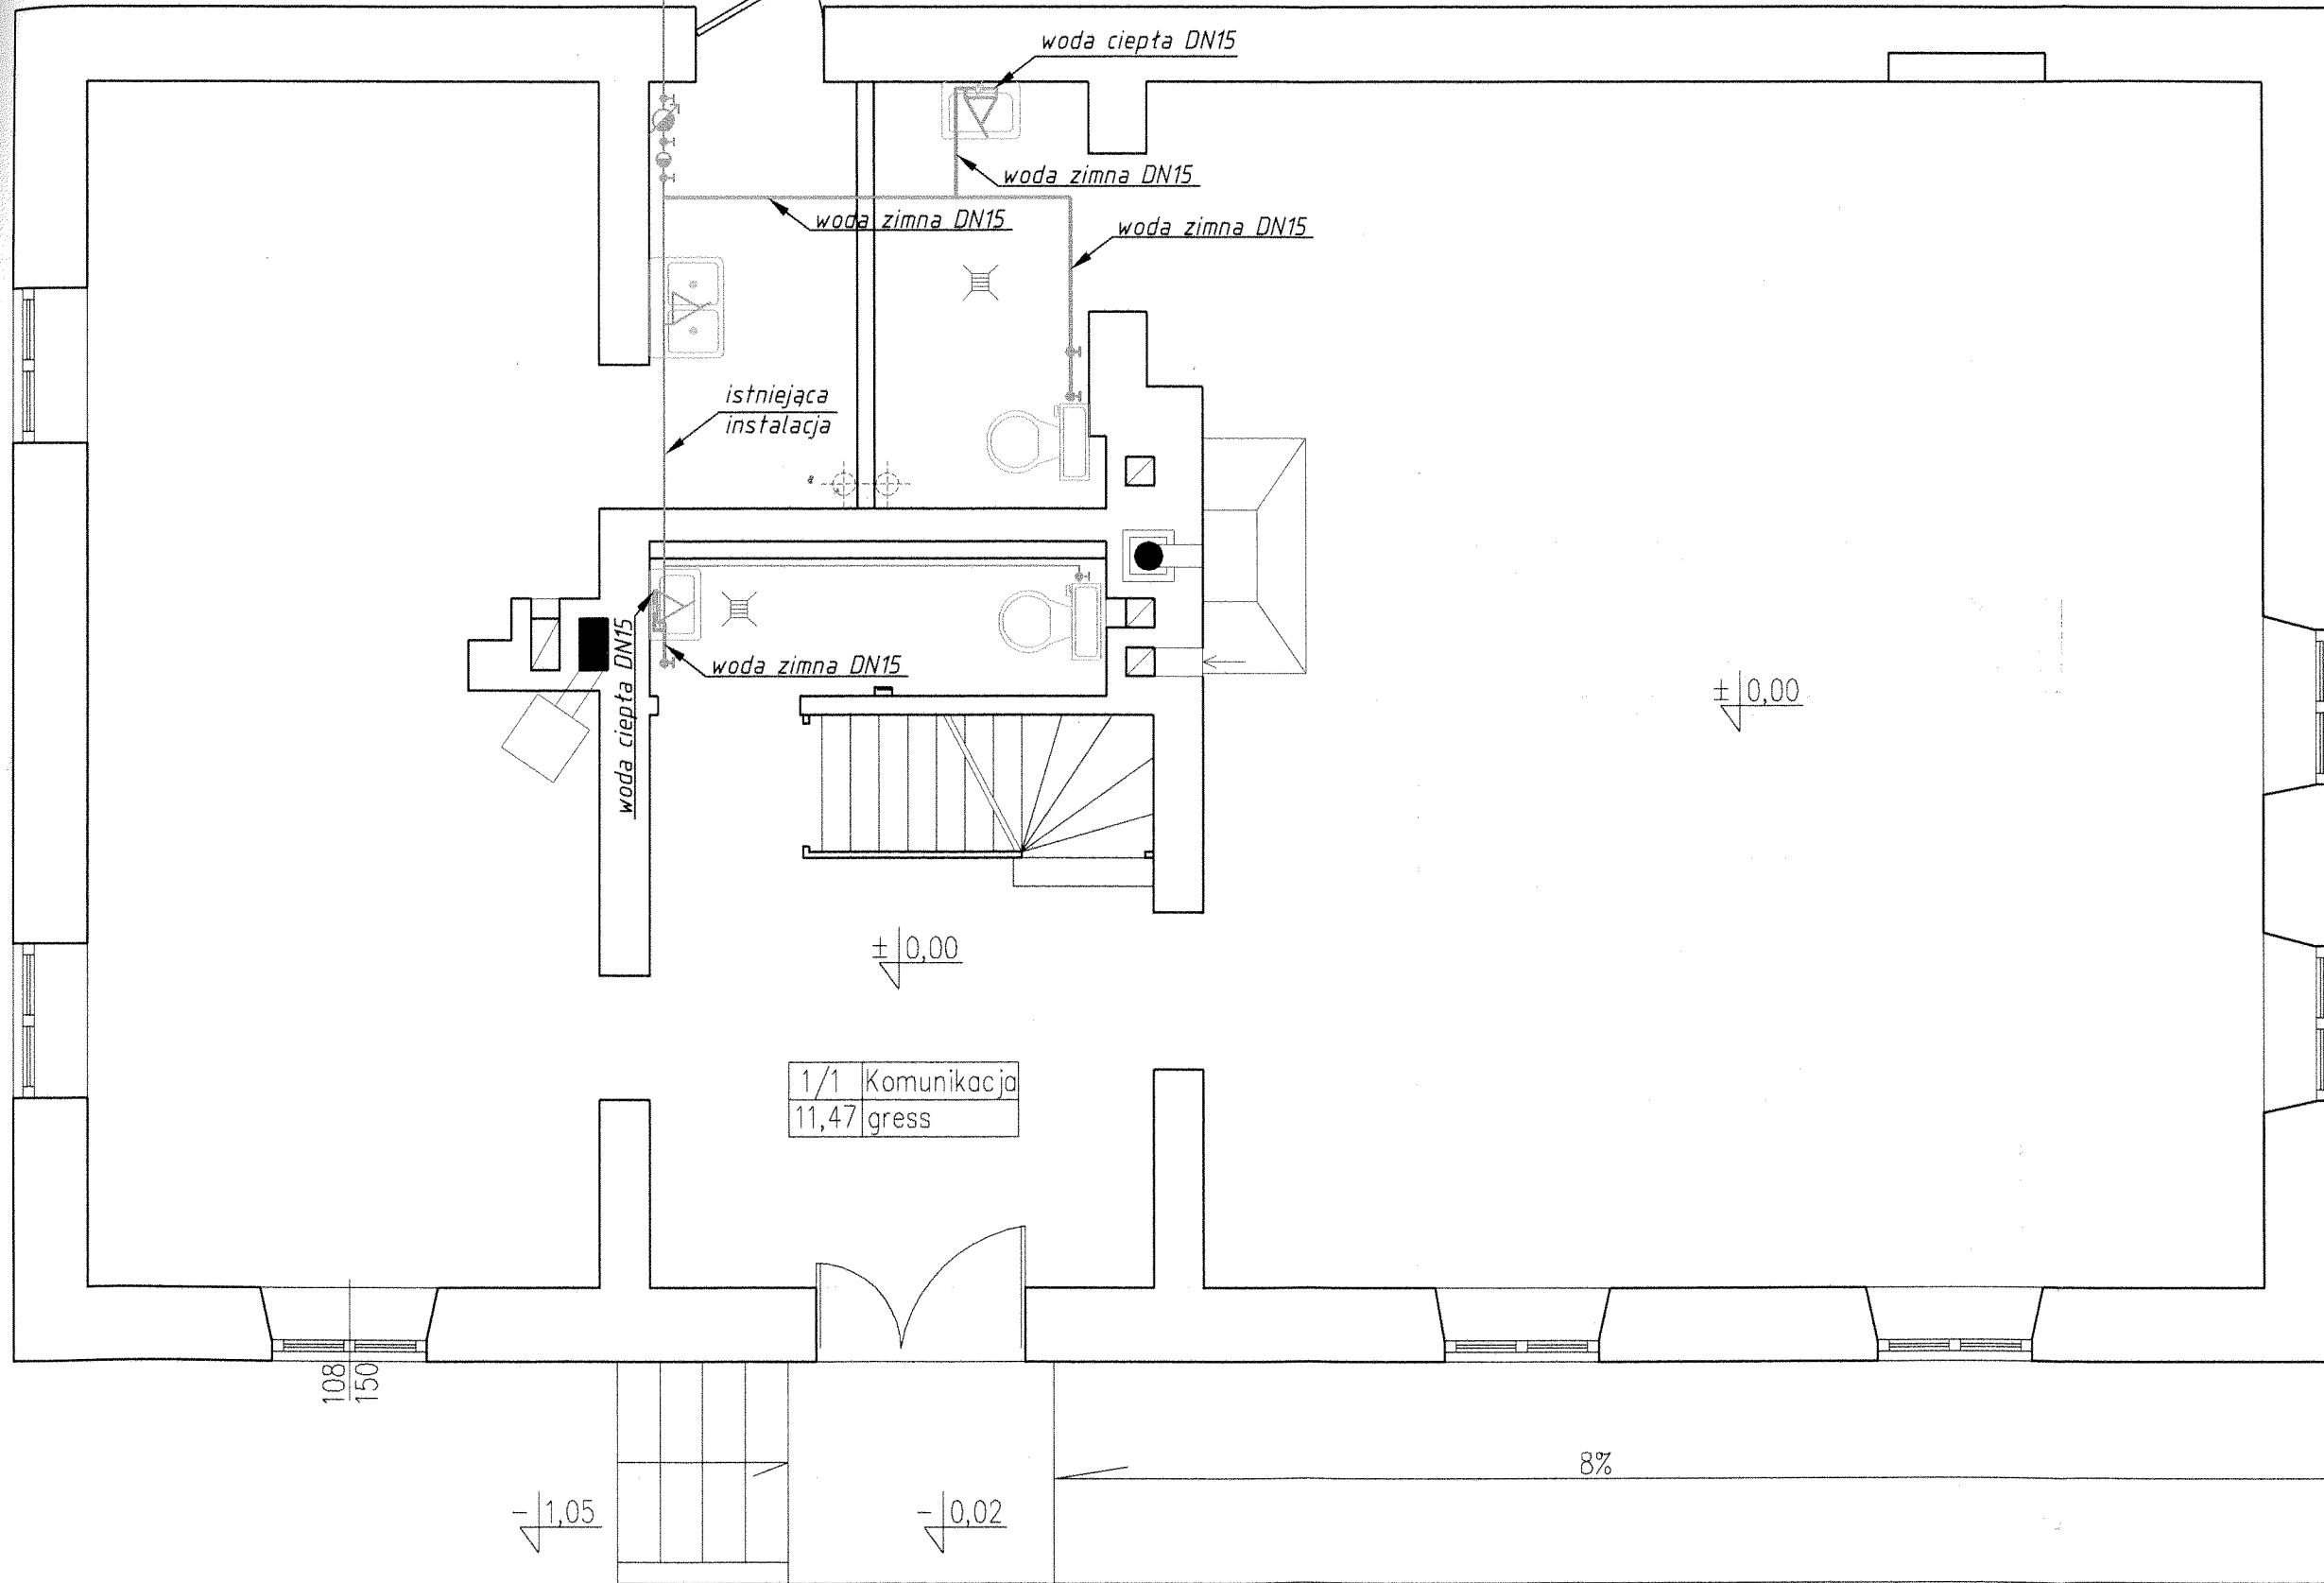

Nazwa obiektu: BUDYNEK ŚWIETLICY WIEJSKIEJ – REMONT		OPRACOWAŁ:		TYTUŁ RYS: Rzut parteru		NR RYS: 2	
PROBUD		PROJEKTOWAŁ:		Instalacja wodociągowa		SKALA: 1:50	
ul. Jagiellończyka 16		mł. arch. JERZY GAWOR		A S Y S T E M T		ADRES INWESTYCJI:	
14-200 Iława		ul. Jagiełły 7C/31, 14-100 Ostróda		PROJEKTANTA		Najdymowo	
tel.(89) 644 80 93		tel. (0-89) 646-61-03		Adrian Szczypaniński		Obręb nr13	
LICENCJA: IntelCAD		nr bud. nr 471/OL z 5.5 ust. 1 pkt 1 i 2				Nr dz. 280	
ID klienta : #1390336						DATA: 09.2008r.	
INWESTOR:						BRANŻA: SANITARNA	
Biskupiński Dom Kultury							
Ul. Matejki 5							
11-300 Biskupiec							