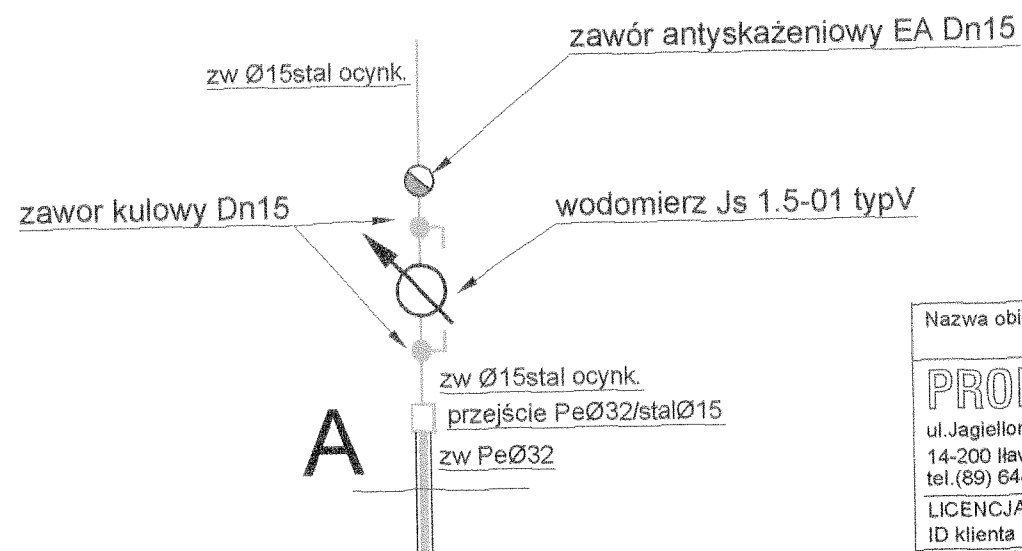
 
 

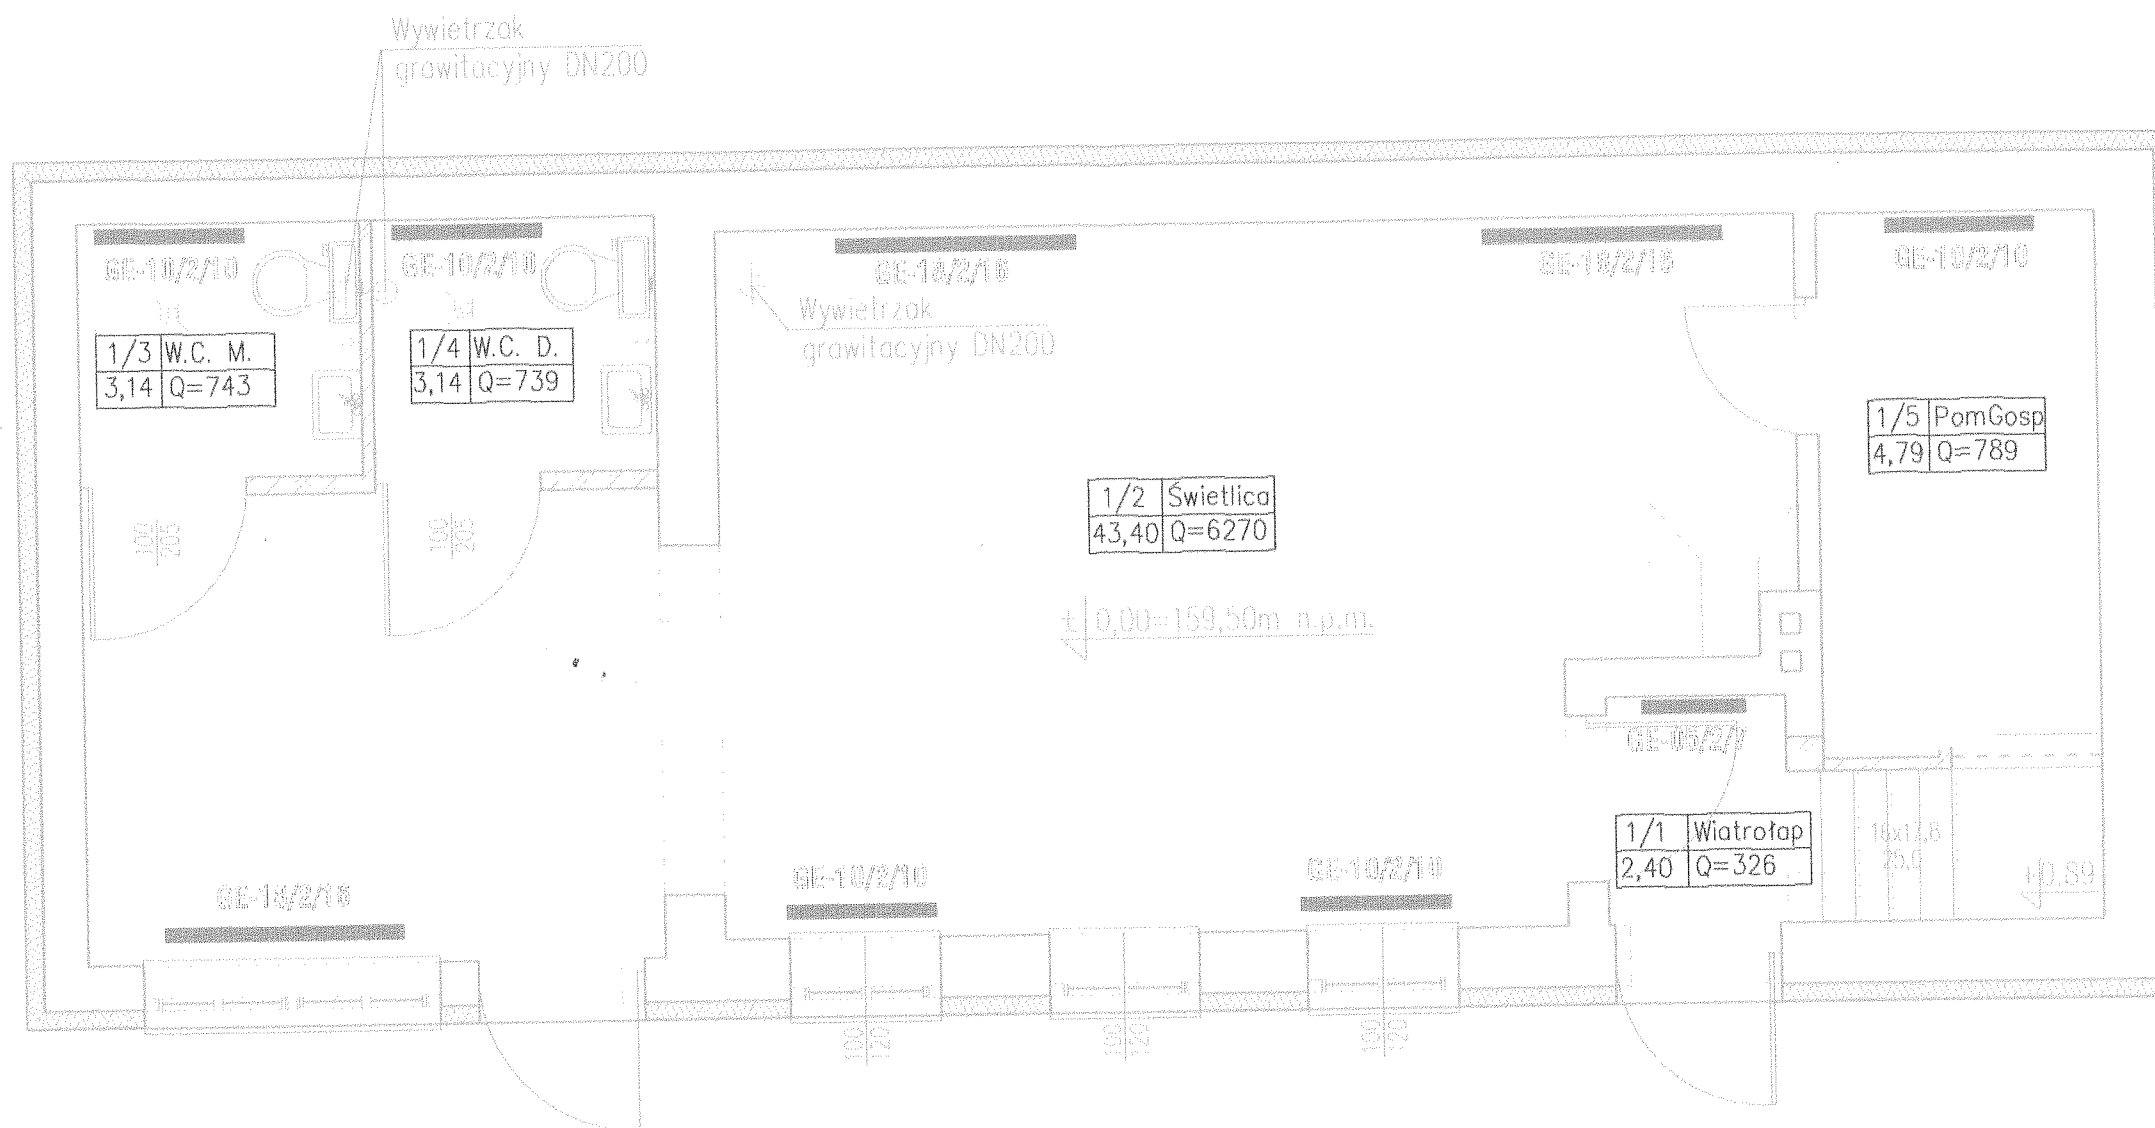





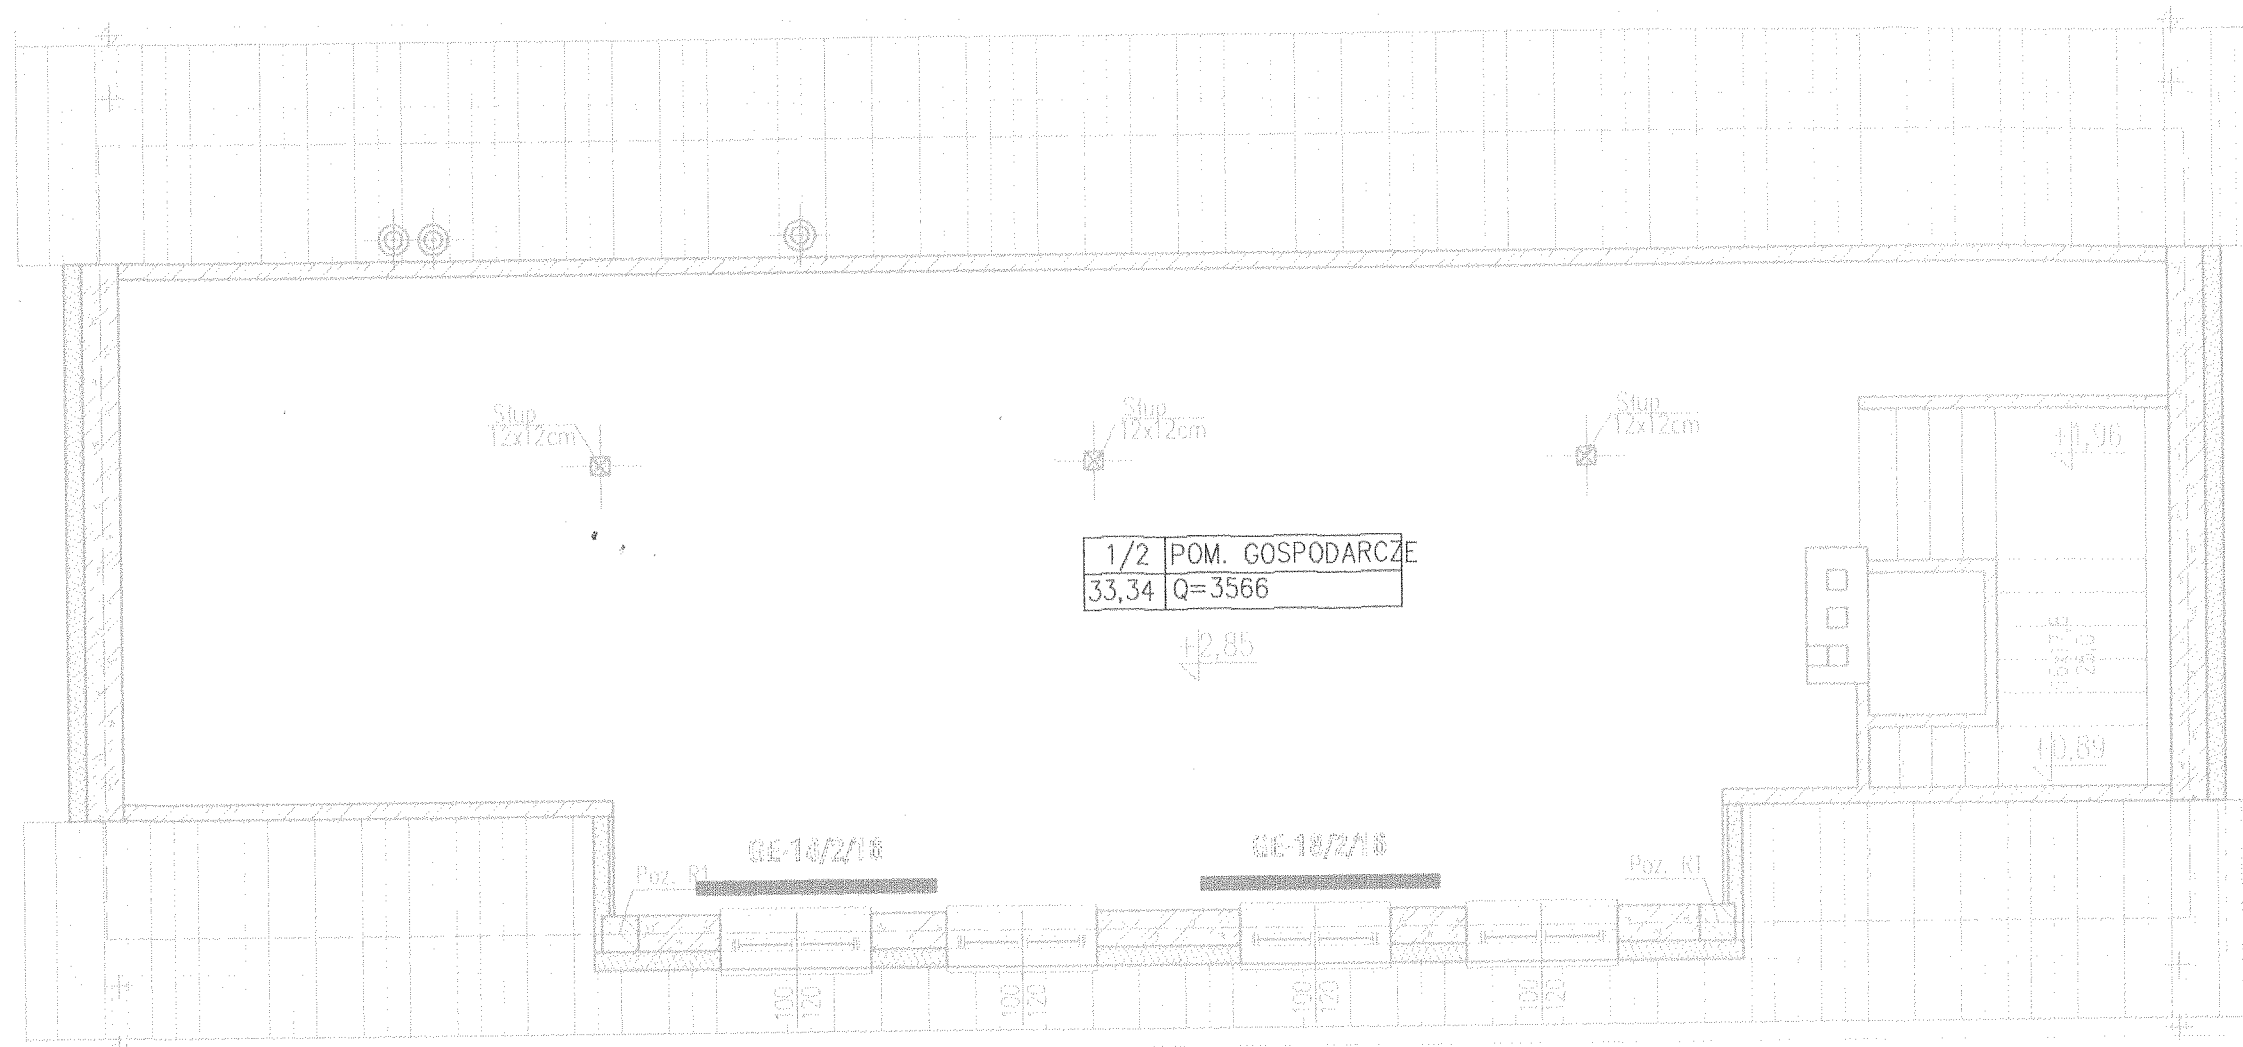
Nazwa obiektu: BUDYNEK ŚWIE TLICY WIEJSKIEJ		
PROBUD ul. Jagiellończyka 16 14-200 Ilawa tel. (89) 644 80 93 LICENCJA: InteliCAD ID klienta: #1390336	PROJEKTOWAŁ: mgr inż. Tomasz Starczewski upr. bud. nr 6/95/OL	SPRAWDZIŁ: mgr inż. mgr inż. Robert Błażek upr. bud. WAM/0021/PWOS/08
	OPRACOWAŁ: inż. Joanna Bałdyga	
INWESTOR: Gmina Biskupiec Al. Niepodległości 11-300 Biskupiec	ADRES INWESTYCJI: Parleża Wielka Obręb Lipowo Nr dz. 26/2	TYTUŁ RYS: Kanalizacja sanitarna RZUT PARTERU
BRANŻA: SANIT.	DATA: 02.2009r.	SKALA: 1:50 NR RYS: 1

[illegible]

Nazwa obiektu:		BUDYNEK ŚWIETLICY WIEJSKIEJ	
PROBUD ul. Jagiellończyka 16 14-200 Iława tel. (89) 644 80 93	PROJEKTOWAŁ:  mgr inż. Tomasz Starczewski upr. bud. nr 6/95/OL	SPRAWDZIŁ:  mgr inż. mgr inż. Robert Błażek upr. bud. WAM/0021/PWOS/08	
	OPRACOWAŁ:  inż. Joanna Bałdyga		
LICENCJA: IntelicAD ID klienta: #1390336			
INWESTOR: Gmina Biskupiec Al. Niepodległości 11-300 Biskupiec	ADRES INWESTYCJI: Parleża Wielka Obręb Lipowo Nr dz. 26/2	TYTUŁ RYS: Instalacja zw i cwu RZUT PARTERU	
BRANŻA: SANIT.	DATA: 02.2009r.	SKALA: 1:50	NR RYS: 2



Nazwa obiektu: BUDYNEK ŚWIETLICY WIEJSKIEJ			
PROBUD ul. Jagiellończyka 16 14-200 Iława tel. (89) 644 80 93 LICENCJA: IntelCAD ID klienta: #1390336	PROJEKTOWAŁ:  mgr inż. Tomasz Starczewski upr. bud. nr 6/95/OL	SPRAWDZIŁ:  mgr inż. mgr inż. Robert Błażek upr. bud. WAM/0021/PWOS/08	
	OPRACOWAŁ:  inż. Joanna Baldyga		
INWESTOR: Gmina Biskupiec Al. Niepodległości 11-300 Biskupiec	ADRES INWESTYCJI: Parleża Wielka Obręb Lipowo Nr dz. 26/2	TYTUŁ RYS: Instalacja c-o RZUT PARTERU	
BRANŻA: SANIT.	DATA: 02.2009r.	SKALA: 1:50	NR RYS: 3



Nazwa obiektu: BUDYNEK ŚWIETLICY WIEJSKIEJ			
PROBUD ul. Jagiellończyka 16 14-200 Ilawa tel. (89) 644 80 93 LICENCJA: InteliCAD ID klienta: #1390336	PROJEKTOWAŁ: mgr inż. Tomasz Starczewski upr. bud. nr 0/95/OL	SPRAWDZIŁ: mgr inż. mgr inż. Robert Błazek upr. bud. WAM/0021/PWOS/08	
	OPRACOWAŁ: inż. Joanna Baldyga		
INWESTOR: Gmina Biskupiec Al. Niepodległości 11-300 Biskupiec	ADRES INWESTYCJI: Parleża Wielka Obręb Lipowo Nr dz. 26/2	TYTUŁ RYS: Instalacja c-o RZUT PODDASZA	
BRANŻA: SANIT.	DATA: 02.2009r.	SKALA: 1:50	NR RYS: 4