


Nazwa obiektu: BUDYNEK Z MIESZKANAMI I SOCJALNYMI		
PROBUD ul. Jagiellończyka 16 14-200 Iława tel. (89) 644 80 93 LICENCJA: IntelCAD ID klienta: #1390336	PROJEKTOWAŁ: mgr inż. Tomasz Starczewski upr. bud. nr 6/95/OL	SPRAWDZIŁ: mgr inż. mgr inż. Robert Błazek upr. bud. WAM/0021/PWOS/08 10-516 OLSZTYN -35-
	OPRACOWAŁ: inż. Joanna Baldyga	
	INWESTOR: GMINA BISKUPIEC AL. NIEPODLEGŁOŚCI 2 11-300 BISKUPIEC	ADRES INWESTYCJI: Miasto: Biskupiec Obręb: Kobuły Nr dz. 168
BRANŻA: SANIT.	DATA: 09.2010r.	TYTUŁ RYS: PROJEKT ZAGOSPODAROWANIA TERENU
	SKALA: 1:500	NR RYS: 1

LEGENDA:

1. Projektowany budynek mieszkalny
 2. Projektowany budynek gospodarczy
 3. Projektowane miejsca postojowe
 4. Istniejący wjazd
 5. Istniejący budynek mieszkalno-usługowy
 6. Projektowane zbiorniki bezodpływowe
 7. Zbiornik bezodpływowy do przeniesienia
- Projektowane przyłącze wody
 — Projektowane kan. sanitarne grawitacyjne
 — Projektowana kan. sanitarna łączna

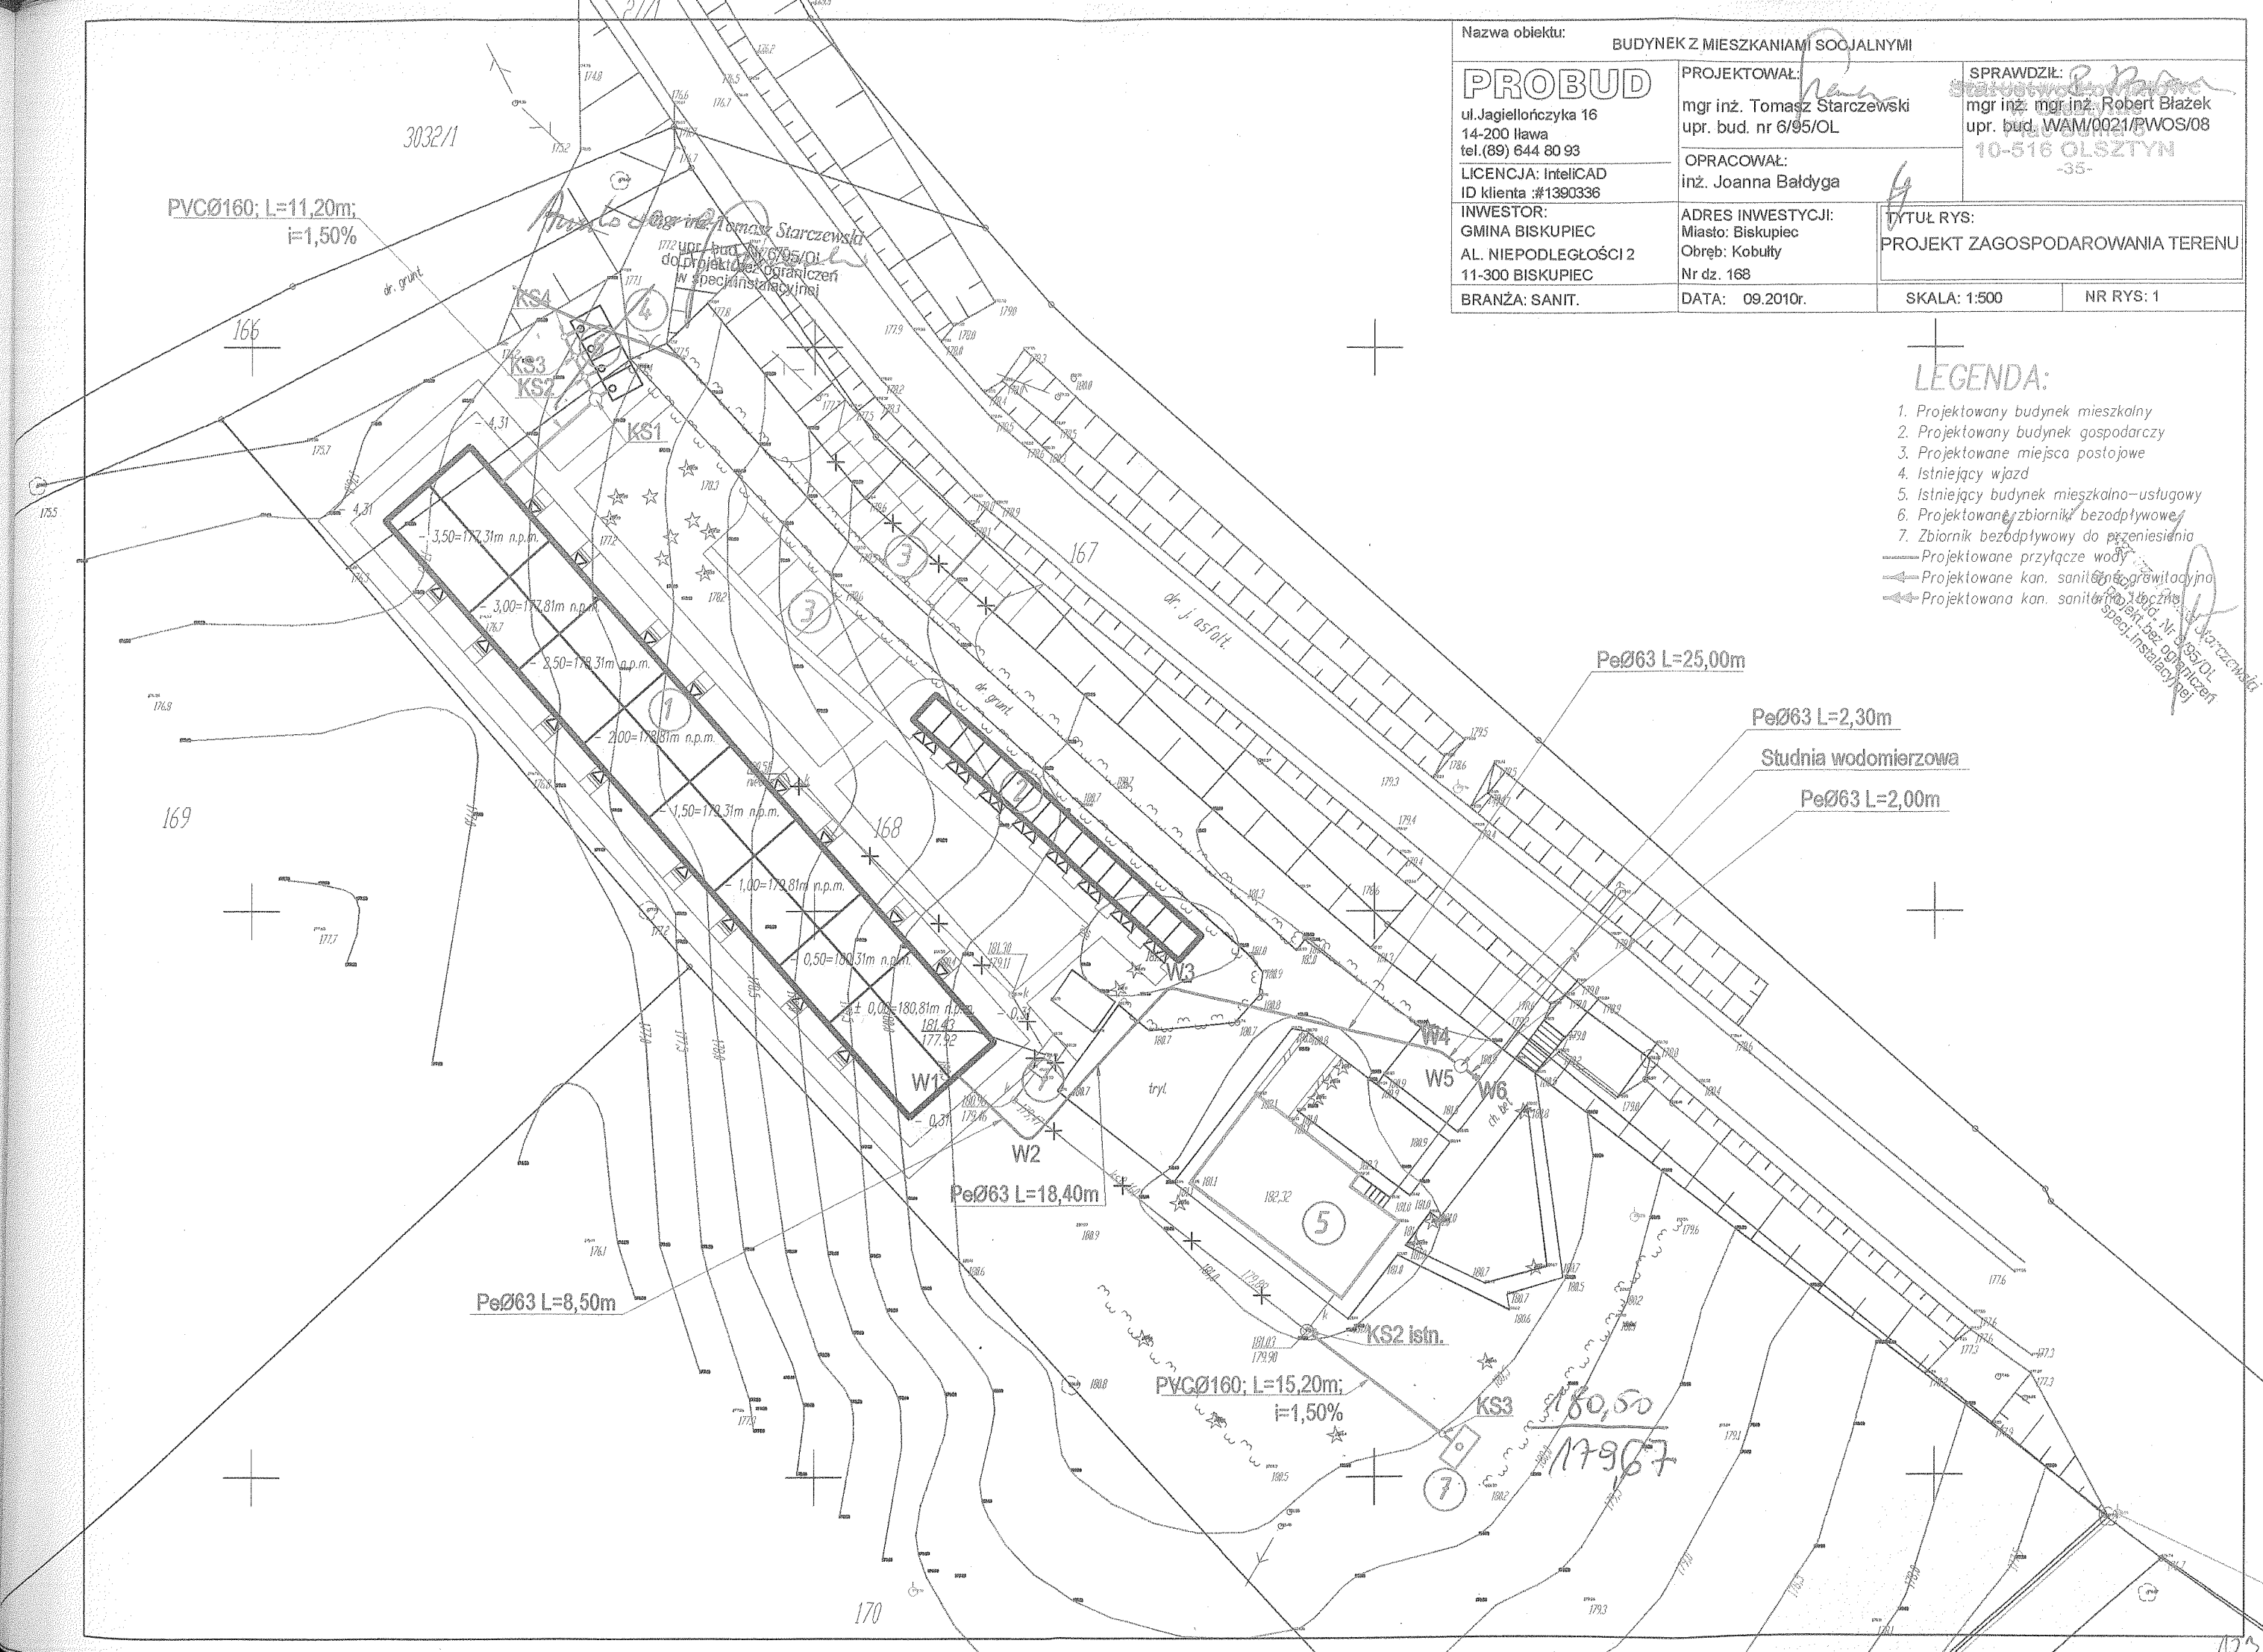

[illegible]

zawór kulowy Dn 40

przejście stalØ40/PPØ63

przejście PPØ63/stalØ40


zw PPØ63

zawór antyskażeniowy EA Dn40


wodomierz Js10 dn40

Nazwa obiektu: BUDYNEK Z MIESZKANIAM I SOCJALNYMI			
PROBUD ul. Jagiellończyka 16 14-200 Iława tel. (89) 644 80 93	PROJEKTOWAŁ: mgr inż. Tomasz Starczewski upr. bud. nr 6/95/OL		SPRAWDZIŁ: mgr inż. mgr inż. Robert Błażek upr. bud. WAM/0021/PWOS/08
	OPRACOWAŁ: inż. Joanna Bałdyga		
LICENCJA: InteliCAD ID klienta :#1390336			
INWESTOR: GMINA BISKUPIEC AL. NIEPODLEGŁOŚCI 2 11-300 BISKUPIEC	ADRES INWESTYCJI: Miasto: Biskupiec Obręb: Kobuły Nr dz. 168	TYTUŁ RYS: PRZYŁĄCZE WODOCIĄGOWE - profil	
BRANŻA: SANIT.	DATA: 09.2010r.	SKALA: 1:100	NR RYS: 2

Starostwo Powiatowe
w Olsztynie
PRZYŁĄCZE KANALIZACJI SANITARNEJ - PROFIL
10-516 OLSZTYN
-35-
SKALA 1:100

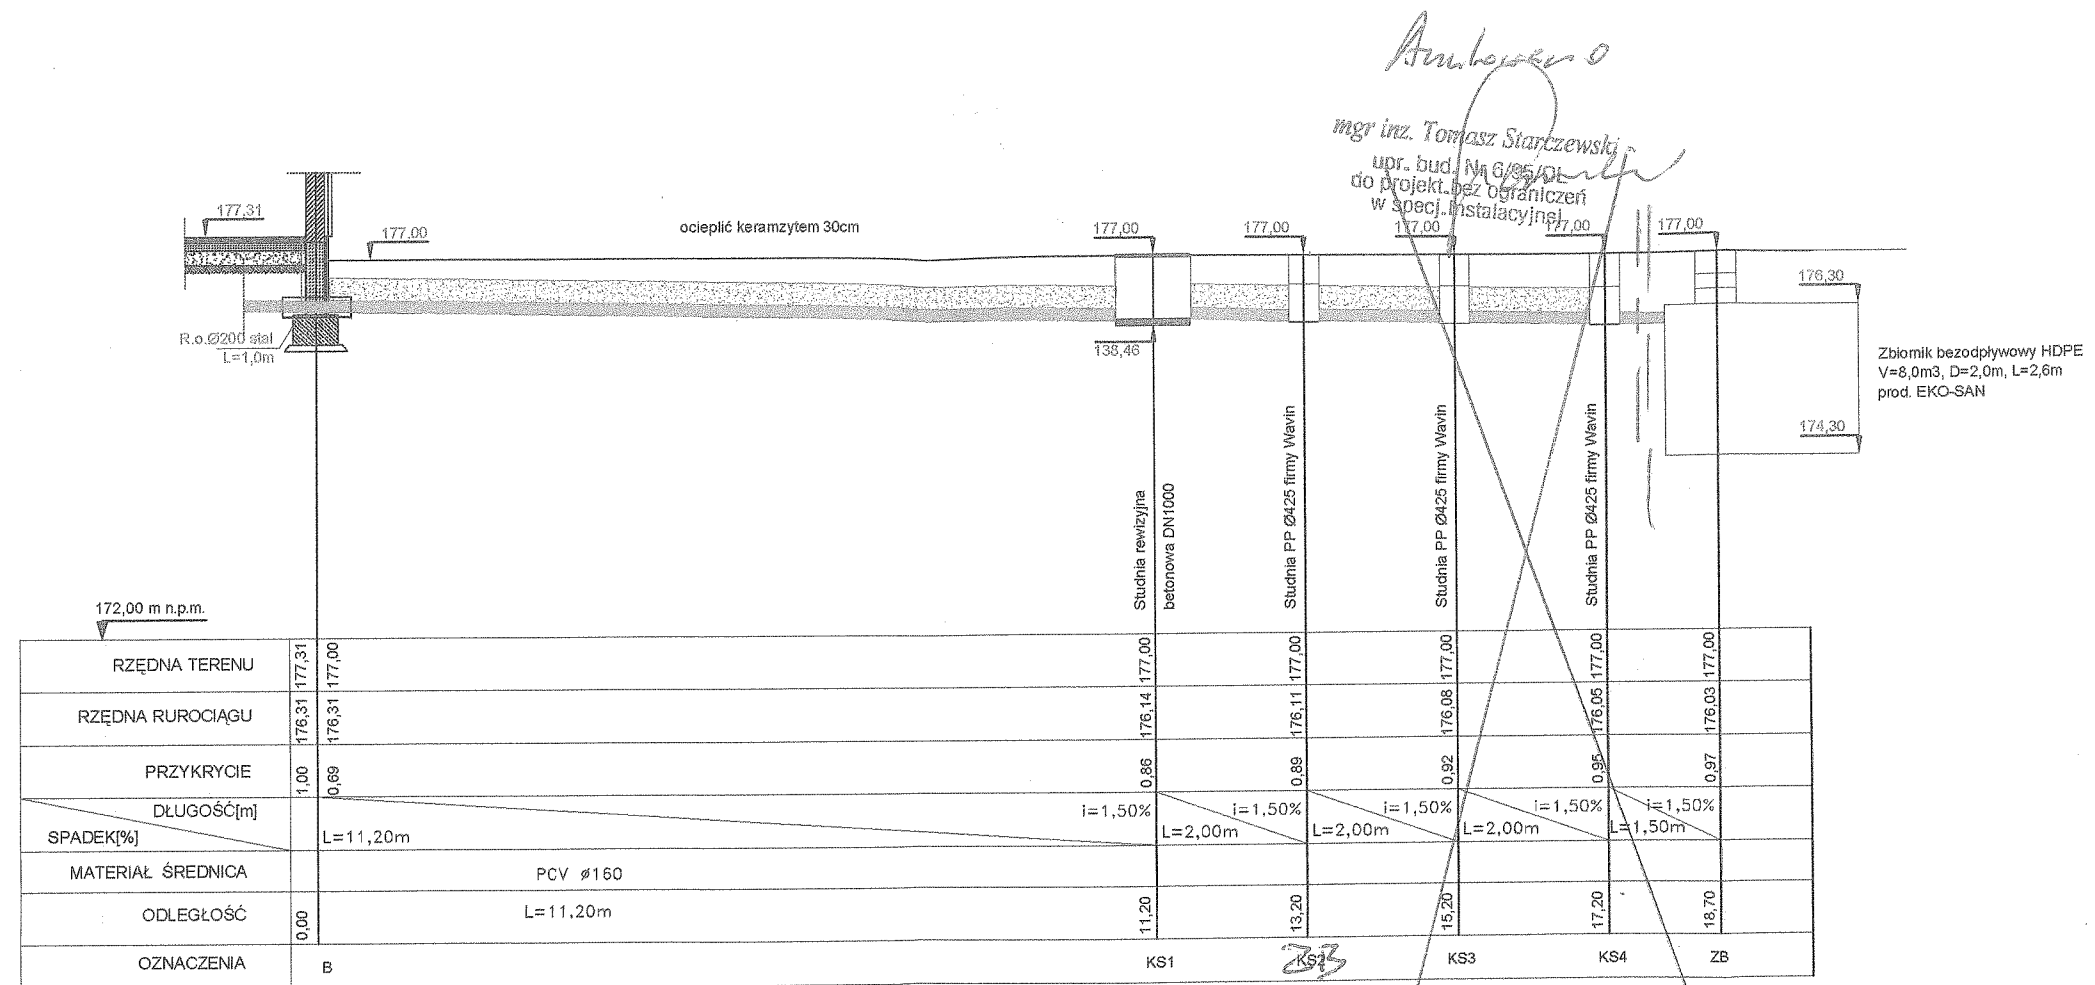


Nazwa obiektu: BUDYNEK Z MIESZKANIAMI SOCJALNYMI		
PROBUD ul. Jagiellończyka 16 14-200 Iława tel. (89) 644 80 93 LICENCJA: InteliCAD ID klienta: #1390336 INWESTOR: GMINA BISKUPIEC AL. NIEPODLEGŁOŚCI 2 11-300 BISKUPIEC BRANŻA: SANIT.	PROJEKTOWAŁ: mgr inż. Tomasz Starczewski upr. bud. nr 6/95/OL OPRACOWAŁ: inż. Joanna Bałdyga	SPRAWDZIŁ: mgr inż. mgr inż. Robert Błażek upr. bud. WAM/0021/PWOS/08
	ADRES INWESTYCJI: Miasto: Biskupiec Obręb: Kobuły Nr dz. 168 DATA: 09.2010r.	TYTUŁ RYS: PRZYŁĄCZE KAN. SANITARNEJ - profil SKALA: 1:100 NR RYS: 3

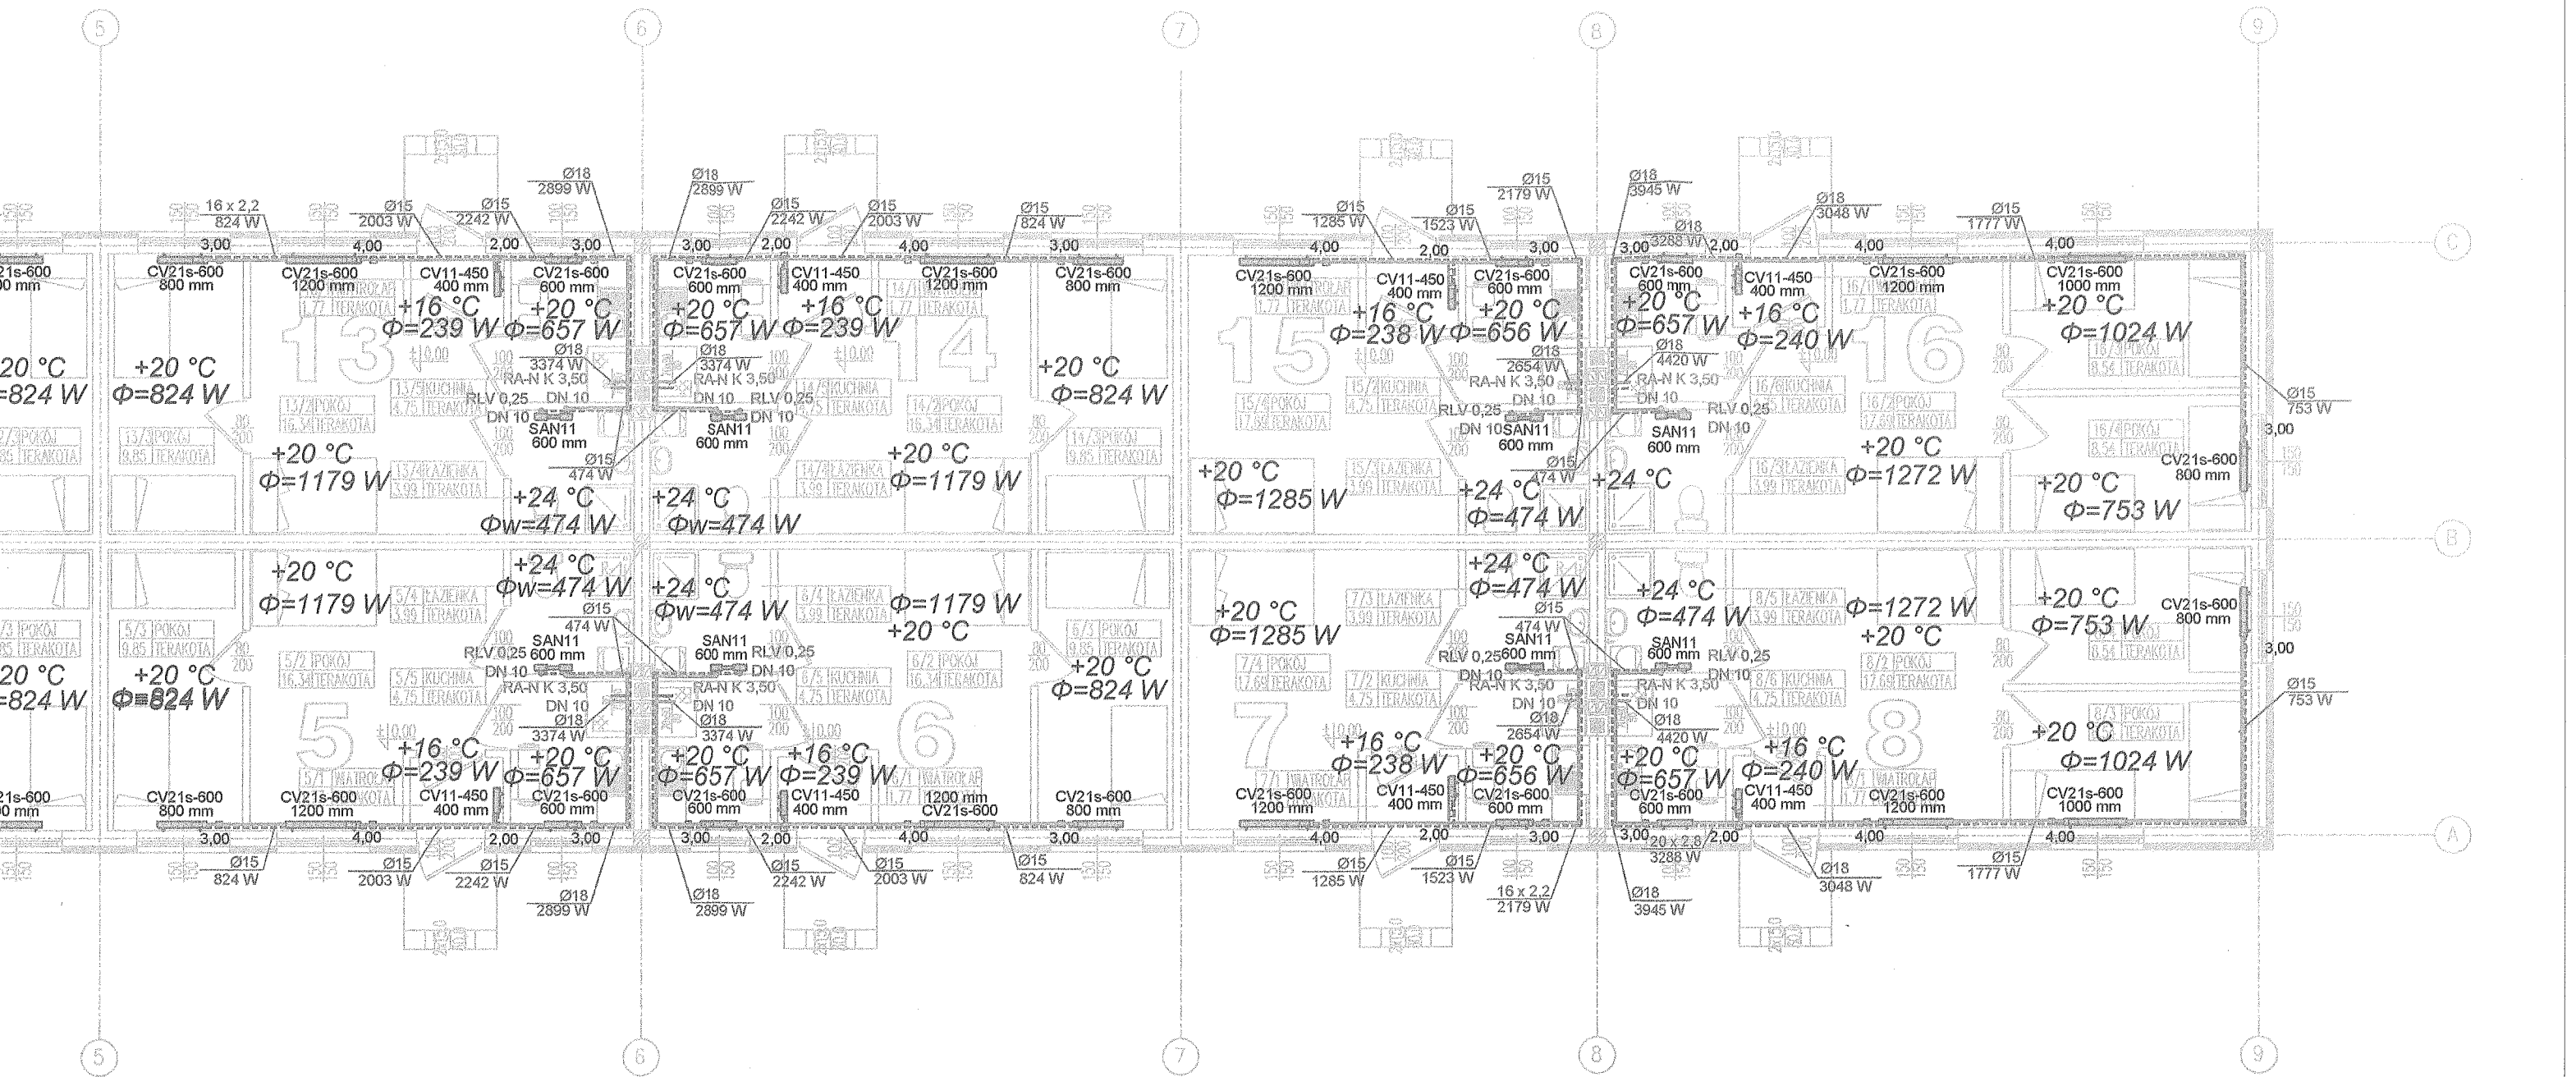


ANIE NR 2, 7, 10 i 15


MIESZKANIE NR 3, 4, 5, 6, 11, 12, 13 i 14

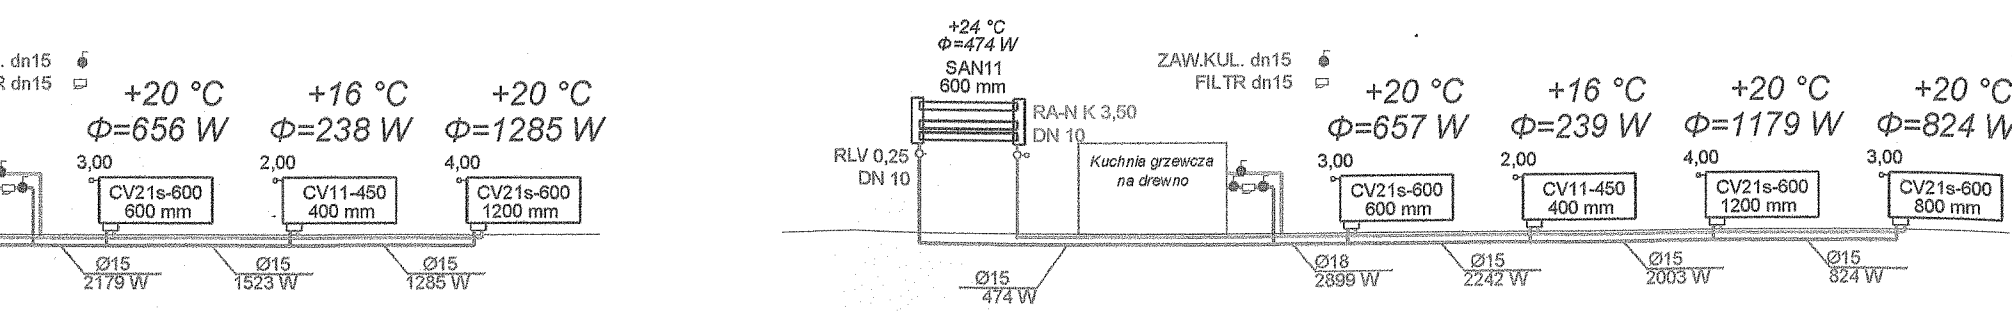


Nazwa obiektu: BUDYNEK Z MIESZKANAMI SOCJALNYMI		
PROBUD ul. Jagiellończyka, 16 14-200 Iława tel. (89) 644 80 93 LICENCJA: InteliCAD ID klienta: #1390336	PROJEKTOWAŁ: mgr inż. Tomasz Starczewski upr. bud. nr 6/95/OL	SPRAWDZIŁ: mgr inż. mgr inż. Robert Błażek upr. bud. WAM/0021/PWOS/08
	OPRACOWAŁ: inż. Joanna Baldyga	
INWESTOR: GMINA BISKUPIEC AL. NIEPODLEGŁOŚCI 2 11-300 BISKUPIEC	ADRES INWESTYCJI: Miasto: Biskupiec Obręb: Kobyły Nr dz. 168	TYTUŁ RYS: INSTALACJA C.O. - rzut i rozwinięcie
	BRANŻA: SANIT.	DATA: 09.2010r.
SKALA: 1:100		NR RYS: 4

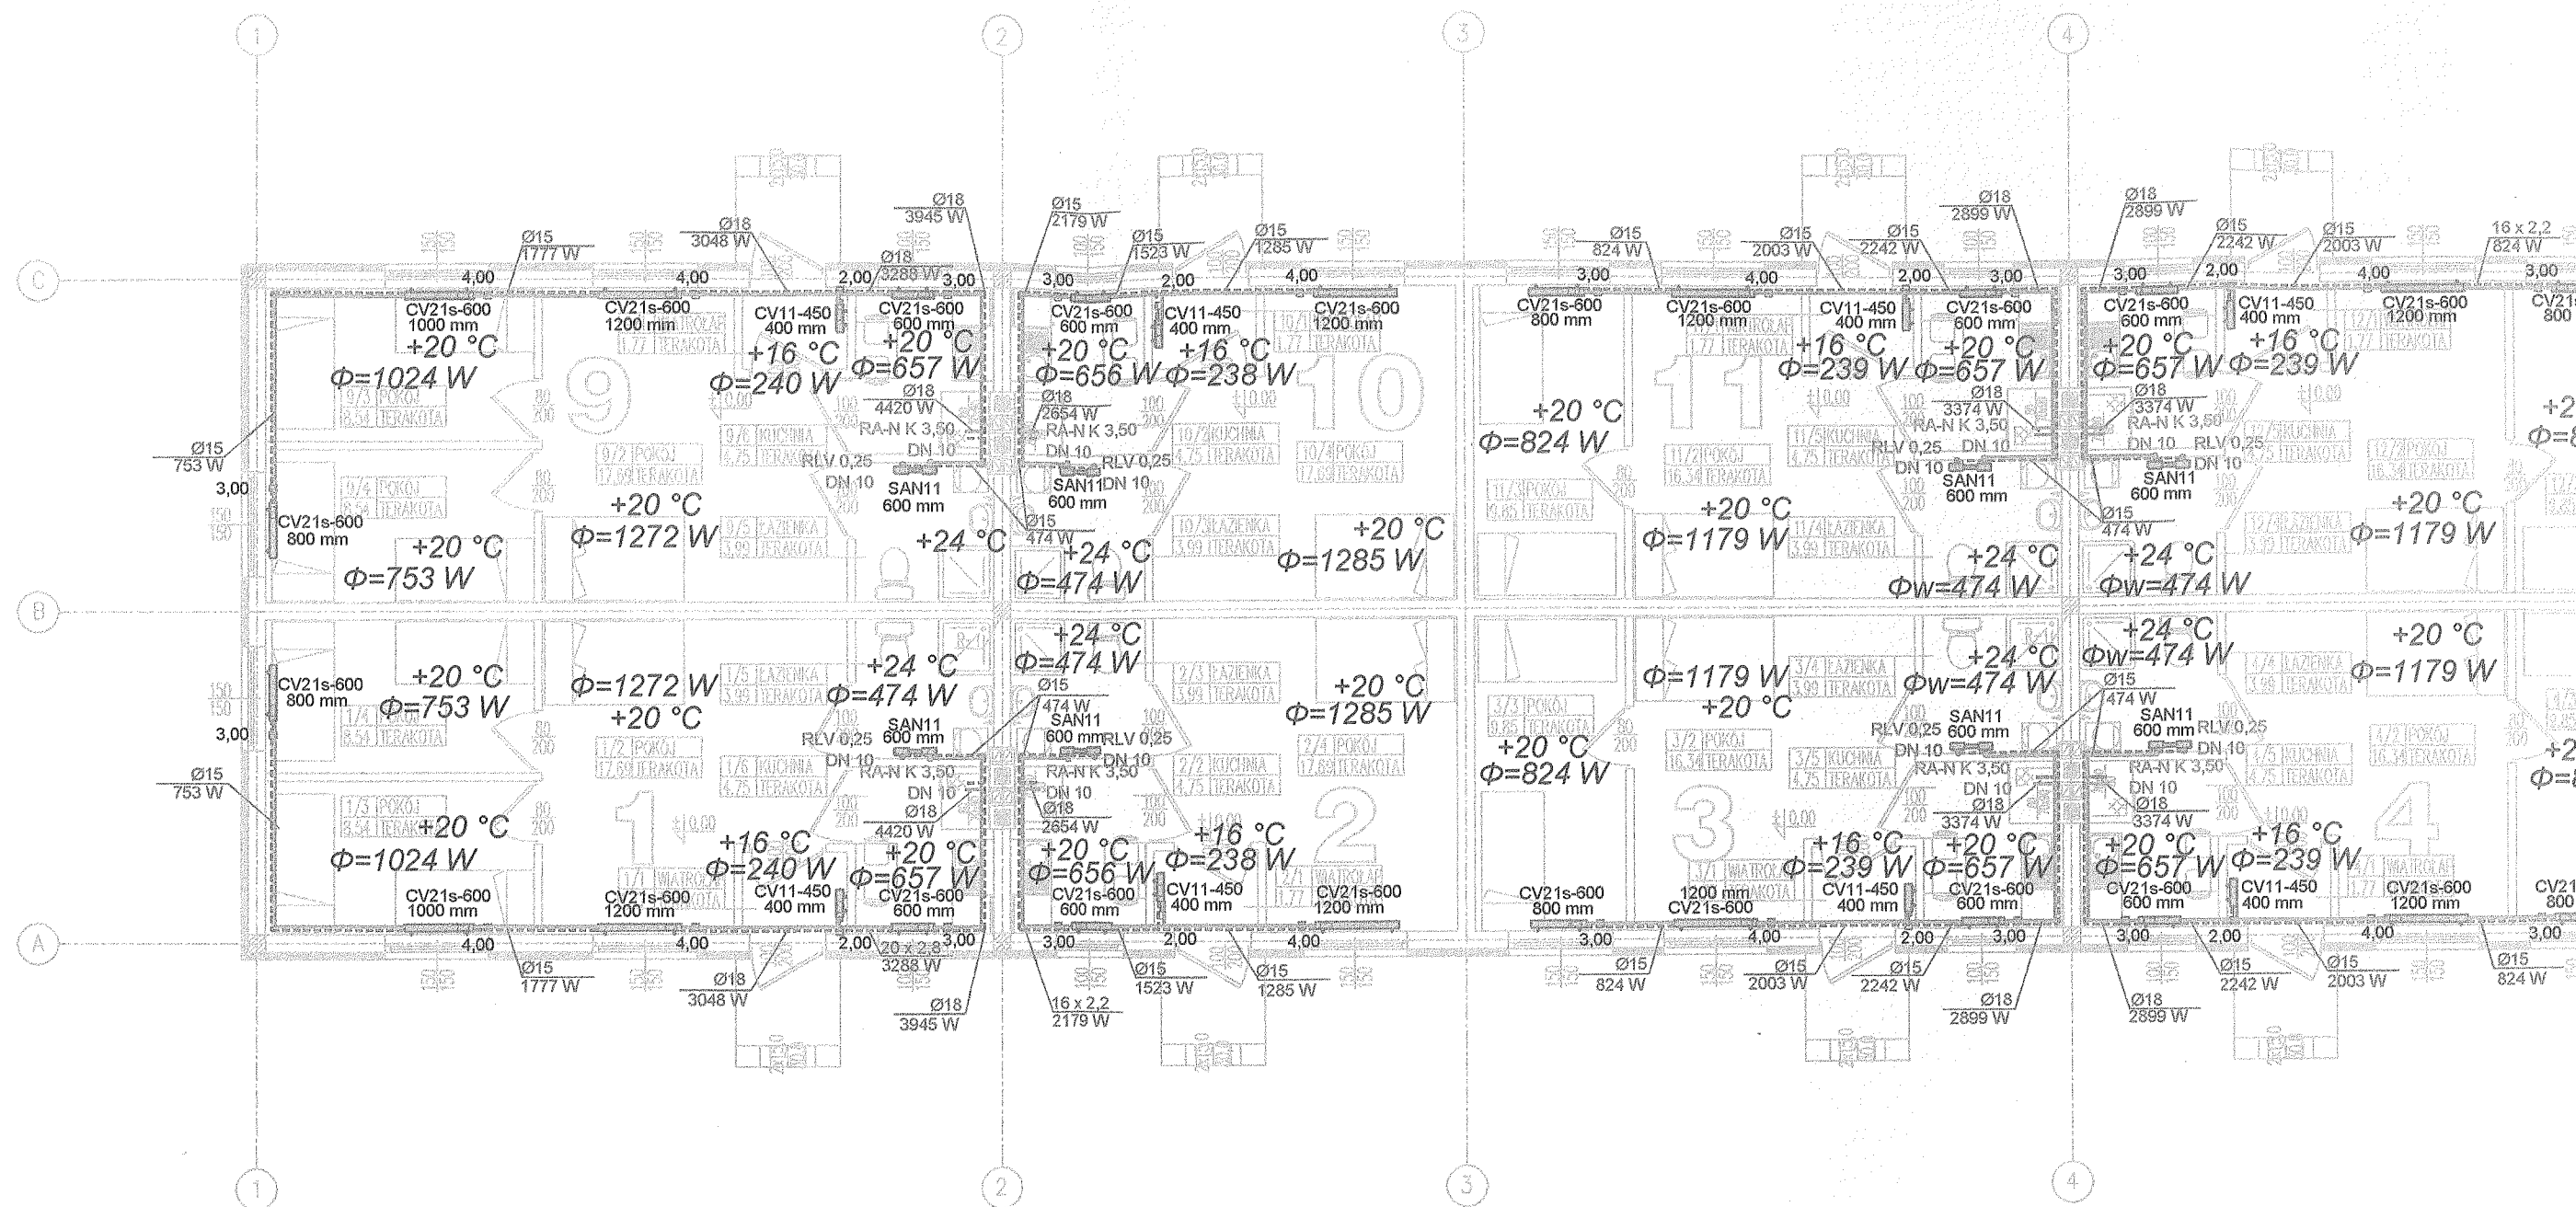


MIESZKANIE NR 1, 8, 9 i 16

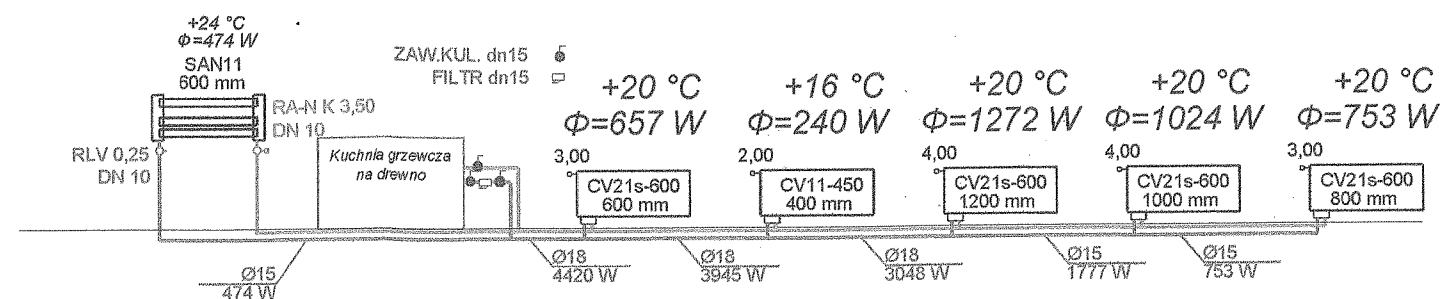



MIESZKANIE NR 2, 3, 4, 5, 6, 7, 10, 11, 12, 13, 14, 15

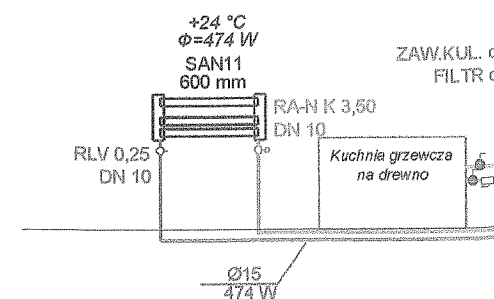

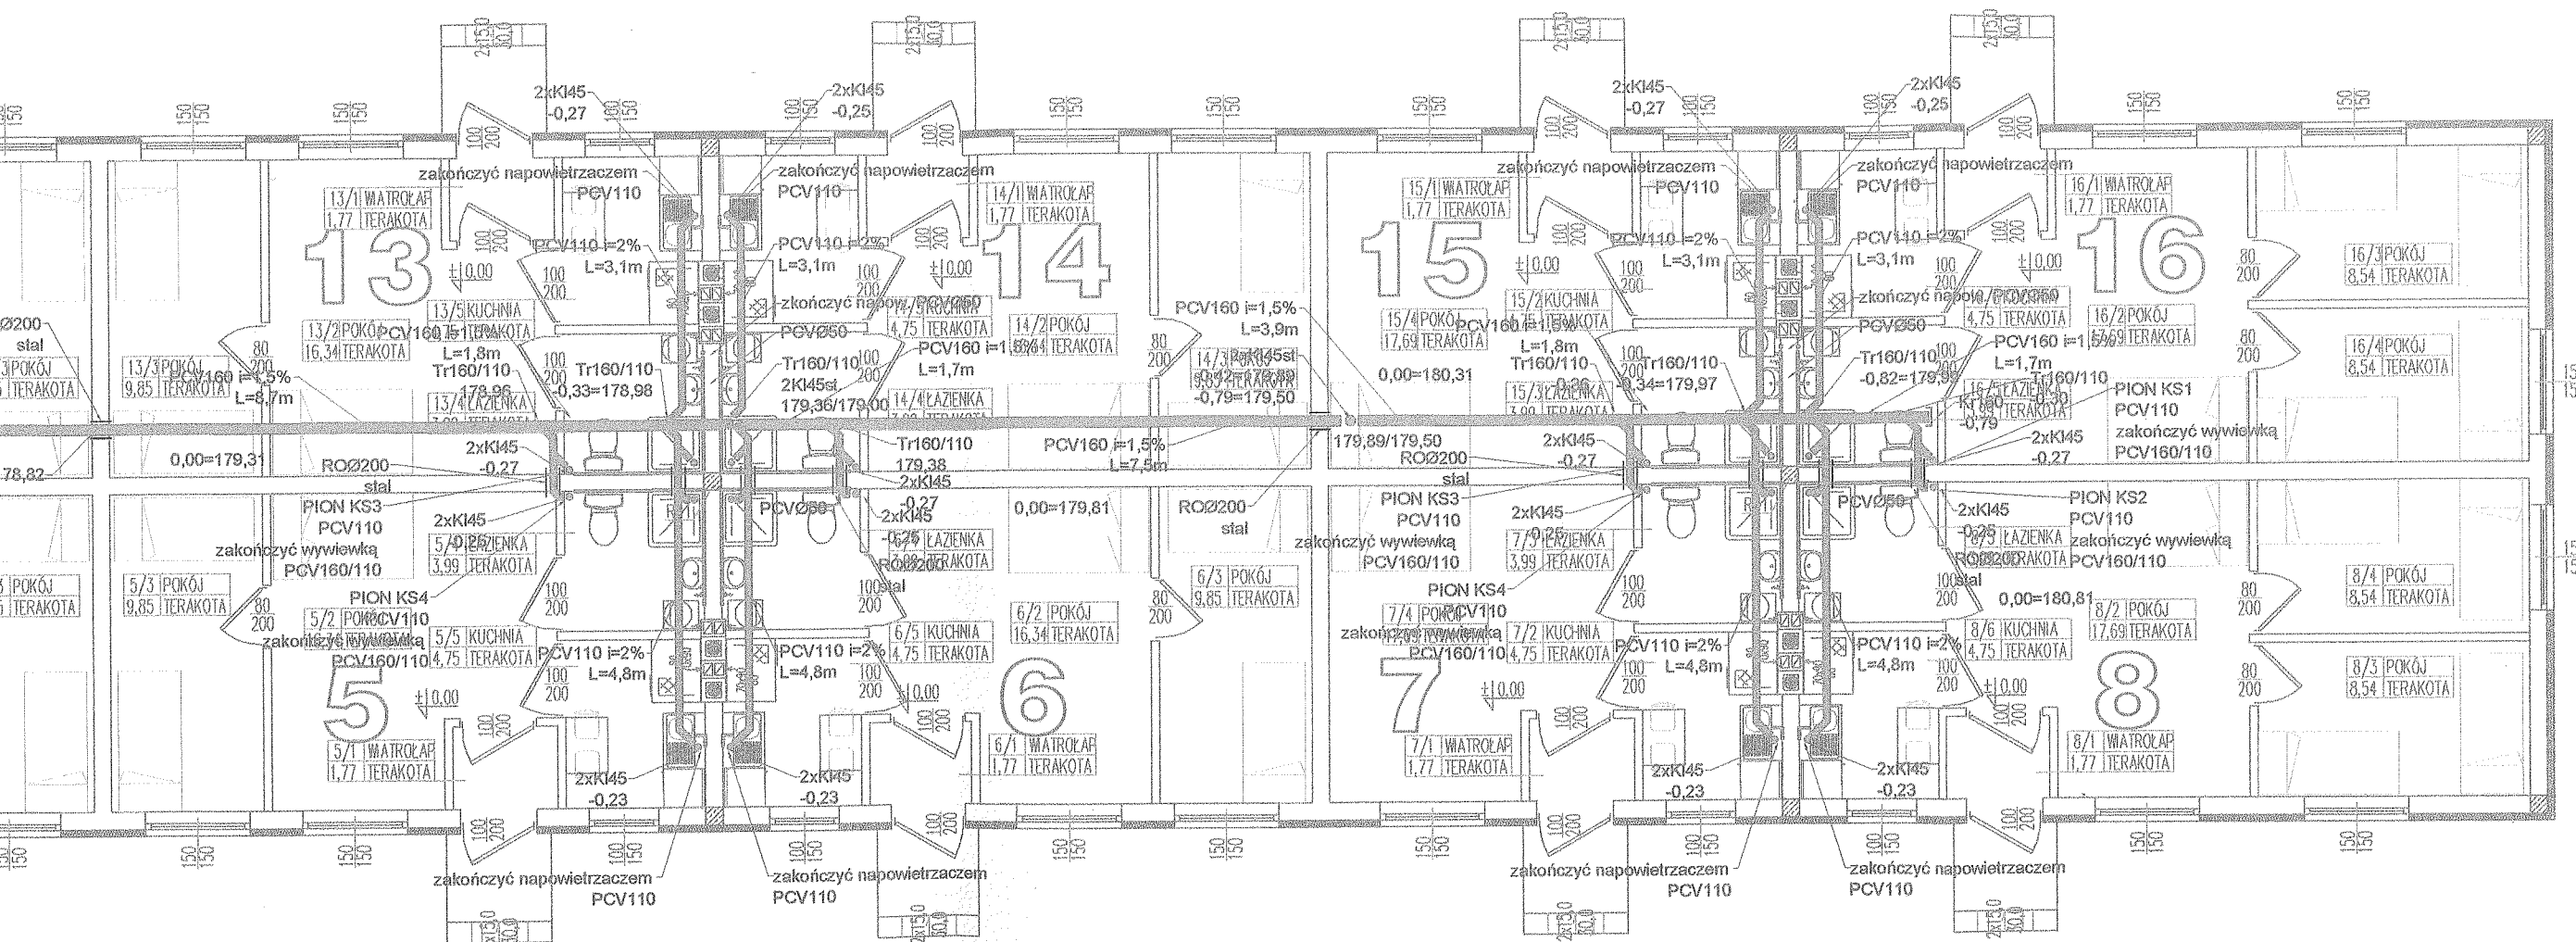



Nazwa obiektu: BUDYNEK Z MIESZKANIAMI SOCJALNYMI		
PROBUD ul. Jagiellończyka 16 14-200 Iława tel. (89) 644 80 93 LICENCJA: IntelliCAD ID klienta: #1390336 INWESTOR: GMINA BISKUPIEC AL. NIEPODLEGŁOŚCI 2 11-300 BISKUPIEC BRANŻA: SANIT.	PROJEKTOWAŁ: mgr inż. Tomasz Starczewski upr. bud. nr 6/95/DL	SPRAWDZIŁ: mgr inż. Robert Błażek upr. bud. WAM/0021/PWOS/08
	OPRACOWAŁ: inż. Joanna Bałdyga	
ADRES INWESTYCJI: Miasto: Biskupiec Obręb: Kobyłty Nr dz. 168	TYTUŁ RYS: INSTALACJA KAN. SANITARNEJ - rzut	
DATA: 09.2010r.	SKALA: 1:100	NR RYS: 5

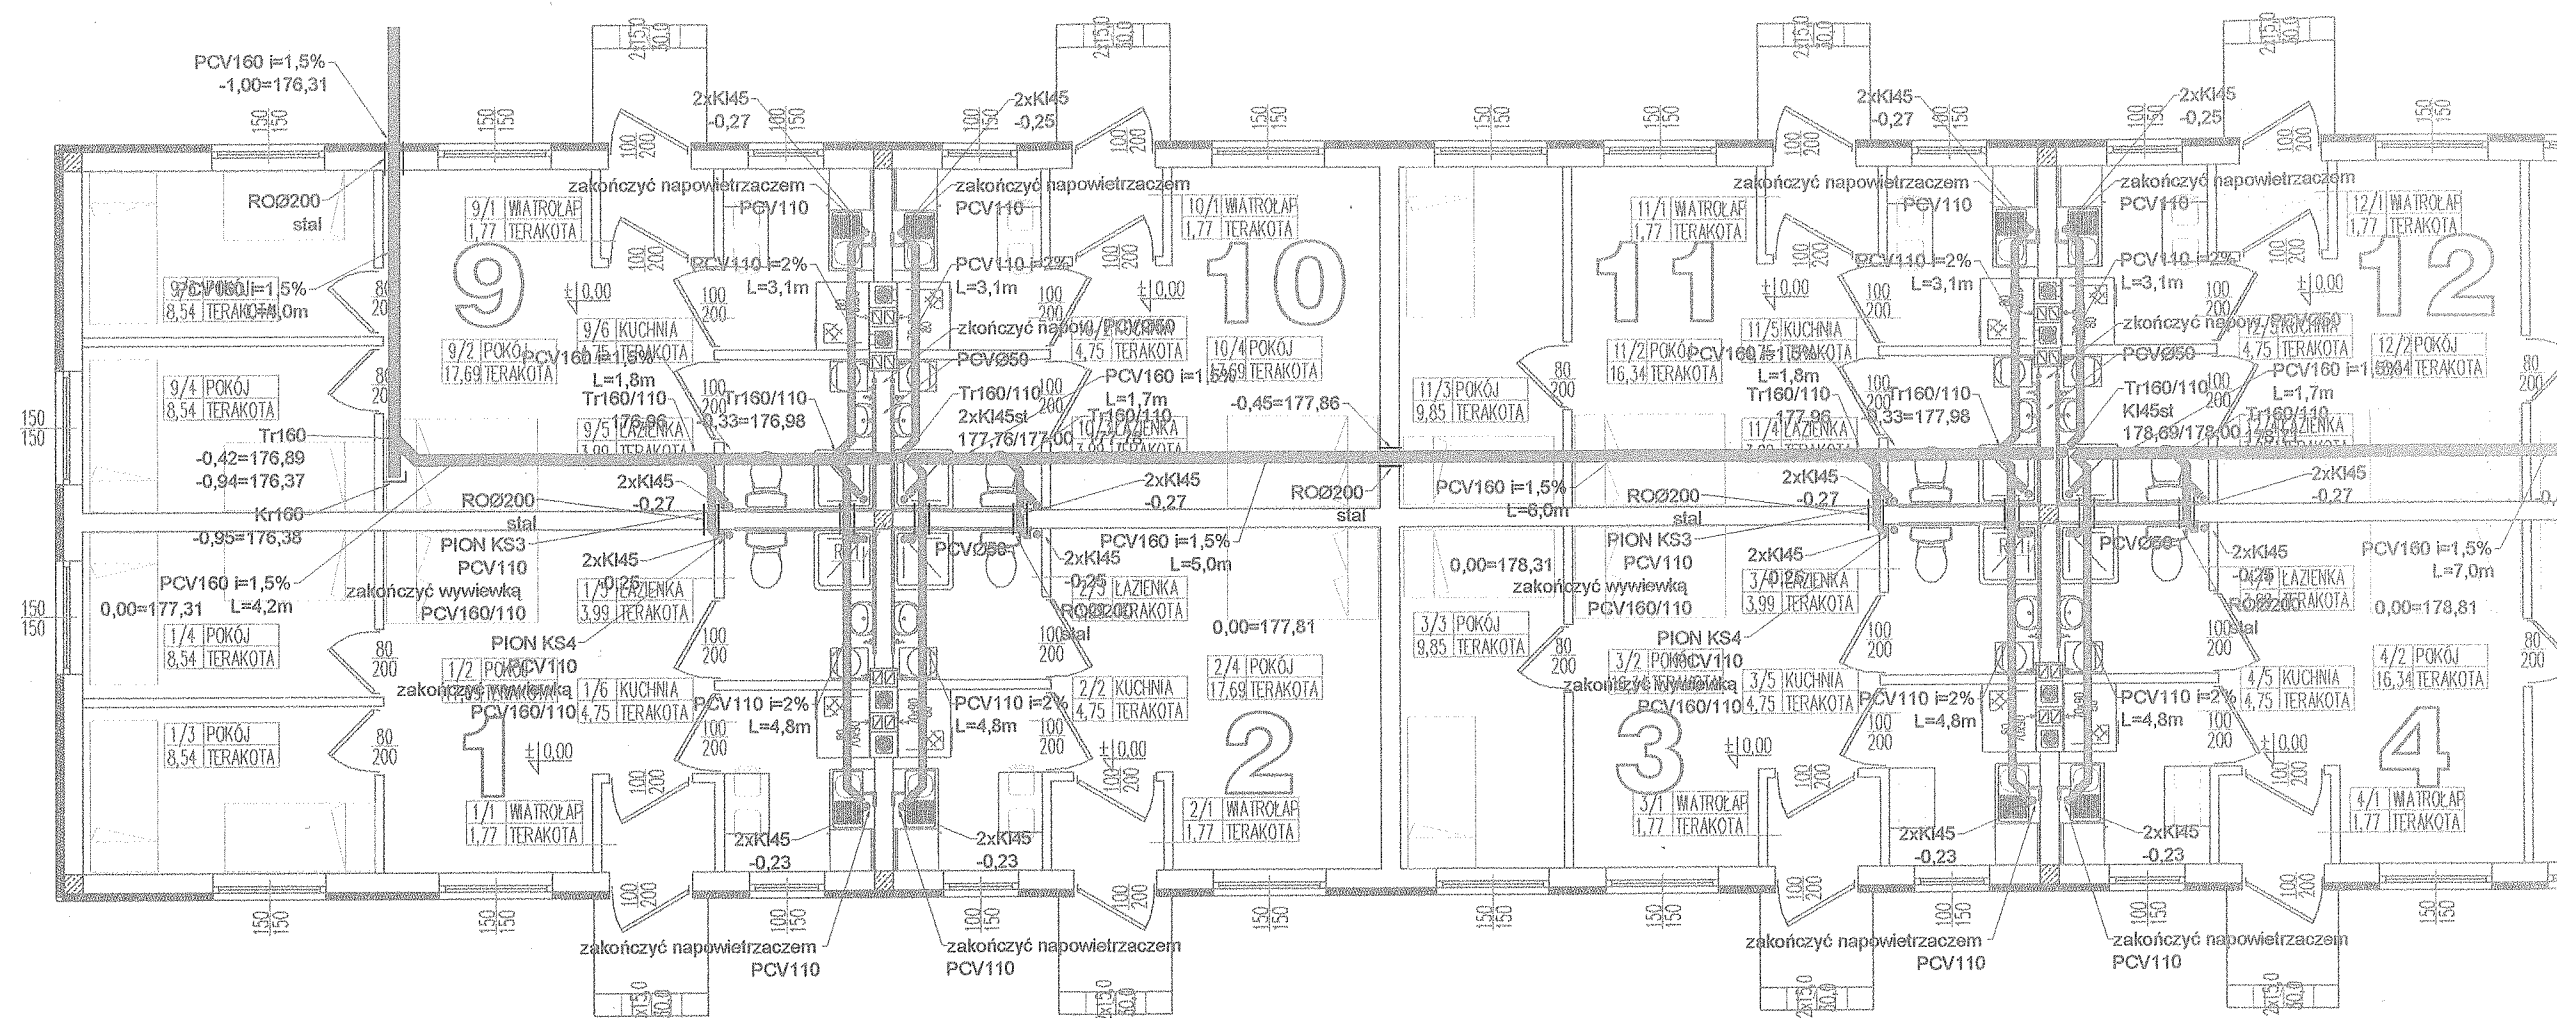

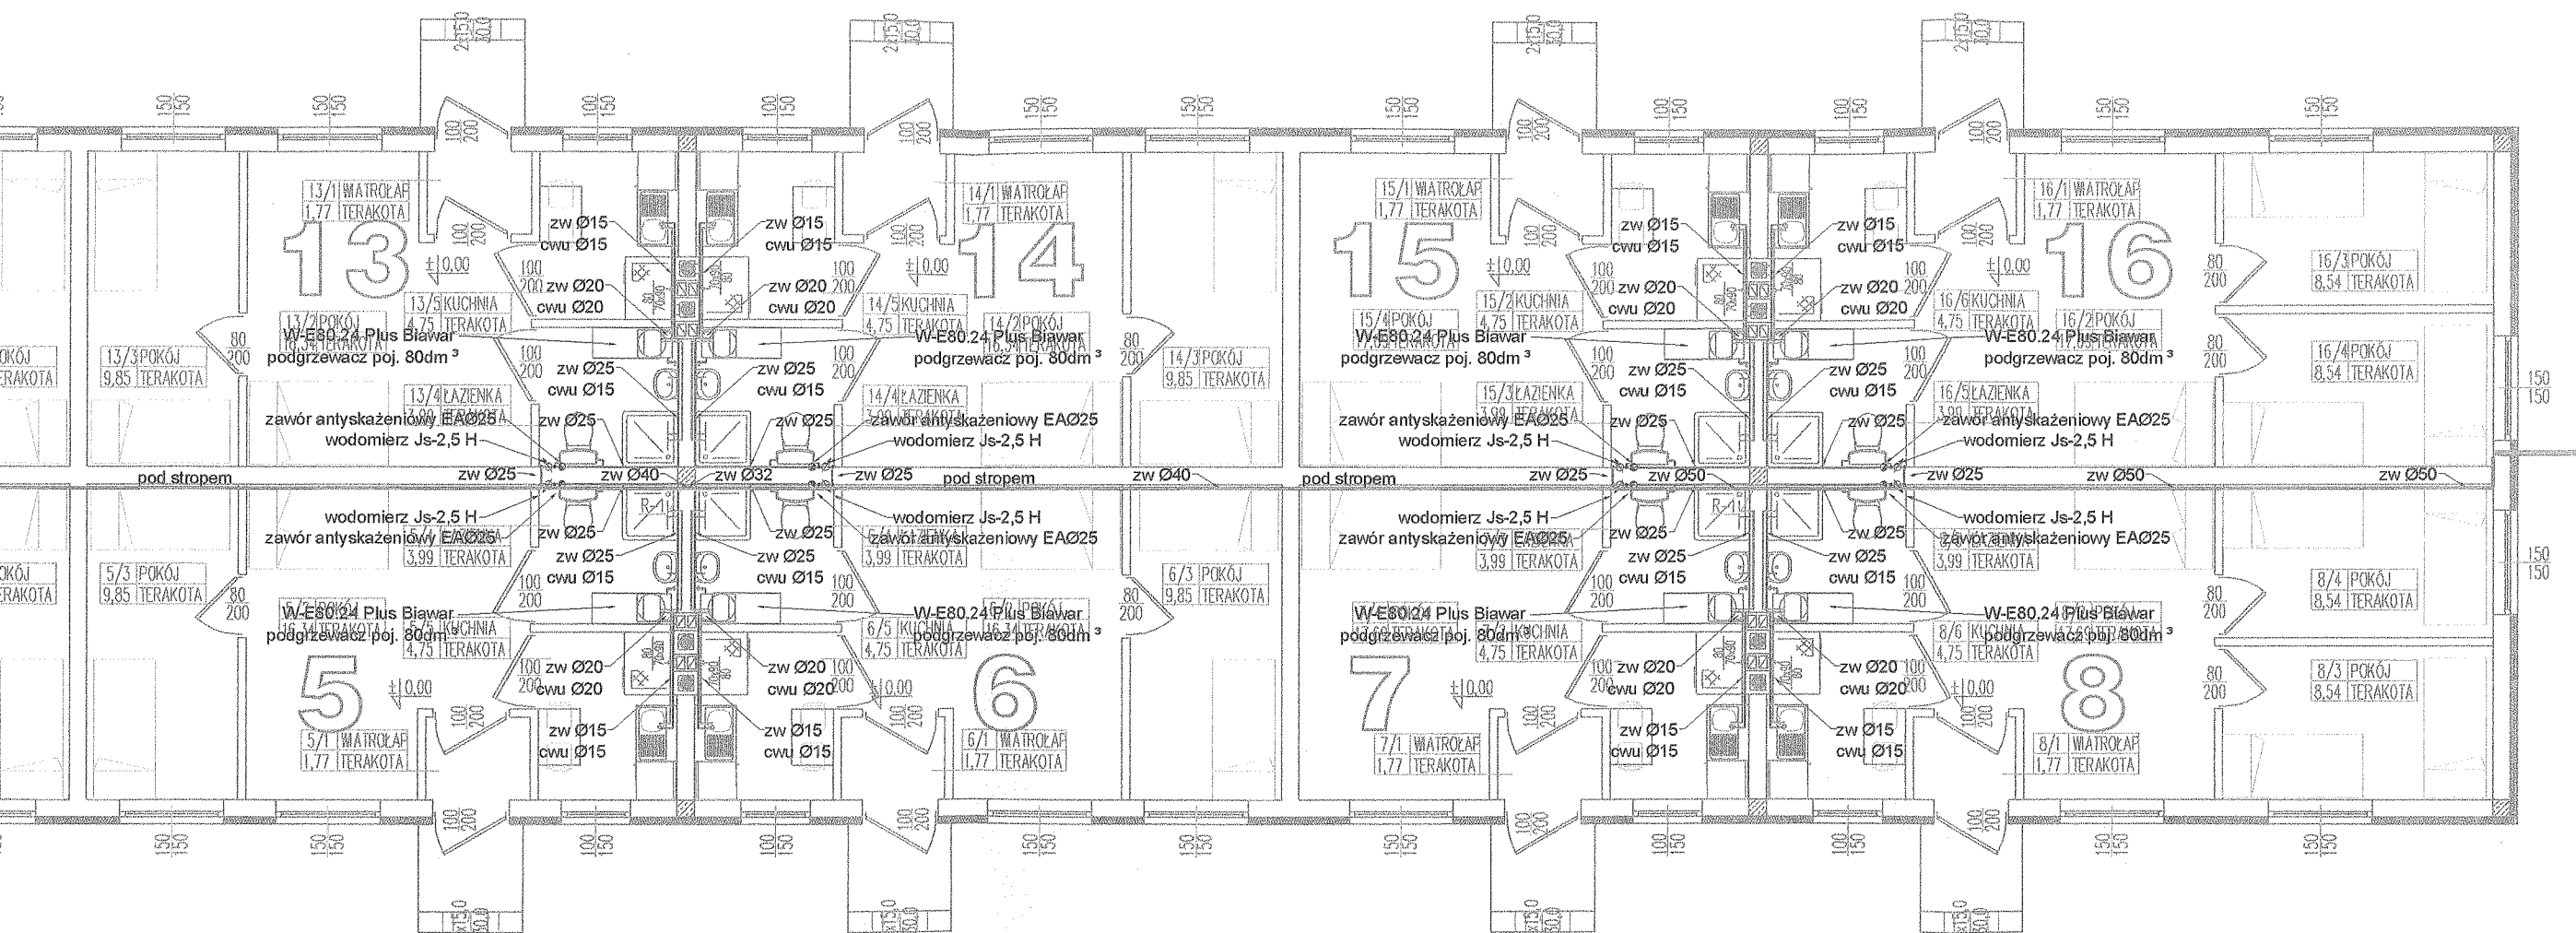

Nazwa obiektu:		BUDYNEK Z MIESZKANAMI SOCJALNYMI	
PROBUD ul. Jagiellończyka 16 14-200 Iława tel. (89) 644 80 93 LICENCJA: InteliCAD ID klienta: #1390336 INWESTOR: GMINA BISKUPIEC AL. NIEPODLEGŁOŚCI 2 11-300 BISKUPIEC BRANŻA: SANIT.		PROJEKTOWAŁ mgr inż. Tomasz Starczewski upr. bud. nr 6/95/OL OPRACOWAŁ: inż. Joanna Baldyga ADRES INWESTYCJI: Miasto: Biskupiec Obręb: Kobuły Nr dz. 168 DATA: 09.2010r.	SPRAWDZIŁ mgr inż. mgr inż. Robert Błażek upr. bud. WAM/0021/PWOS/08 TYTUŁ RYS: INSTALACJA Z.W. i C.W.U. - rzut SKALA: 1:100 NR RYS: 6

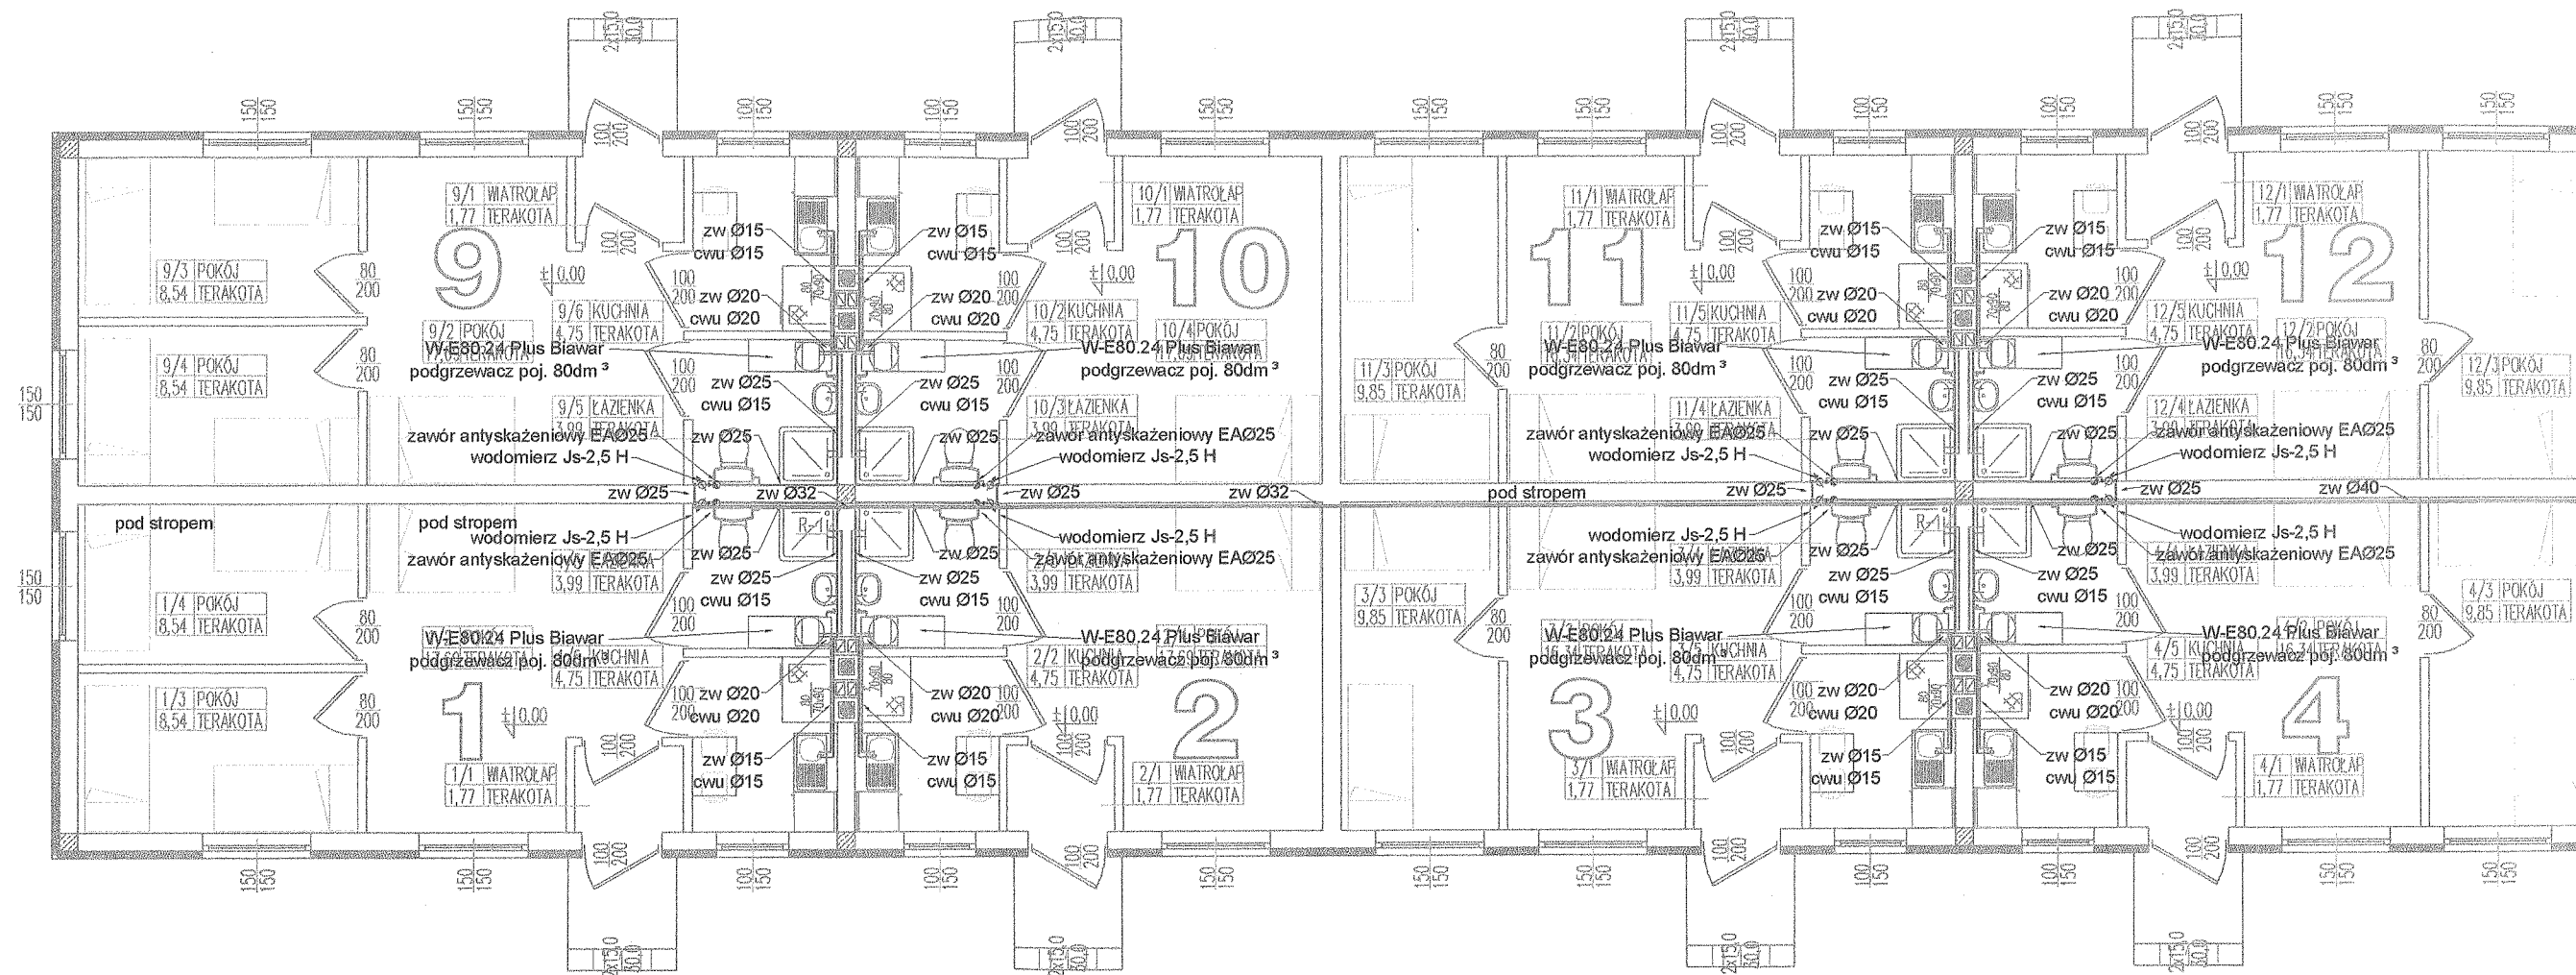

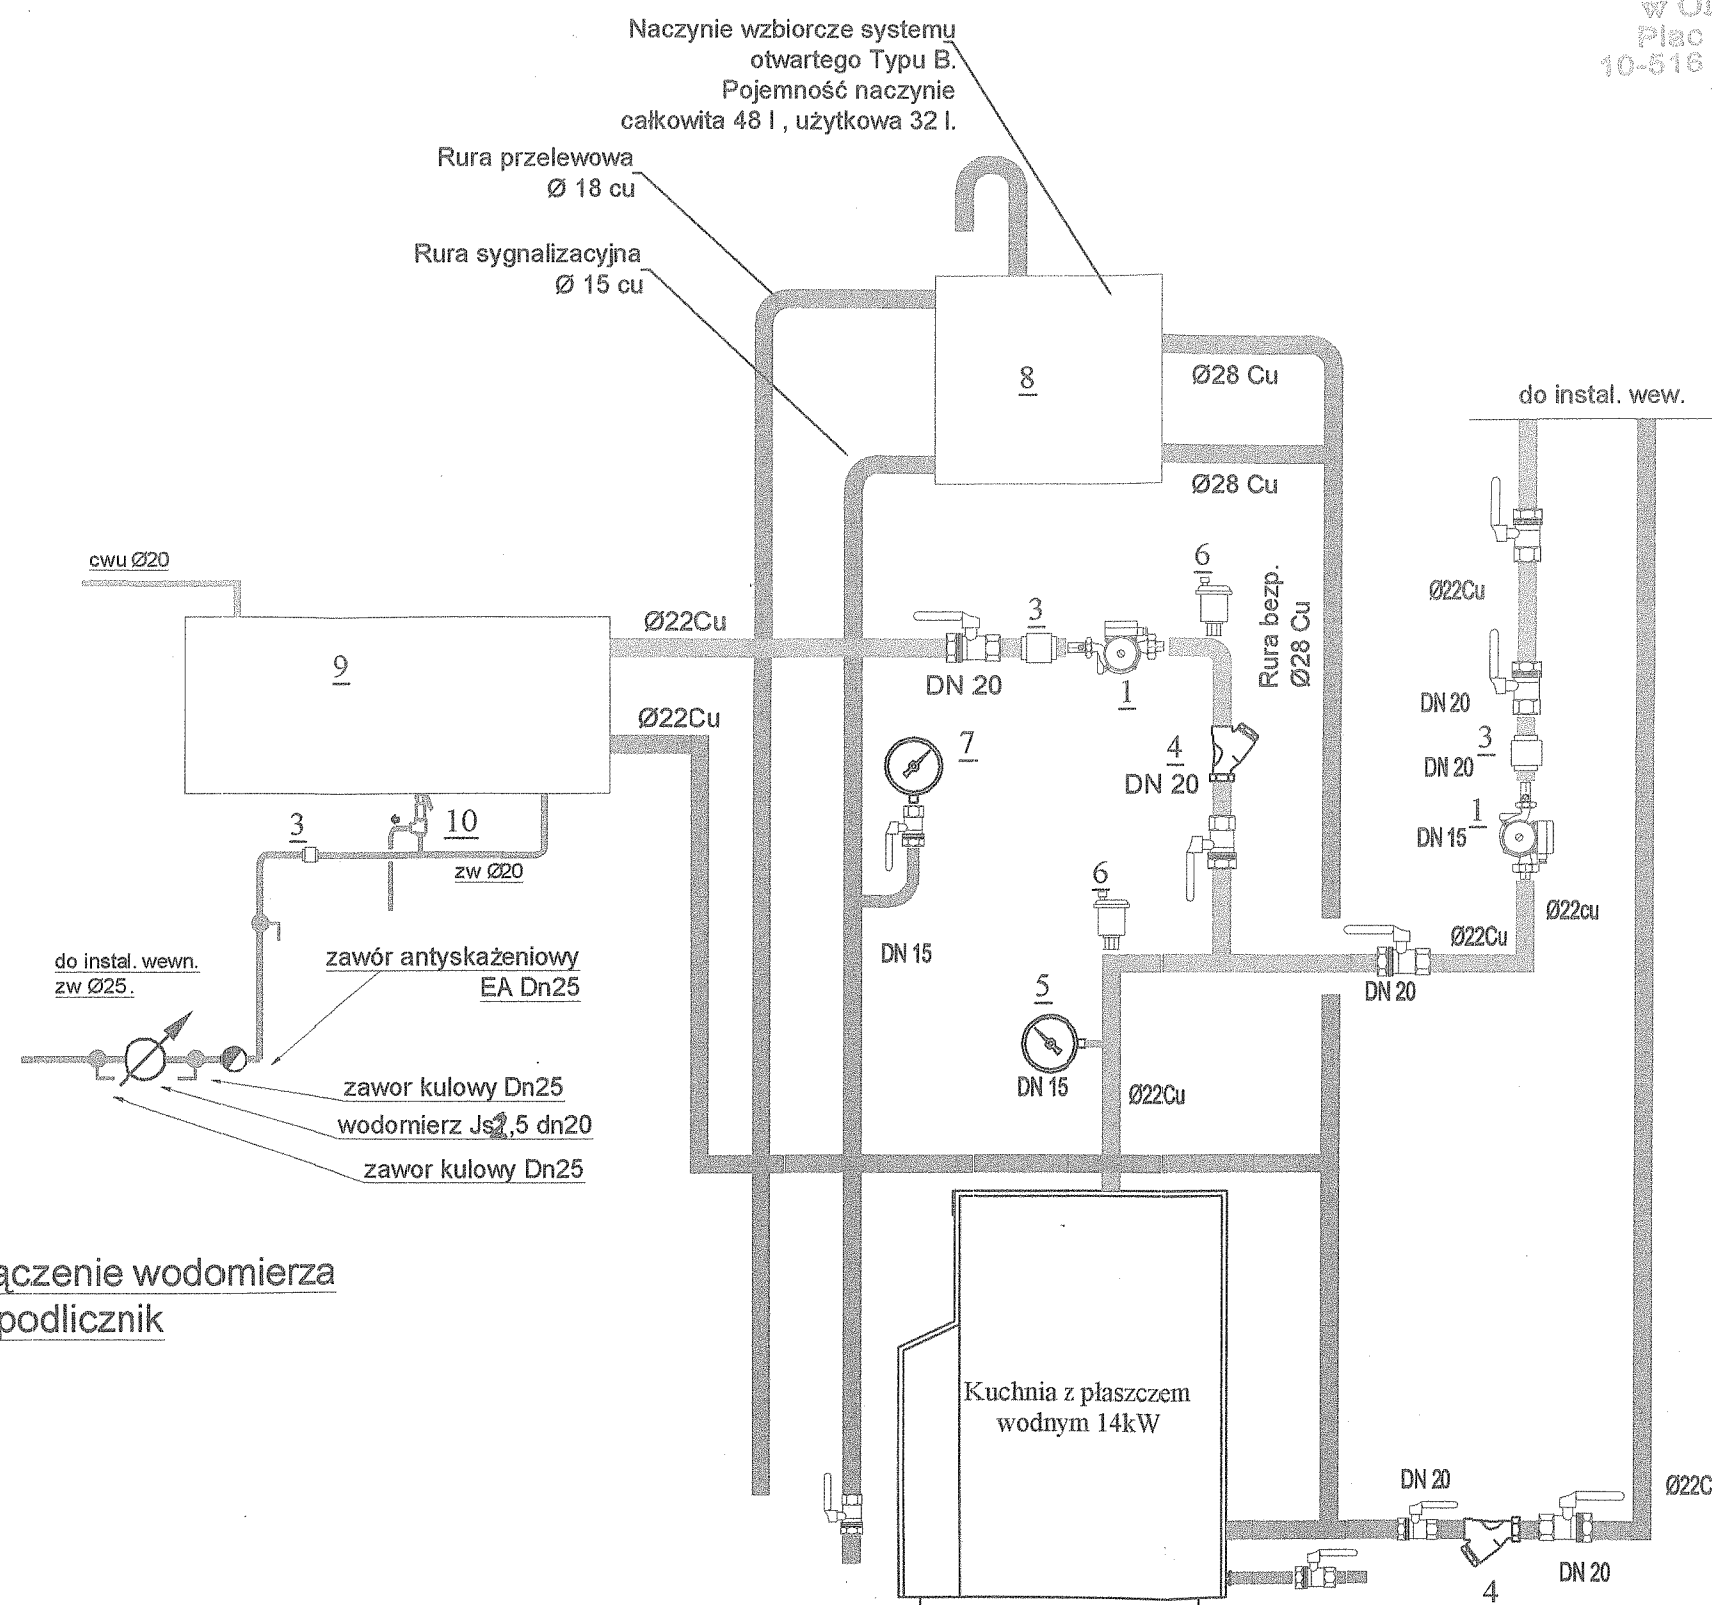

Podłączenie wodomierza
jako podlicznik

- 1 - Kuchnia na drewno brykiet z płaszczem wodnym
2. Grundfos Alfa Pro 15-40 130 1-faz Dn 15
3. Zawór zwrotny Dn20
4. Filtr siatkowy Dn25
5. Termomanometr
6. Odpowietrznik automatyczny.
7. Manometr
8. Naczynie wzbiornicze V=48dm³ Vu=32dm³ -
montaż pod stropem
9. Podgrzewacz z grzałką elektryczną 1,5kW
V=80dm³ Biawar W-E80.24Plus
10. Zawór bezpieczeństwa SYR 2115 p=6bar Dn15

Nazwa obiektu:		BUDYNEK Z MIESZKANIAMI SOCJALNYMI	
PROBUD ul. Jagiellończyka 16 14-200 Iława tel. (89) 644 80 93 LICENCJA: InteliCAD ID klienta: #1390336 INWESTOR: GMINA BISKUPIEC AL. NIEPODLEGŁOŚCI 2 11-300 BISKUPIEC BRANŻA: SANIT.		PROJEKTOWAŁ: mgr inż. Tomasz Starczewski upr. bud. nr 6/95/OL	SPRAWDZIŁ: mgr inż. mgr inż. Robert Błażek upr. bud. WAM/0021/PWOS/08
		OPRACOWAŁ: inż. Joanna Bałdyga	
ADRES INWESTYCJI: Miasto: Biskupiec Obręb: Kobuły Nr dz. 168		TYTUŁ RYS: SCHEMAT PODŁĄCZENIOWY	
DATA: 09.2010r.		SKALA: 1:100	NR RYS: 7 128