


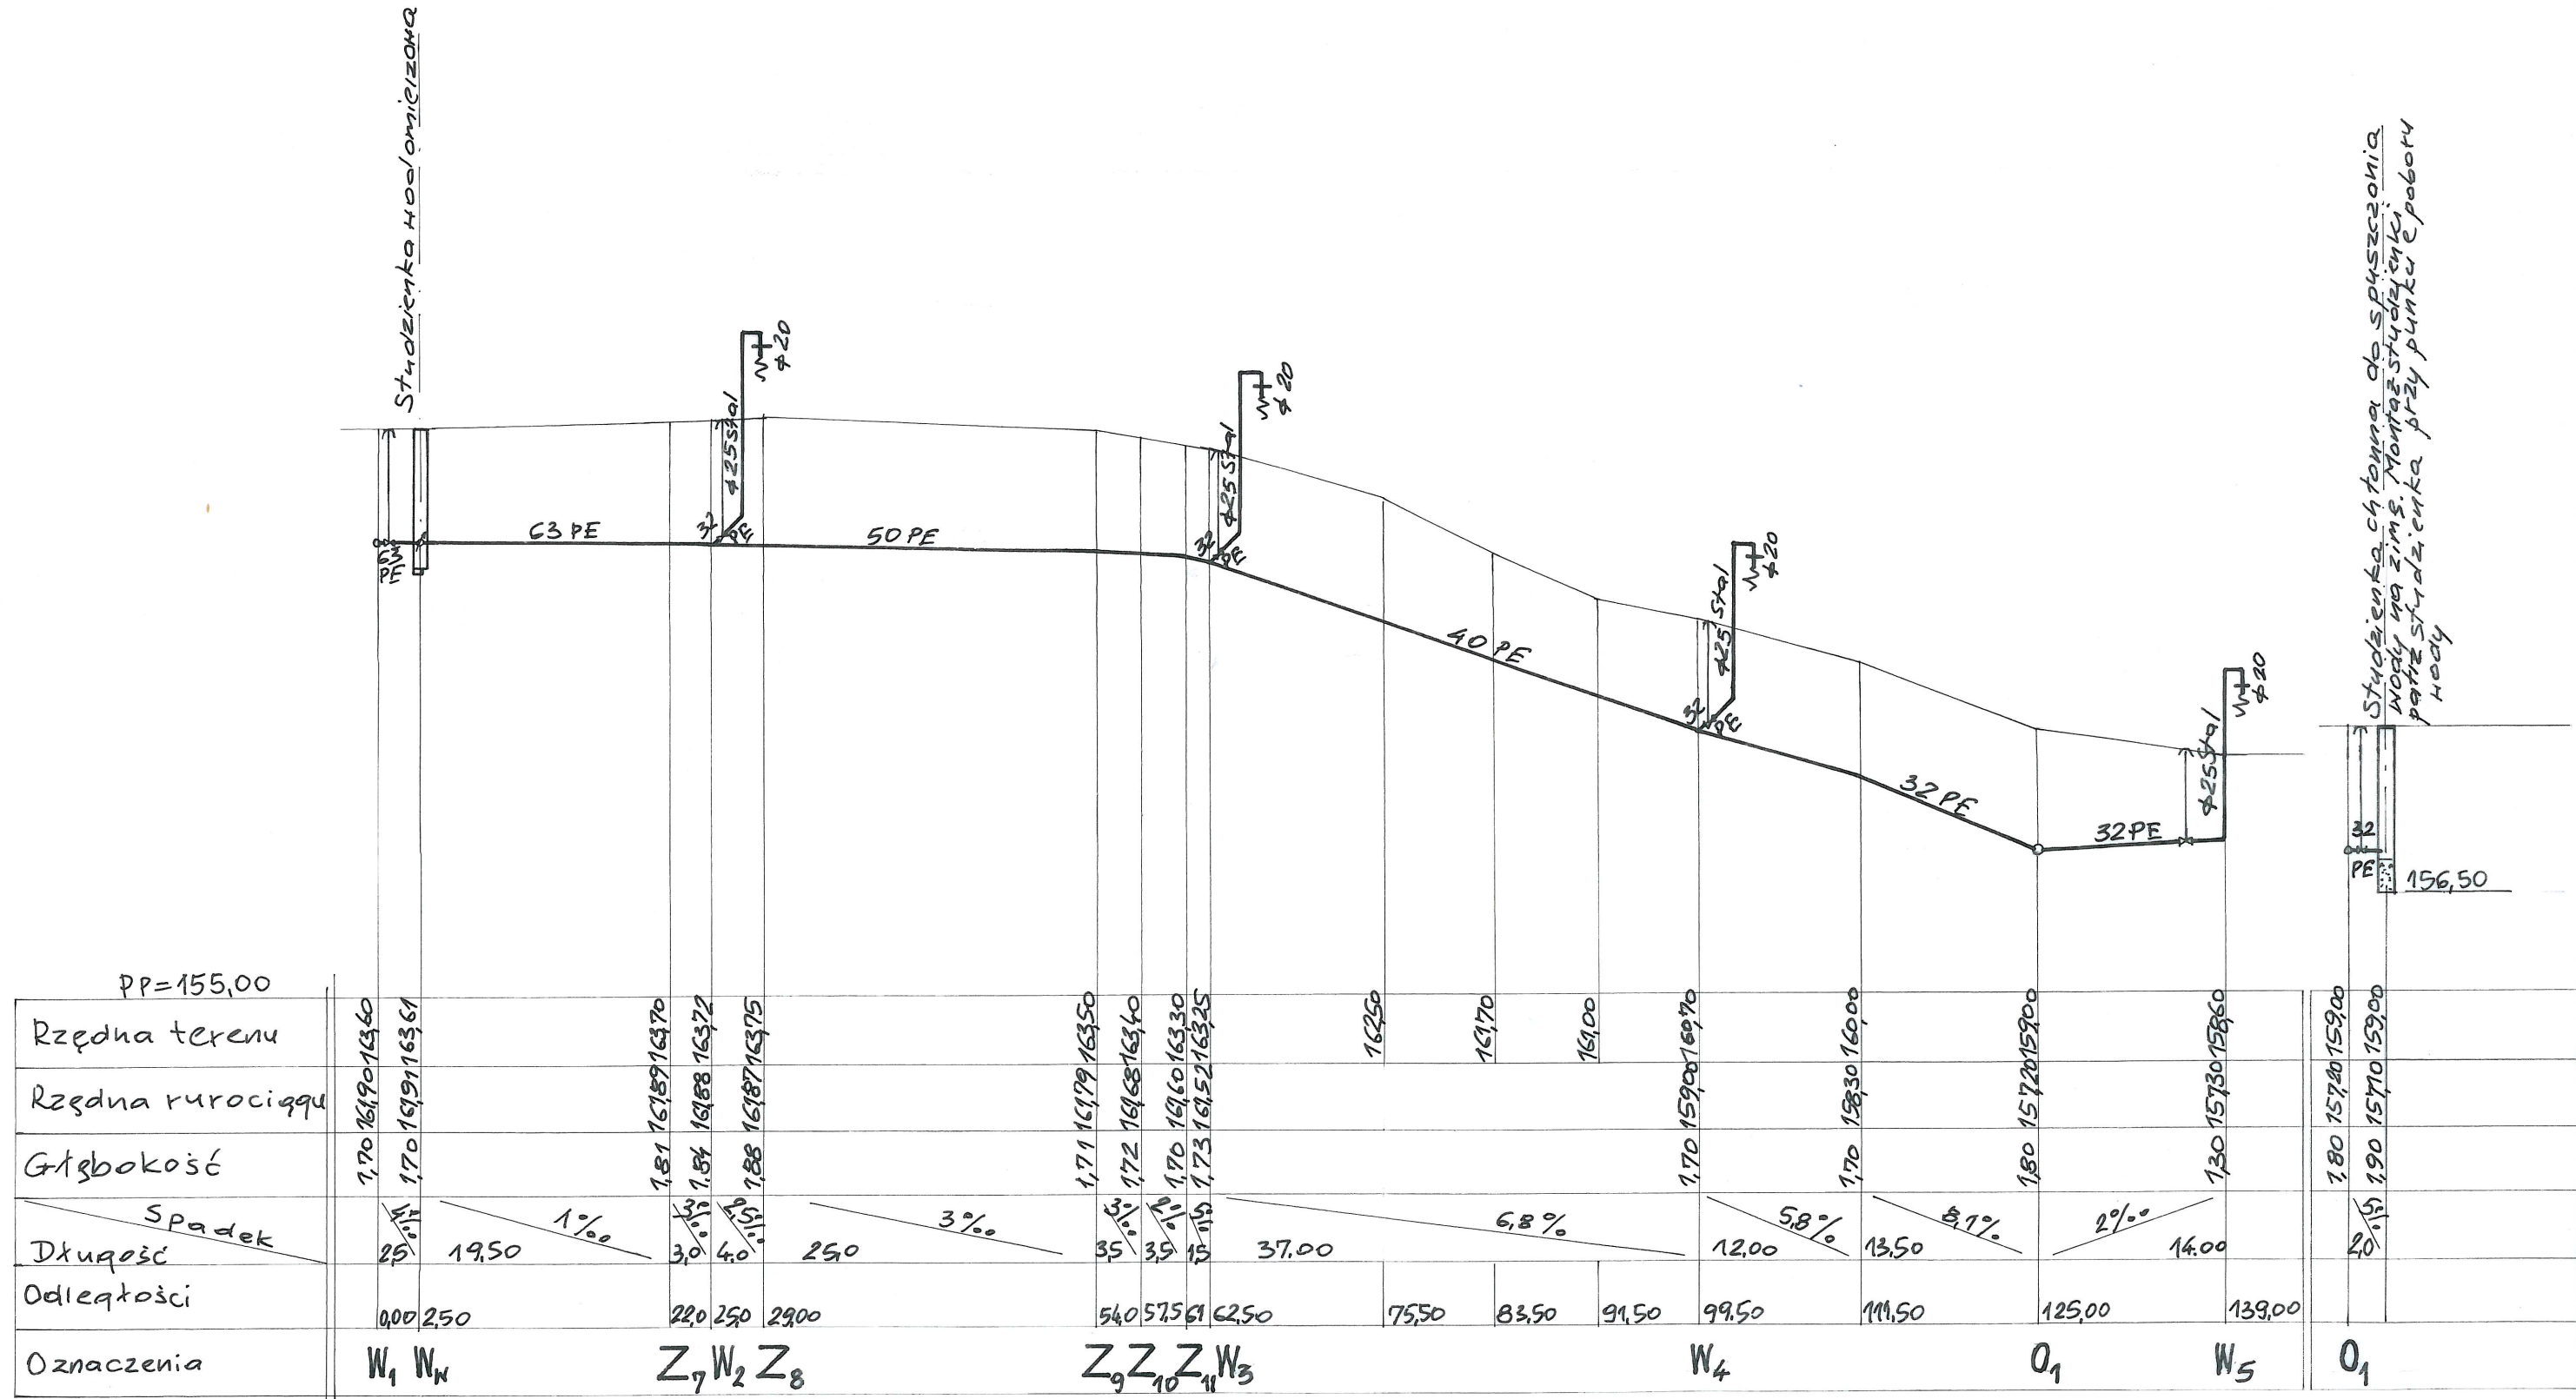

Plan zagospodarowania terenu cmentarza komunalnego			Rys. nr 3
Adres	Biskupiec Kolonia /dz. nr 263/1 i 364/2/		Data 06.2010r
Inwestor	Gmina Biskupiec ul. Niepodległości 2		Skala: 1/100/500
Branża	Instalacje Sanitarne		Podpis
Treść rys.	Profil wodociągu		
Projektował	mgr inż. Józef Koprowicz upr. bud. § 8. 1. 1. I 2.		
Sprawdził	inż. Stefan Lewandowski upr. bud. § 13. 1. pkt. 4ab.		