

ZAWARTOŚĆ OPRACOWANIA

- I. Opis techniczny
- II. Rysunki:
1. Projekt zagospodarowania terenu – sieć kanalizacji sanit. i deszcz. 1:500
 2. Profil sieci kanalizacji sanitarnej 1:100/500
 3. Profil przejścia projektowanej sieci kanalizacji sanitarnej
przez rzekę Dymier 1:100/100
 4. Profil sieci kanalizacji deszczowej 1:100/500
 5. Schemat zabudowy wpustu ulicznego 1:20
 6. Schemat podłączenia wpustów do proj. sieci kan. deszcz

Przedsiębiorstwo Wodociągów i Kanalizacji
Spółka z o.o. w Biskupcu
11-300 Biskupiec, ul. Chrobrego 26

Uzgodnienia nr.....

Z dnia 27.05.2019

Obiekt Projekt sieci kanalizacji

sanitarnej i deszczowej


mięscowosc Biskupiec ul. Chrobrego 26

gmina Biskupiec

uzgodniono z uwagami* bez uwag

MISTRZ SIECI
i STACJI WODOCIĄGOWYCH
Wiesław Odzioba

Przebieg przez rzekę Dymier nad dnem
w rurze ochronnej stalowej Ø457,0x10,0; L=16,5m
posadowionej na płytach fundamentowych

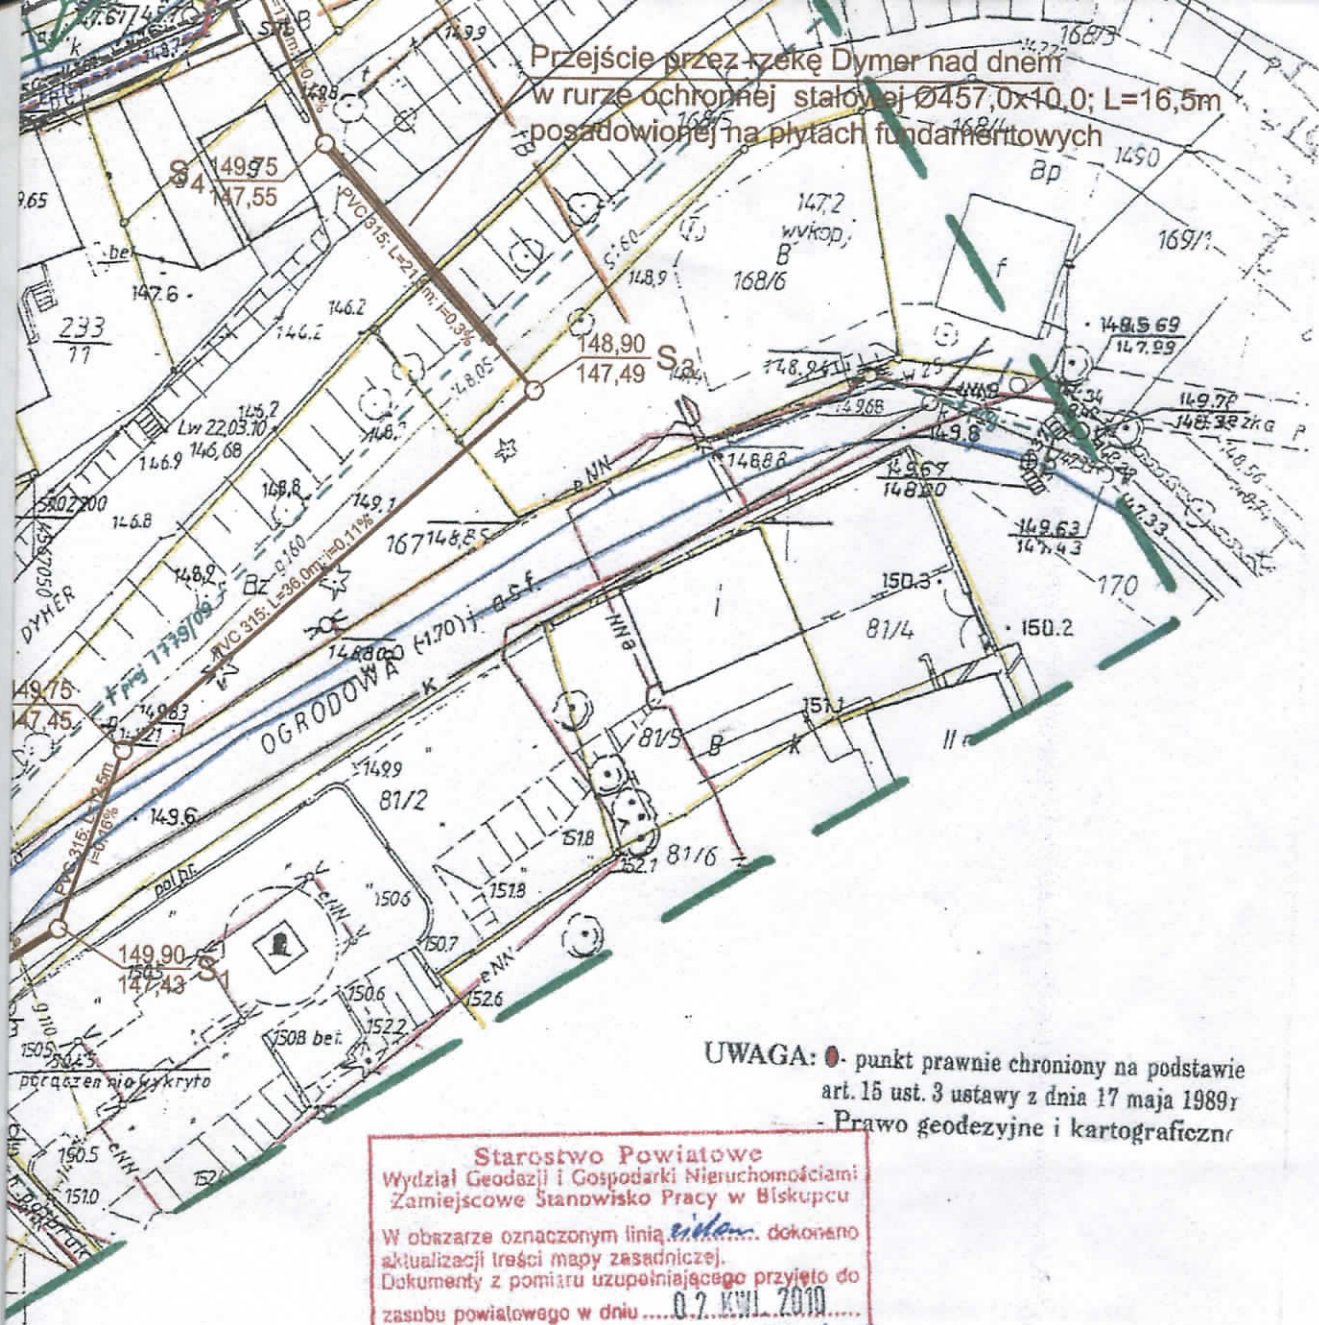

UWAGA: - punkt prawnie chroniony na podstawie
art. 15 ust. 3 ustawy z dnia 17 maja 1989r
- Prawo geodezyjne i kartograficzne

Starostwo Powiatowe
Wydział Geodazji i Gospodarki Nieruchomościami
Zamiejscowe Stanowisko Pracy w Biskupcu

W obszarze oznaczonym linią *złotą* dokonano
aktualizacji treści mapy zasadniczej.
Dokumenty z pomiaru uzupełniające przyjęto do
zasobu powiatowego w dniu *02 KWI. 2010*
i zaewidencjonowano pod nr *04-3258/10*

Niniejsza mapa może służyć do celów projektowych.
Projektowane obiekty budowlane wymagające pozwolenia na
budowę podlegają wytyczeniu i inwentaryzacji powykonawczej
przez jednostki uprawnione do wykonywania prac geodezyjnych.

B-c 02 KWI. 2010
miejscowość i data

Przedsiębiorstwo Wodociągów i Kanalizacji
Spółka z o.o. w Biskupcu
11-300 Biskupiec, ul. Chrobrego 26

Uzgodnienia nr *22.05.2010*
Z dnia *22.05.2010*
Objekt *Projekt sieci kanalizacji*
sewernej i deszczowej
miejscowość *Biskupiec*
gmina *Biskupiec*
uzgodniono z uwagami* bez uwag

MISTRZ INŻYNIER
I STACJI WODOCIEGÓW
Wiesław Odzioba

IB II

BIURO INWESTYCYJNE
PROJEKTOWANIE I NADZORY
inż. Wincenty Kulbacki

82-300 Elbląg, ul. Jana III Sobieskiego 25
tel. 055 235 71 78 0501 64 73 73 e-mail: wincenty.kulbacki@neostrada.pl

UKŁAD KOMUNIKACYJNY
ZAPLECZE UL. 1 MAJA W BISKUPCU

Powiat: olsztyński	Gmina: Biskupiec	Stadium opracowania
Gmina Biskupiec, al. Niepodległości 2, 11-300 Biskupiec		P.B.W.
Projekt zagospodarowania terenu - sieć kanalizacji deszczowej i sanitarnej		Branża sanitarna
Tytuł opracowania	imię i nazwisko	nr uprawnień
Zespół projektowy	mgr inż. Tomasz Mrówczyński	podpis
Opracował	tech. bud. Roland Zarzycki	Data opracowania
Projektował	1821/EL/93	Rys nr: 1
Sprawdził		Skala 1:500