


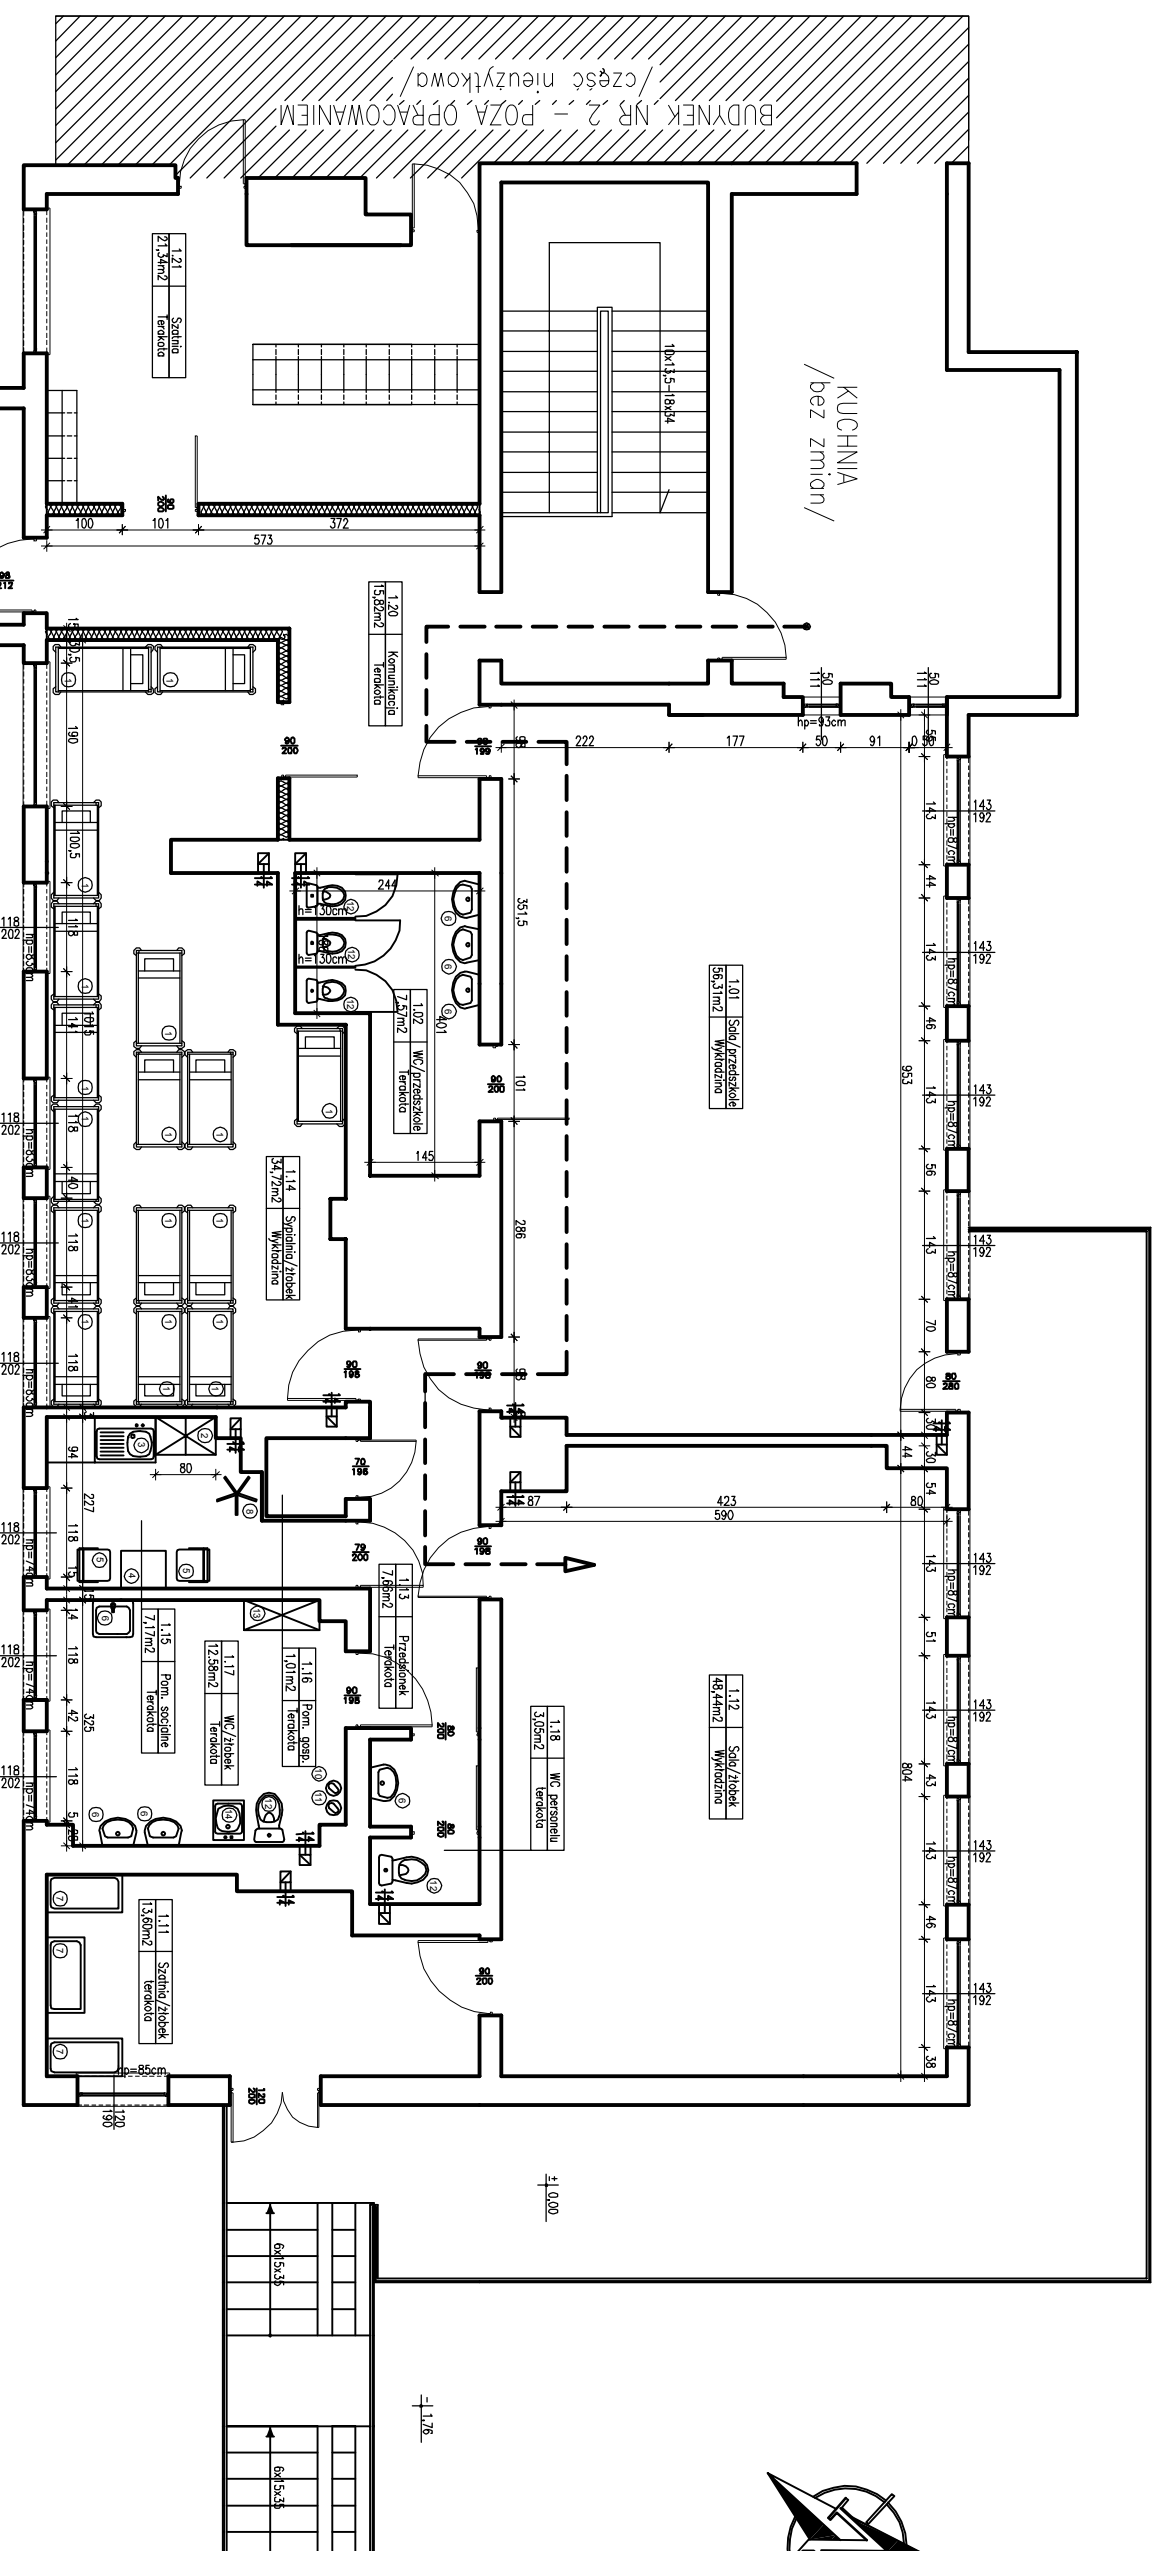

WYPOSAŻENIE

① ŁÓŻECZKO DZIECIĘCE	⑧ WIEŚZAK
② SZAFKA UBRANIOWA DWUDZIELNA	⑨ BRODZIK
③ ZLEWOMYWAK	⑩ KOSZ NA ODPADY KOMUNALNE
④ STÓŁ	⑪ KOSZ NA BRUDNĄ BIELIZNĘ
⑤ KRZESŁO	⑫ UBIKACJA
⑥ UMYWALKA	⑬ BASENIK
⑦ PRZEWIJAK	⑭ REGAŁ PORZĄDKOWY

➡ DROGA DOSTARCZANIA POŚLICKÓW

Przedsiębiorstwo: Przedsiębiorstwo i Złobek	
INWESTOR: Urząd Gminy Al. Niepodległości 2 11-300 Białopolec	PROJEKTOWAŁ: OFEROWAŁ:
ADRES INWESTYCJI: OFERB NR 4 - M. Białopolec PIN DZ. 62/3	Tytuł rys.: RZUT PARTERU /TECHNOLOGIA/
DATA: 07.2014r.	NR RYS.: 1-1 SKALA: 1:50