


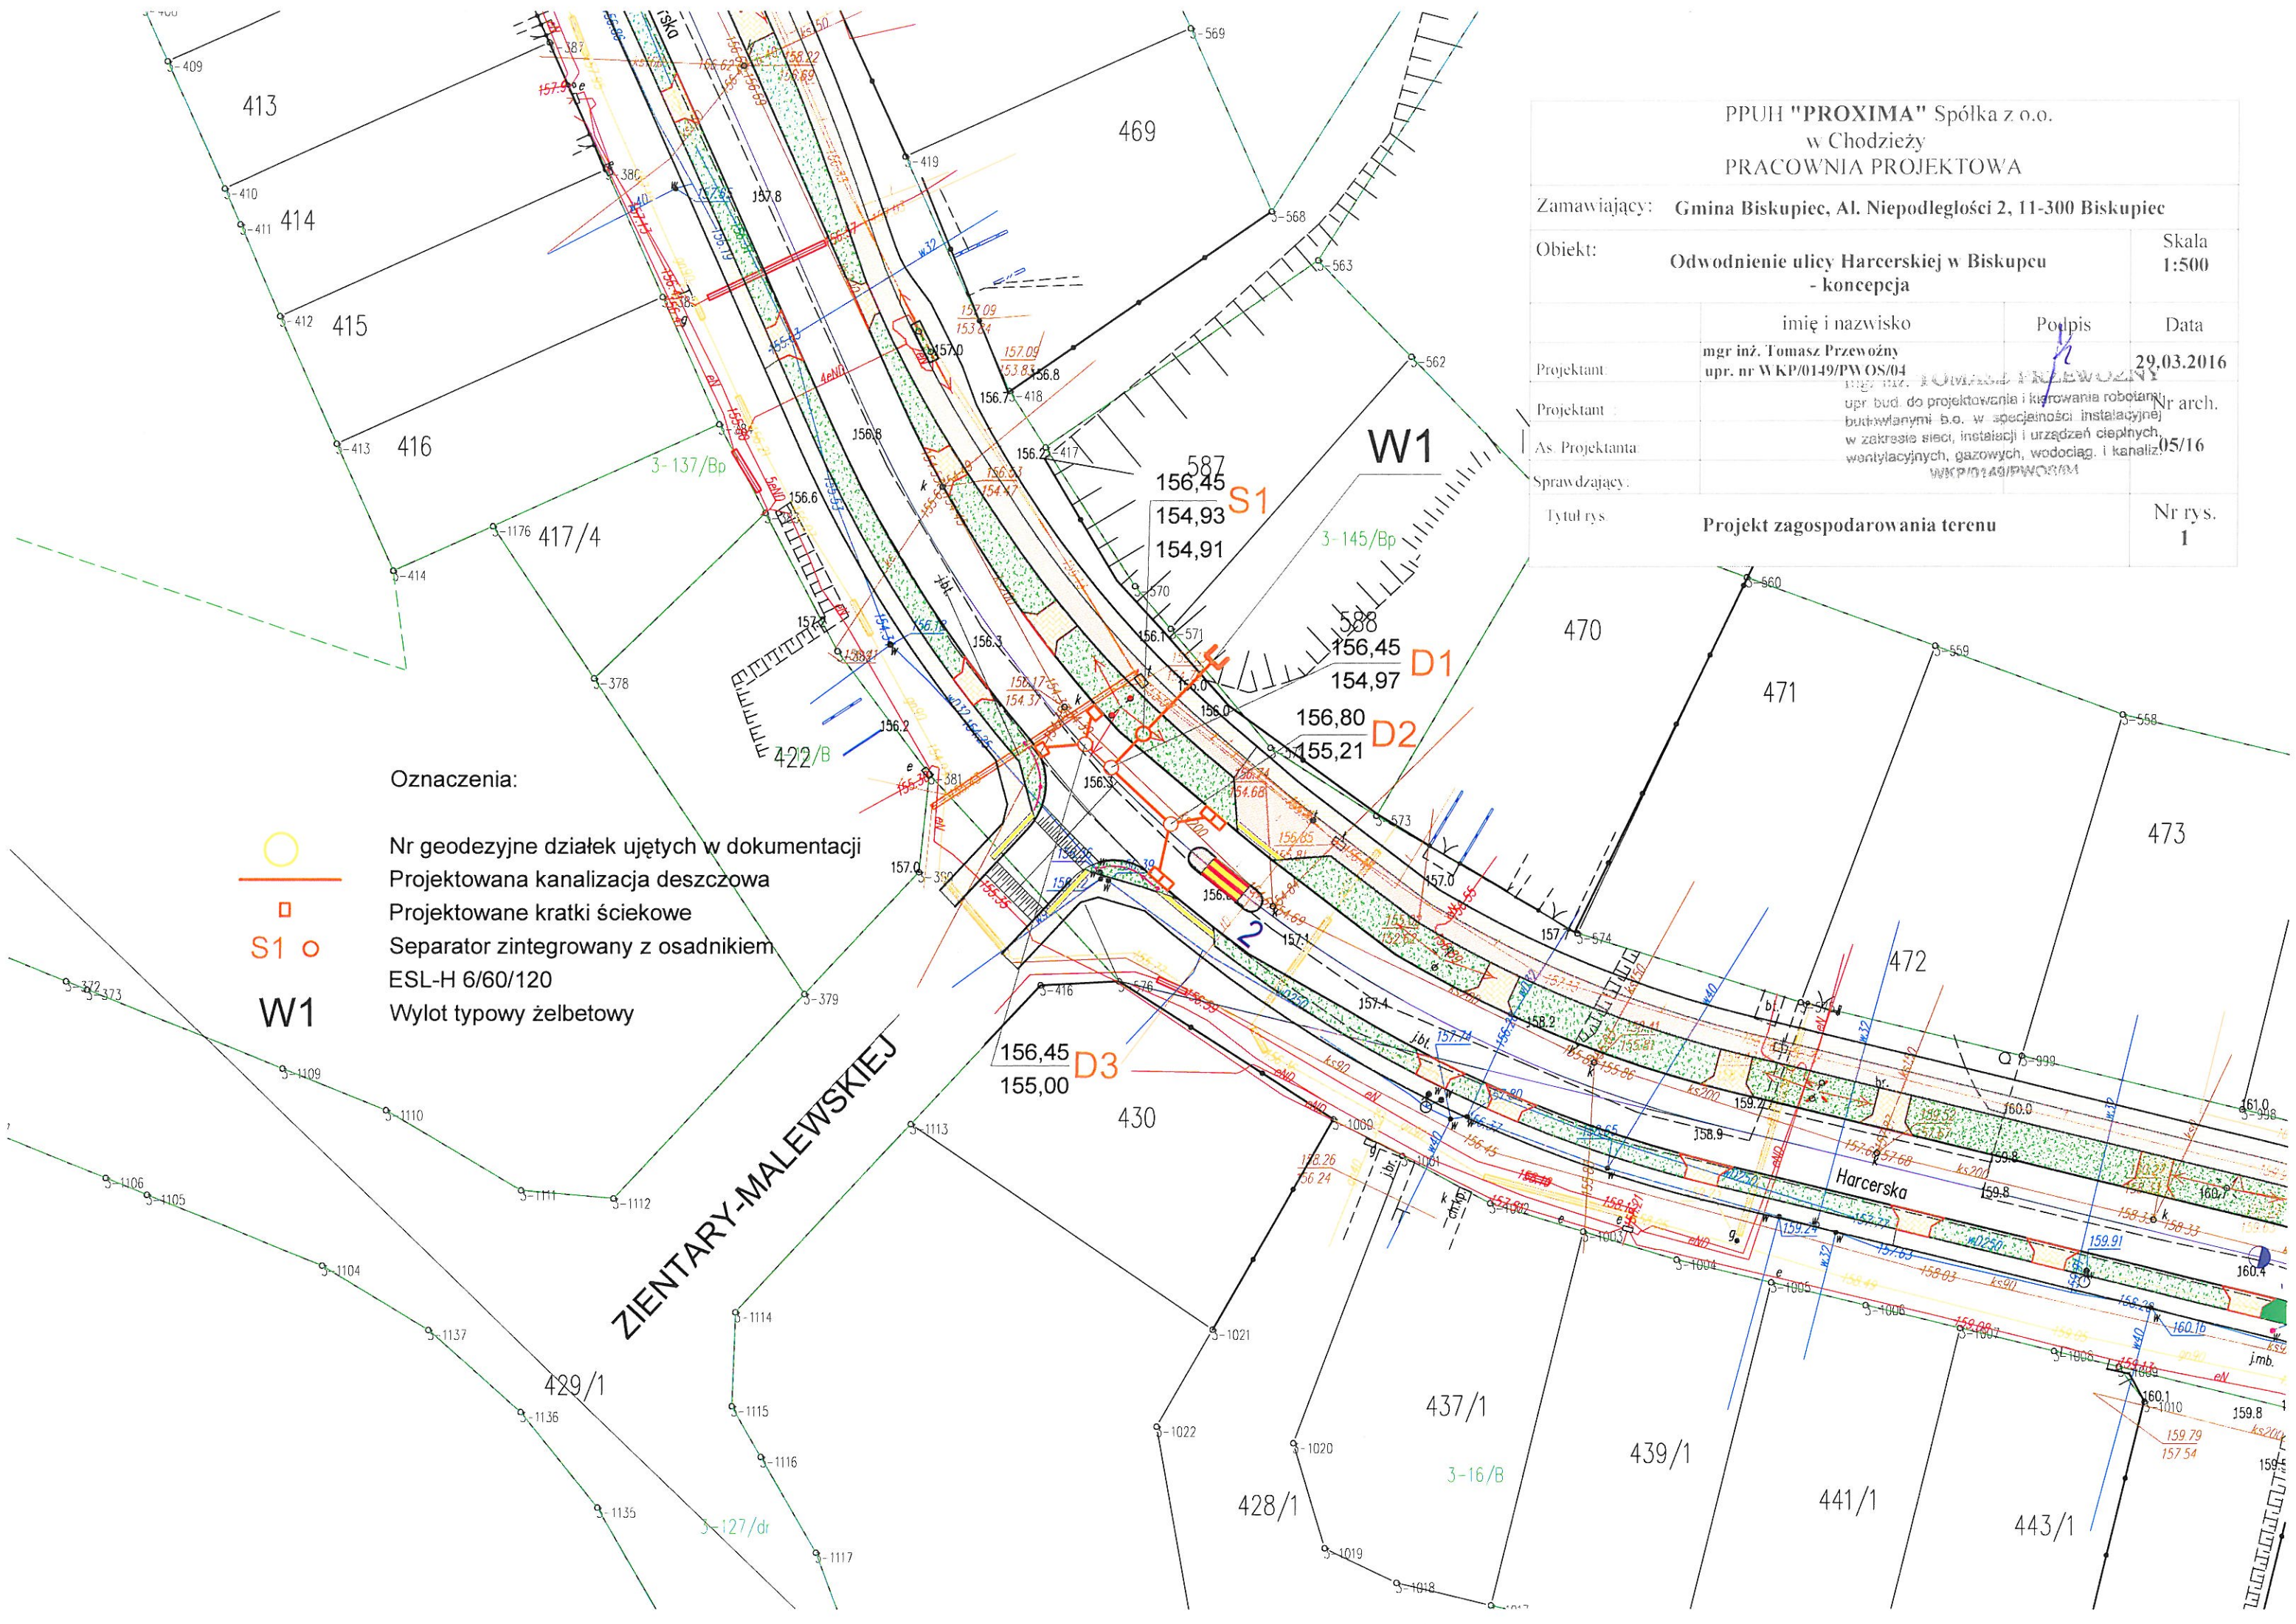


Oznaczenia:

-  Nr geodezyjne działek ujętych w dokumentacji
-  Projektowana kanalizacja deszczowa
-  Projektowane kratki ściekowe
-  Separator zintegrowany z osadnikiem

ESL-H 6/60/120
Wylot typowy żelbetowy

PPUH "PROXIMA" Spółka z o.o. w Chodzieży PRACOWNIA PROJEKTOWA			
Zamawiający: Gmina Biskupiec, Al. Niepodległości 2, 11-300 Biskupiec			
Obiekt: Odwodnienie ulicy Harcerskiej w Biskupcu - koncepcja			Skala 1:500
	imię i nazwisko	Podpis	Data
Projektant:	mgr inż. Tomasz Przewoźny upr. nr WKP/0149/PWOS/04		29.03.2016
Projektant:	mgr inż. Tomasz Przewoźny upr. bud. do projektowania i kierowania robotami budowlanymi b.o. w specjalności instalacyjnej w zakresie sieci, instalacji i urządzeń cieplnych, wentylacyjnych, gazowych, wodociąg. i kanaliz.		
As. Projektanta	mgr inż. Tomasz Przewoźny upr. bud. do projektowania i kierowania robotami budowlanymi b.o. w specjalności instalacyjnej w zakresie sieci, instalacji i urządzeń cieplnych, wentylacyjnych, gazowych, wodociąg. i kanaliz.		
Sprawdzający:			
Tytuł rys.	Projekt zagospodarowania terenu		
			Nr rys. 1

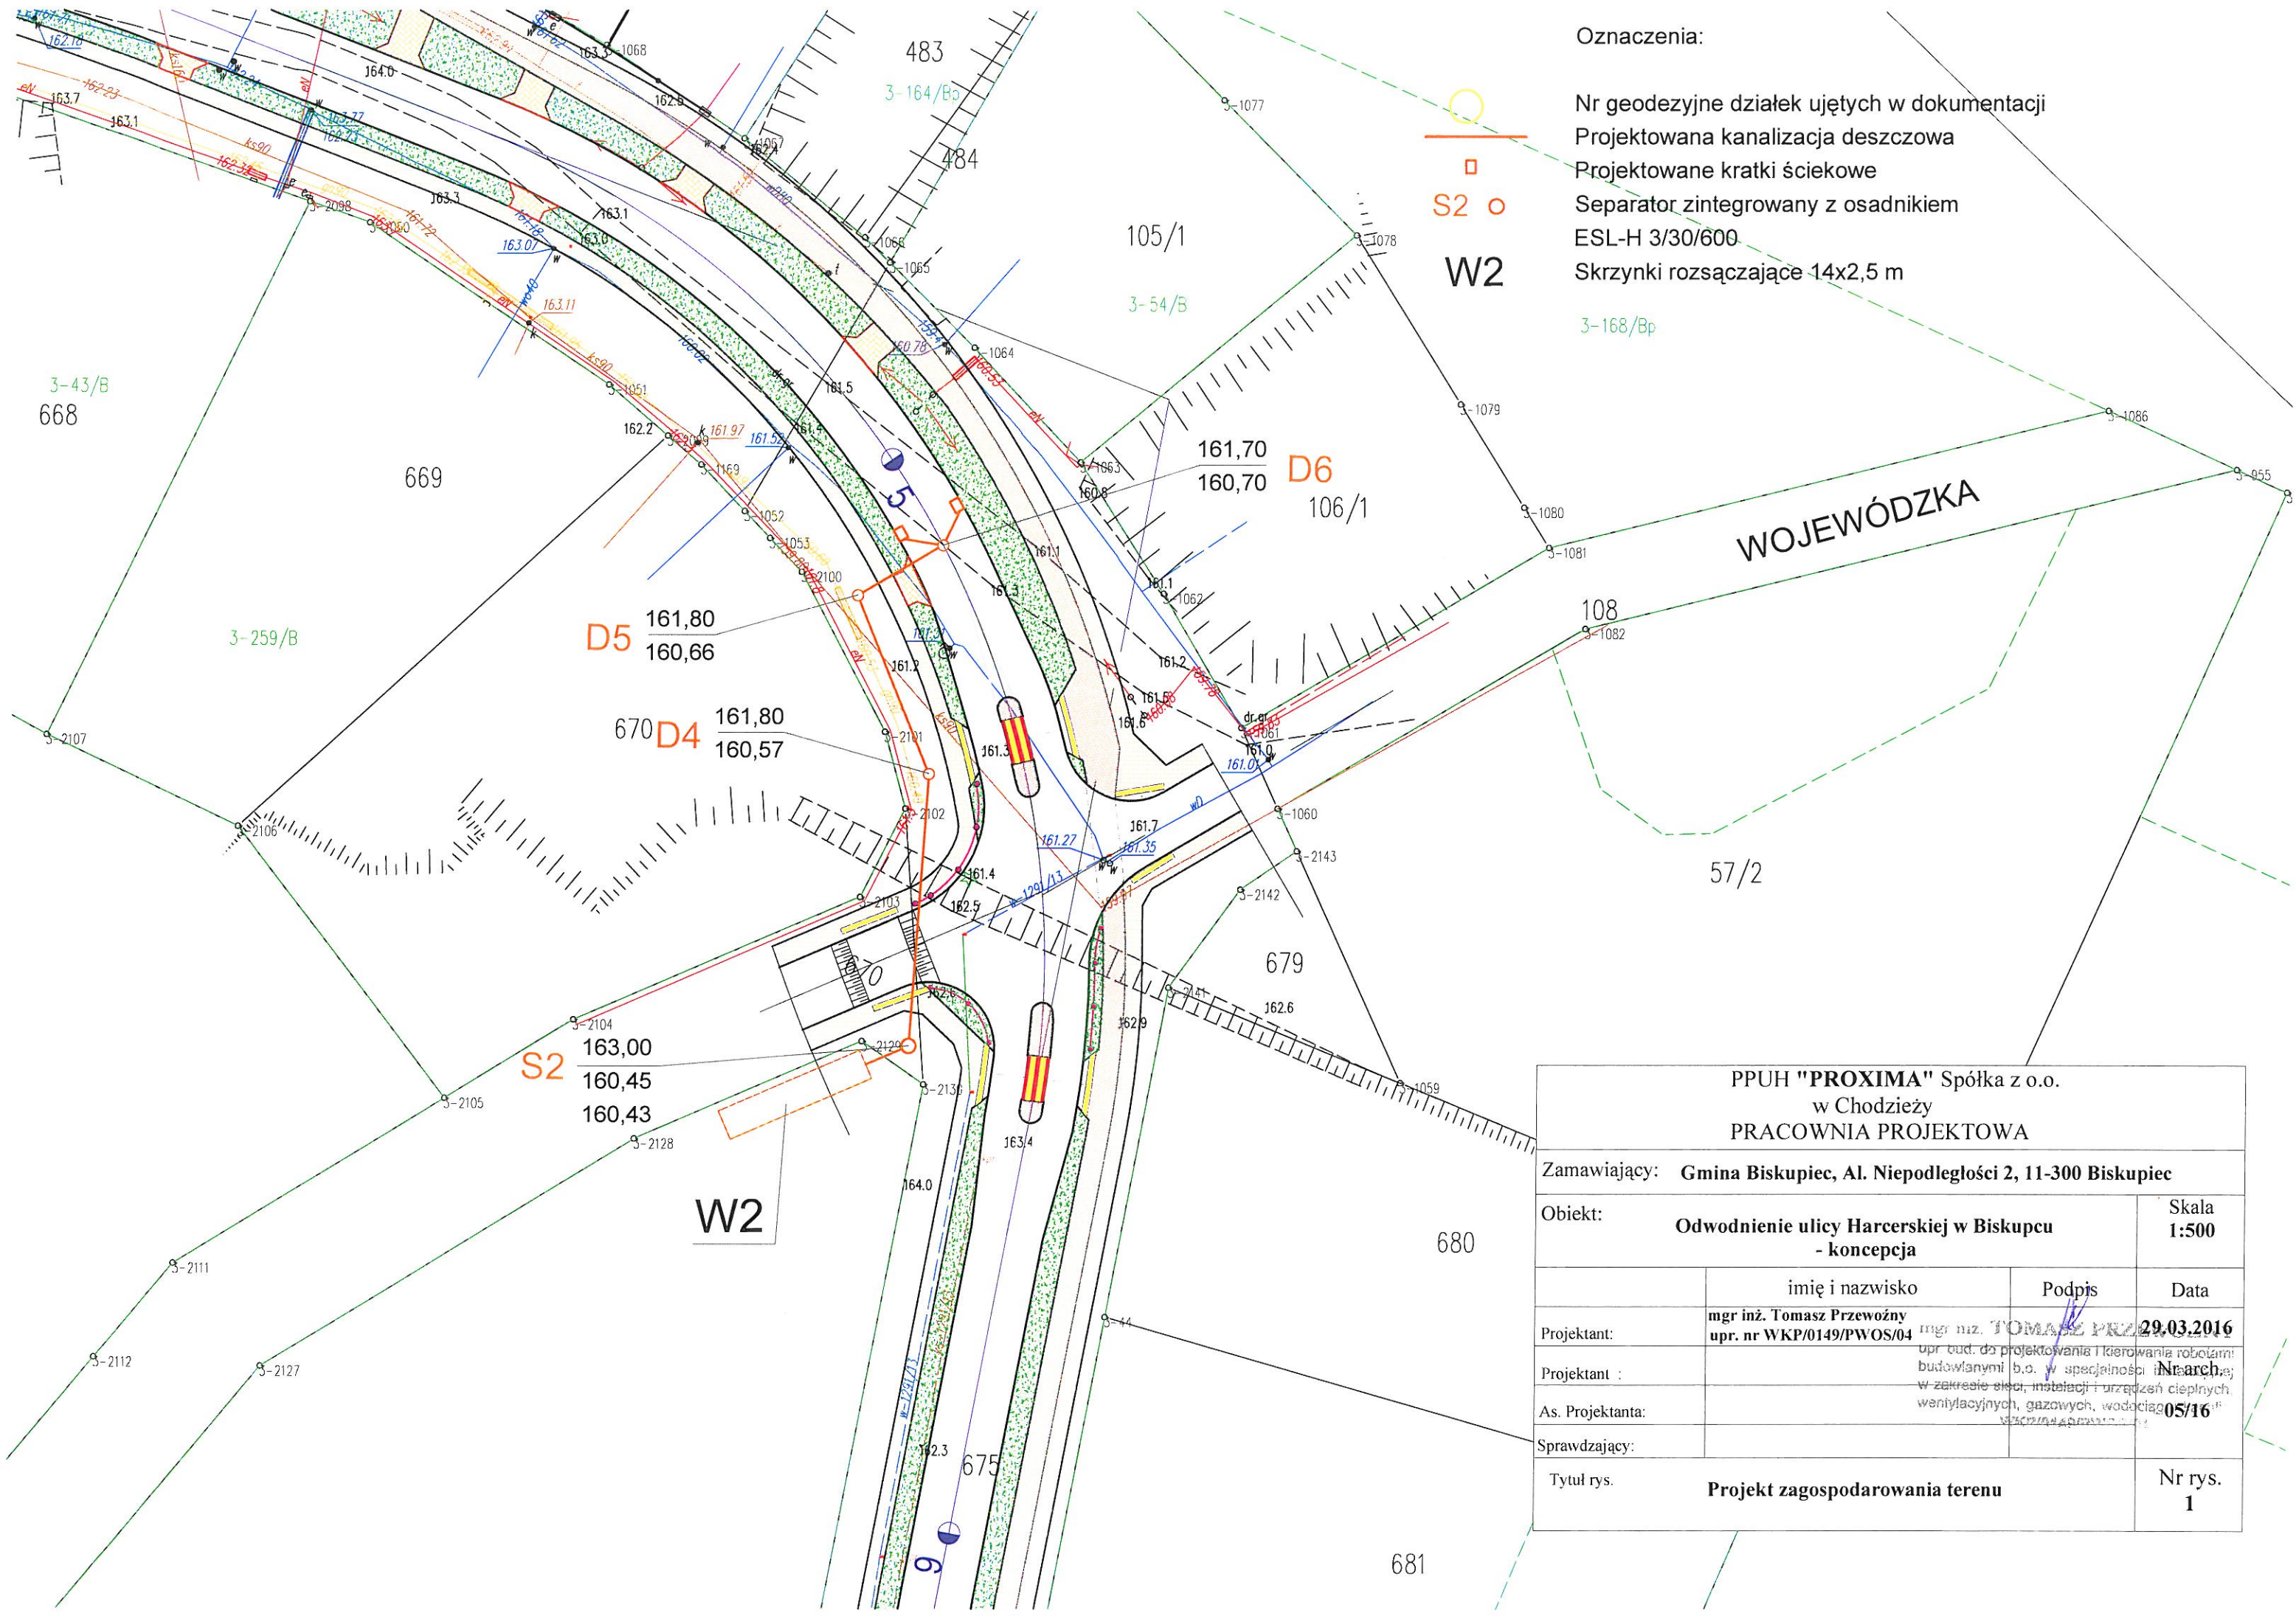

 
Oznaczenia:



S2 
W2

Nr geodezyjne działek ujętych w dokumentacji
Projektowana kanalizacja deszczowa
Projektowane kratki ściekowe
Separator zintegrowany z osadnikiem
ESL-H 3/30/600
Skrzynki rozsączające 14x2,5 m

3-168/Bp

PPUH "PROXIMA" Spółka z o.o. w Chodzieży PRACOWNIA PROJEKTOWA			
Zamawiający: Gmina Biskupiec, Al. Niepodległości 2, 11-300 Biskupiec			
Obiekt: Odwodnienie ulicy Harcerskiej w Biskupcu - koncepcja			Skala 1:500
	imię i nazwisko	Podpis	Data
Projektant:	mgr inż. Tomasz Przewoźny upr. nr WKP/0149/PWOS/04		29.03.2016
Projektant :	mgr inż. TOMASZ PRZEWÓŻNY upr. bud. do projektowania i kierowania robotami budowlanymi b.o. w specjalności inżynierskiej w zakresie sieci, instalacji i urządzeń cieplnych, wentylacyjnych, gazowych, wodociągowych i kanalizacyjnych		
As. Projektanta:			
Sprawdzający:			
Tytuł rys.	Projekt zagospodarowania terenu		
			Nr rys. 1