


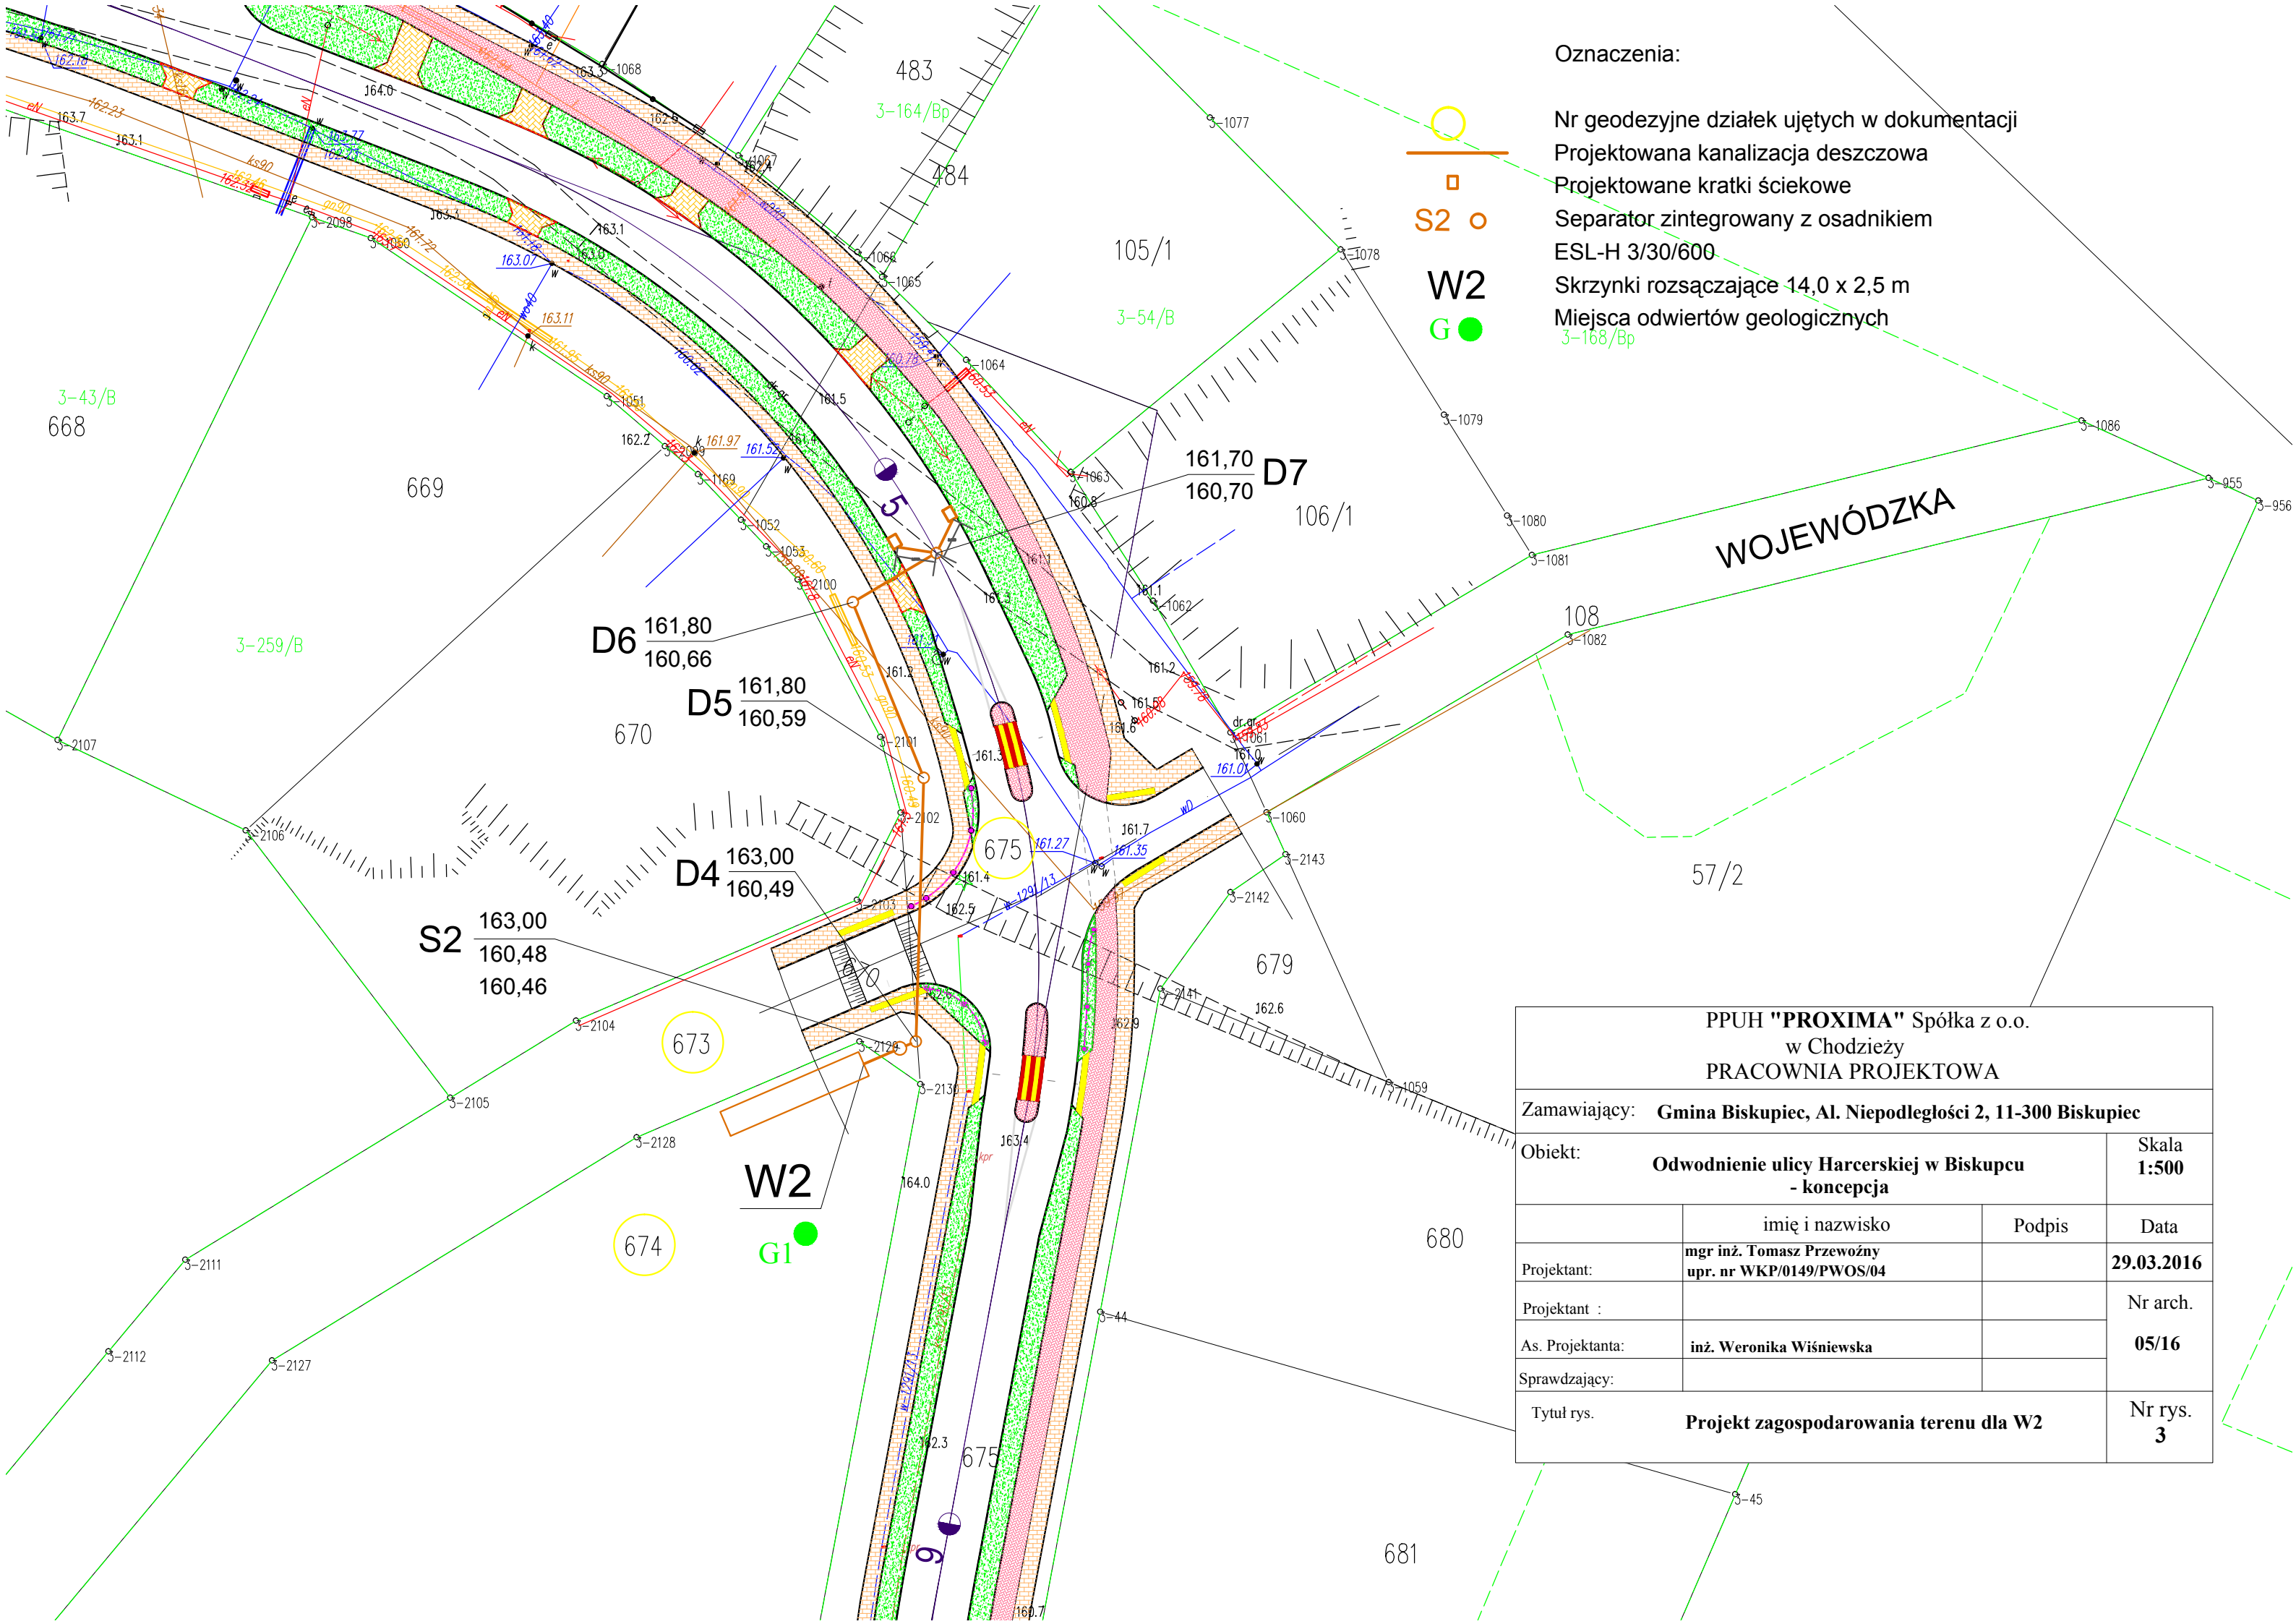

Oznaczenia:



- Nr geodezyjne działek ujętych w dokumentacji
- Projektowana kanalizacja deszczowa
- Projektowane kratki ściekowe
- Separator zintegrowany z osadnikiem
- ESL-H 3/30/600
- Skrzynki rozsączające 14,0 x 2,5 m
- Miejsca odwiertów geologicznych

WOJEWÓDZKA

PPUH "PROXIMA" Spółka z o.o. w Chodzieży PRACOWNIA PROJEKTOWA			
Zamawiający: Gmina Biskupiec, Al. Niepodległości 2, 11-300 Biskupiec			
Obiekt: Odwodnienie ulicy Harcerskiej w Biskupcu - koncepcja			Skala 1:500
	imię i nazwisko	Podpis	Data
Projektant:	mgr inż. Tomasz Przewoźny upr. nr WKP/0149/PWOS/04		29.03.2016
Projektant :			Nr arch.
As. Projektanta:	inż. Weronika Wiśniewska		05/16
Sprawdzający:			
Tytuł rys.	Projekt zagospodarowania terenu dla W2		
	Nr rys. 3		