



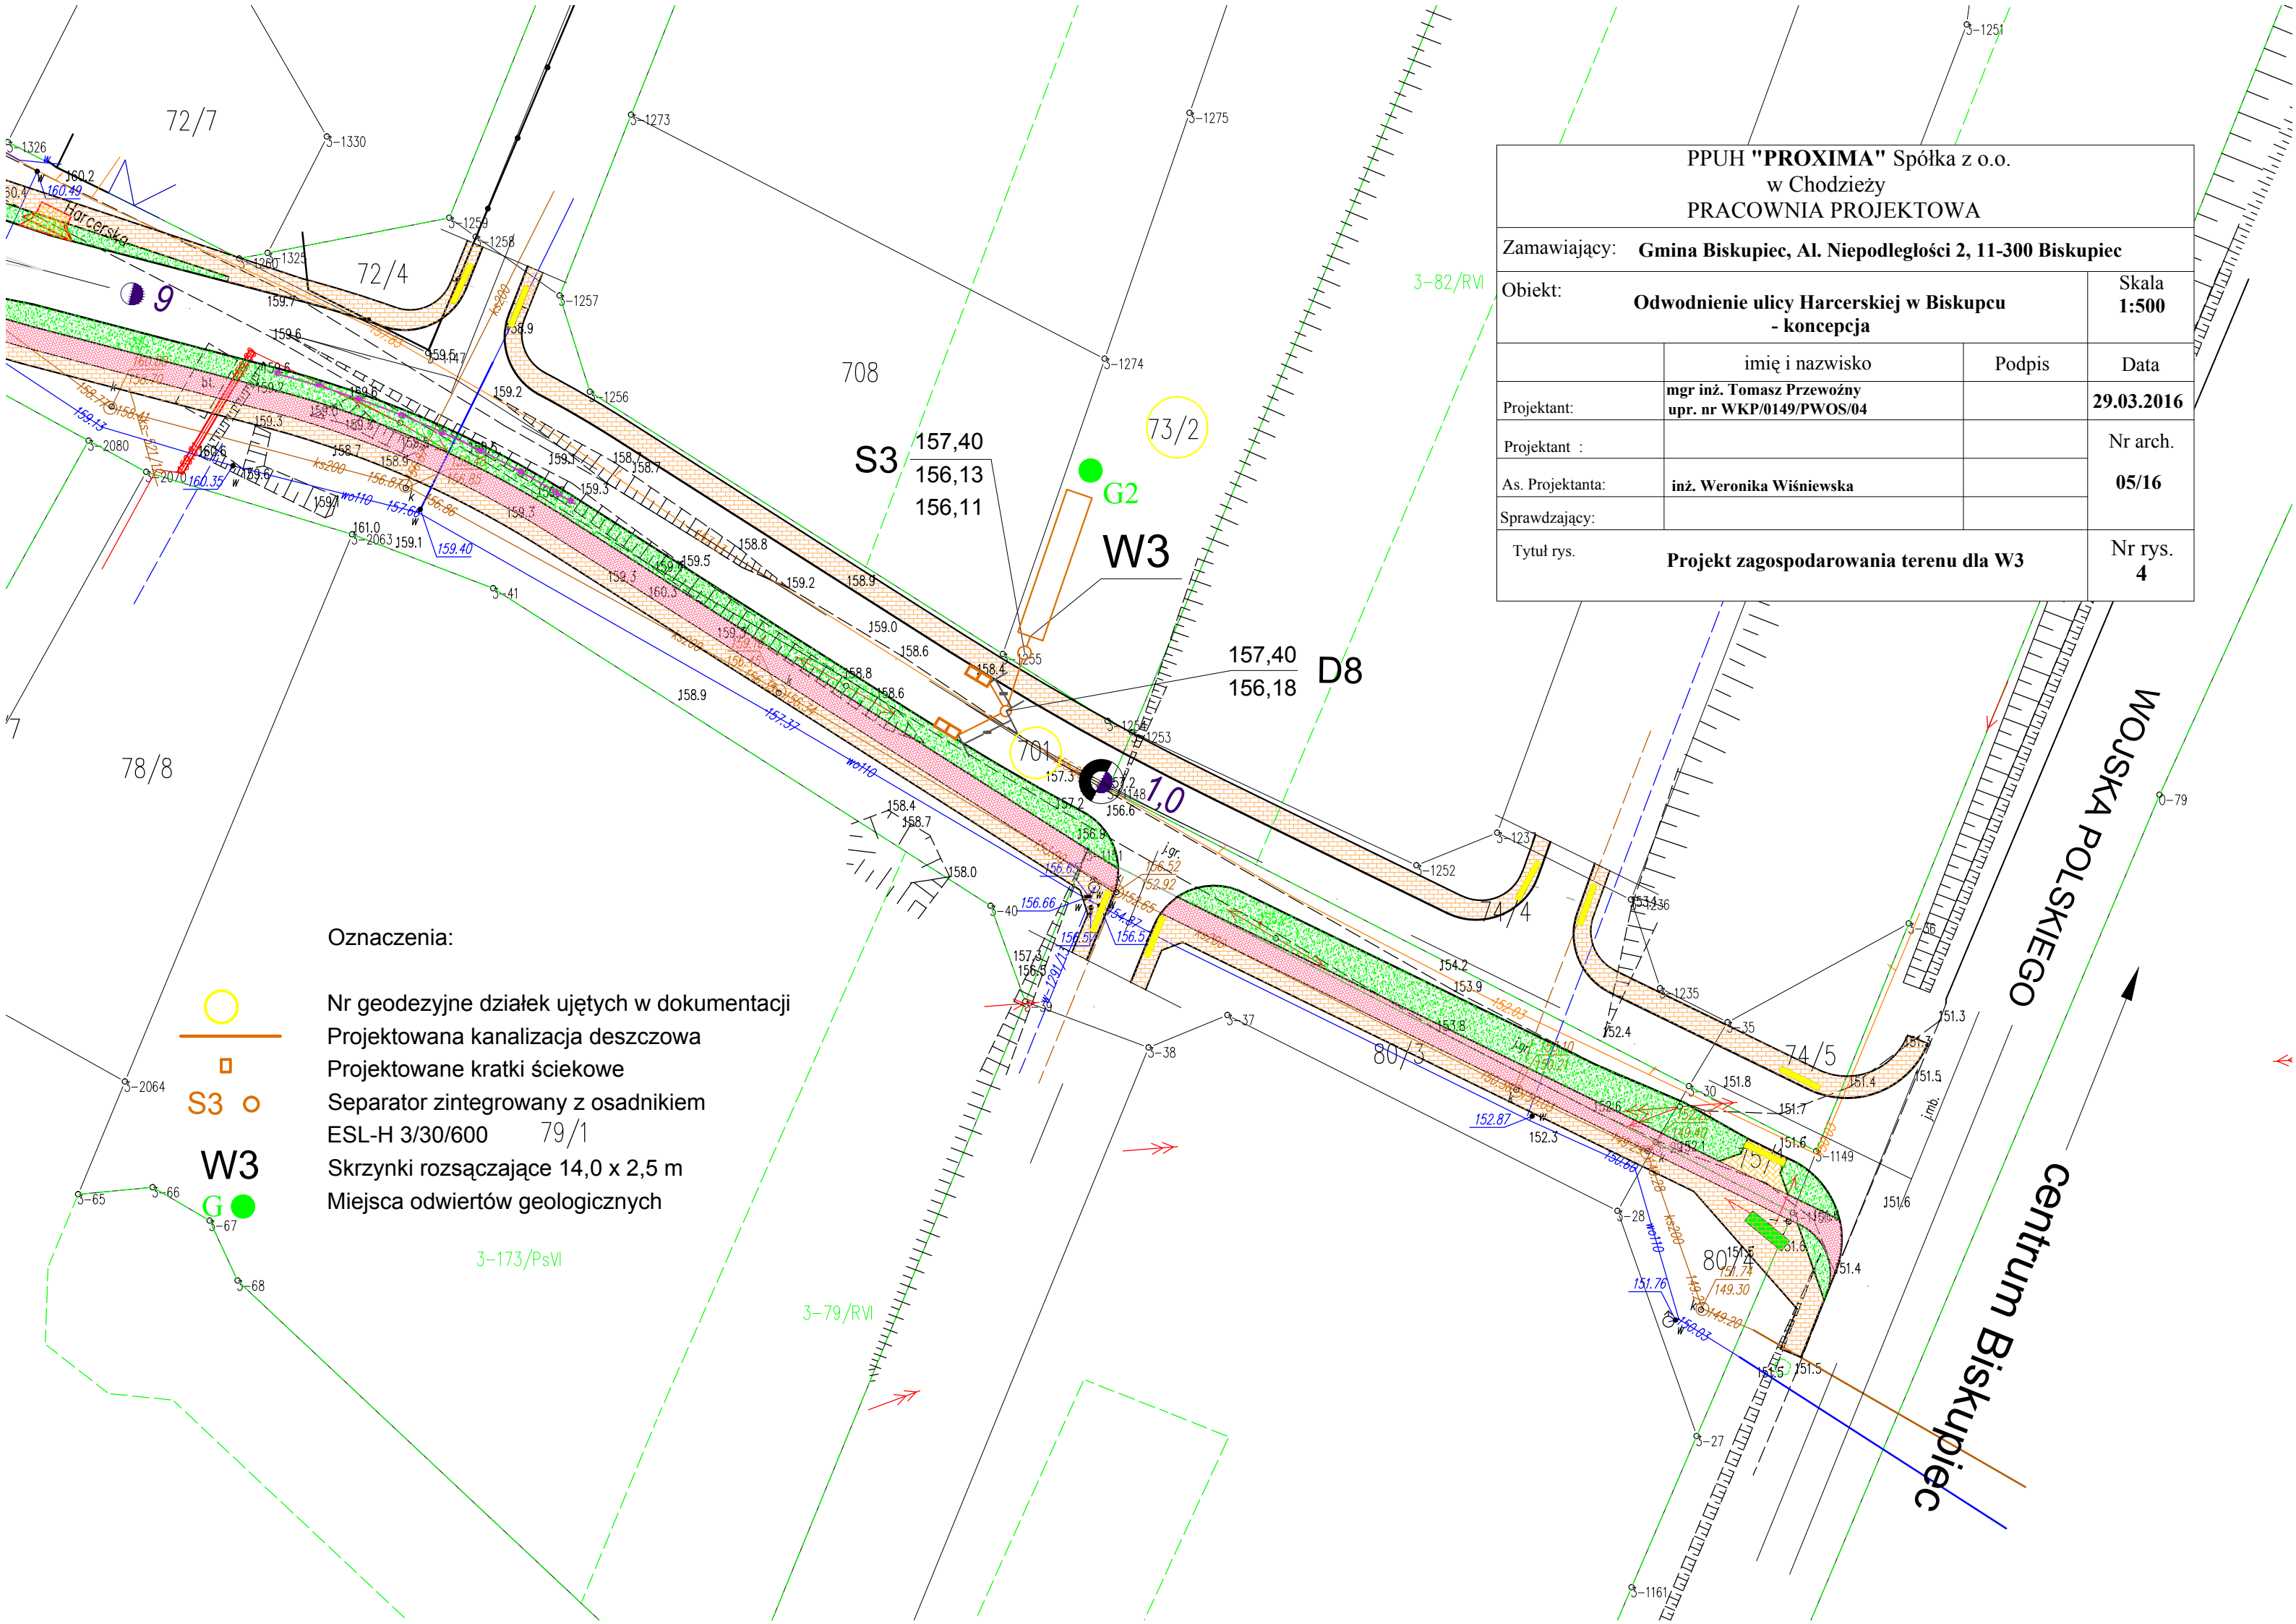

PPUH "PROXIMA" Spółka z o.o. w Chodzieży PRACOWNIA PROJEKTOWA			
Zamawiający: Gmina Biskupiec, Al. Niepodległości 2, 11-300 Biskupiec			
Objekt: Odwodnienie ulicy Harcerskiej w Biskupcu - koncepcja			Skala 1:500
	imię i nazwisko	Podpis	Data
Projektant:	mgr inż. Tomasz Przewoźny upr. nr WKP/0149/PWOS/04		29.03.2016
Projektant :			Nr arch.
As. Projektanta:	inż. Weronika Wiśniewska		05/16
Sprawdzający:			Nr rys. 4
Tytuł rys. Projekt zagospodarowania terenu dla W3			

Oznaczenia:

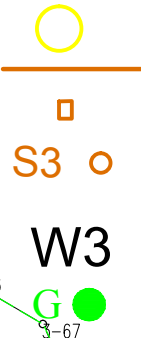

- Nr geodezyjne działek ujętych w dokumentacji
- Projektowana kanalizacja deszczowa
- Projektowane kratki ściekowe
- Separator zintegrowany z osadnikiem
ESL-H 3/30/600 79/1
- Skrzynki rozsączające 14,0 x 2,5 m
- Miejsca odwiertów geologicznych

3-173/PsVI

3-79/RVI

3-82/RVI

WOJSKA POLSKIEGO
Centrum Biskupiec