


- LEGENDA:**
1. Projektowany budynek mieszkalny
 2. Projektowany budynek gospodarczy
 3. Projektowane miejsce postojowe
 4. Istniejący wjazd
 5. Istniejący budynek mieszkalno-usługowy
 6. Projektowane zbiorniki bezodpływowe
 7. Zbiornik bezodpływowy do przeniesienia

- OZNACZENIA:**
1. PROJEKTOWANY BUDYNEK WIELORODZINNY
 2. PROJEKTOWANY BUDYNEK GOSPODARCZY
 3. WJAZD NA TEREN INWESTYCJI
 4. PROJEKTOWANY PARKING 16 STANOWISK
- Projektowane przyłącze wody
→ Projektowane kan. sanitarna grawitacyjna
→ Projektowana kan. sanitarna tłoczna

Przedsiębiorstwo Wodociągów i Kanalizacji
Spółka z o.o. w Biskupcu
11-300 Biskupiec, ul. Czerwonego 26

Uzgodnienia nr
z dnia 12.08.2016r.
Objekt: **INSTALACJA SANITARNA
BUDYNKU GOSPODARCZEGO
MIEJSCOWOŚĆ CIEREKONKA
GMINA BISKUPIEC**
uzgodnione z: **Wojciech** bez zmian

PREZES PARZĄDU
Markuszyński

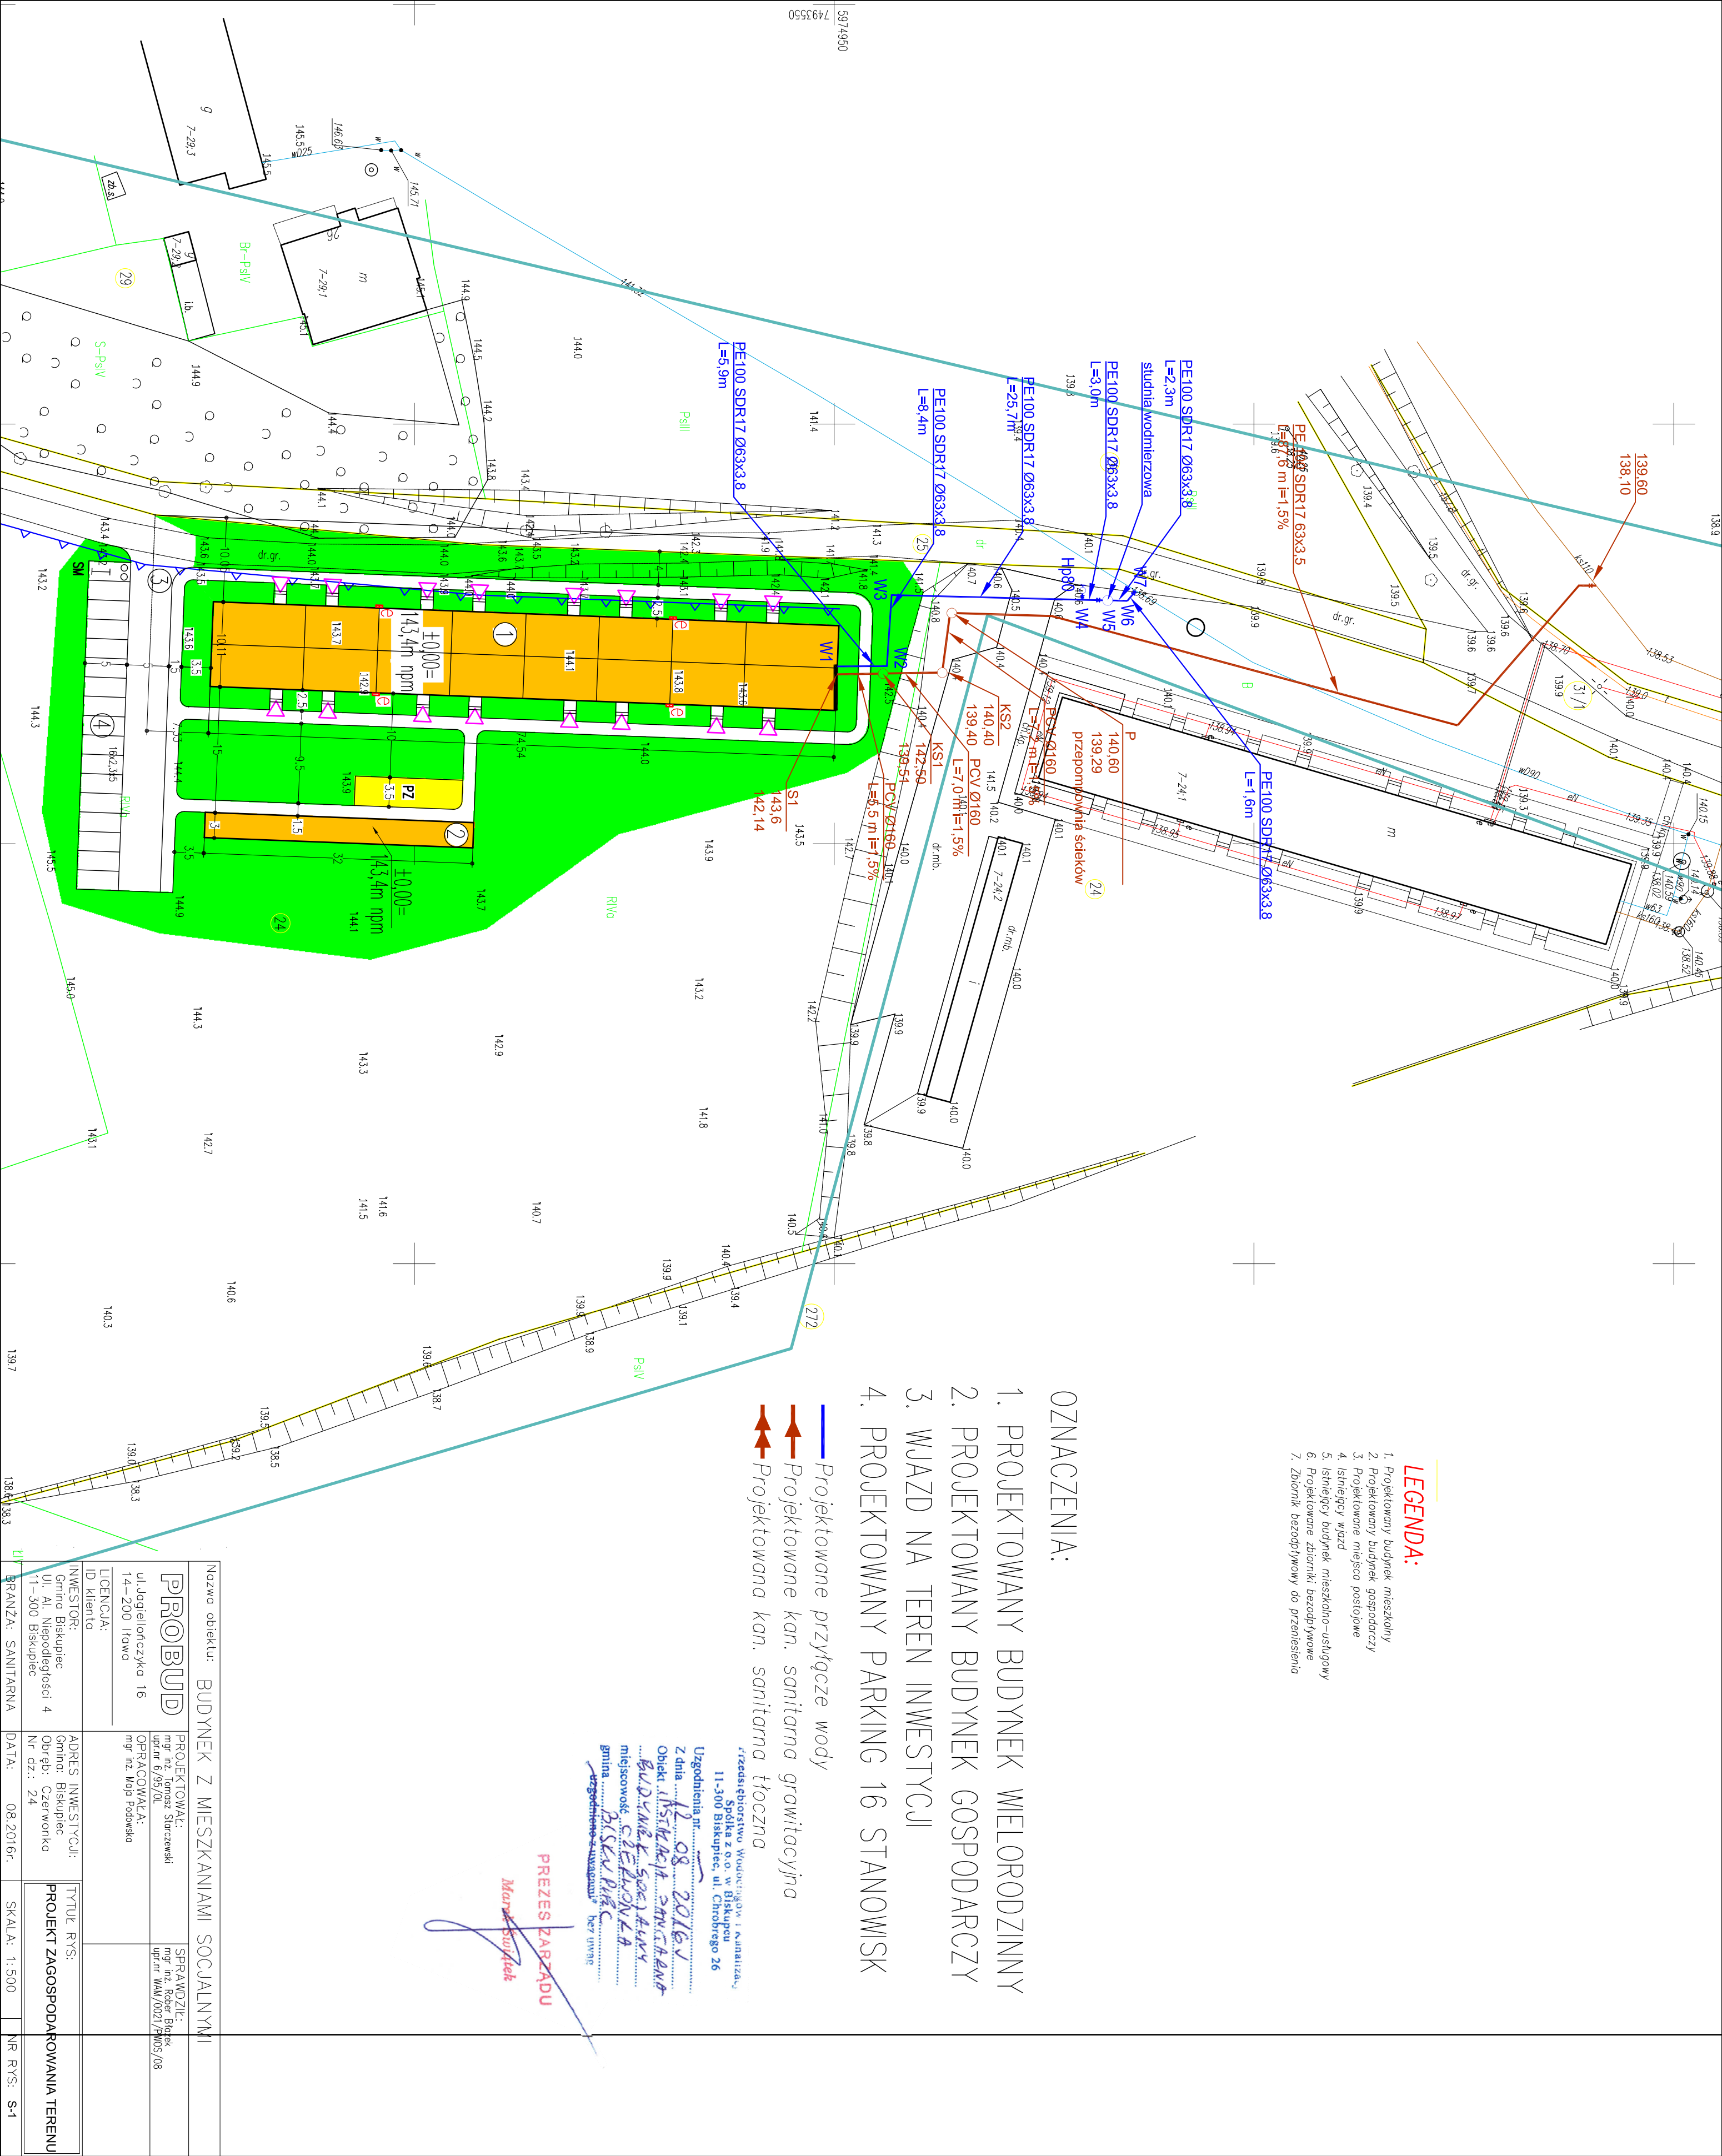

Nazwa obiektu: BUDYNEK Z MIESZKANIAMI SOCJALNYMI		PROJEKTOWAŁ: mgr inż. Robert Biskupiec upr.nr 6/95/0L	
PROBUD		OPRACOWAŁ: mgr inż. Wojciech Biskupiec 14-200 Hława	
LICENCJA:		ADRES INWESTYCJI: Gmina: Biskupiec ul. Al. Niepodległości 4 Nr dz.: 24	
INWESTOR: Gmina Biskupiec ul. Al. Niepodległości 4 11-300 Biskupiec		TYTUŁ RYS: PROJEKT ZAGOSPODAROWANIA TERENU	
BRANŻA: SANITARNA		DATA: 08.2016r.	
		SKALA: 1:500	
		NR RYS: S-1	