


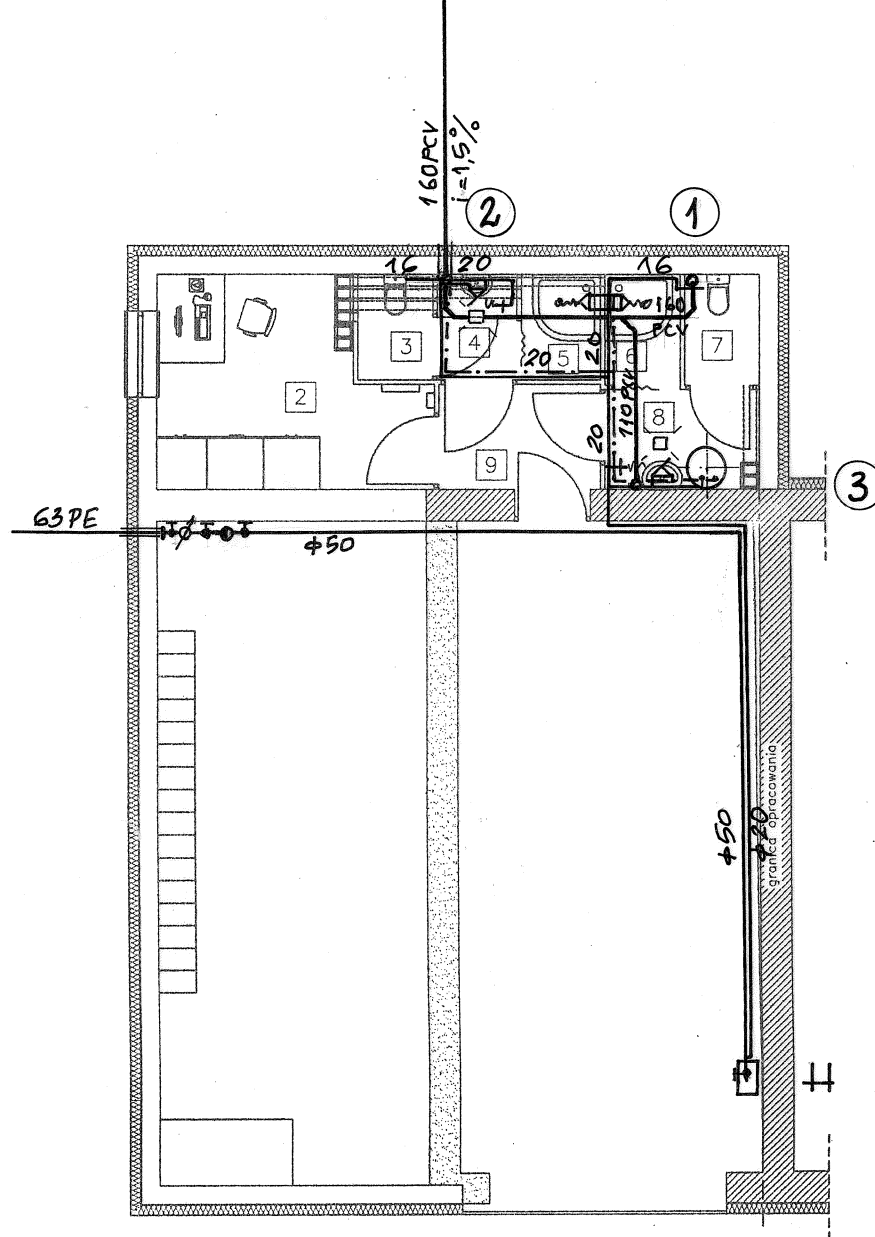

LEGENDA:

- ŚCIANY PROJEKTOWANE
- ŚCIANY ISTNIEJĄCE
- ŚCIANY DO WYBURZENIA


- 1 GARAŻ 71,04 m²
- 2 POKÓJ ALARMOWY 9,03 m²
- 3 WC DAMSKI 1,43 m²
- 4 TOALETA DAMSKA 1,50m²
- 5 NATRYSK DAMSKI 1,50 m²
- 6 NATRYSK MĘSKI 1,50 m²
- 7 WC MĘSKI 1,50 m²
- 8 TOALETA MĘSKA 2,74 m²
- 9 KOMUNIKACJA 2,95 m²

	Budynek Ochotniczej Straży Pożarnej	Rys. nr 1
Adres	11-300 Biskupiec, Bredynki /dz. nr 134/	Data 03.2016
Inwestor	Gmina Biskupiec 11-300 Biskupiec Al. Niepodległości 2	Skala 1:100
Branża	Instalacje sanitarne	Podpis
Treść rys.	Rzut wod-kan parter	
Projektował	mgr inż. Józef Koprowicz upr. bud. § 8.1.1 i 2.	
Opracował	Arkadiusz Koprowicz	
Sprawdził	inż. Marian Huszcza upr. bud. § 13 ust.1, pkt. 4-ab	


LEGENDA:

- ŚCIANY PROJEKTOWANE
 - ŚCIANY ISTNIEJĄCE
 - ŚCIANY DO WYBURZENIA


- 1 GARAŻ 71,04 m²
 2 POKÓJ ALARMOWY 9,03 m²
 3 WC DAMSKI 1,43 m²
 4 TOALETA DAMSKA 1,50m²
 5 NATRYSK DAMSKI 1,50 m²
 6 NATRYSK MĘSKI 1,50 m²
 7 WC MĘSKI 1,50 m²
 8 TOALETA MĘSKA 2,74 m²
 9 KOMUNIKACJA 2,95 m²

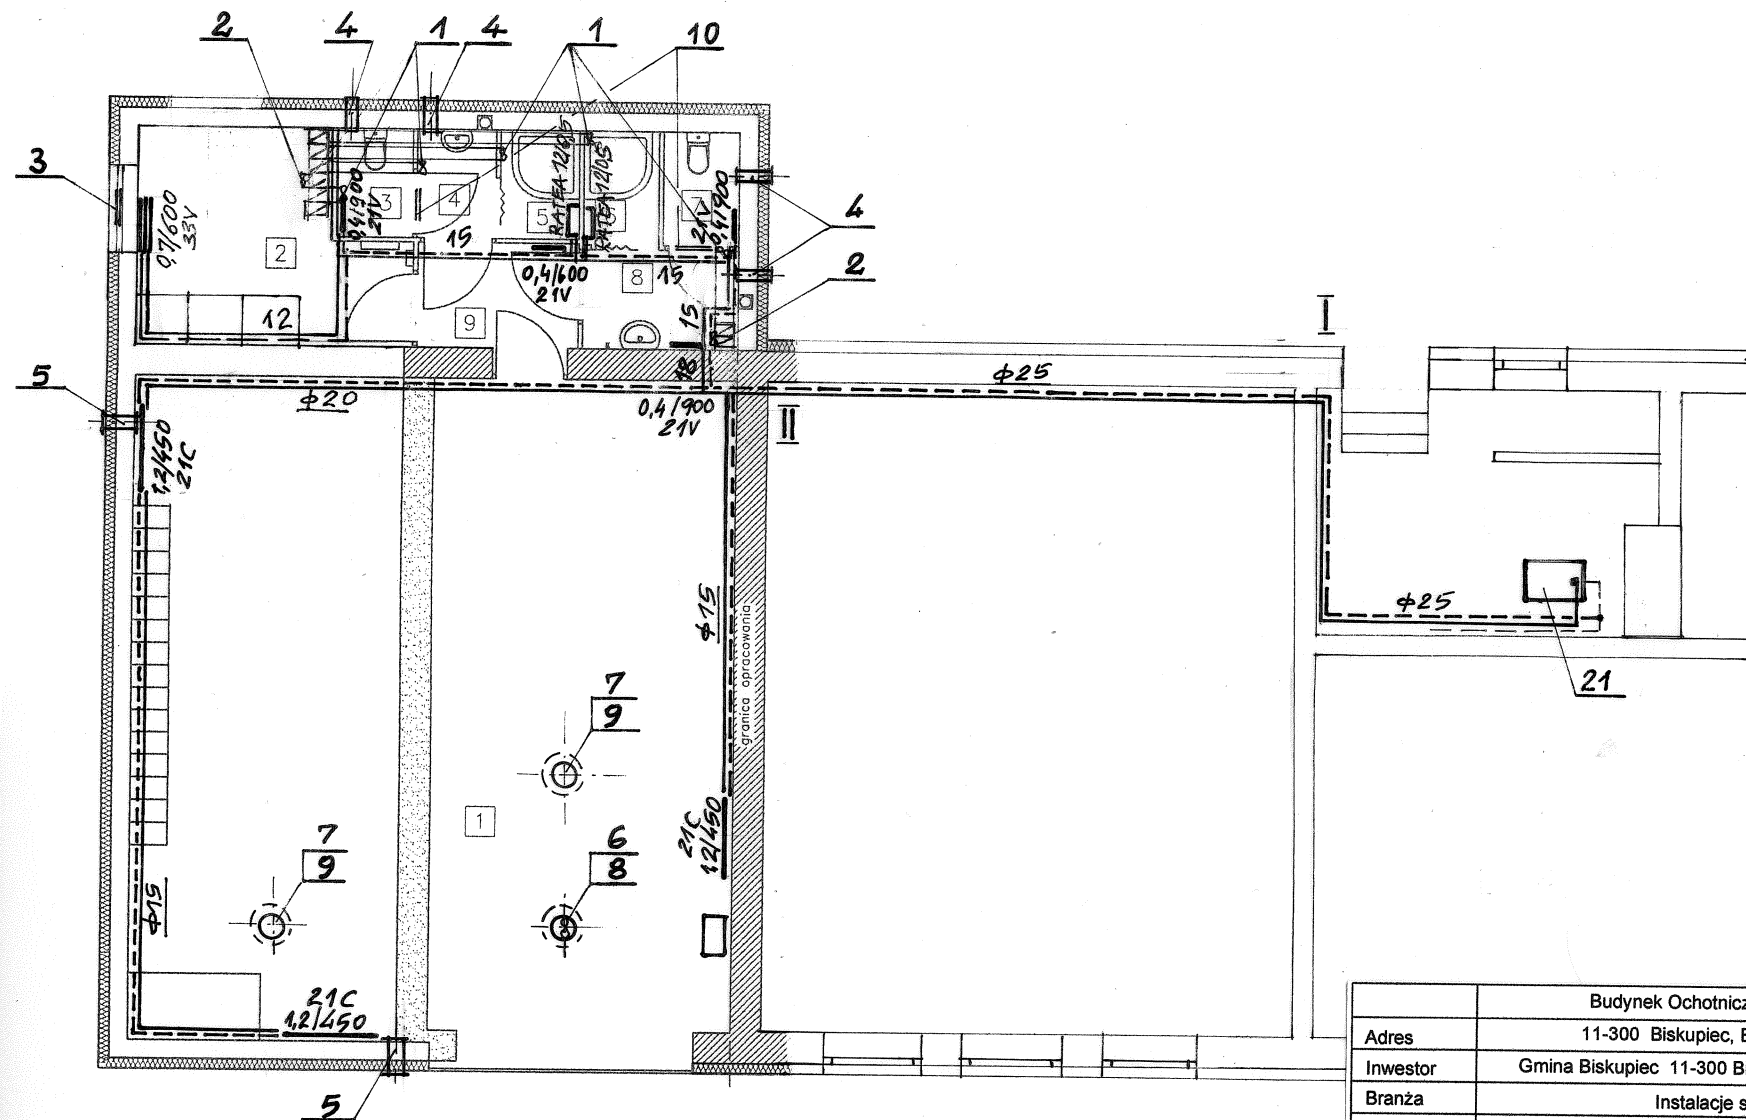

	Budynek Ochotniczej Straży Pożarnej	
Adres	11-300 Biskupiec, Bredynki /dz. nr 134/	Rys. nr 3
Inwestor	Gmina Biskupiec 11-300 Biskupiec Al. Niepodległości 2	Data 03.2016
Branża	Instalacje sanitarne	Skala 1:100
Treść rys.	Rzut instalacji c.o. i wentylacji - parter	Podpis
Projektował	mgr inż. Józef Koprowicz upr. bud. § 8.1.1 i 2.	
Opracował	Arkadiusz Koprowicz	
Sprawdził	inż. Marian Huszcza upr. bud. § 13 ust.1, pkt. 4-ab	

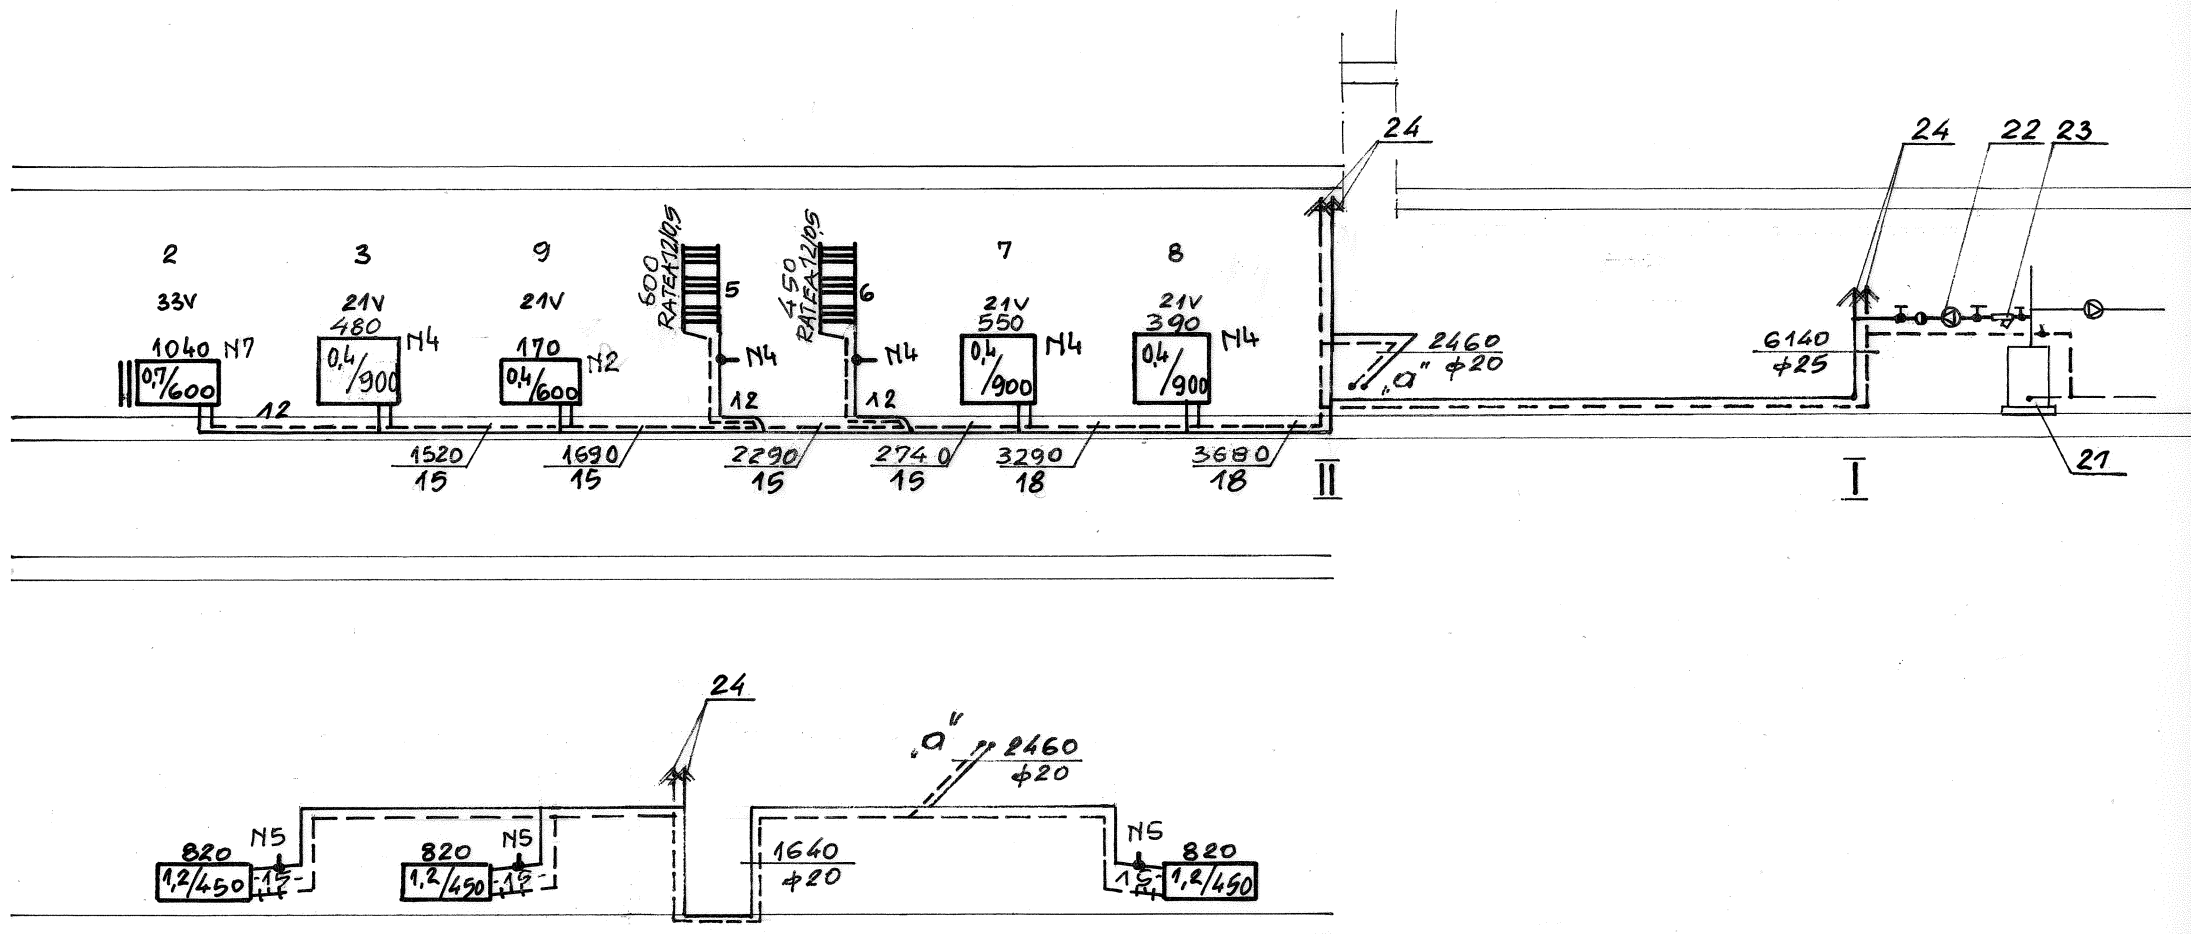

	Budynek Ochotniczej Straży Pożarnej	Rys. nr 4
Adres	11-300 Biskupiec, Bredynki /dz. nr 134/	Data 03.2016
Inwestor	Gmina Biskupiec 11-300 Biskupiec Al. Niepodległości 2	Skala 1:100
Branża	Instalacje sanitarne	Podpis
Treść rys.	Rozwinięcie instalacji c.o.	
Projektował	mgr inż. Józef Koprowicz upr. bud. § 8.1.1 i 2.	
Opracował	Arkadiusz Koprowicz	
Sprawdził	inż. Marian Huszcza upr. bud. § 13 ust.1, pkt. 4-ab	

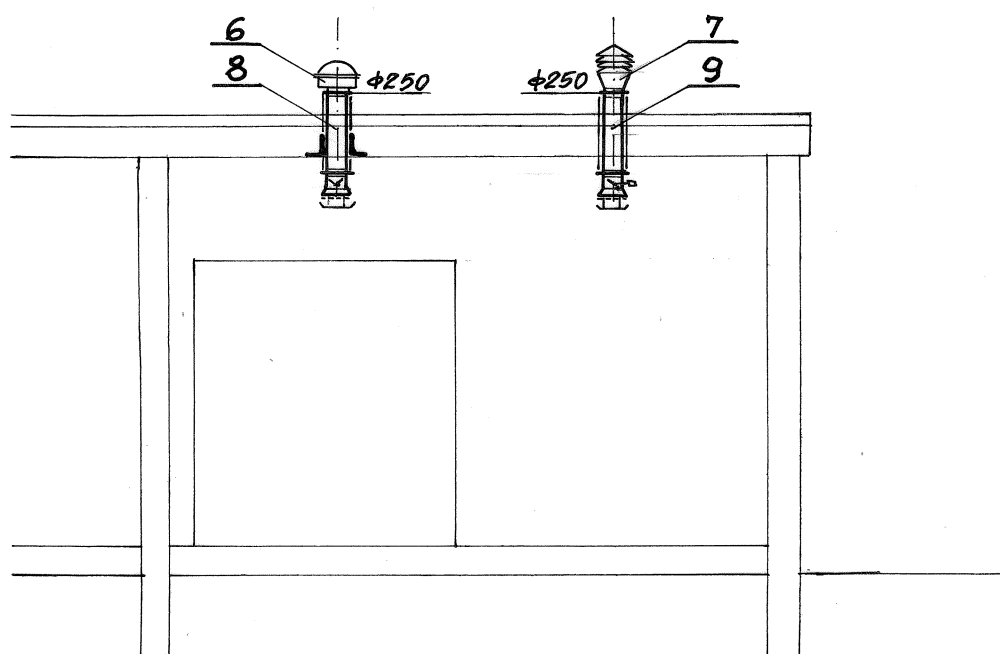

	Budynek Ochotniczej Straży Pożarnej	Rys. nr 5
Adres	11-300 Biskupiec, Bredynki /dz. nr 134/	
Inwestor	Gmina Biskupiec 11-300 Biskupiec Al. Niepodległości 2	Data 03.2016
Branża	Instalacje sanitarne	Skala 1:100
Treść rys.	Przekrój wentylacji	Podpis
Projektował	mgr inż. Józef Koprowicz upr. bud. § 8.1.1 i 2.	
Opracował	Arkadiusz Koprowicz	
Sprawdził	inż. Marian Huszcza upr. bud. § 13 ust.1, pkt. 4-ab	