


PROJEKT ZAGOSPODAROWANIA TERENU
SKALA 1:500

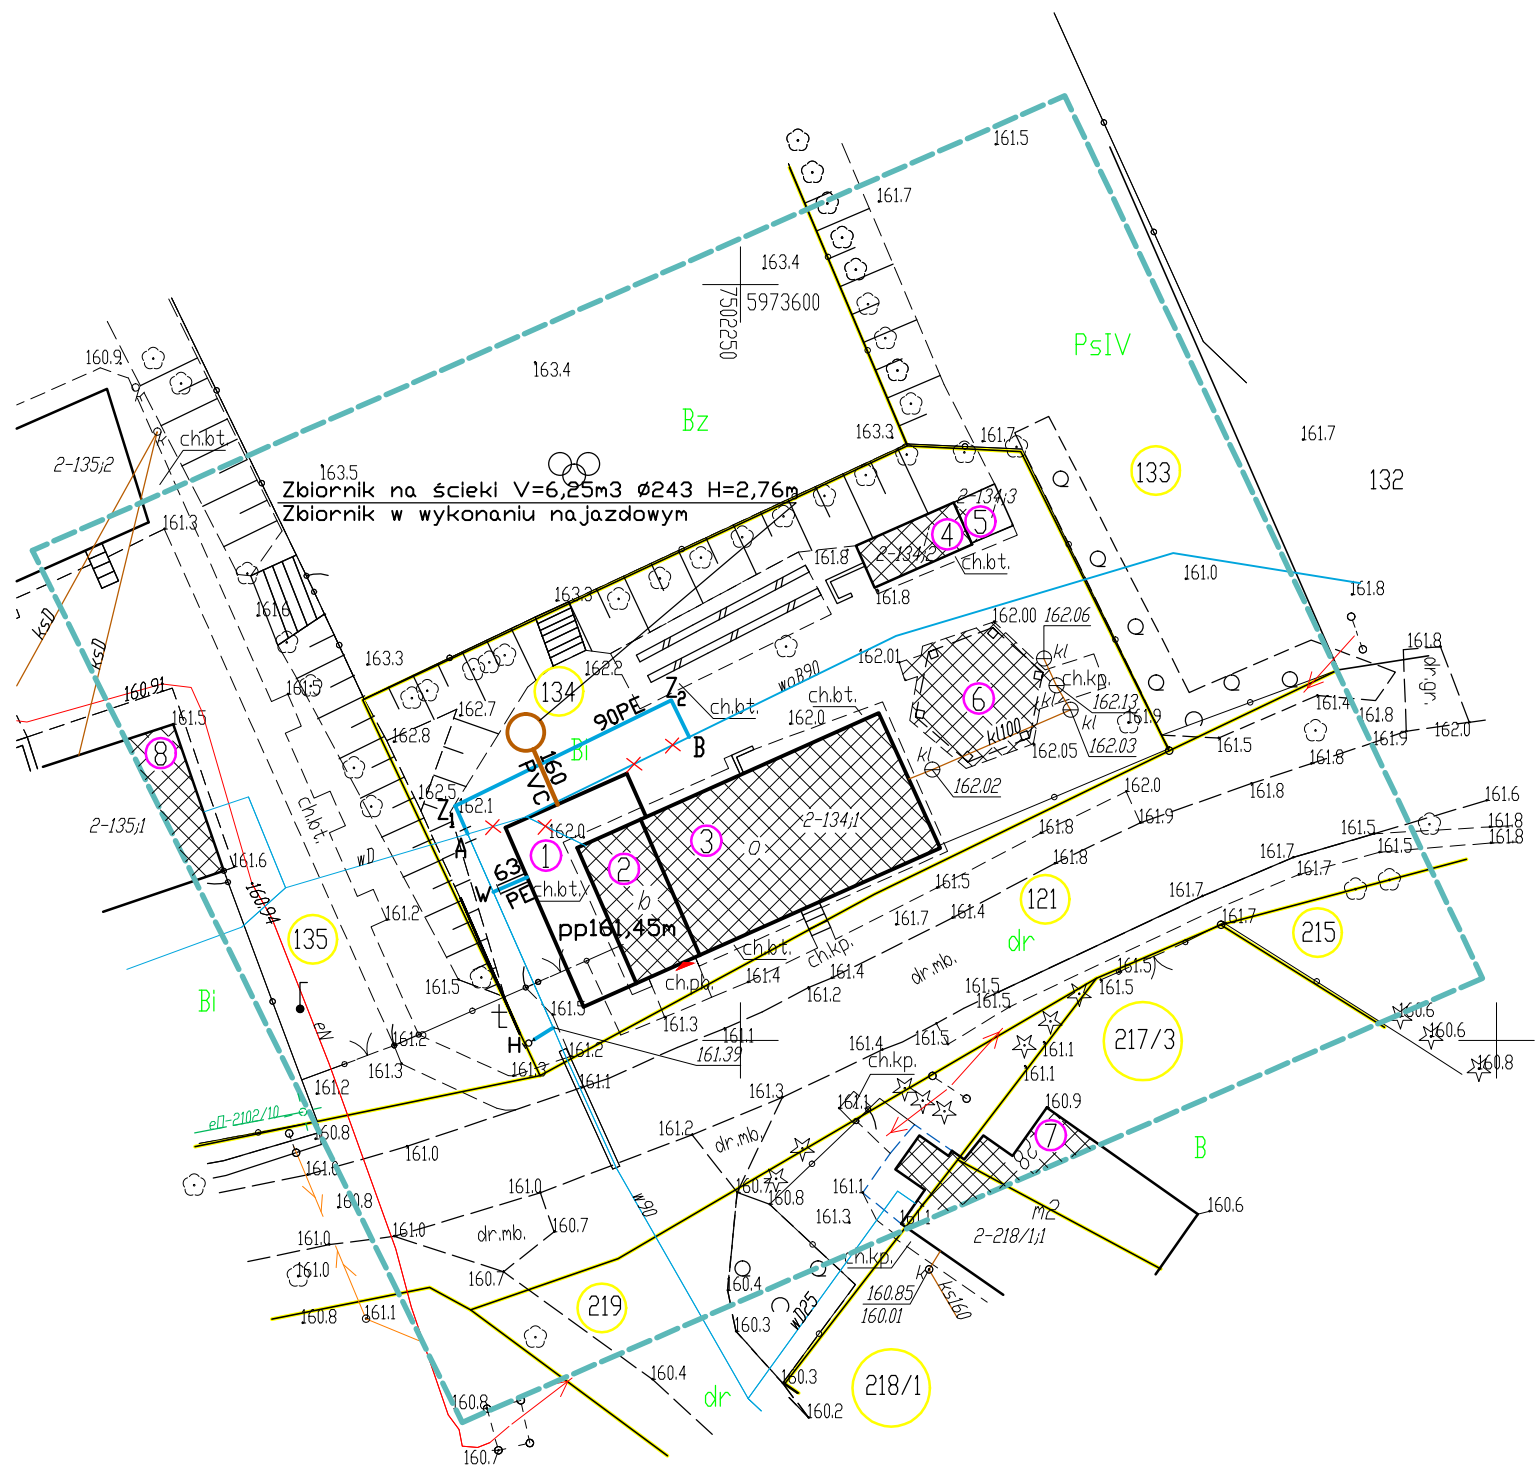

Granica między działkami 121, 219
w zakresie opracowania
nie spełnia wymogów standardów technicznych

— zasięg opracowania
— Bi — kontury z mapy ewidencyjnej

KERG: GD-PDDGIK.6642.1.435.2016
Woj.: warmińsko-mazurskie
Gmina: Biskupiec
Obręb: BREDYNKI
ark.: 7.210.21.07.1.4
dz. nr: 134

Nie wyklucza się istnienia w terenie innych
nie wykazanych na niniejszej mapie
urządzeń podziemnych, które nie były
zgłoszone do inwentaryzacji lub o których
brak jest informacji w instytucjach branżowych


UKŁAD WSPÓŁRZĘDNYCH: 2000
WYSOKOŚCIOWY: KRONSZTAD 86
W zasięgu opracowania mapy
nie badano słabejności gruntowych
Mapa aktualna na dzień: 19.02.2016

wykonał:
Usługi Geodezyjne i Kartograficzne "Geomat"
mgr inż. Jarosław Woronowicz


sprawdził:
inż. Kazimierz Kowalewski upr. 1151/85

- LEGENDA:
- 1 Projektowana rozbudowa remizy OSP
 - 2 Istniejący budynek remizy OSP
 - 3 Budynek świetlicy wiejskiej
 - 4 Budynek gospodarczy
 - 5 Wieża
 - 6 Istniejąca wiatra
 - 7 Istniejący budynek mieszkalny
jednorodzinny
 - 8 Istniejący budynek szkolny

	Plan zagospodarowania terenu	
Adres	11-300 Biskupiec, Bredynki /dz. nr 134/	Rys. nr 1
Inwestor	Gmina Biskupiec 11-300 Biskupiec Al. Niepodległości 2	Data 03.2016
Branża	Instalacje sanitarne	Skala 1:500
Treść rys.	Wodociąg i kanalizacja	Podpis
Projektował	mgr inż. Józef Koprowicz upr. bud. § 8.1.1 i 2.	
Opracował	Arkadiusz Koprowicz	
Sprawdził	inż. Marian Huszcza upr. bud. § 13 ust.1, pkt. 4-ab	

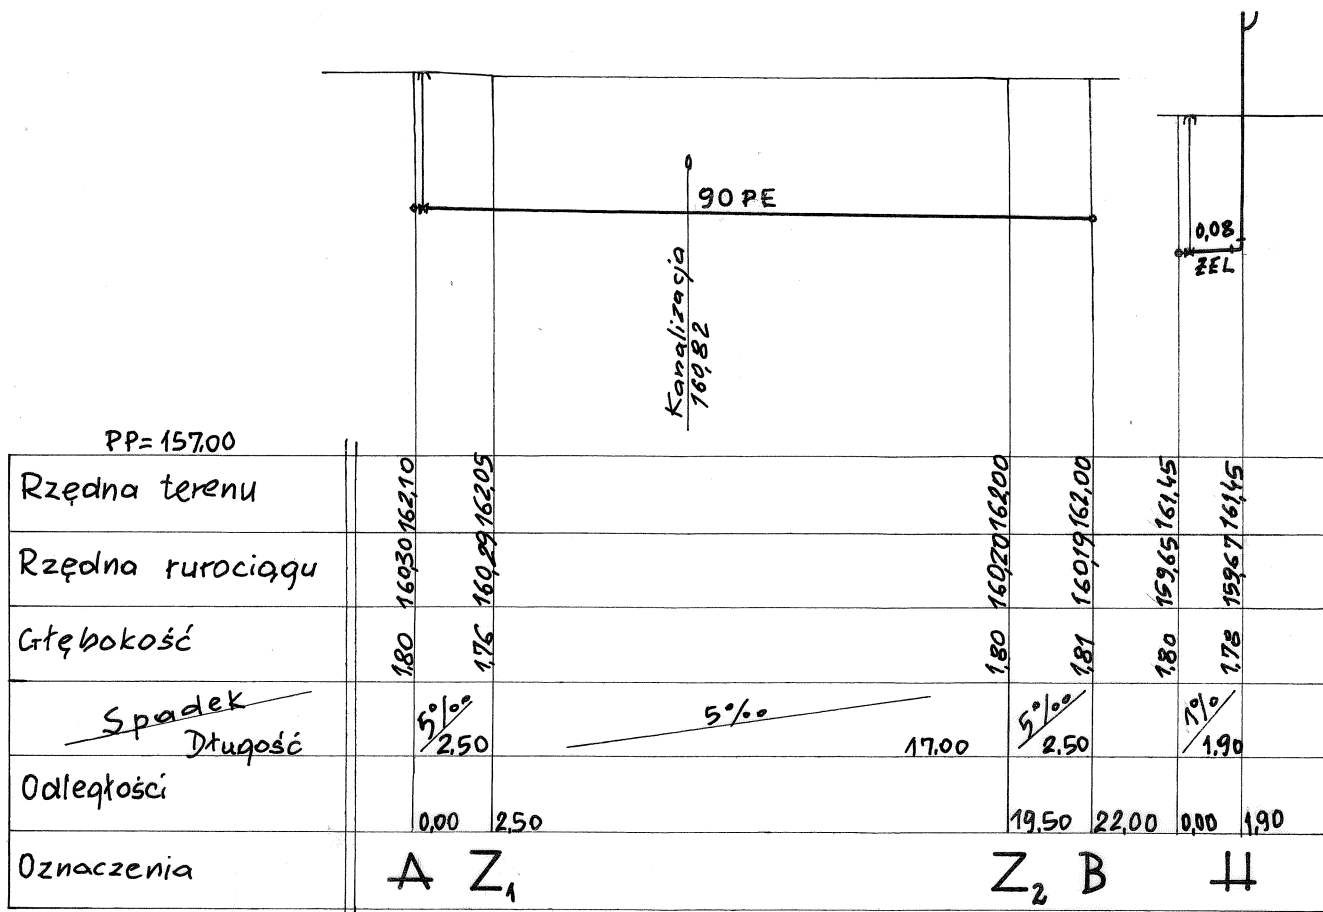


Plan zagospodarowania terenu		
Adres	11-300 Biskupiec, Bredynki /dz. nr 134/	Rys. nr 2
Inwestor	Gmina Biskupiec 11-300 Biskupiec Al. Niepodległości 2	Data 03.2016
Branża	Instalacje sanitarne	Skala 1:100/250
Treść rys.	Profil przekładanego odcinka sieci	Podpis
Projektował	mgr inż. Józef Koprowicz upr. bud. § 8.1.1 i 2.	
Opracował	Arkadiusz Koprowicz	
Sprawdził	inż. Marian Huszcza upr. bud. § 13 ust.1, pkt. 4-ab	

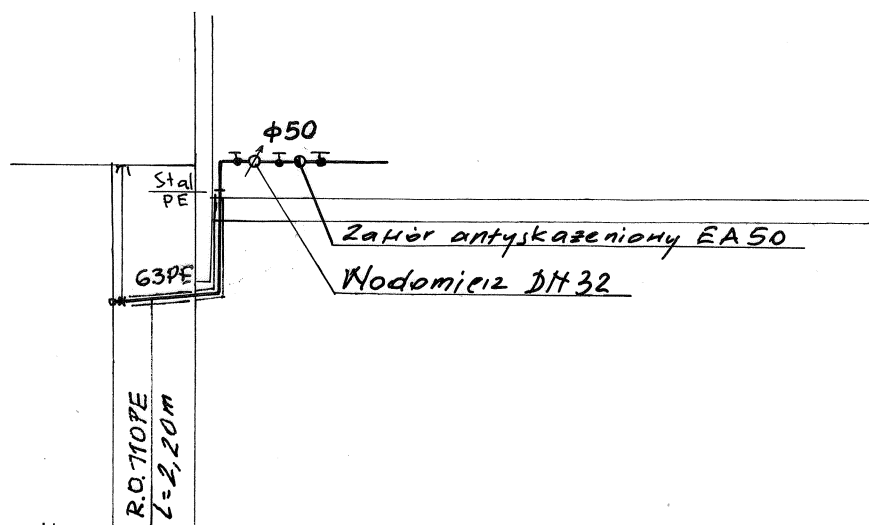


PP=157.00		
Rzędna terenu	160.10	161.90
Rzędna rurociągu	160.10	161.90
Głębokość	1.80	1.70
Spadek Długość	4‰ 2.50	
Odległości	0.00	2.50
Oznaczenia	W	

	Plan zagospodarowania terenu	Rys. nr 3
Adres	11-300 Biskupiec, Bredynki /dz. nr 134/	
Inwestor	Gmina Biskupiec 11-300 Biskupiec Al. Niepodległości 2	Data 03.2016
Branża	Instalacje sanitarne	Skala 1:100/250
Treść rys.	Profil przyłącza wodociągowego	Podpis
Projektował	mgr inż. Józef Koprowicz upr. bud. § 8.1.1 i 2.	
Opracował	Arkadiusz Koprowicz	
Sprawdził	inż. Marian Huszcza upr. bud. § 13 ust.1, pkt. 4-ab	

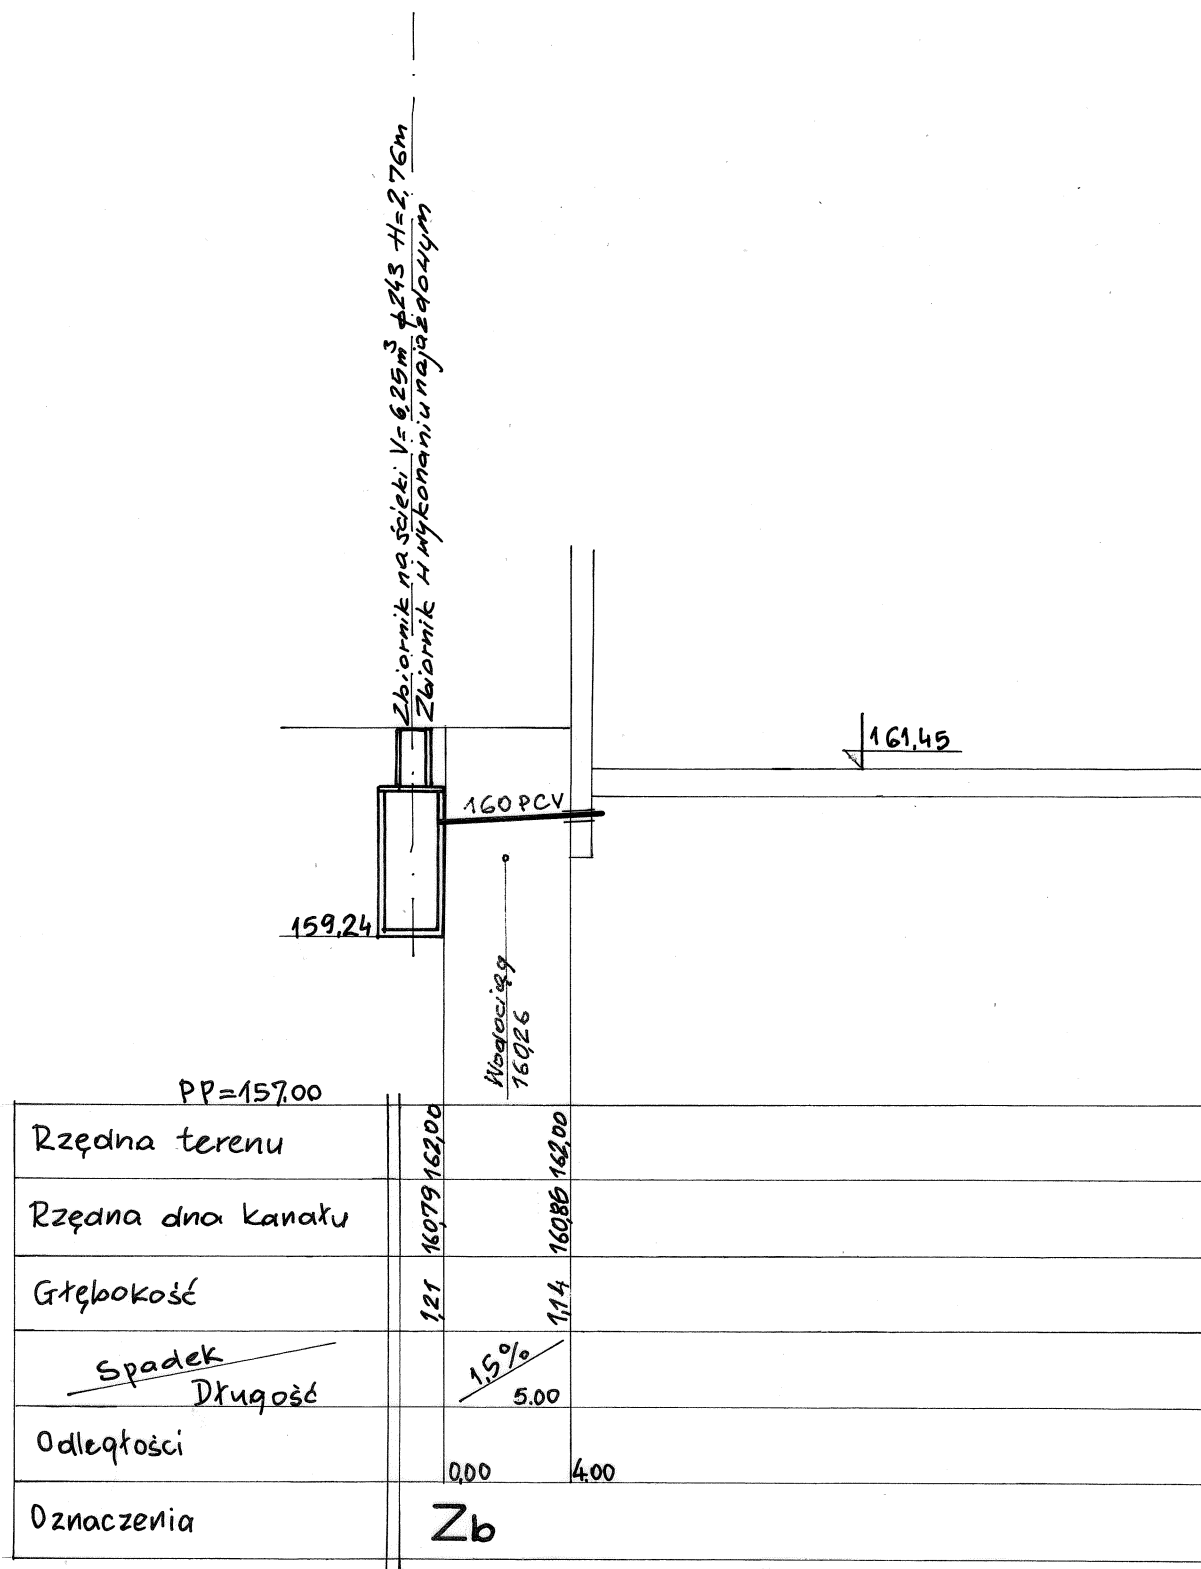

	Plan zagospodarowania terenu	
Adres	11-300 Biskupiec, Bredynki /dz. nr 134/	Rys. nr 4
Inwestor	Gmina Biskupiec 11-300 Biskupiec Al. Niepodległości 2	Data 03.2016
Branża	Instalacje sanitarne	Skala 1:100/250
Treść rys.	Profil kanalizacji	Podpis
Projektował	mgr inż. Józef Koprowicz upr. bud. § 8.1.1 i 2.	
Opracował	Arkadiusz Koprowicz	
Sprawdził	inż. Marian Huszcza upr. bud. § 13 ust.1, pkt. 4-ab	

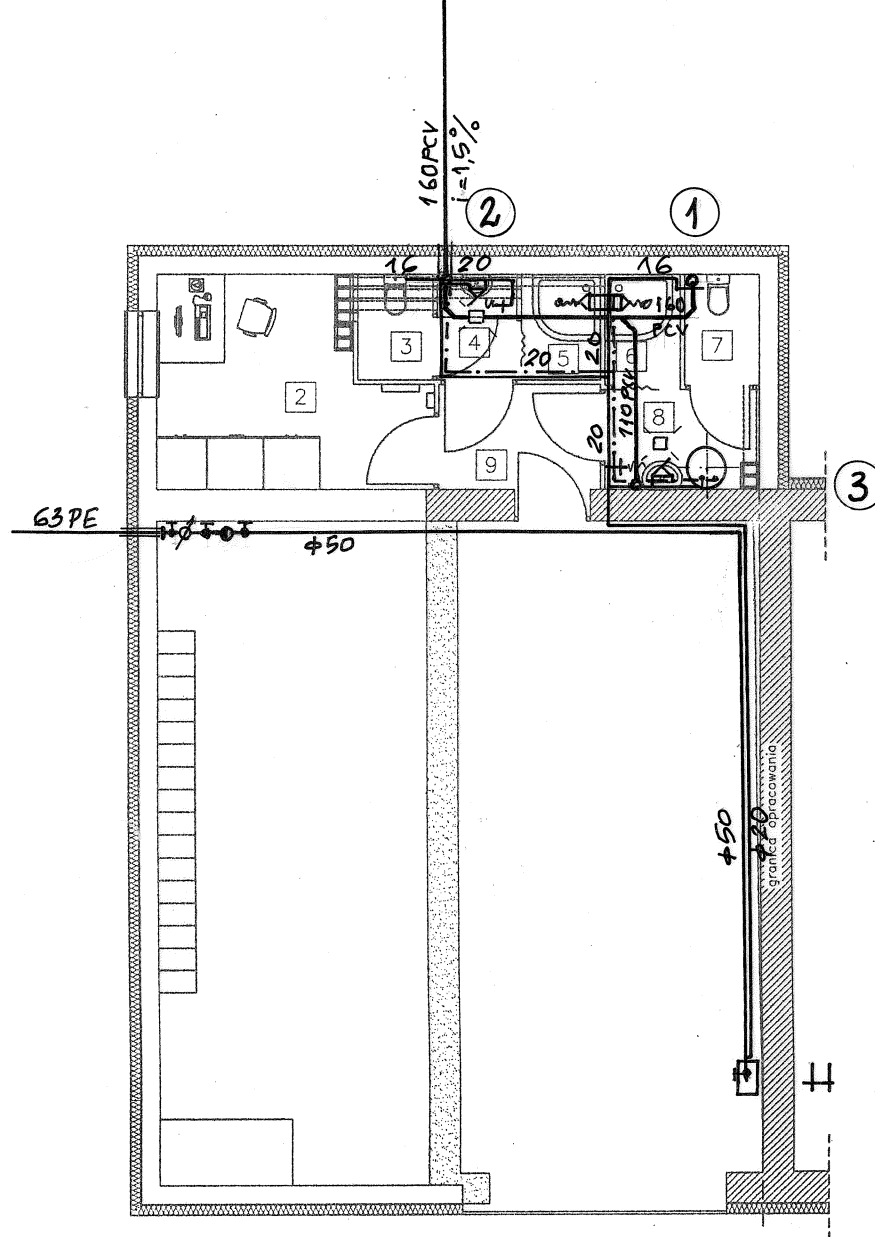

LEGENDA:

- ŚCIANY PROJEKTOWANE
- ŚCIANY ISTNIEJĄCE
- ŚCIANY DO WYBURZENIA

- 1 GARAŻ 71,04 m²
- 2 POKÓJ ALARMOWY 9,03 m²
- 3 WC DAMSKI 1,43 m²
- 4 TOALETA DAMSKA 1,50m²
- 5 NATRYSK DAMSKI 1,50 m²
- 6 NATRYSK MĘSKI 1,50 m²
- 7 WC MĘSKI 1,50 m²
- 8 TOALETA MĘSKA 2,74 m²
- 9 KOMUNIKACJA 2,95 m²

	Budynek Ochotniczej Straży Pożarnej	Rys. nr 1
Adres	11-300 Biskupiec, Bredynki /dz. nr 134/	Data 03.2016
Inwestor	Gmina Biskupiec 11-300 Biskupiec Al. Niepodległości 2	Skala 1:100
Branża	Instalacje sanitarne	Podpis
Treść rys.	Rzut wod-kan parter	
Projektował	mgr inż. Józef Koprowicz upr. bud. § 8.1.1 i 2.	
Opracował	Arkadiusz Koprowicz	
Sprawdził	inż. Marian Huszcza upr. bud. § 13 ust.1, pkt. 4-ab	