


Poziom 0

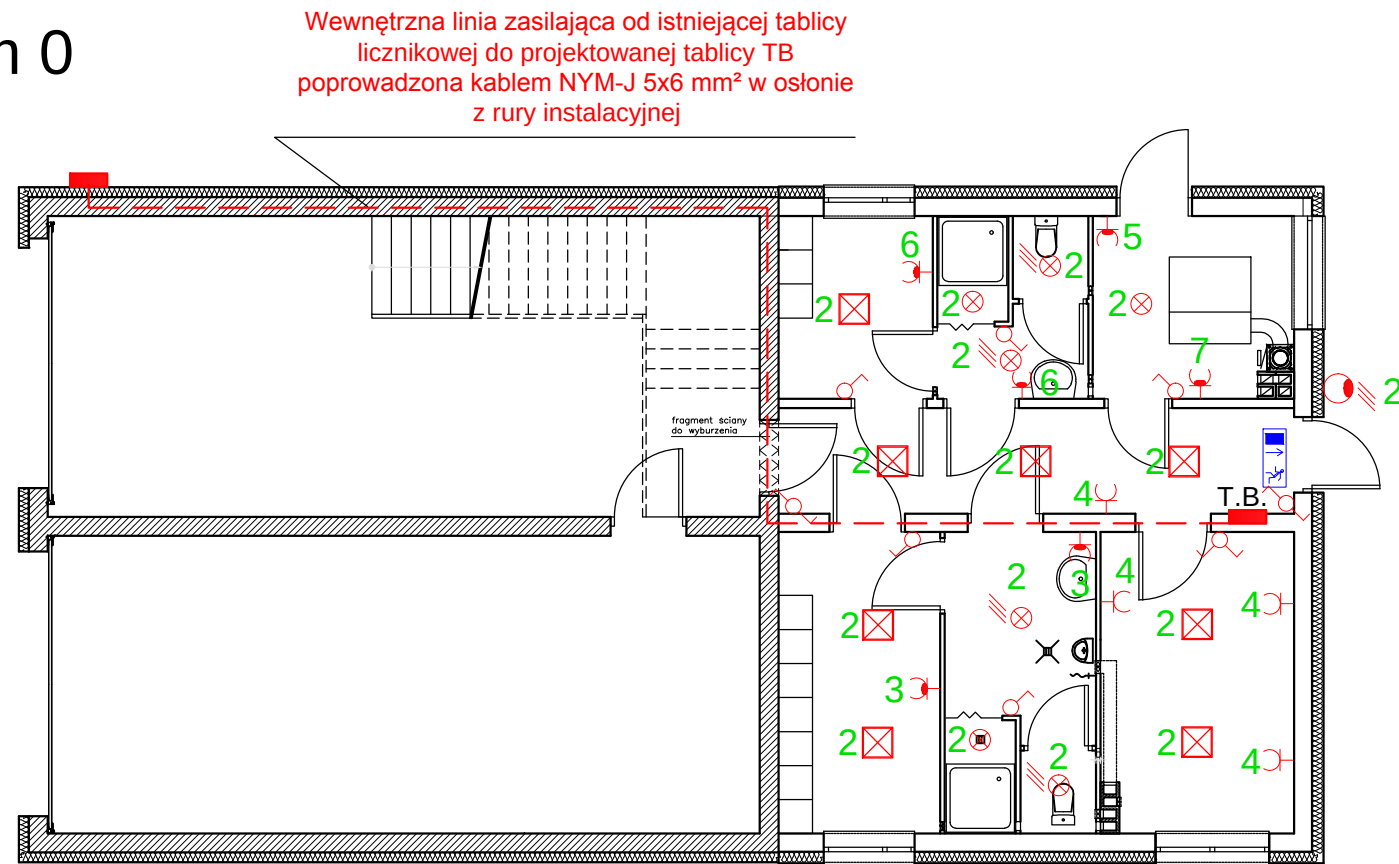

Projekt instalacji elektrycznej
Skala 1:100


układ sieci :	TN-S
ochrona od porażen:	SAMOCZYNNE SZYBKE ODŁĄCZENIE

OCHRONA PRZECIWPORAŻENIOWA
Ochrona przeciwporażeniowa przed dotykiem pośrednim- samoczynne wyłączenie zasilania przez zastosowanie szybkiego wyłącznika w układzie TN-S oraz wykonanie połączeń wyrównawczych dodatkowych (miejscowych)
Ochrona przed dotykiem bezpośrednim w obw. odbiorczych uzupełniona wyl. różnicowoprądowym I=30mA.

W pomieszczeniach WC i prysznicowych stosować osprzęt o stopniu ochrony JP-54.
Montaż urządzeń elektrycznych z zachowaniem stref ochronnych

PRZEWODY NYM-J 3(4) x 1,5 mm² i 3(5) x 2,5 mm²
W listwach instalacyjnych prowadzić na ścianach lub gdzie to możliwe w posadzkach i ścianach w rurkach instalacyjnych gietkich

Poziom +1

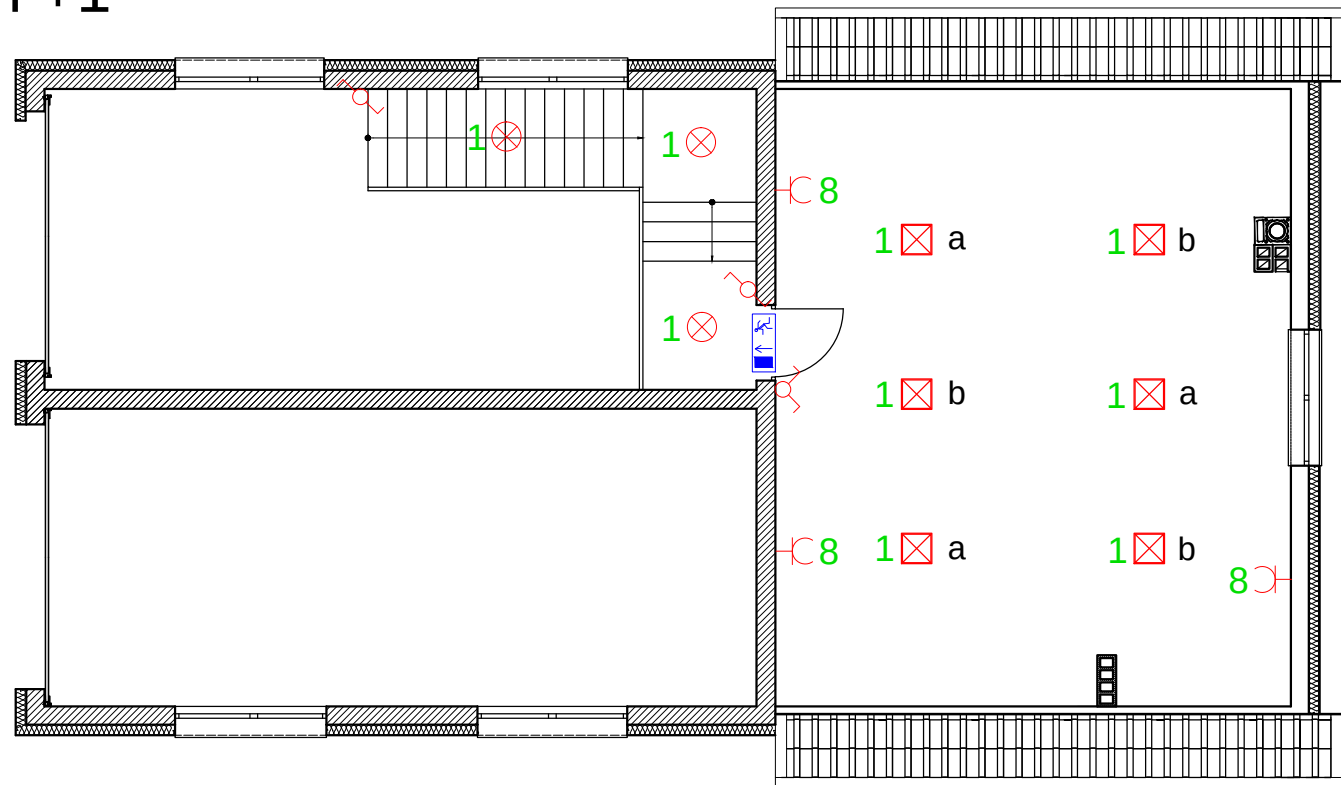

- łącznik jednobiegunowy
- łącznik grupowy (szeregowy)
- lampa nasufitowa plafoniera bryzgoszczelna w/g wyboru inwestora
- lampa nasufitowa plafoniera bryzgoszczelna z czujnikiem ruchu
- lampa LED bryzgoszczelna zewnętrzna z czujnikiem ruchu
- lampa świetłówkowa nasufitowa
- lampa LED nasufitowa lub podwieszana
- gniazda 1 fazowe 2x230V +N +PE w wykonaniu hermetycznym
- gniazda 3 fazowe 1x400V +N +PE w wykonaniu hermetycznym
- gniazda 1 fazowe 2x230V +N +PE
- oprawa oświetlenia ewakuacyjnego z piktogramem

obiekt:		stadium:		nr rys.
Rozbudowa budynku OSP w Droszewie, dz. nr 373 ob. Droszewo		Projekt instalacji elektrycznej		E-3
inwestor:	Gmina Biskupiec, 11-300 Biskupiec, Al. Niepodległości 2			skala: 1:100
projekt:	tech. A.Ostropolski	upr. bud.	data:	podpis:
		upr. bud. 12/90/OL par. 13ust.1.4 d	04. 2016 r.	
opracował:	tech. J.Frąckiewicz	upr. bud. 49/94/OL par.13ust.1.4 d	04. 2016 r.	