


PROJEKT PRZEBUDOWY ISTNIEJĄCEGO OŚWIETLENIA WEWNĘTRZNEGO
RZUT PIWNICY
SKALA 1:100

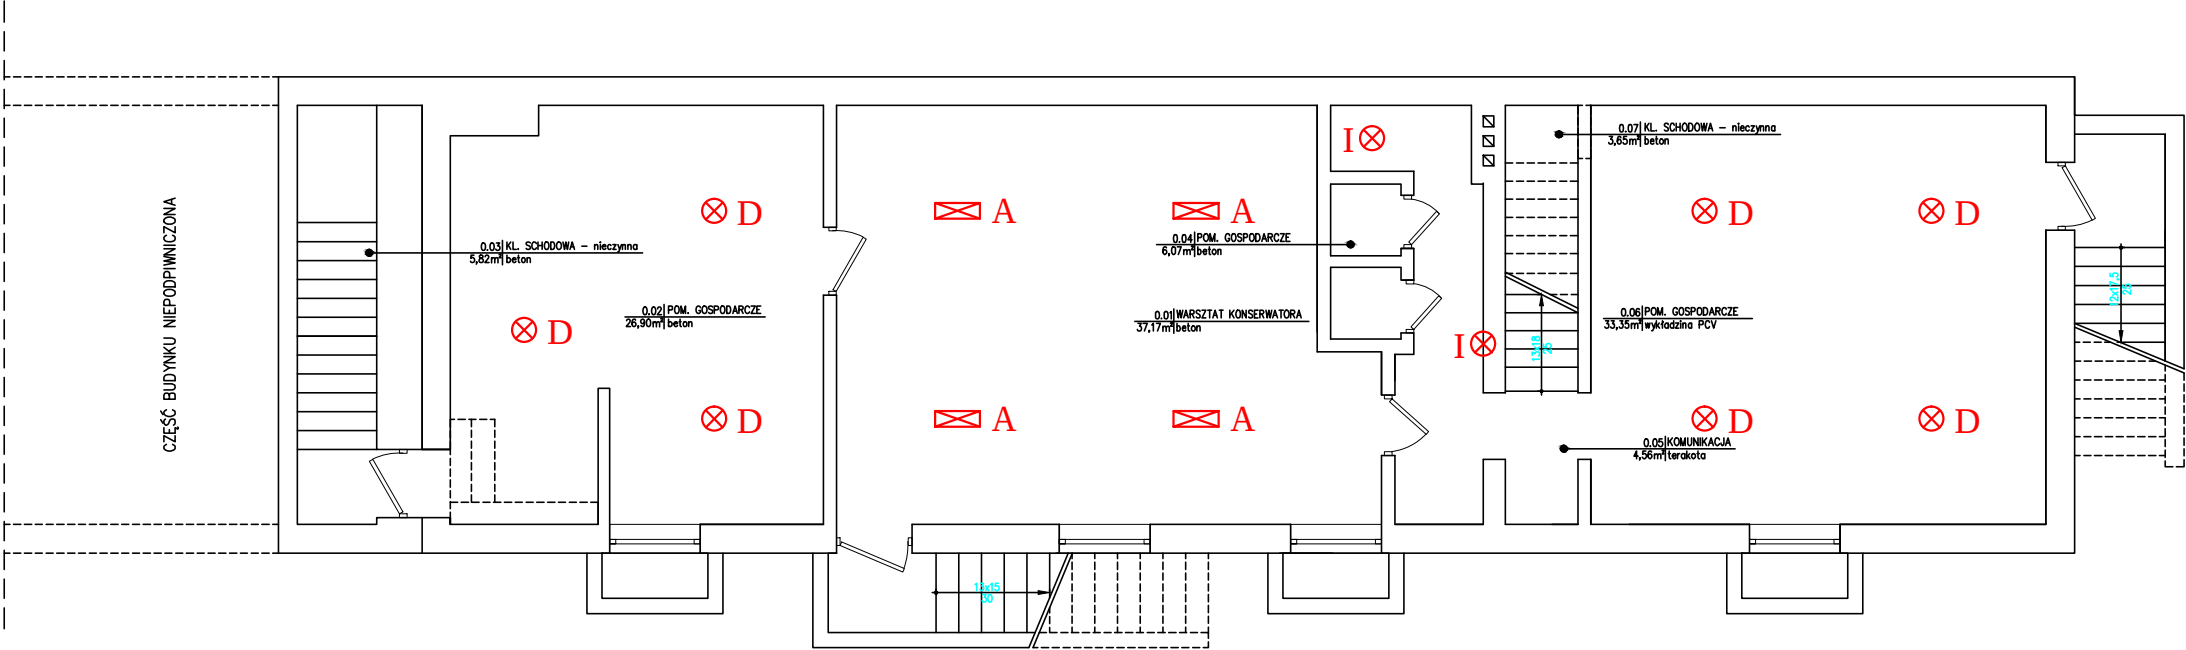

	A	PXF LIGHTING LATTE LED 19W 3000K (PX1798493)
	C	PXF LIGHTING LATTE LED 35W 3000K (PX1798500)
	D	PXF LIGHTING MODENA MINI LED 19W 3000K (PX3004064)
	I	PXF LIGHTING MODENA MINI LED 10W 3000K (PX3004060)
	D _(CzR)	PXF LIGHTING MODENA MINI LED 19W 3000K (PX3004064) z czujnikiem ruchu (PX3003001)
	I _(CzR)	PXF LIGHTING MODENA MINI LED 10W 3000K (PX3004060) z czujnikiem ruchu (PX3003001)
	A _(AW)	PXF LIGHTING LATTE LED 19W 3000K (PX1798535) z modułem awaryjnym 3h
	C _(AW)	PXF LIGHTING LATTE LED 35W 3000K (PX1798542) z modułem awaryjnym 3h
		Czujnik obecności

układ sieci :	TN-S
ochrona od porażeni:	SAMOCZYNNE SZYBKE ODŁĄCZENIE

OCHRONA PRZECIWPORAŻENIOWA
Ochrona przeciwporażeniowa przed dotykem pośrednim- samoczynne
wyłączenie zasilania przez zastosowanie szybkiego wyłącznika w układzie
TN-S oraz wykonanie połączeń wyrównawczych dodatkowych (miejscowych)
Ochrona przed dotykem bezpośrednim w obw. odbiorczych uzupełniona
wyl. różnicowoprądowym I=30mA.

Obiekt:		Tytuł projektu:		Nr rys.
Niepubliczne przedszkole "Bajka" 11-300 Biskupiec ul. Ludowa 5		Projekt przebudowy istniejącego oświetlenia wewnętrznego Rzut piwnicy		E-1
Inwestor:	Gmina Biskupiec, 11-300 Biskupiec, Al. Niepodległości 2			skala: 1:100
Projektował:	mgr inż. Robert Dwurznik	upr. bud.	data:	podpis:
		upr. bud. POM/0186/PWOE/13	12. 2016 r.	
Opracował:	tech. J. Frąckiewicz	upr. bud. 49/94/OL par.13ust.1.4 d	12. 2016 r.	