

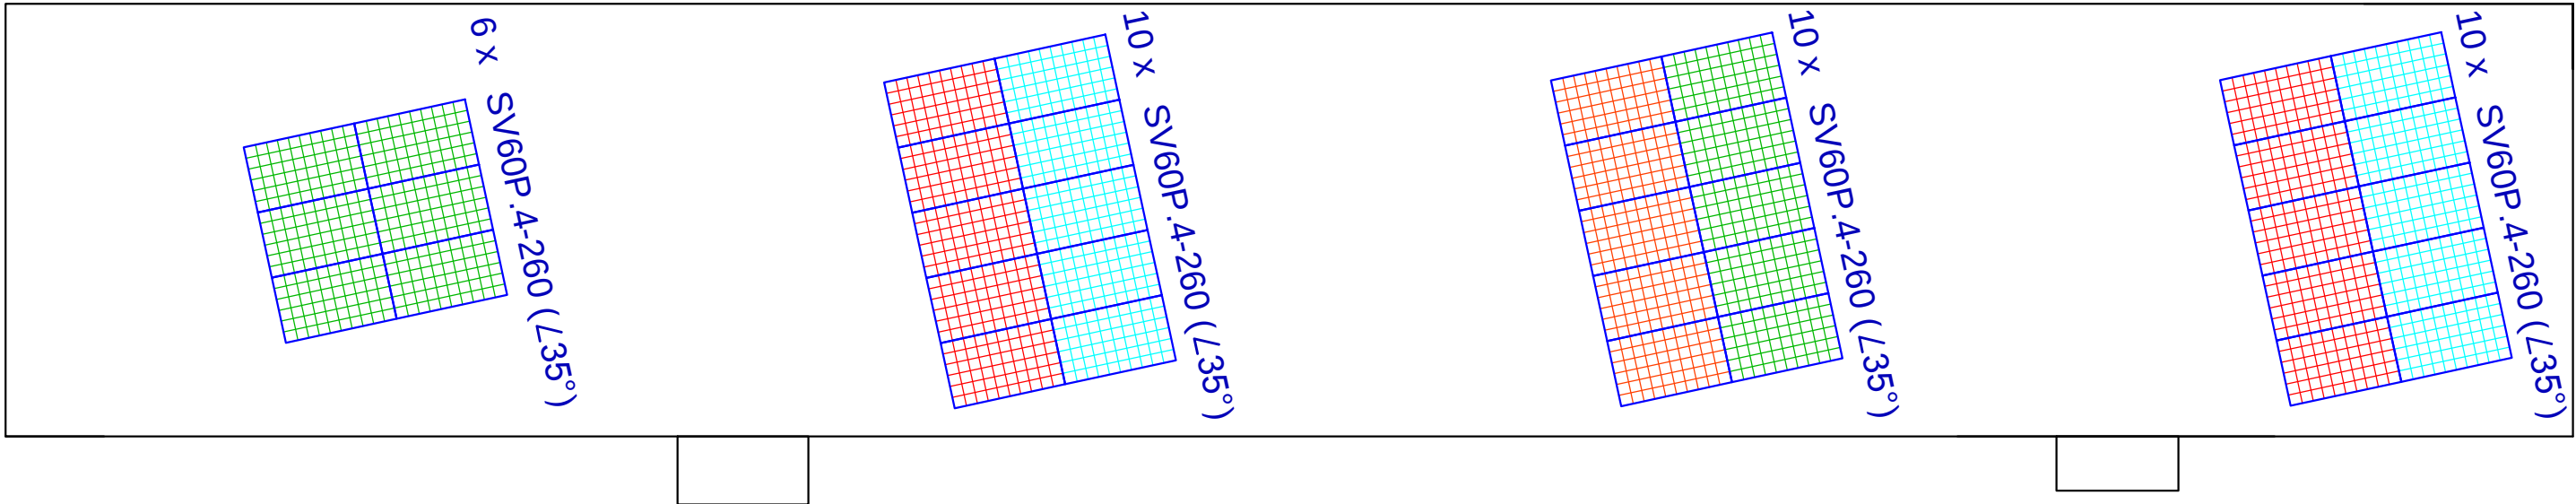
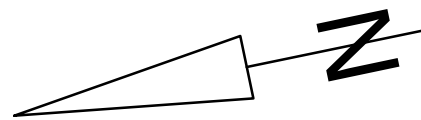
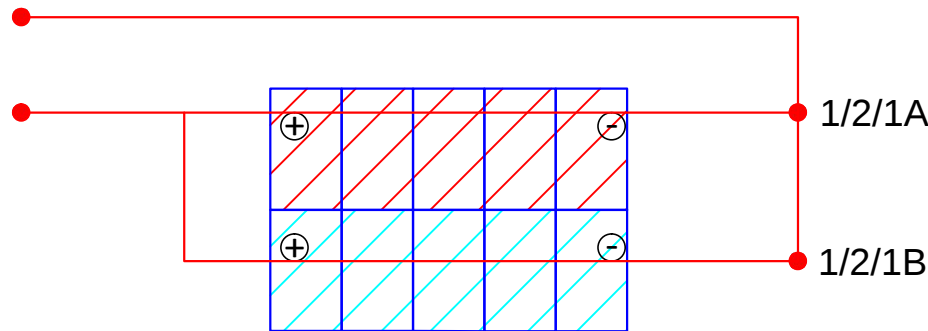
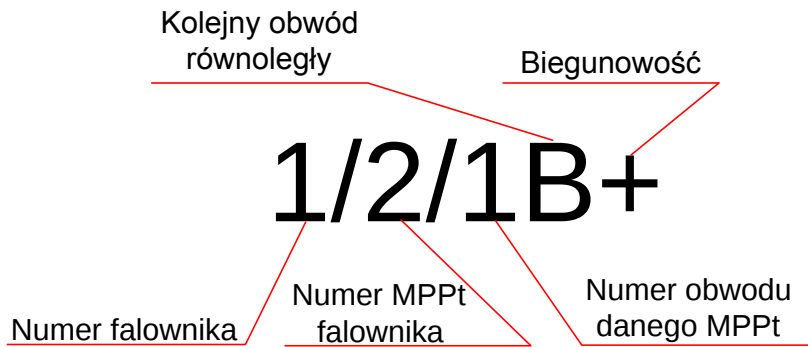


PROJEKT KONCEPCYJNY INSTALACJI FOTOWOLTAICZNEJ  
RZUT DACHU  
SKALA 1:100

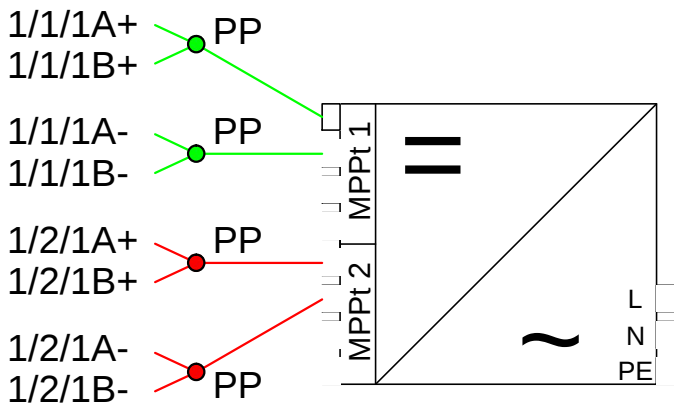

STRING PLAN

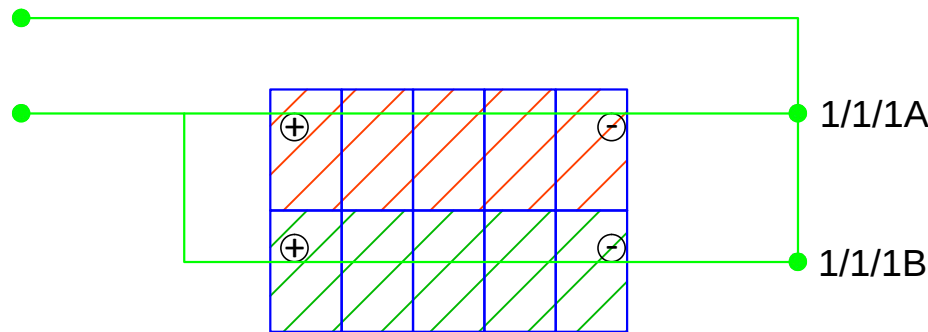

|                                                                      |                                                         |                                                                 |             |                 |
|----------------------------------------------------------------------|---------------------------------------------------------|-----------------------------------------------------------------|-------------|-----------------|
| Obiekt:                                                              |                                                         | Tytuł projektu:                                                 |             | Nr rys.         |
| Niepubliczne przedszkole "Bajka"<br>11-300 Biskupiec<br>ul. Ludowa 5 |                                                         | Projekt koncepcyjny<br>instalacji fotowoltaicznej<br>Rzut dachu |             | EF-1            |
| Inwestor:                                                            | Gmina Biskupiec, 11-300 Biskupiec, Al. Niepodległości 2 |                                                                 |             | skala:<br>1:100 |
| Projektował:                                                         | mgr inż. Robert Dwurznik                                | upr. bud.                                                       | data:       | podpis:         |
|                                                                      |                                                         | upr. bud. POM/0186/PWOE/13                                      | 12. 2016 r. |                 |
| Opracował:                                                           | tech. J. Frąckiewicz                                    | upr. bud. 49/94/OL par.13ust.1.4 d                              | 12. 2016 r. |                 |