


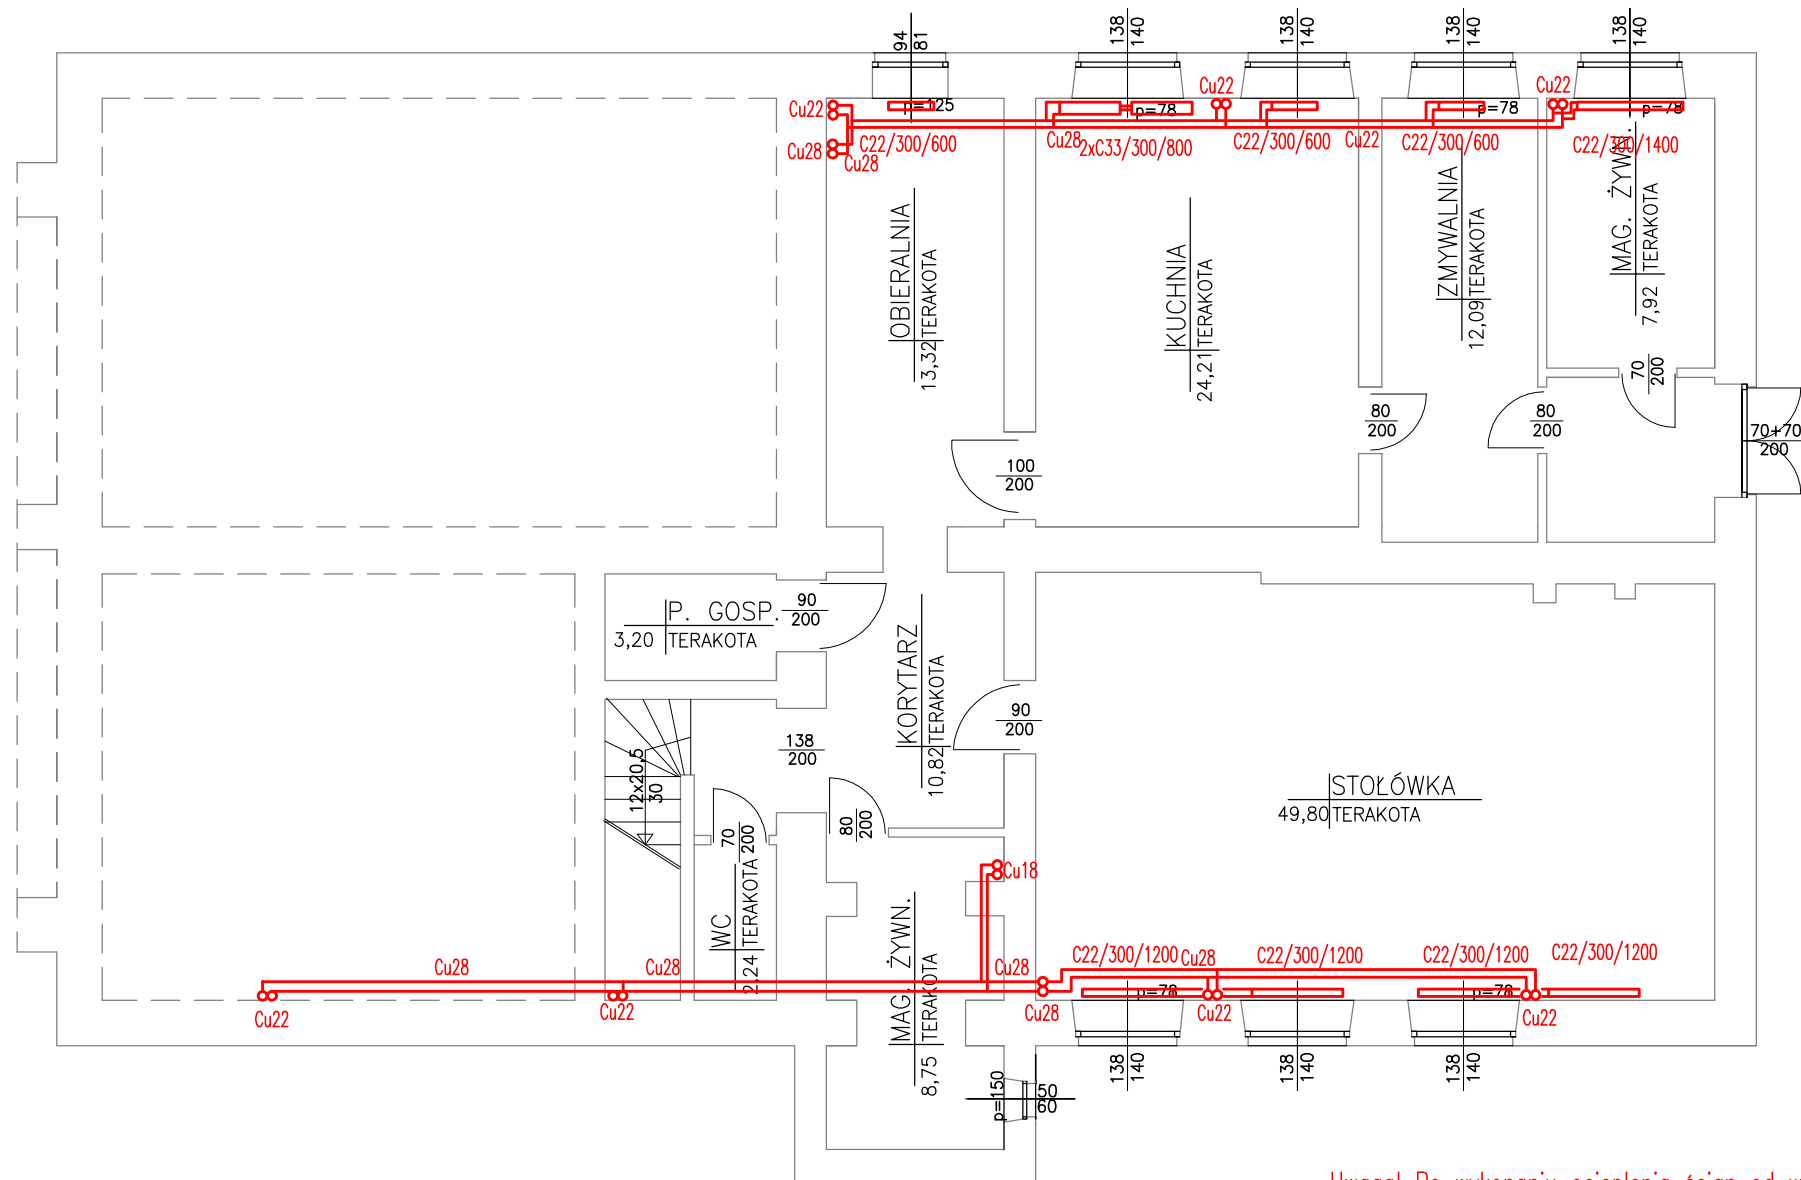

Uwaga! Po wykonaniu ocieplenia ścian od wewnątrz, zdemontowane grzejniki ponownie zamontować.

RZUT PIWNIC 1:100

bpbw BIURO PROJEKTÓW "BPBW" Sp. z o.o. 10-448 OLSZTYN, UL.GŁOWACKIEGO 28 Projektujemy od 1957 roku.			
PRAWA AUTORSKIE ZASTRZEŻONE			
OBIEKT: TERMOMODERNIZACJA ZESPOŁU SZKÓŁ w CZERWONCE			SKALA: 1:100
ADRES: CZERWONKA 15 gm. BISKUPIEC			BRANŻA: SANITARNA
PRZEDMIOT RYSUNKU: RZUT PIWNIC-ZAKRES DEMONTAŻU			DATA: 01.2017
PROJEKTOWAŁ	mgr inż. Barbara Otułak Specjalność instalacyjna w zakresie sieci, instalacji i urządzeń cieplnych, wentylacyjnych, gazowych, wodociągowych i kanalizacyjnych	UPRAWNIENIA WAM/0126/POOS/06	PODPIS
OPRACOWAŁ	mgr inż. Kowalczuk Patryk	-----	
SPRAWDZIŁ	mgr inż. Karol Kondratowicz Specjalność instalacji i urządzeń sanitarnych	132/69/OL	
			NR. ZLECENIA: P/3878/S
			NR. RYSUNKU: S-1