


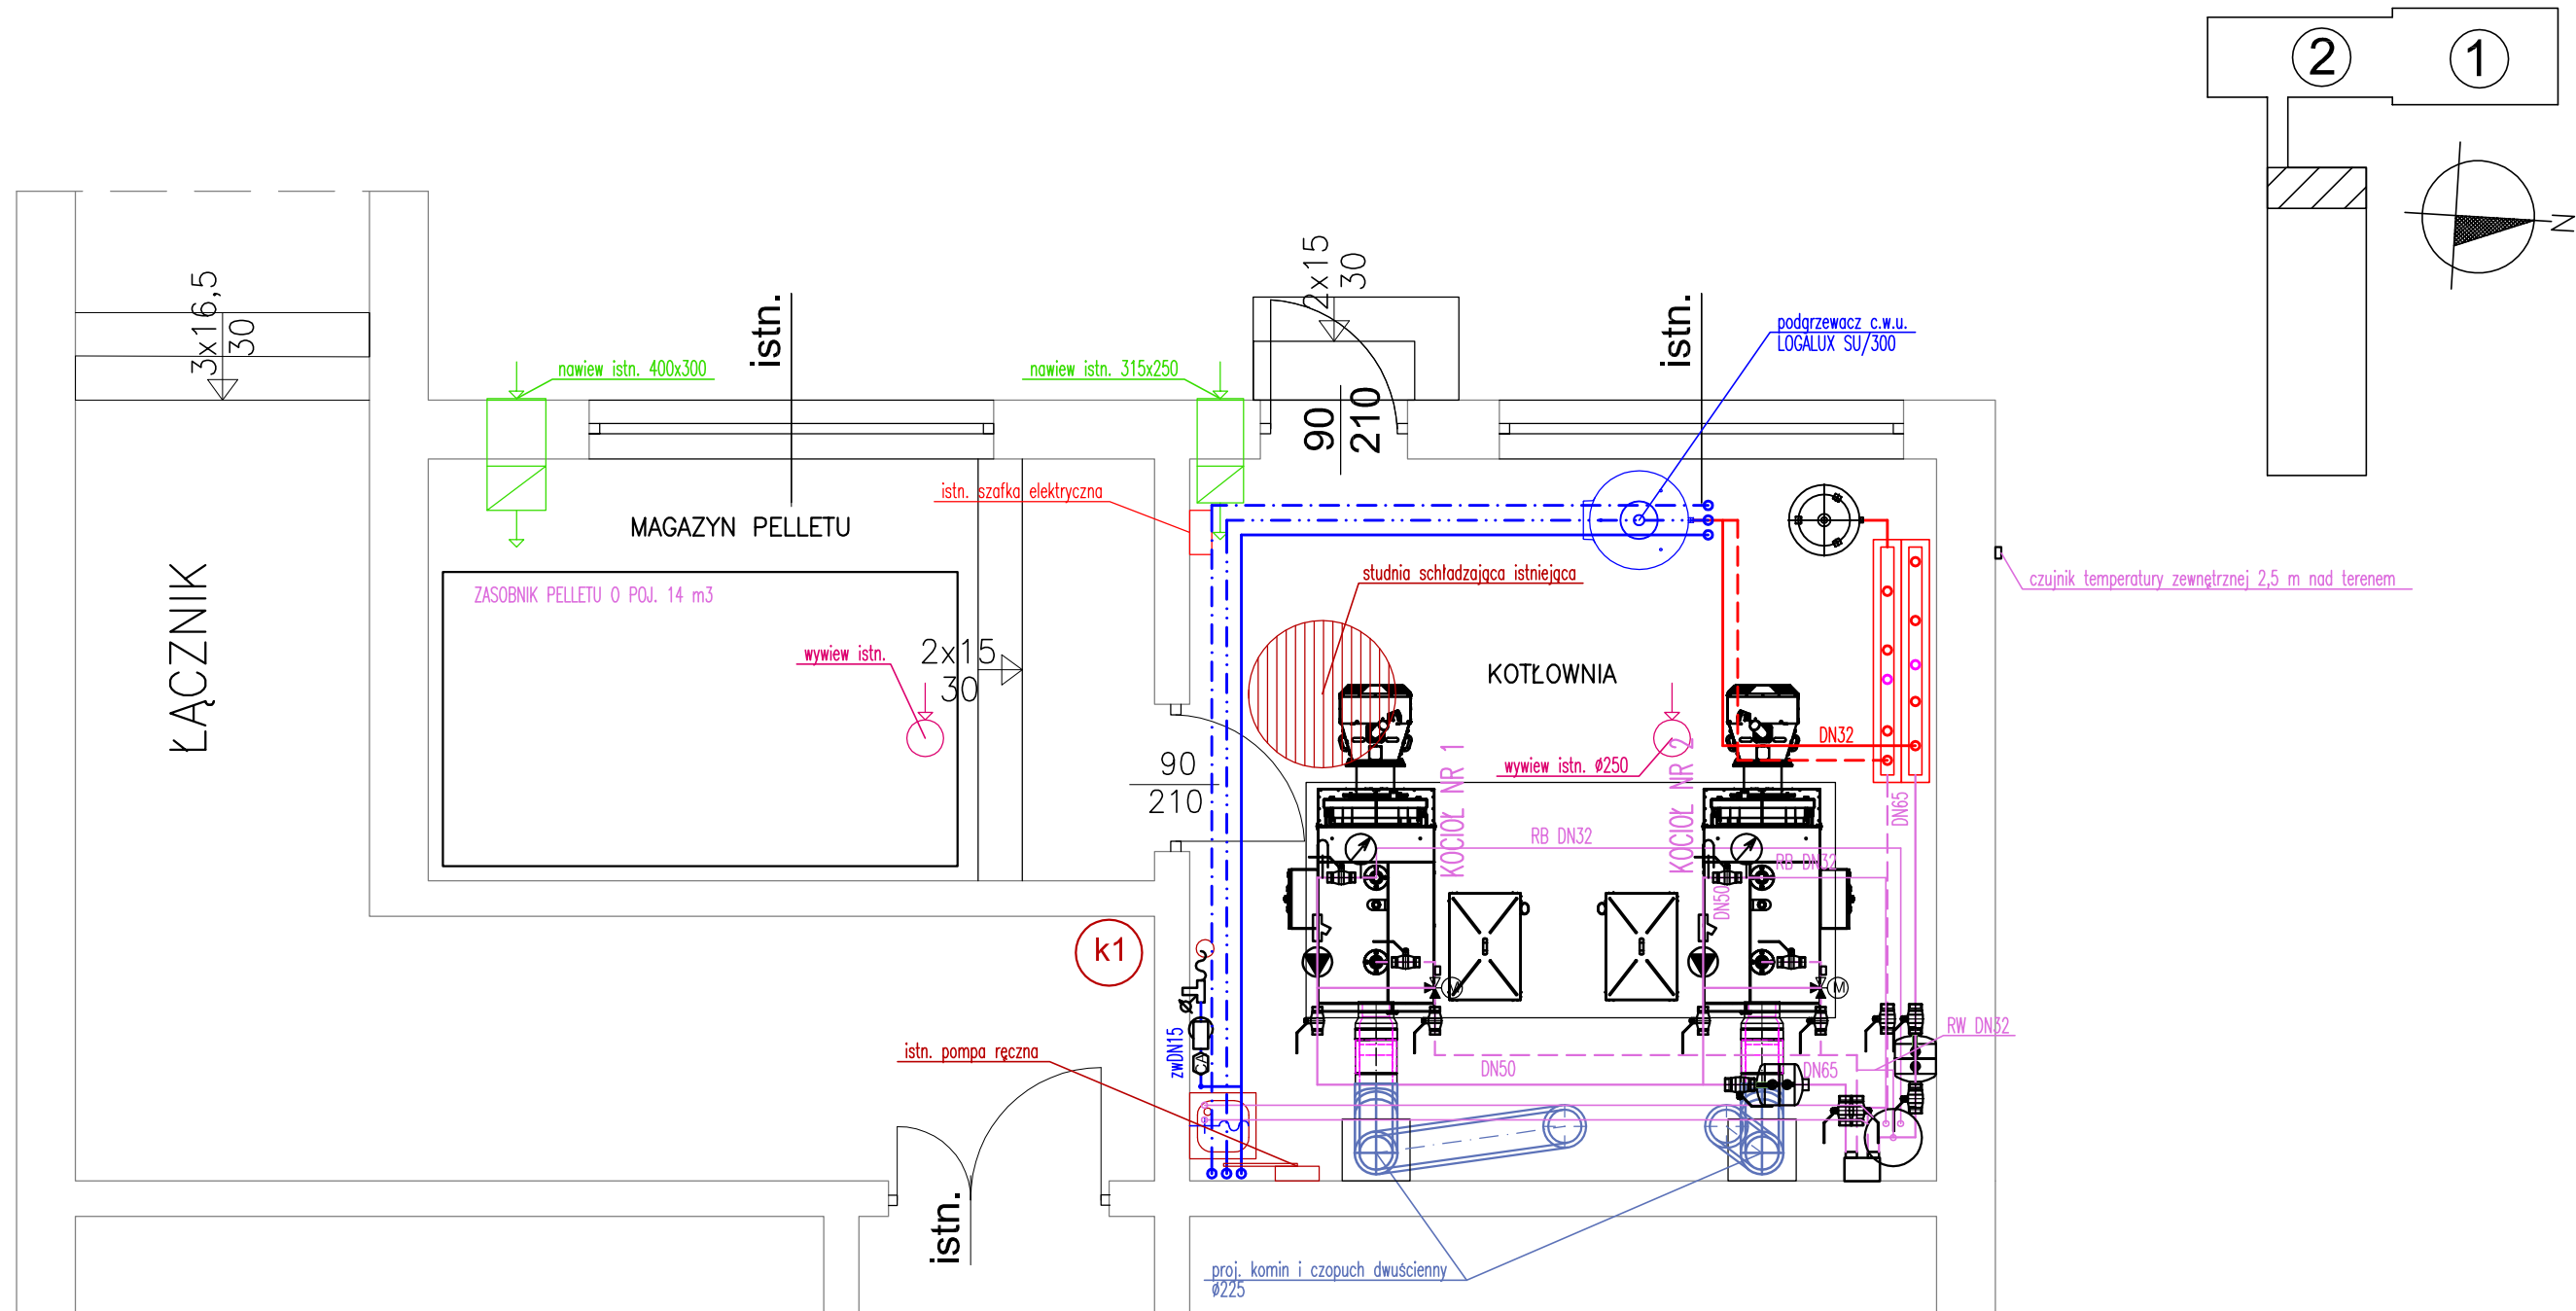

RZUT PARTERU 1:50

bpbw BIURO PROJEKTÓW "BPBW" Sp. z o.o. 10-448 OLSZTYN, UL.GŁOWACKIEGO 28 Projektujemy od 1957 roku.				PRAWA AUTORSKIE ZASTRZEŻONE	
OBIEKT: TERMOMODERNIZACJA ZESPOŁU SZKÓŁ W CZERWONCE					SKALA: 1:50
ADRES: CZERWONKA 15 gm. BISKUPIEC					BRANŻA: SANITARNA
PRZEDMIOT RYSUNKU: RZUT PARTERU-KOTŁOWNIA					DATA: 01.2017
PROJEKTOWAŁ	mgr inż. Barbara Otulak Specjalność instalacyjna w zakresie sieci, instalacji i urządzeń ciepłych, wentylacyjnych, gazowych, wodociągowych i kanalizacyjnych	UPRAWNIENIA WAM/0126/POOS/06	PODPIS	NR. ZLECENIA: P/3878/S	
OPRACOWAŁ	mgr inż. Kowalczuk Patryk	-----		NR. RYSUNKU: S-10	
SPRAWDZIŁ	mgr inż. Karol Kondratowicz Specjalność instalacji i urządzeń sanitarnych	132/69/OL			