


PROJEKT PRZEBUDOWY ISTNIEJĄCEGO OŚWIETLENIA WEWNĘTRZNEGO
RZUT PIĘTRA GŁÓWNEGO BUDYNKU SZKOŁY
SKALA 1:100

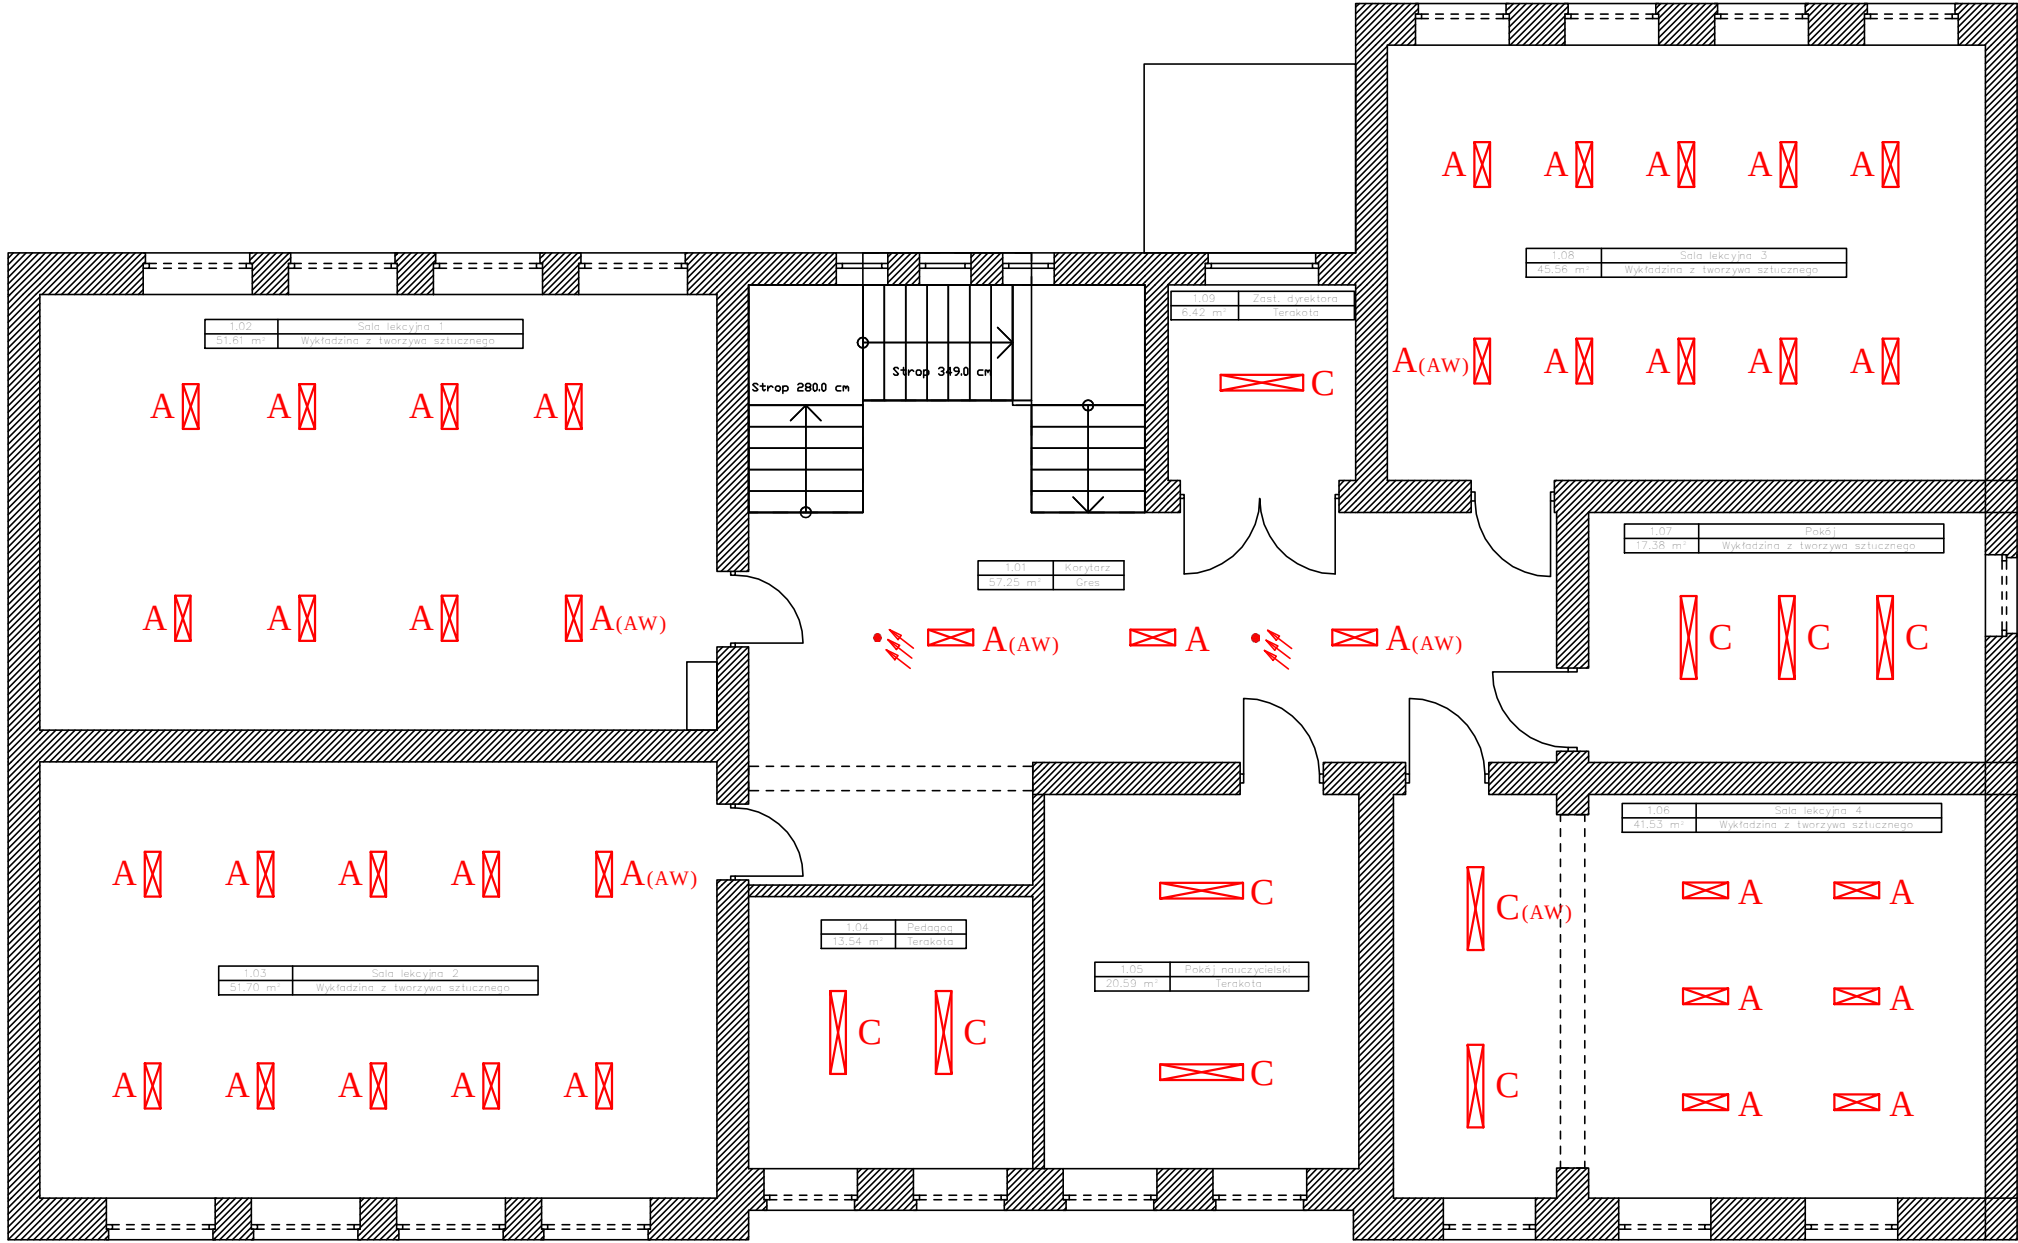

	A	PXF LIGHTING LATTE LED 19W 3000K (PX1798493)
	B	PXF LIGHTING ALFA LED DECO 90W 5000K (PX2060611) z siatką ochronną (PX2060443)
	C	PXF LIGHTING LATTE LED 35W 3000K (PX1798500)
	D	PXF LIGHTING MODENA MINI LED 19W 3000K (PX3004064)
	E	PXF LIGHTING FIBRA LED 31W 2x3000K (PX2040169)
	F	PXF LIGHTING FIBRA LED 31W 1x3000K (PX2040107)
	G	PXF LIGHTING FIBRA LED 38W 1x3000K (PX2040113)
	H	PXF LIGHTING MILENA LED 35W 3000K (PX4020101)
	I	PXF LIGHTING MODENA MINI LED 10W 3000K (PX3004060)
	D_(CzR)	PXF LIGHTING MODENA MINI LED 19W 3000K (PX3004064) z czujnikiem ruchu (PX3003001)
	I_(CzR)	PXF LIGHTING MODENA MINI LED 10W 3000K (PX3004060) z czujnikiem ruchu (PX3003001)
	A_(AW)	PXF LIGHTING LATTE LED 19W 3000K (PX1798535) z modulem awaryjnym 3h
	C_(AW)	PXF LIGHTING LATTE LED 35W 3000K (PX1798542) z modulem awaryjnym 3h
		Czujnik obecności

układ sieci : TN-S
ochrona od porażeń: SAMOCZYNNE
SZYBKIE ODŁĄCZENIE

OCHRONA PRZECIWPORAŻENIOWA

Ochrona przeciwporażeniowa przed dotykem pośrednim- samoczynne wyłączenie zasilania przez zastosowanie szybkiego wyłącznika w układzie TN-S oraz wykonanie połączeń wyrównawczych dodatkowych (miejscowych)

Ochrona przed dotykaniem bezpośrednim w obw. odbiorczych uzupełniona wyl. różnicowopiętrowym $I=30\text{mA}$.

Obiekt:		Tytuł projektu:		Nr rys.
Zespół Szkolno-Przedszkolny nr 1 Szkoła Podstawowa nr 2 11-300 Biskupiec ul. Mickiewicza 8		Projekt przebudowy istniejącego oświetlenia wewnętrznego Rzut piętra głównego budynku szkoły		E-3
Inwestor:	Gmina Biskupiec, 11-300 Biskupiec, Al. Niepodległości 2			skala: 1:100
Projektował:	mgr inż. Robert Dwurznik	upr. bud.	data:	podpis:
		upr. bud. POM/0186/PWOE/13	12. 2016 r.	
Opracował:	tech. J. Frąckiewicz	upr. bud. 49/94/OL par.13ust.1.4 d	12. 2016 r.	