


Instalacja zasilająca źródła
fotowoltaiczne

Projektowane zestawy zasilania
fotowoltaicznego (rys. EF-2)

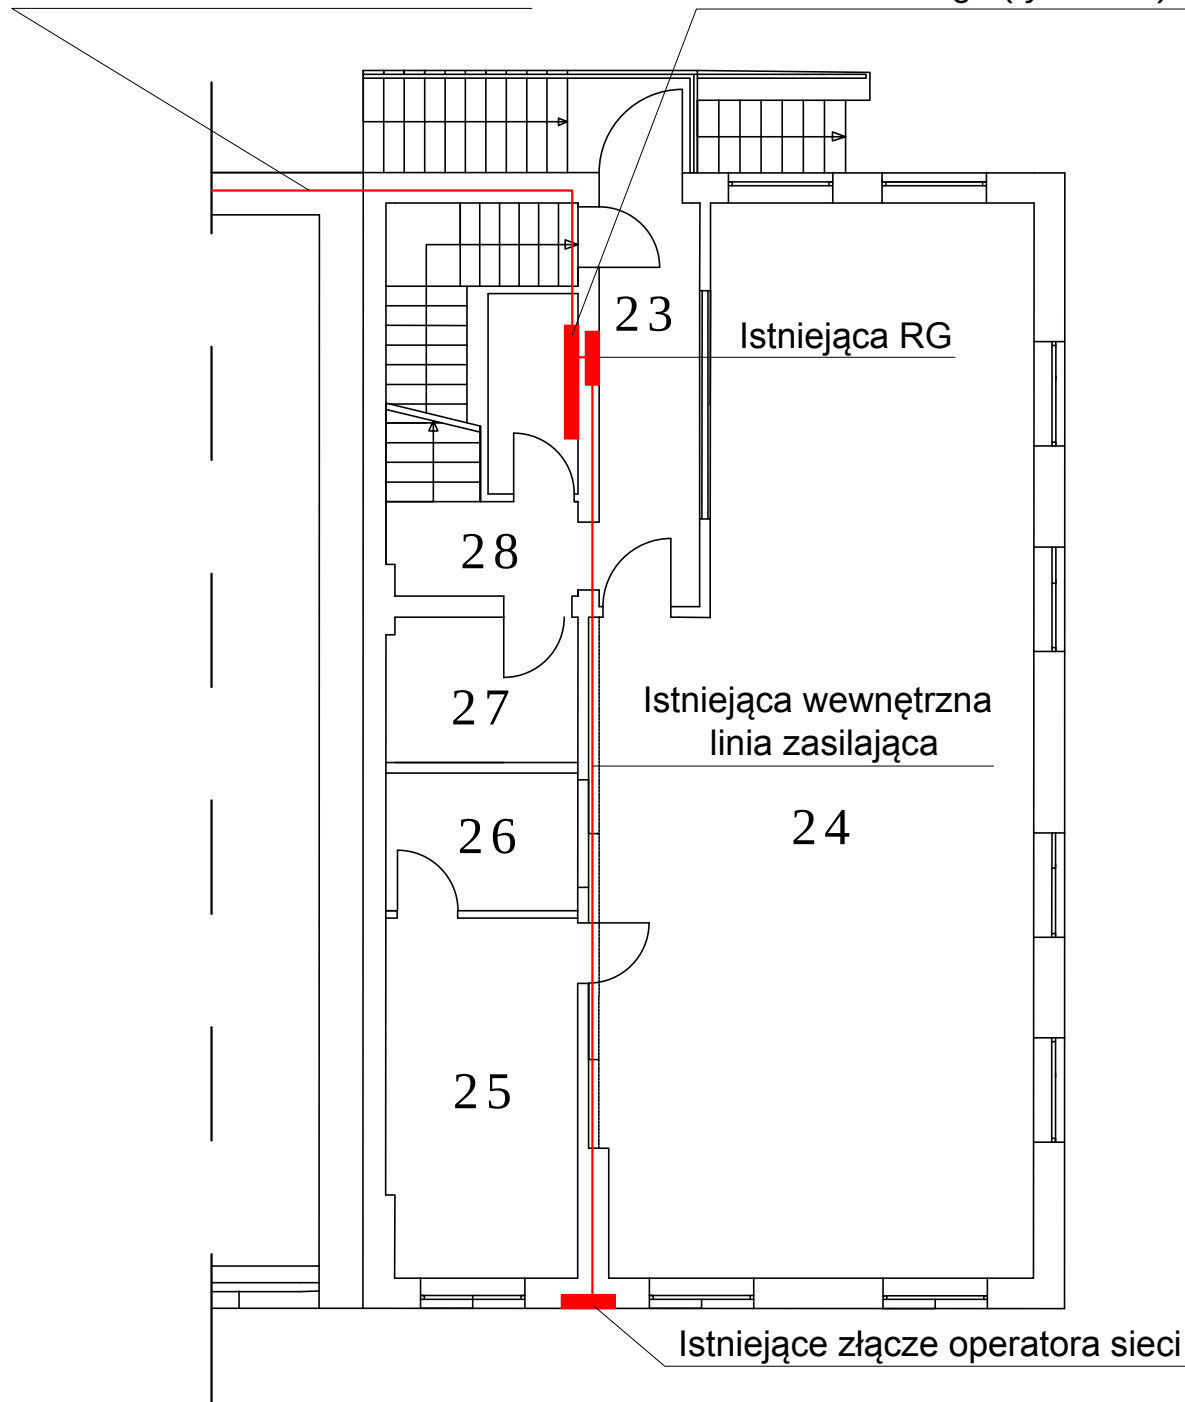

Obiekt:		Tytuł projektu:		Nr rys.
Zespół Szkolno-Przedszkolny nr 1 Szkoła Podstawowa nr 2 11-300 Biskupiec ul. Mickiewicza 8		Projekt koncepcyjny instalacji fotowoltaicznej Rzut parteru budynku stołówki		EF-3
Inwestor:	Gmina Biskupiec, 11-300 Biskupiec, Al. Niepodległości 2			skala: 1:100
Projektował:	mgr inż. Robert Dwurznik	upr. bud.	data:	podpis:
		upr. bud. POM/0186/PWOE/13	12. 2016 r.	
Opracował:	tech. J. Frąckiewicz	upr. bud. 49/94/OL par.13ust.1.4 d	12. 2016 r.	