




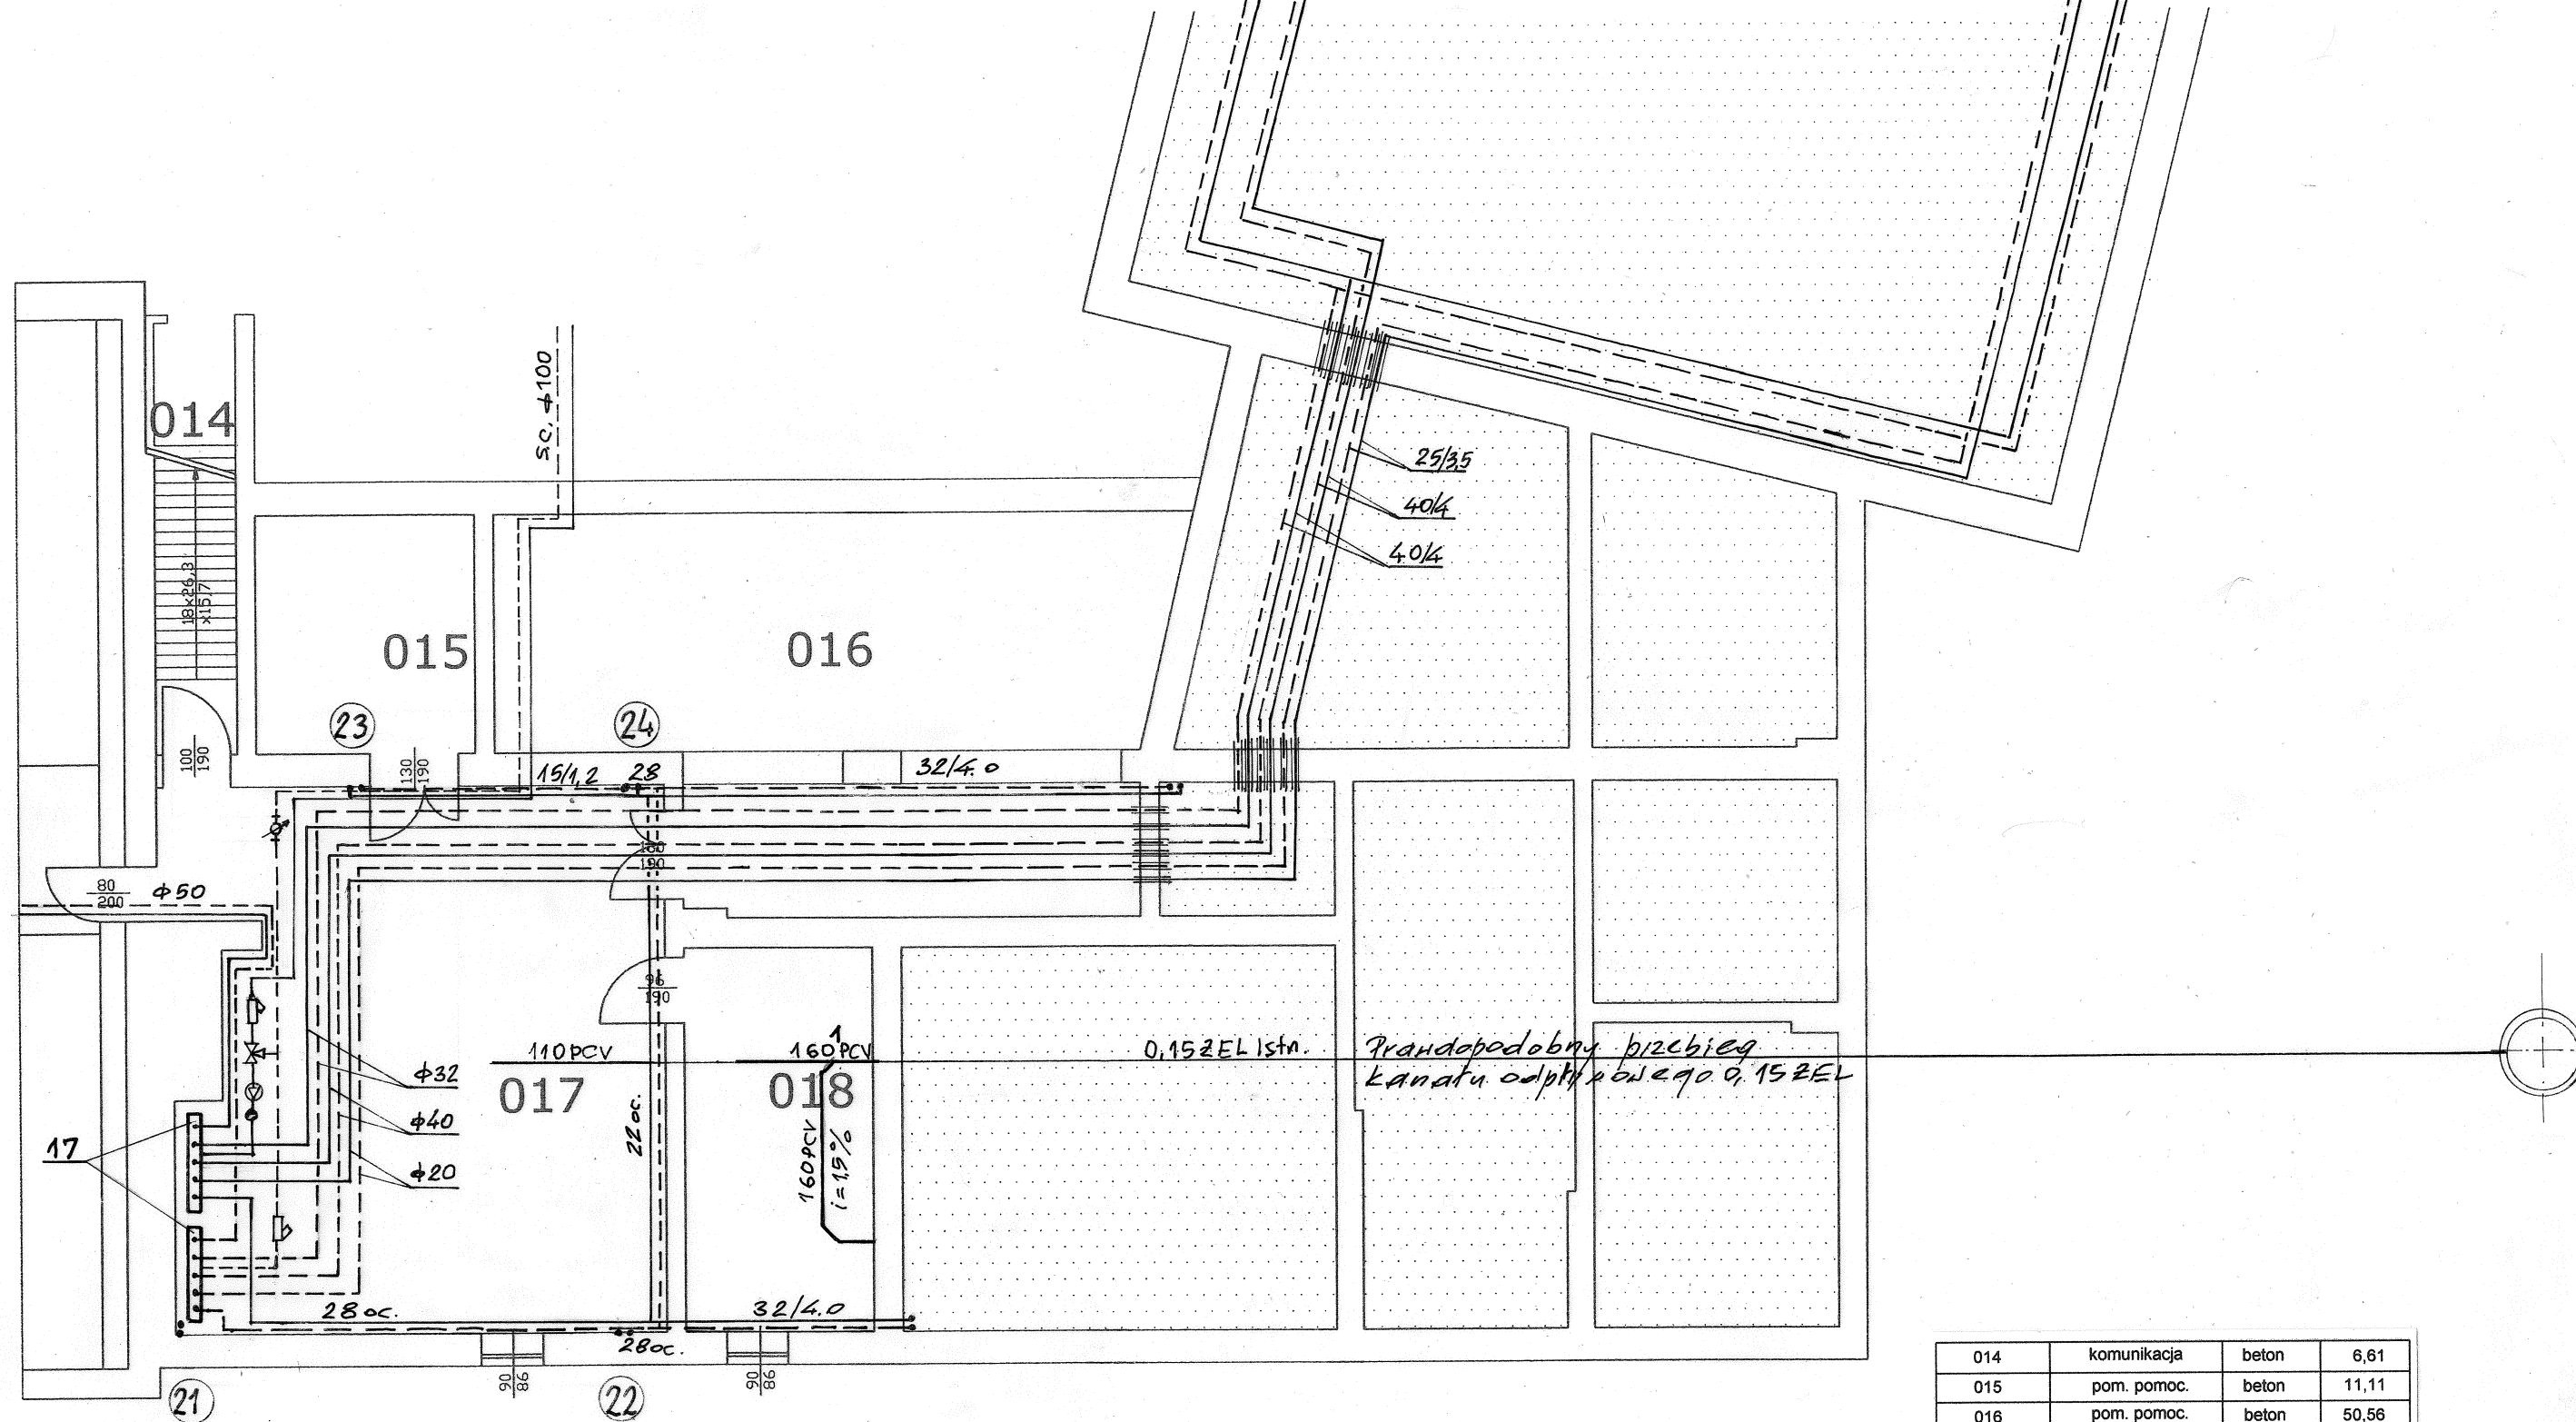


014	komunikacja	beton	6,61
015	pom. pomoc.	beton	11,11
016	pom. pomoc.	beton	50,56
017	węzeł cieplny	beton	56,59
018	pom. pomoc.	beton	12,78

	Budynki Szkoły Podstawowej nr 2	Rys. nr 1
Adres	11-300 Biskupiec ul. Mickiewicza 8	
Inwestor	Urząd Miasta 11-300 Biskupiec ul. Niepodległości 2	Data 12.2016
Branża	Instalacje sanitarne	Skala 1:100
Treść rys.	Rzut instalacji wod-kan w piwnicy	Podpis
Projektował	mgr inż. Józef Koprowicz upr. bud. § 8.1.1 i 2.	
Opracował	Arkadiusz Koprowicz	

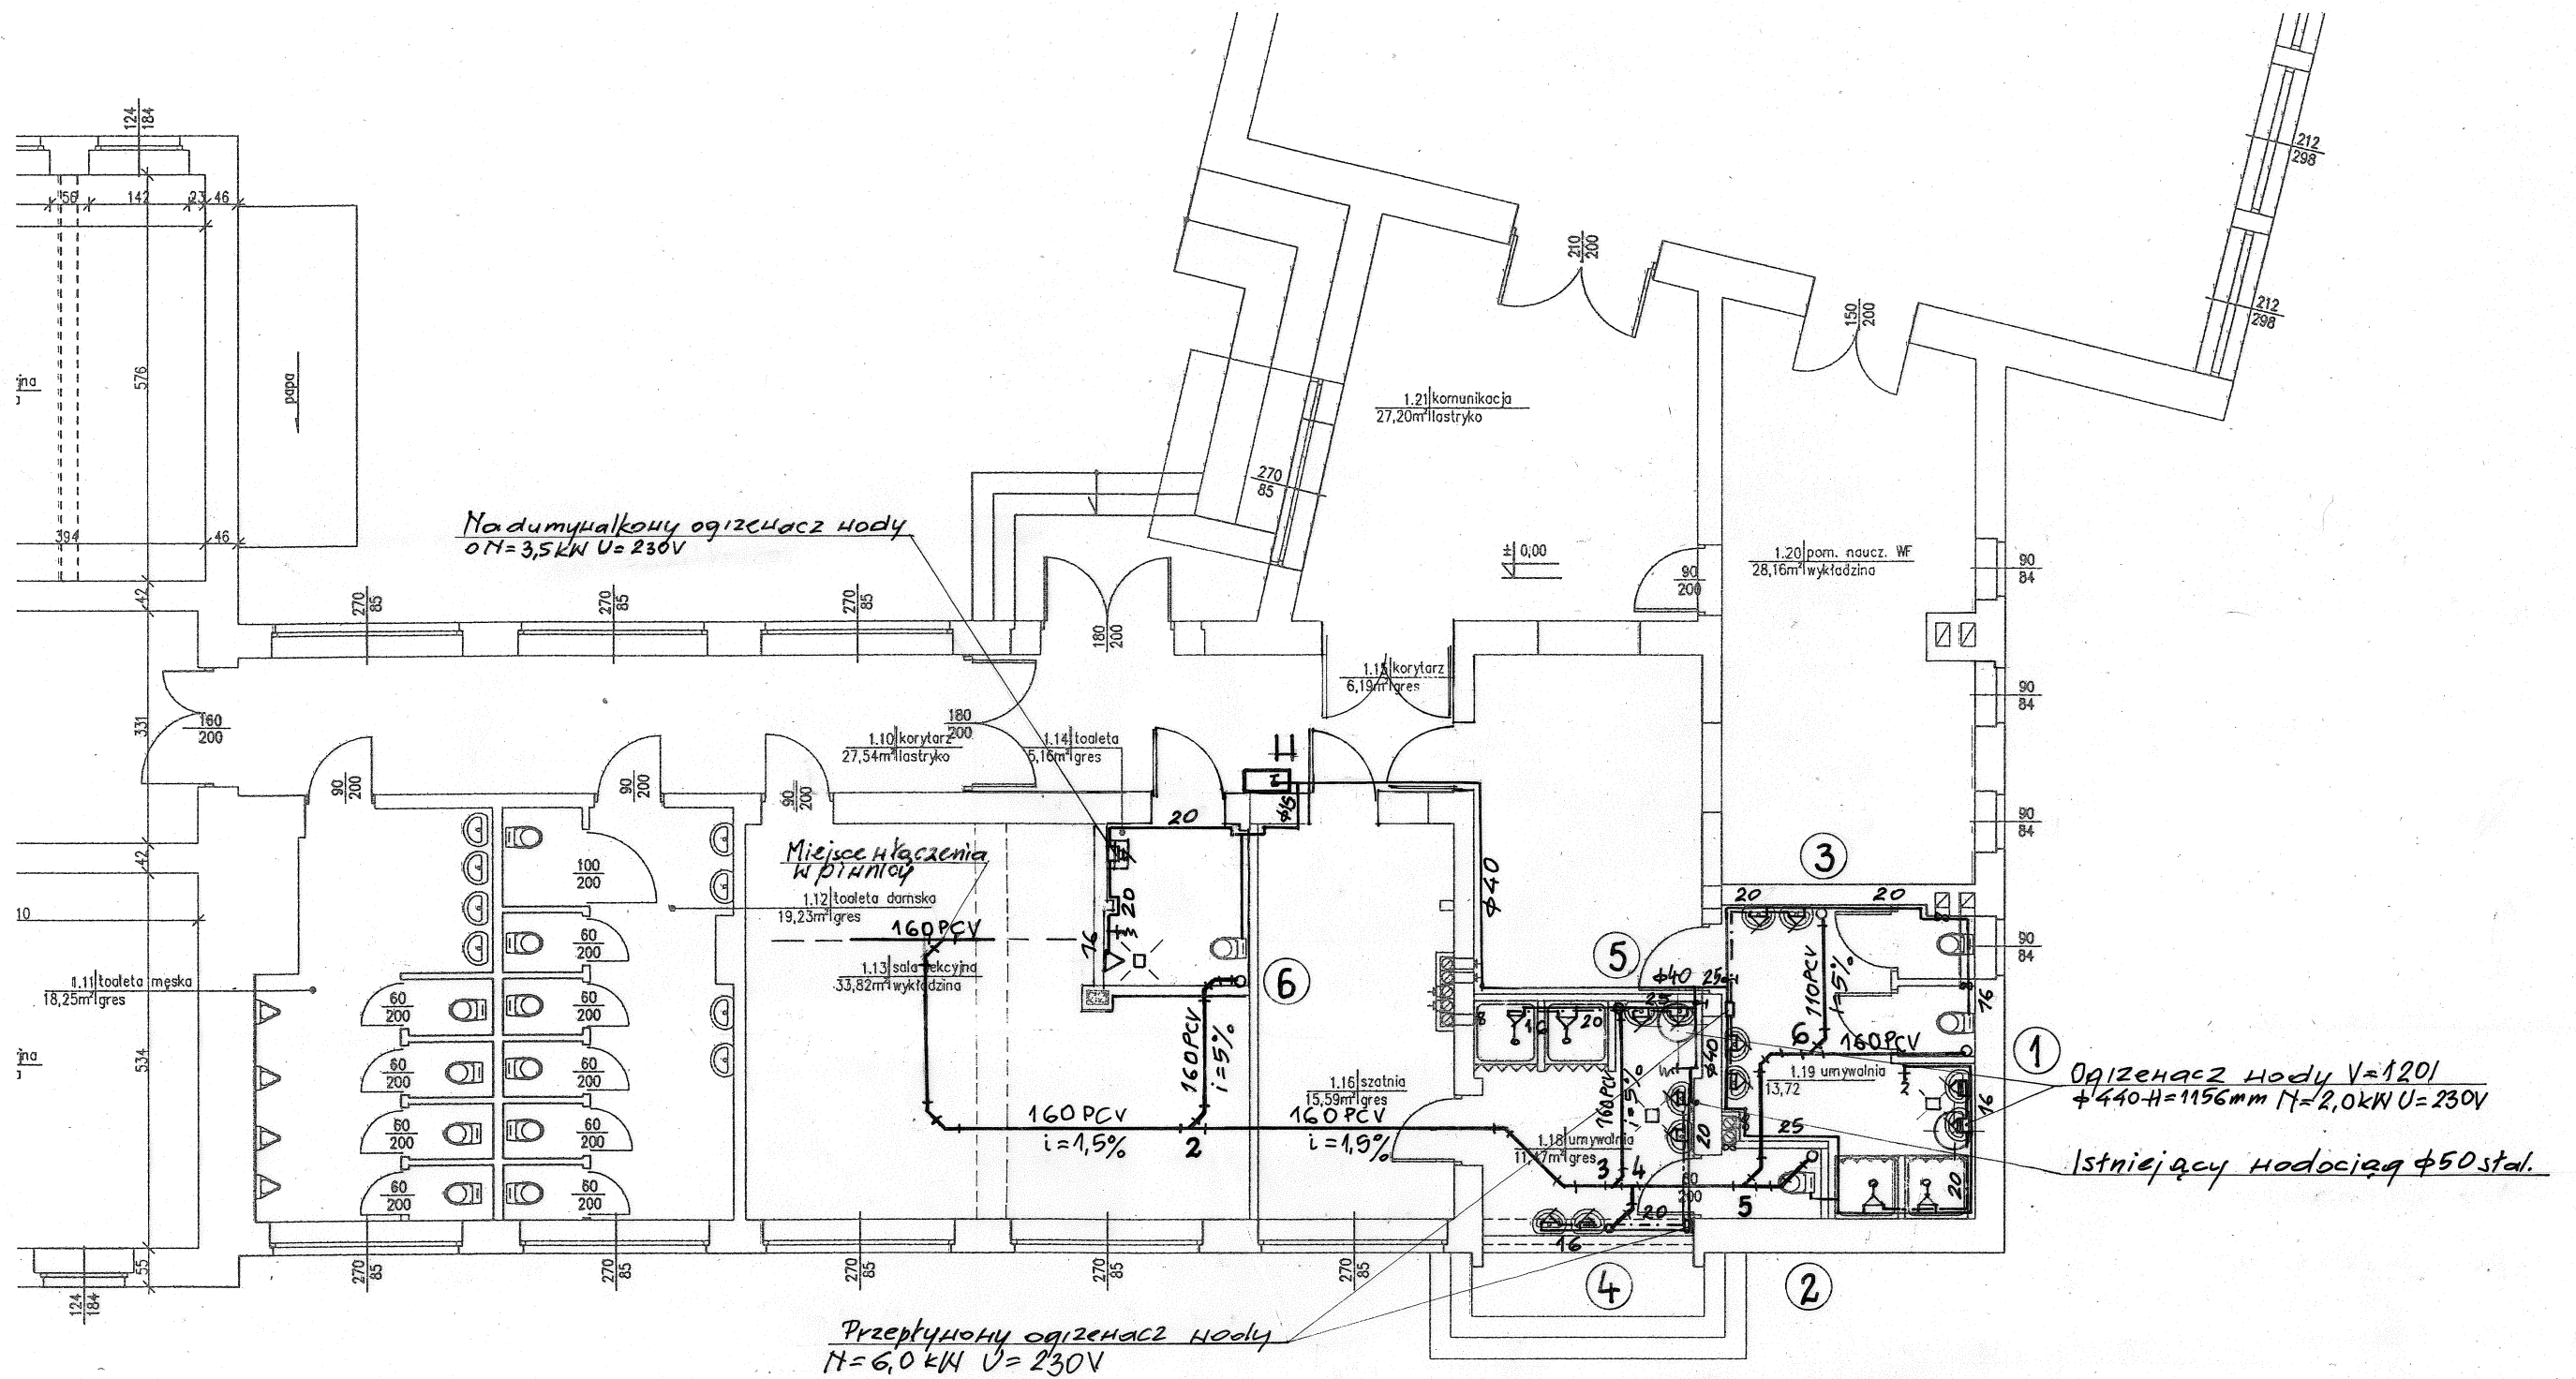

	Budynki Szkoły Podstawowej nr 2	Rys. nr 2
Adres	11-300 Biskupiec ul. Mickiewicza 8	
Inwestor	Urząd Miasta 11-300 Biskupiec ul. Niepodległości 2	Data 12.2016
Branża	Instalacje sanitarne	Skala 1:100
Treść rys.	Rzut instalacji wod-kan w parter	Podpis
Projektował	mgr inż. Józef Koprowicz upr. bud. § 8.1.1 i 2.	
Opracował	Arkadiusz Koprowicz	

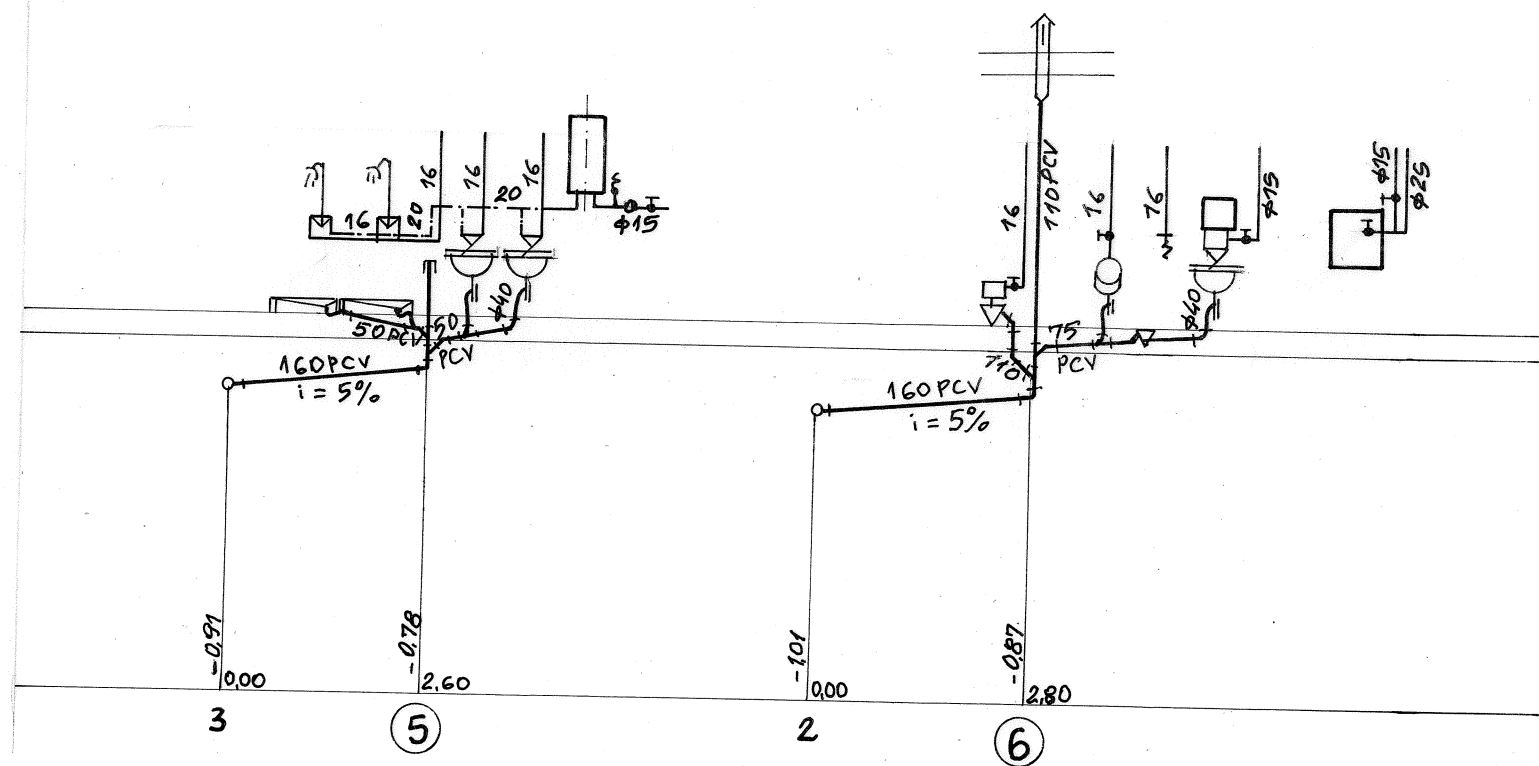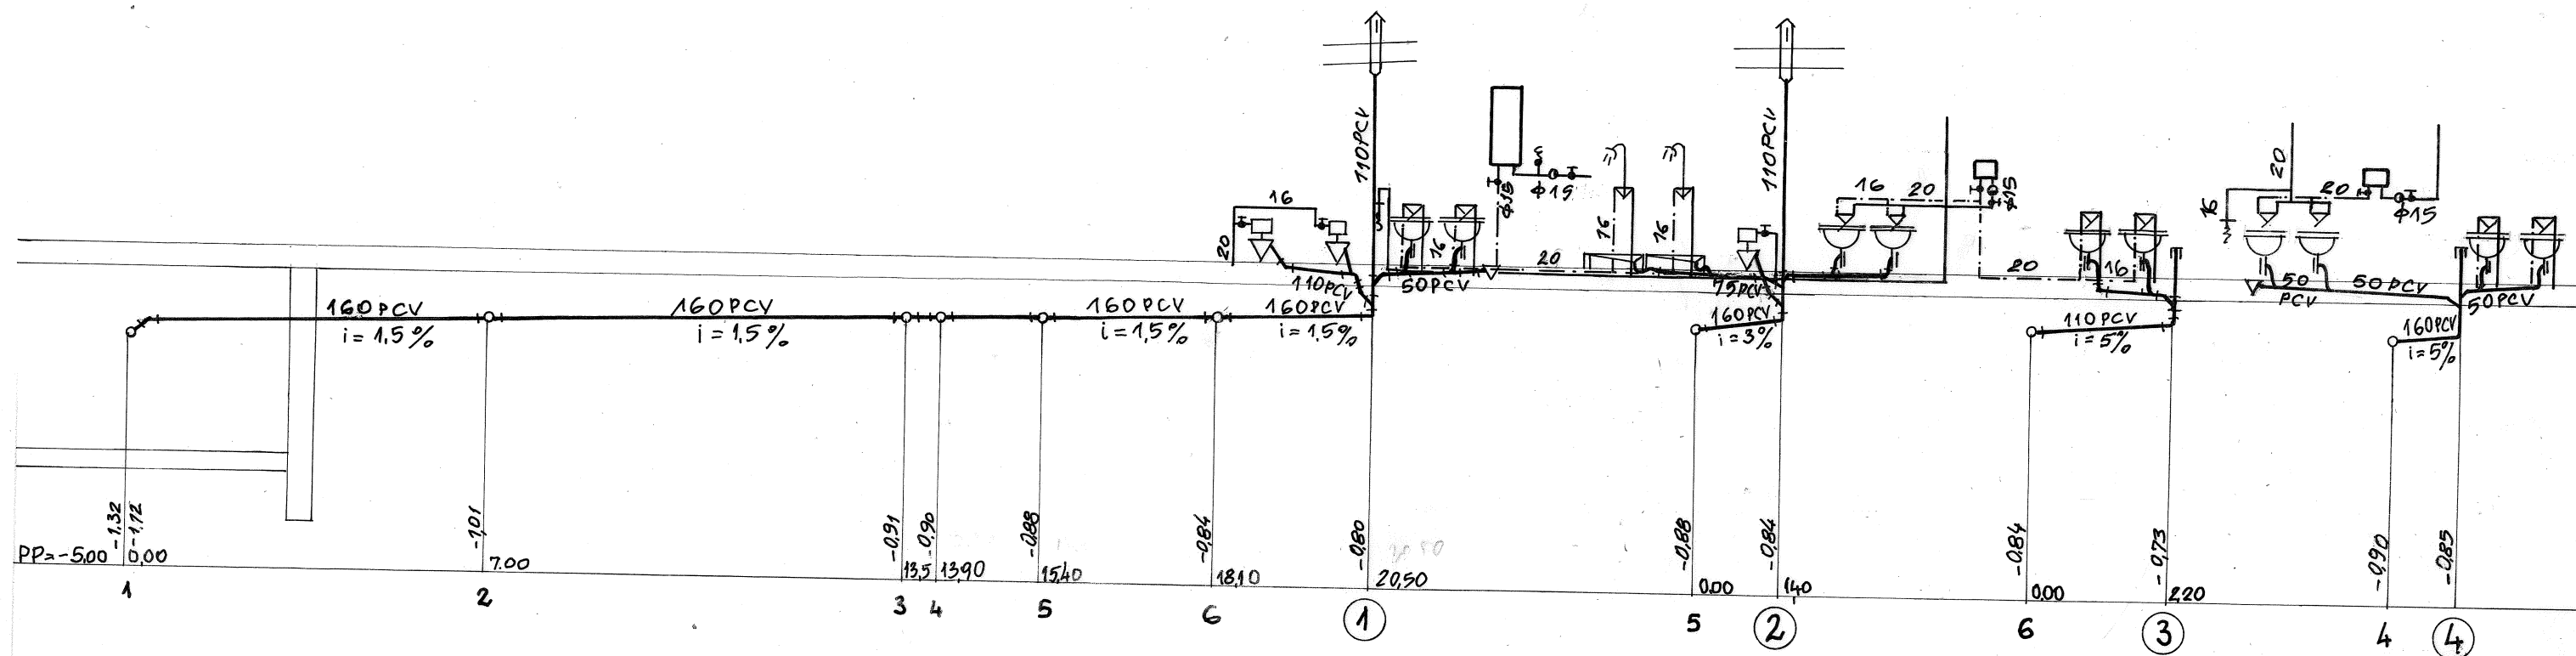

	Budynki Szkoły Podstawowej nr 2	Rys. nr 3
Adres	11-300 Biskupiec ul. Mickiewicza 8	Data 12.2016
Inwestor	Urząd Miasta 11-300 Biskupiec ul. Niepodległości 2	Skala 1:100
Branża	Instalacje sanitarne	Podpis
Treść rys.	Rozwinięcie instalacji wod-kan	
Projektował	mgr inż. Józef Koprowicz upr. bud. § 8.1.1 i 2.	
Opracował	Arkadiusz Koprowicz	