


PROFIL KANALIZACJI

SKALA 1:100
500

Starostwo Powiatowe
w Olsztynie
Plac Bemowskiego
10-516 OLSZTYN
-35-

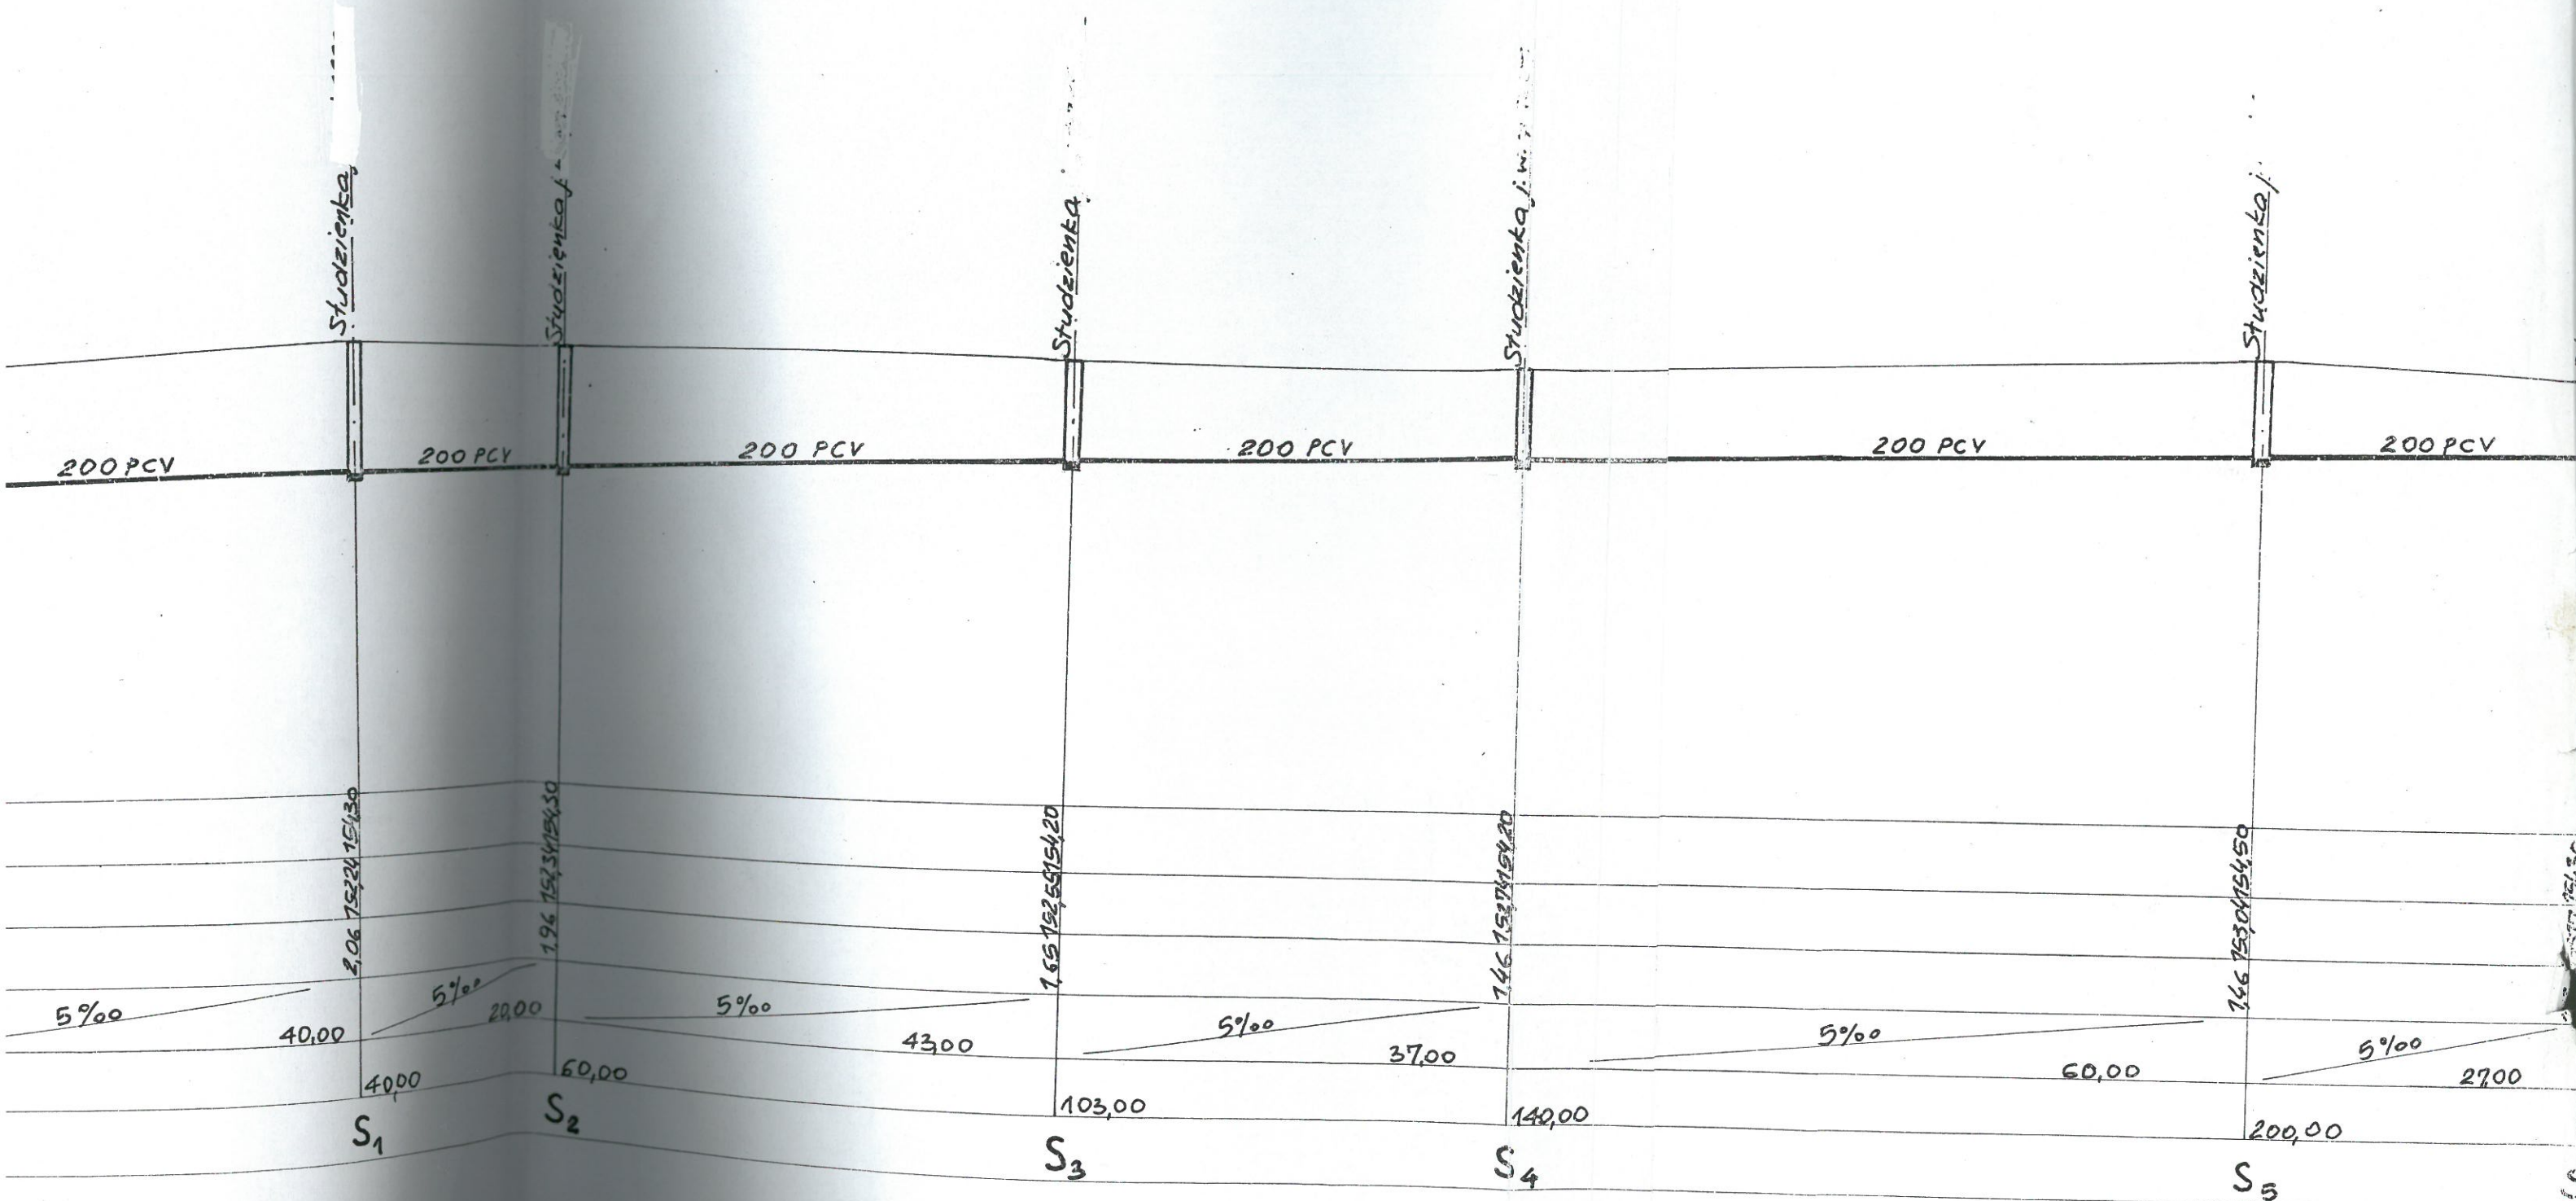

	Projekt zagospodarowania terenu – sieć kanalizacyjna w ul. Czynu Społecznego	Rys. nr 2
Adres	11-300 Biskupiec ul. Czynu Społecznego	
Inwestor	Aniela i Henryk Czobot 11-300 Biskupiec ul. Piłzowa 47	Data 11. 200
Branża	Instalacje Sanitarne	Skala: 1/500
Treść rys.	Profil kanalizacji	Podpis
Projektował	Józef Koprowicz upr. bud. § 8. 1. 1. i 2.	