


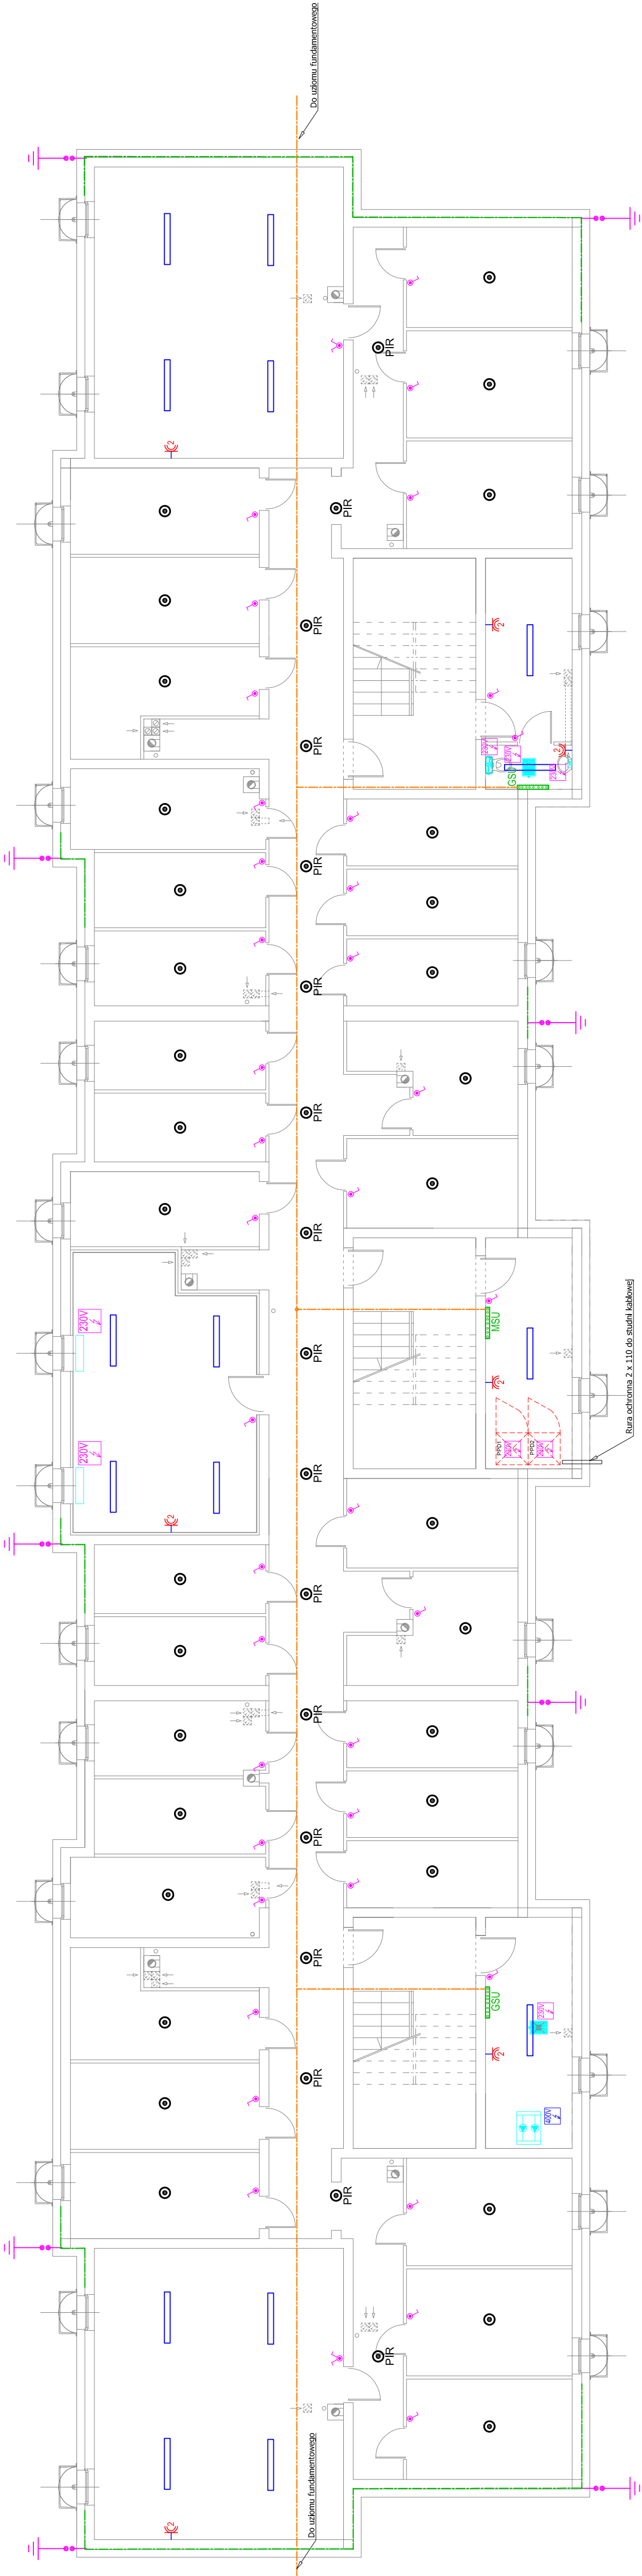

piekarnik

p-9.

OKP

ZM

2x1 230 V

SZCZEGÓŁ UŁOŻENIE BEDNARKI

drut 80mm w rurze RO

ZŁĄCZE KONTROLNE

ściana fundamentowa

paskownik 30x4 w osłonie

Ława fundamentowa

Zbrojenie

Paskownik Fe-Zn 30x4

Ława fundamentowa

połączyć poprzez złączenie ze zbrojeniem

- rury ochronne przechodzące przez pomieszczenia nie będące częścią wspólną należy obudować płytami GK

- wejście rur z zewnątrz budynku zabezpieczyć gazoszczelnie

łącznik

Łącznik pojedynczy p.t.

Łącznik świecznikowy p.t.

Łącznik schodowy p.t.

Łącznik świecznikowy IP44 p.t.

Łącznik pojedynczy IP44 p.t. do wentylatora

Łącznik pojedynczy IP44 p.t.

Łącznik schodowy IP44 p.t.

Łącznik światła/dzwonek p.t.

Wentylator wyciągowy (sterowanie łącznikiem)

Tablica wywoławcza syst. domofonowego

Unifon systemu domofonowego

Elektrozaczep systemu domofonowego

Przycisk systemu alarmowego - przyzywowego dostosowany do potrzeb osób niepełnosprawnych

Szyna połączeń wyrównawczych

Gniazdo 45x45 2xRJ45 kat 5e UTP, podtynkowe

Gniazdo TV / TVSAT / R kołtowie

gniazdko

Gniazdko wtyczkowe pojedyncze IP44 montowane pow. h=0,3m do piekarnika

Gniazdko wtyczkowe pojedyncze IP44 montowane pow. pieca do pieca gazowego

Gniazdko wtyczkowe pojedyncze IP44 montowane h=2,2m do okapu kuchennego

Gniazdko wtyczkowe pojedyncze seria ramkowa ramka pojedyncza IP44

Gniazdko wtyczkowe pojedyncze seria ramkowa ramka pojedyncza

Gniazdko wtyczkowe podwójne IP44 montowane pod zlewem do zasilania zmywarki

Gniazdko wtyczkowe podwójne 2x1 seria ramkowa ramka podwójna IP44

Gniazdko wtyczkowe podwójne 2x1 seria ramkowa ramka podwójna

Punkt zasilający urządzenie 230V.

Gniazdko poprzez gniazdko IP44 n.t.

Punkt zasilający urządzenie 400V, zasilanie poprzez gniazdko 3P+N+PE 16A IP55 n.t.

Wypust puszka nt 75x75 IP44 dla kuchni elektrycznej montowana h=0,3m

Wypust oświetleniowy ze złączem świecznikowym

Plafoniera nastropowa 2x18W

Plafoniera kinkiet 2x18W

Oprawa AVR400.0554CE

Oprawa Numer Administracyjny AVR71,118 + AVL68

światło

Wnęka elektryczna 260x410x63 mm pod wnęką TT

NGO-12

z mikro rurką do światłowodu poprowadzoną do TT

Bednarka ocynkowana FeZn30x4 układana na stropie

W węźle 30cm nad posadzką

Bednarka ocynkowana FeZn30x4 układana wzdłuż ścian fundamentowych - uzłom fundamentowy

Oprawa AVR400.0554CE

Oprawa IP65 2x48W

NAŚCIENNE GNIAZDKO OPTYCZNE NGO-12

WNEKI ELEKTRYCZNE:

wnęka tablica informatyczna 750x500x105 mm

na wysokości 10cm pod stropem

wnęka elektryczna 260x410x63 mm pod wnęką TT

WNEKI ELEKTRYCZNE:

BIURO PROJEKTÓW "BPBW" Sp. z o.o.

10-448 OLSZTYN, UL. GŁÓWACKIEGO 28

OBJEKT: BUDYNEK MIESZKALNY 33 - RODZINNY

ADRES: BISKUPIEC dz.nr 718 obr.3

PRZEDMIOT PRACY: RZUT PIWNIC - INSTALACJE ELEKTRYCZNE

PROJEKTOWAŁ: mgr inż. Adam Osiński

OPRACOWAŁ: mgr inż. R. Legowski

SPRAWDZIŁ: mgr inż. R. Legowski

SKALA: 1:100

BRANŻA: IE

DATA: 03.2017

NR. ZLECENIA: P/3880/S

NR. RYSUNKU: E-1