


woj. warmińsko - mazurskie
Powiat - olsztyński
Gmina - Biskupiec
Obręb - Czerwonka
Obiekt - działka nr 373
Kerg - 6642.1.2589.2015
Ark. - 7.211.20.21.3.3

REPRODUKCJA WZBRONIONA
Mapę wykonał 27.11.2015:

Sprawdził :


zasieg opracowania
granicę działek wniesiono
z bazy numerycznej Ewmapy
oznaczenie użytków zgodne
z ewidencją gruntów
elementy projektowane ZUDP
uwaga: służebności gruntowych nie badano
Nie wyklucza się istnienia w terenie innych
nie wykazanych na niniejszej mapie
urządzeń podziemnych, które nie były
zgłoszone do inwentaryzacji
Układy współrzędnych:
prostokątnych płaskich - "2000"
wysokości - "Kronsztadt 86"

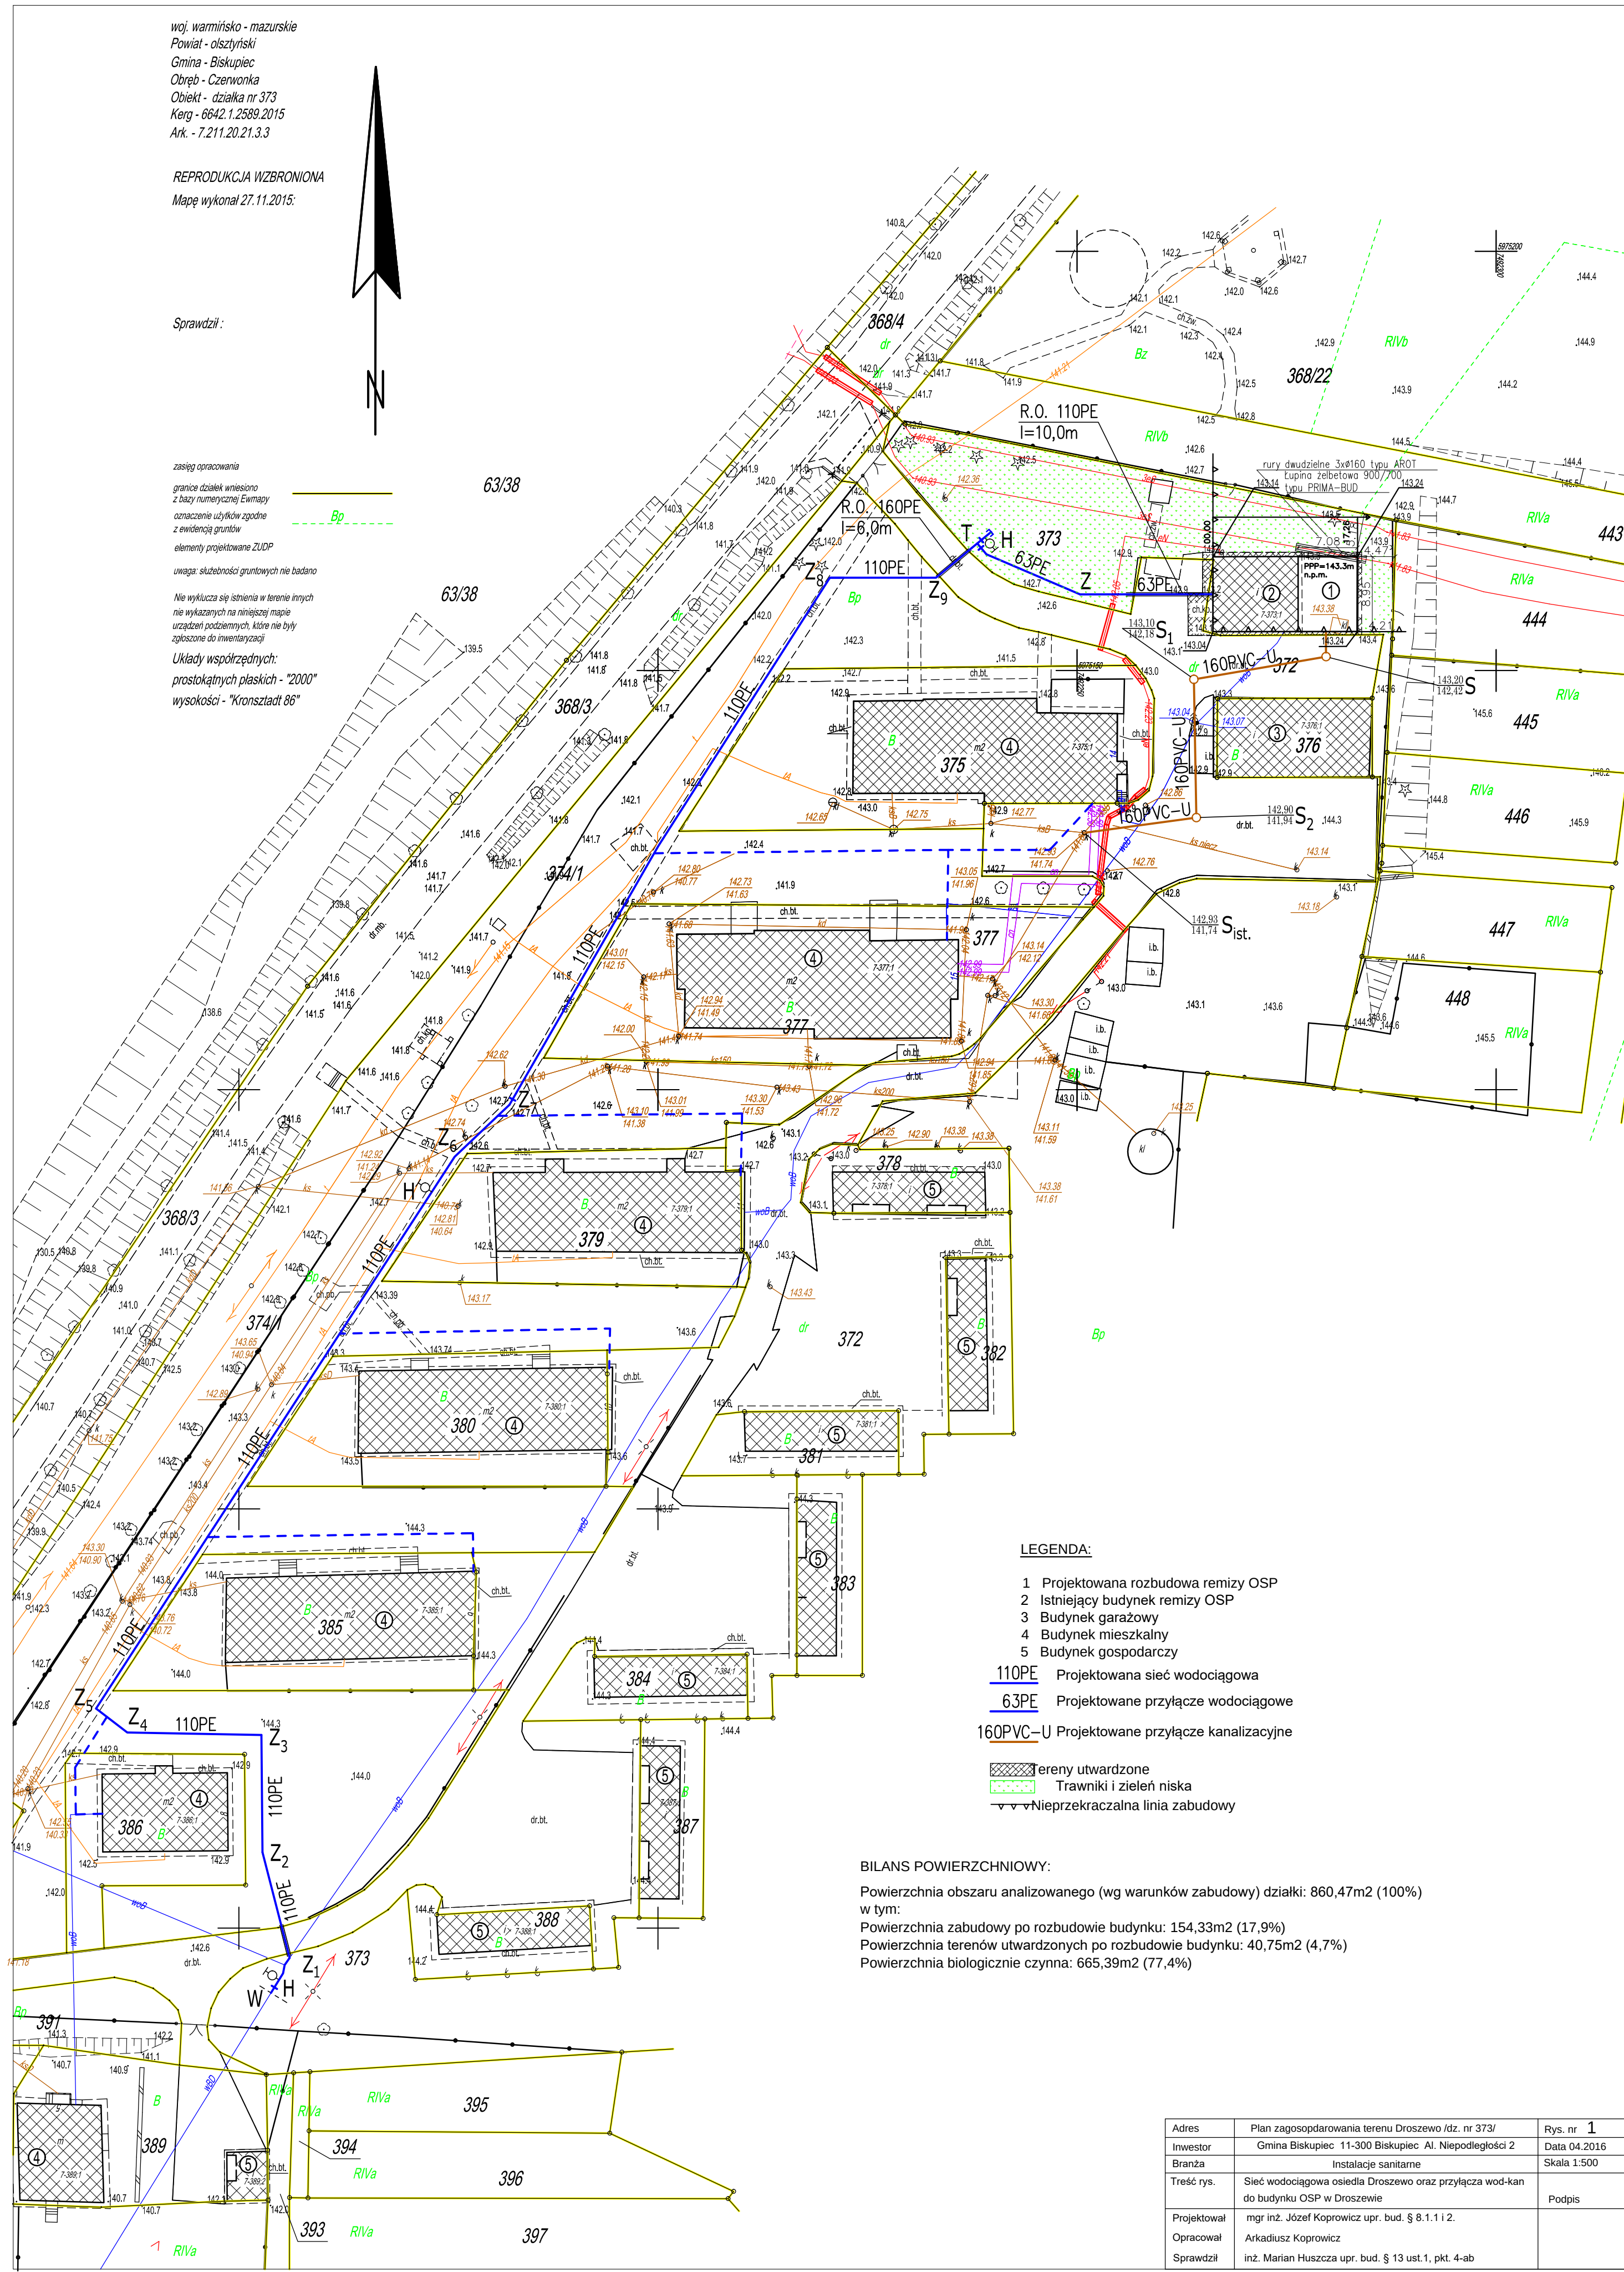


- LEGENDA:
- 1 Projektowana rozbudowa remizy OSP
 - 2 Istniejący budynek remizy OSP
 - 3 Budynek garażowy
 - 4 Budynek mieszkalny
 - 5 Budynek gospodarczy
- 110PE Projektowana sieć wodociągowa
63PE Projektowane przyłącze wodociągowe
160PVC-U Projektowane przyłącze kanalizacyjne
- tereny utwardzone
Trawniki i zieleń niska
Nieprzekraczalna linia zabudowy

BILANS POWIERZCHNIOWY:
Powierzchnia obszaru analizowanego (wg warunków zabudowy) działki: 860,47m² (100%)
w tym:
Powierzchnia zabudowy po rozbudowie budynku: 154,33m² (17,9%)
Powierzchnia terenów utwardzonych po rozbudowie budynku: 40,75m² (4,7%)
Powierzchnia biologicznie czynna: 665,39m² (77,4%)


Adres	Plan zagospodarowania terenu Droszewo /dz. nr 373/	Rys. nr 1
Investor	Gmina Biskupiec 11-300 Biskupiec Al. Niepodległości 2	Data 04.2016
Branża	Instalacje sanitarne	Skala 1:500
Treść rys.	Sieć wodociągowa osiedla Droszewo oraz przyłącza wod-kan do budynku OSP w Droszewie	Podpis
Projektował	mgr inż. Józef Koprowicz upr. bud. § 8.1.1 i 2.	
Opracował	Arkadiusz Koprowicz	
Sprawdził	inż. Marian Huszcza upr. bud. § 13 ust. 1, pkt. 4-ab	

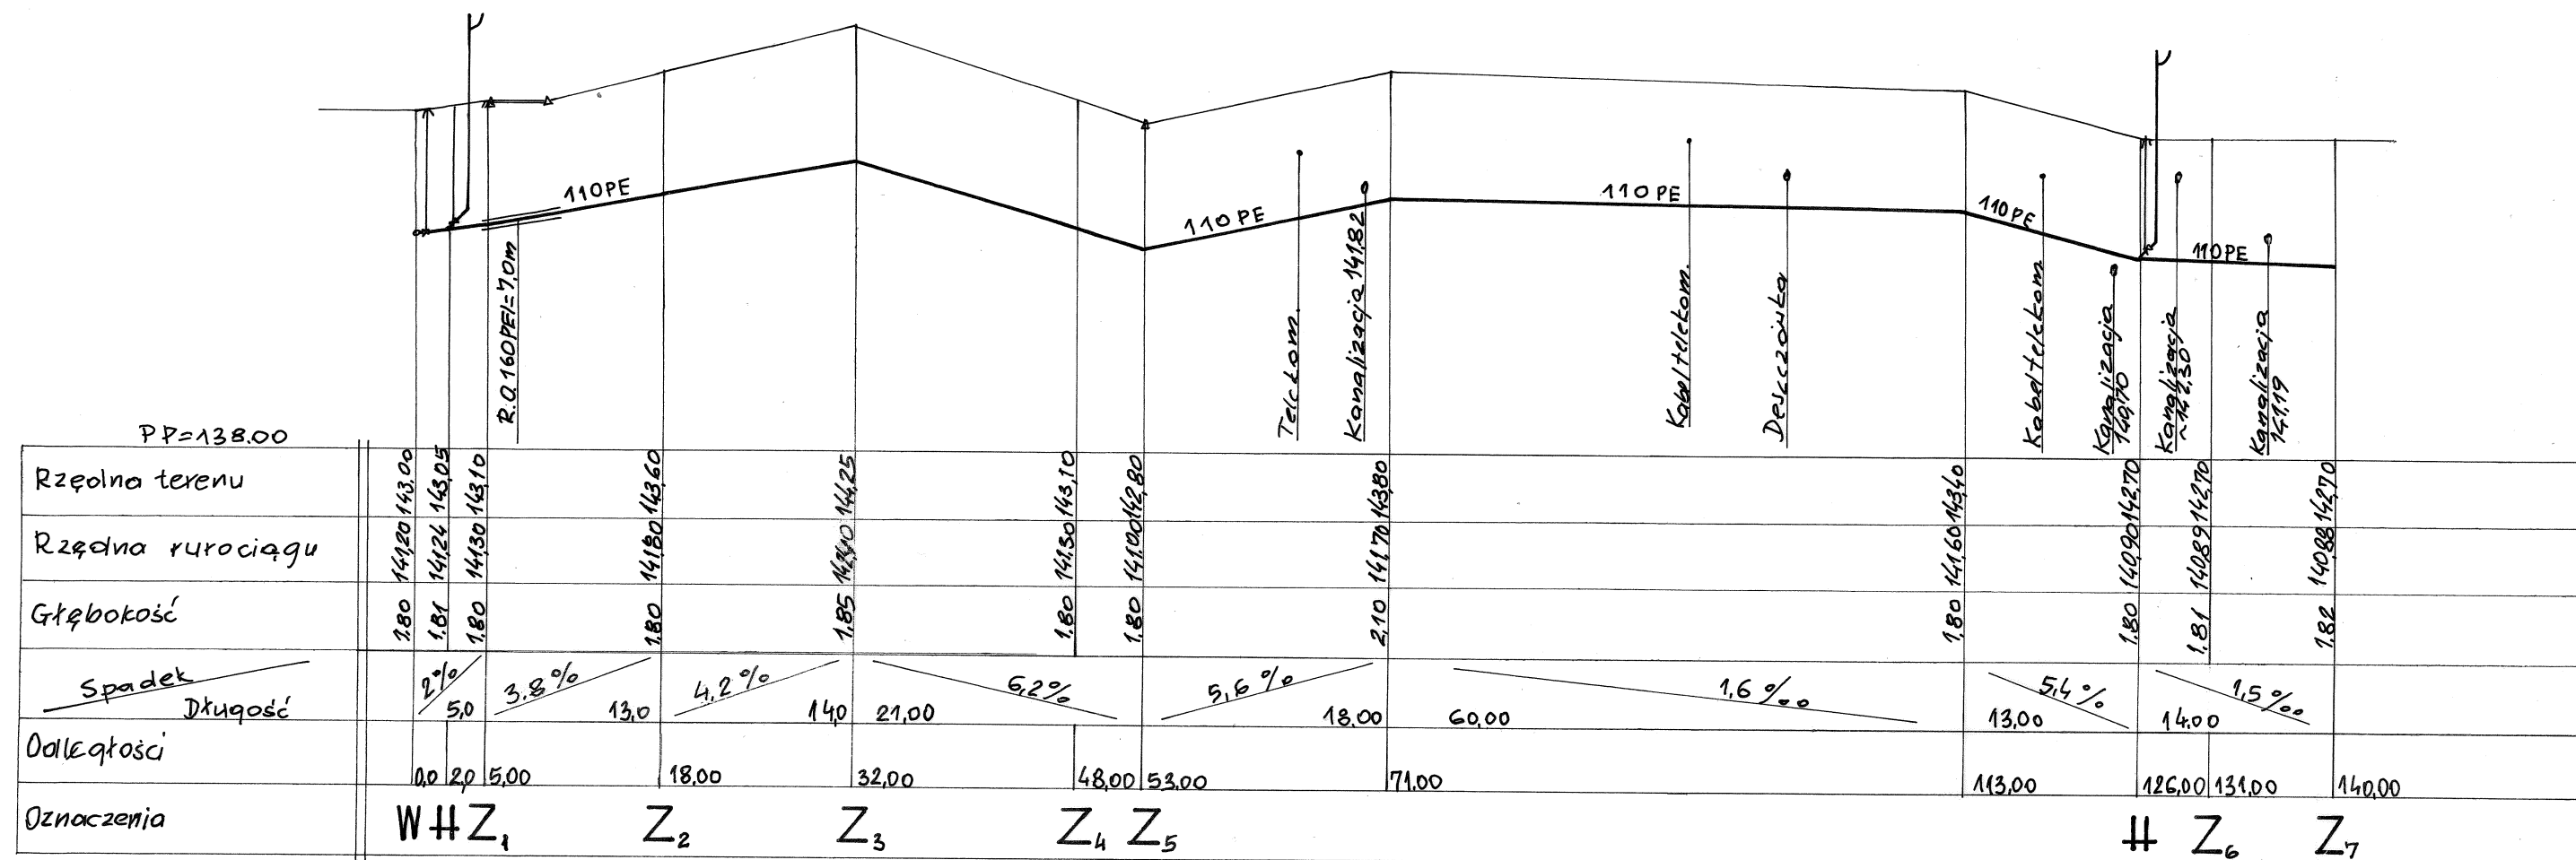

Adres	Plan zagospodarowania terenu Droszewo /dz. nr 373/	Rys. nr 2
Inwestor	Gmina Biskupiec 11-300 Biskupiec Al. Niepodległości 2	Data 04.2016
Branża	Instalacje sanitarne	Skala 1:100/500
Treść rys.	Profil wodociągu	Podpis
Projektował	mgr inż. Józef Koprowicz upr. bud. § 8.1.1 i 2.	
Opracował	Arkadiusz Koprowicz	
Sprawdził	inż. Marian Huszcza upr. bud. § 13 ust.1, pkt. 4-ab	

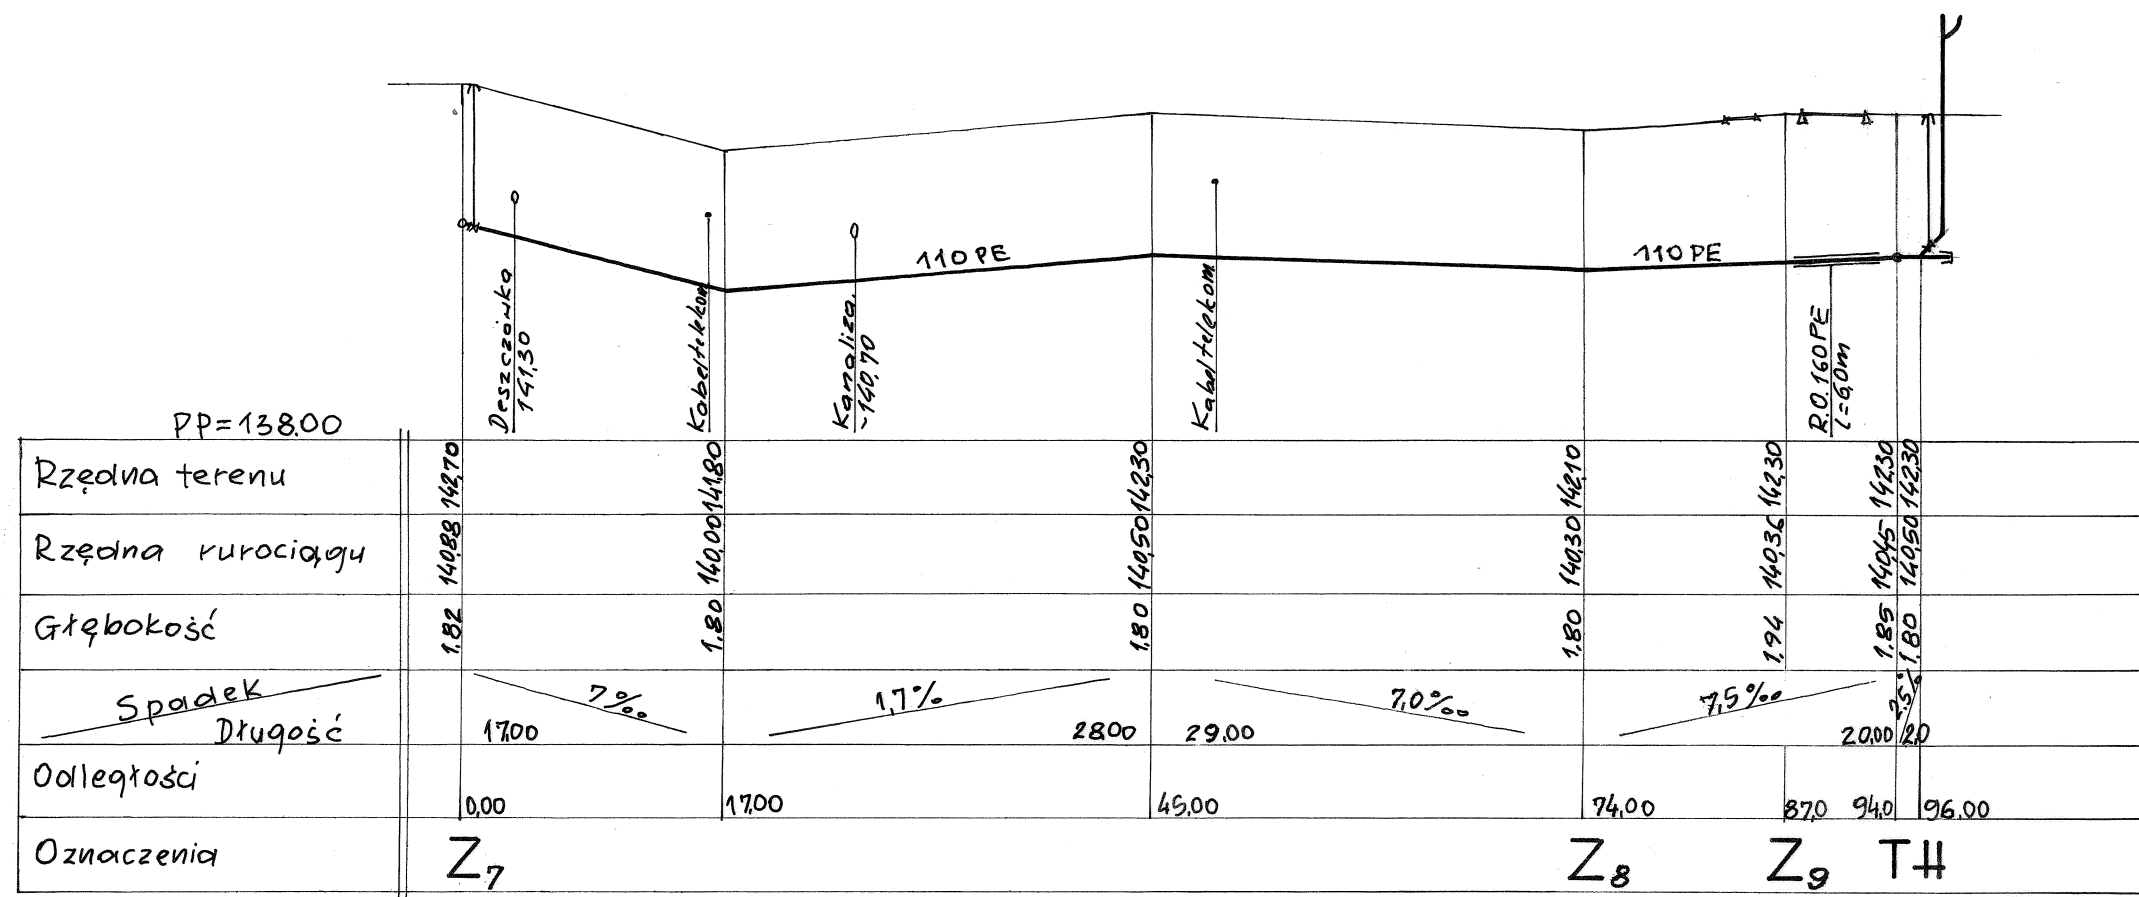


Adres	Plan zagospodarowania terenu Drożdżewo /dz. nr 373/	Rys. nr 3
Inwestor	Gmina Biskupiec 11-300 Biskupiec Al. Niepodległości 2	Data 04.2016
Branża	Instalacje sanitarne	Skala 1:100/500
Treść rys.	Profil wodociągu	Podpis
Projektował	mgr inż. Józef Koprowicz upr. bud. § 8.1.1 i 2.	
Opracował	Arkadiusz Koprowicz	
Sprawdził	inż. Marian Huszcza upr. bud. § 13 ust.1, pkt. 4-ab	

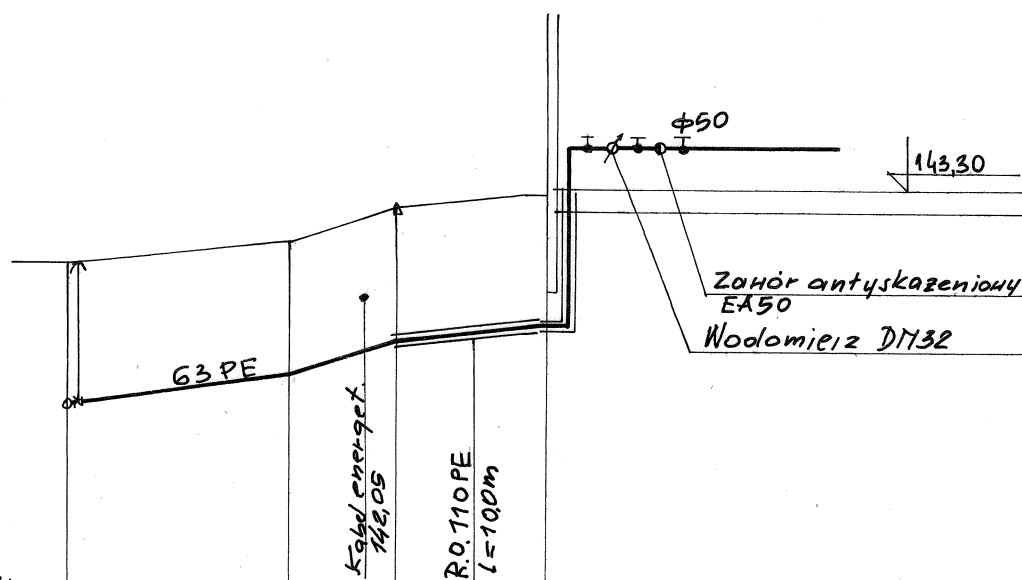


PP=138,00				
Rzędna terenu	14230	14260	14310	14320
Rzędna rurociągu	14045	14080	14130	14150
Głębokość	185	180	180	170
Spadek Długość		2,2% 15,50	7,1% 7,00	2% 10,00
Odległości	0,00	15,50	22,50	32,50
Oznaczenia	T	Z		

Adres	Plan zagospodarowania terenu Droszewo /dz. nr 373/	Rys. nr 4
Inwestor	Gmina Biskupiec 11-300 Biskupiec Al. Niepodległości 2	Data 04.2016
Branża	Instalacje sanitarne	Skala 1:100/500
Treść rys.	Profil przyłącza wodociągowego	Podpis
Projektował	mgr inż. Józef Koprowicz upr. bud. § 8.1.1 i 2.	
Opracował	Arkadiusz Koprowicz	
Sprawdził	inż. Marian Huszcza upr. bud. § 13 ust.1, pkt. 4-ab	

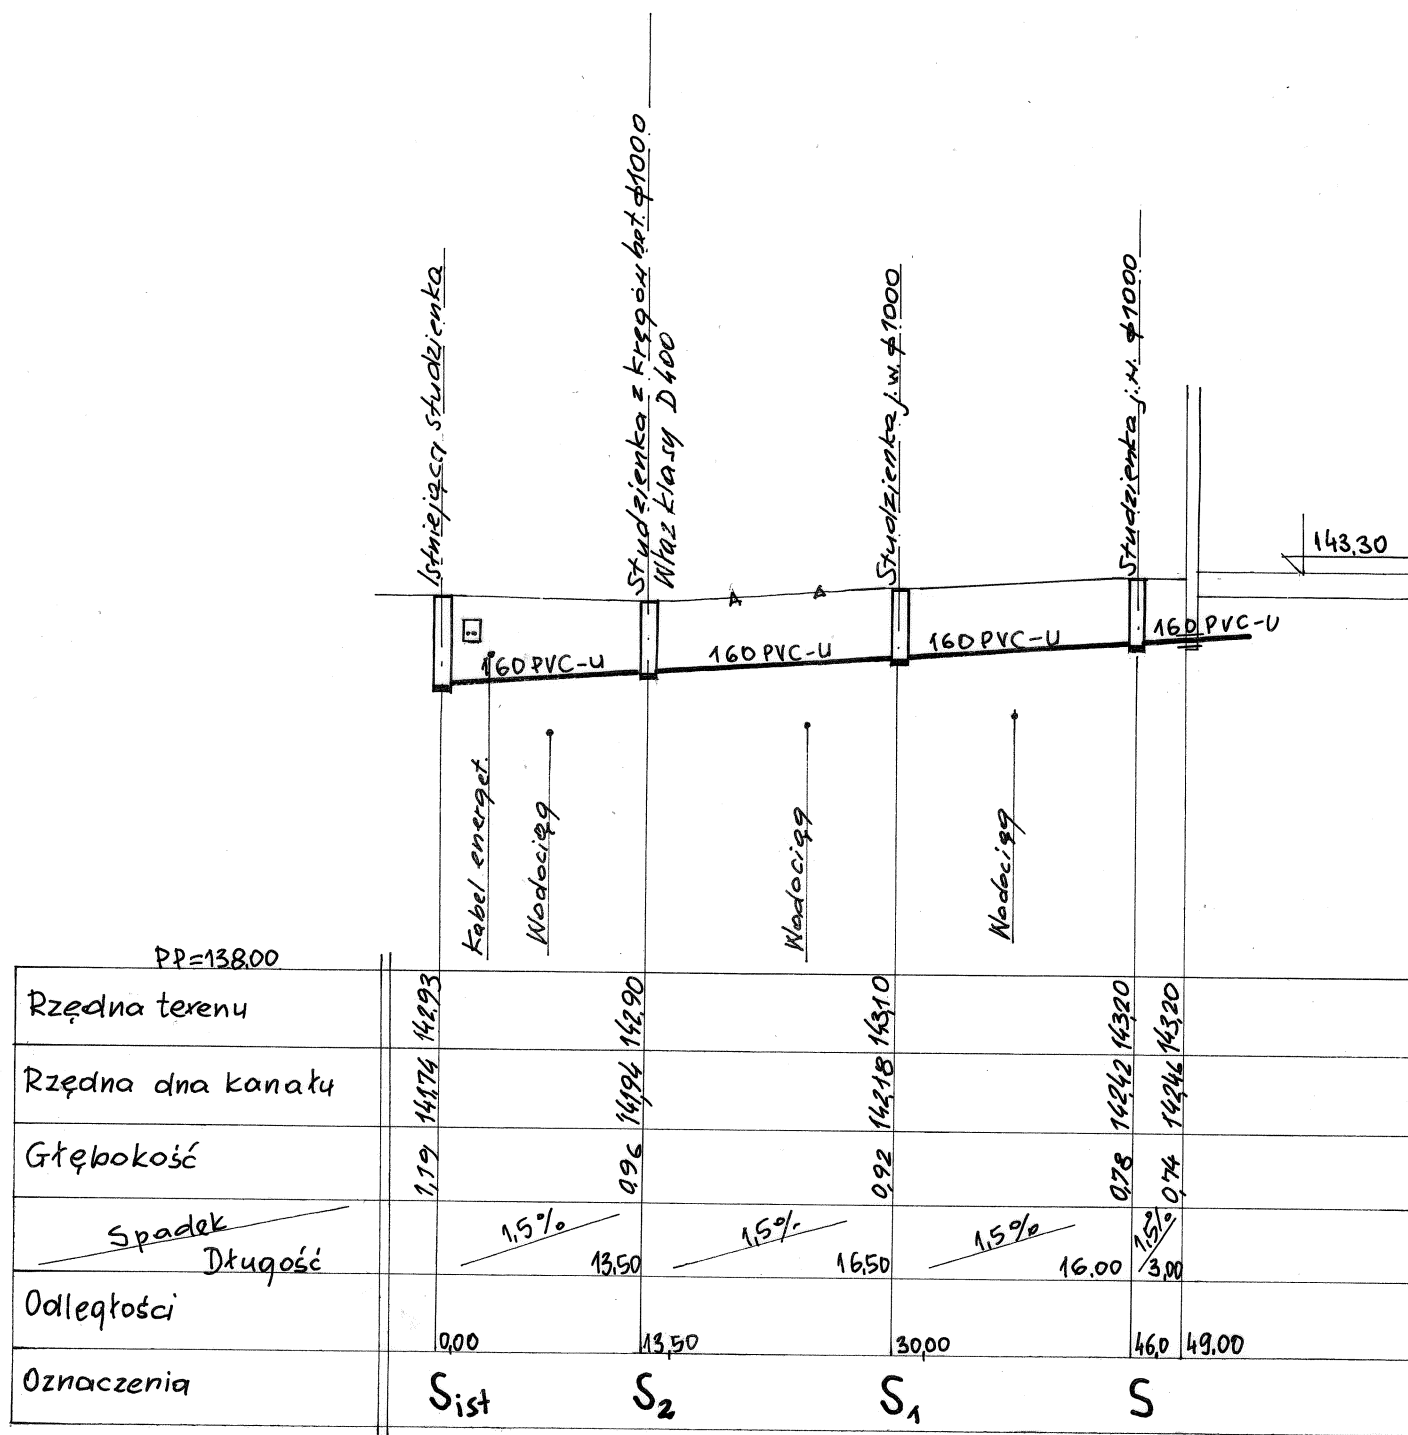

Adres	Plan zagospodarowania terenu Droszewo /dz. nr 373/	Rys. nr 5
Inwestor	Gmina Biskupiec 11-300 Biskupiec Al. Niepodległości 2	Data 04.2016
Branża	Instalacje sanitarne	Skala 1:100/500
Treść rys.	Profil przyłącza kanalizacyjnego	Podpis
Projektował	mgr inż. Józef Koprowicz upr. bud. § 8.1.1 i 2.	
Opracował	Arkadiusz Koprowicz	
Sprawdził	inż. Marian Huszcza upr. bud. § 13 ust.1, pkt. 4-ab	

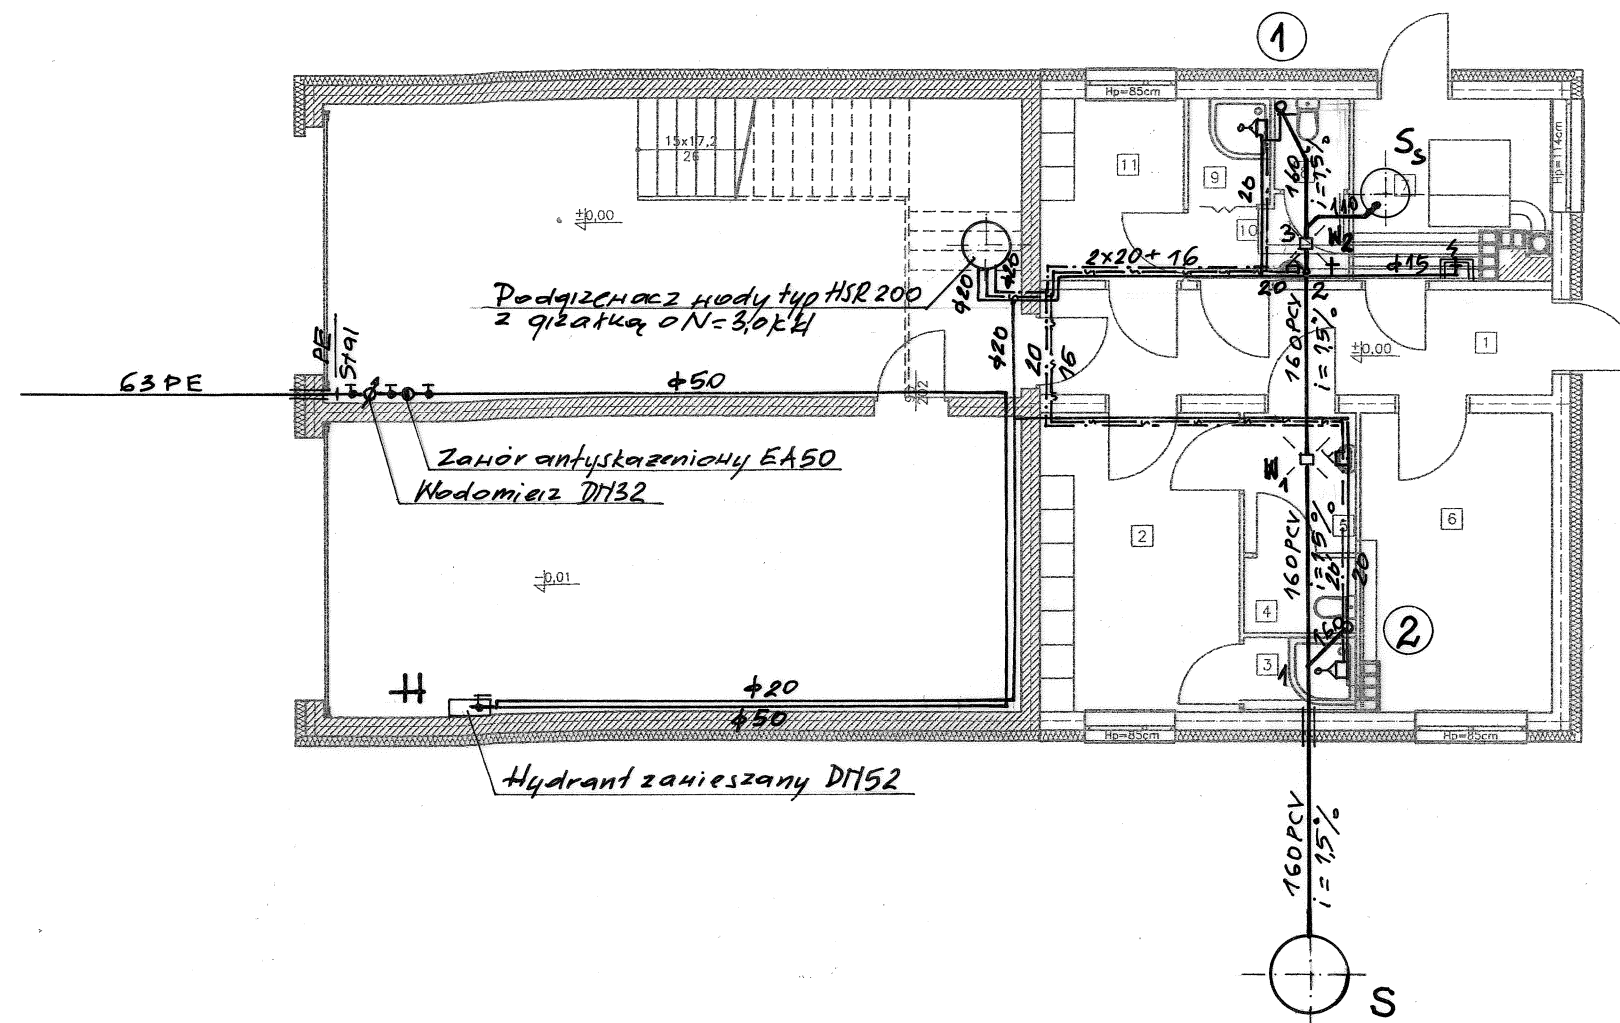

LEGENDA:

- ŚCIANY PROJEKTOWANE
- ŚCIANY ISTNIEJĄCE

- 1 KOMUNIKACJA 9,55 m²
- 2 SZATNIA MĘSKA 2 10,53 m²
- 3 NATRYSK MĘSKI 1,50 m²
- 4 WC MĘSKI 1,50 m²
- 5 ŁAZIENKA MĘSKA 2,81 m²
- 6 BIURO + PUNKT ALARMOWY 2 10,21 m²
- 7 POM. TECHNICZNE 6,26 m²
- 8 WC DAMSKI 1,20 m²
- 9 NATRYSK DAMSKI 1,51 m²
- 10 ŁAZIENKA DAMSKA 2,25 m²
- 11 SZATNIA DAMSKA 4,60 m²

	Rozbudowa budynku OSP w Droszewie dz. nr 373	Rys. nr 1
Adres	Droszewo /dz. nr 373/ 11-300 Biskupiec	
Inwestor	Gmina Biskupiec	Data 04.2016r
Branża	Instalacje Sanitarne	Skala: 1/100
Treść rys.	Rzut wod-kan parter	Podpis
Projektował	mgr inż. Józef Koprowicz upr. bud. § 8. 1. 1. i 2.	
Opracował	Arkadiusz Koprowicz	
Sprawdził	inż. Marian Huszcza upr. bud. § 13. 1. pkt.4ab	