



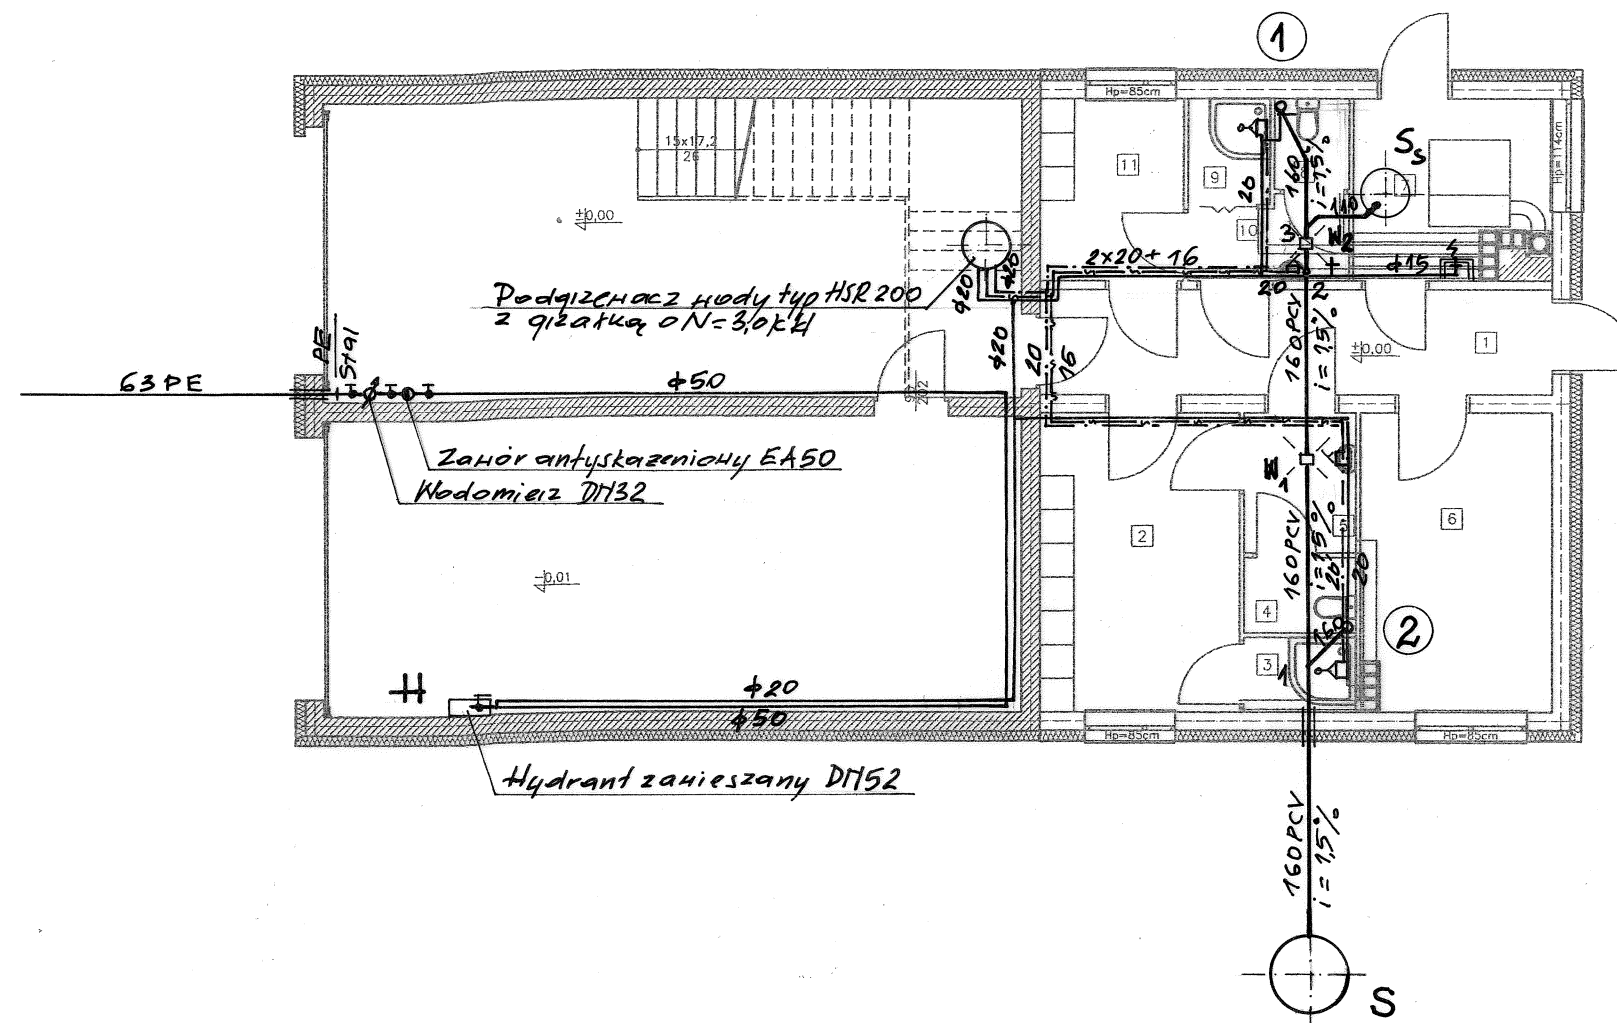


LEGENDA:


- ŚCIANY PROJEKTOWANE
- ŚCIANY ISTNIEJĄCE

- 1 KOMUNIKACJA 9,55 m²
- 2 SZATNIA MĘSKA 2 10,53 m²
- 3 NATRYSK MĘSKI 1,50 m²
- 4 WC MĘSKI 1,50 m²
- 5 ŁAZIENKA MĘSKA 2,81 m²
- 6 BIURO + PUNKT ALARMOWY 2 10,21 m²
- 7 POM. TECHNICZNE 6,26 m²
- 8 WC DAMSKI 1,20 m²
- 9 NATRYSK DAMSKI 1,51 m²
- 10 ŁAZIENKA DAMSKA 2,25 m²
- 11 SZATNIA DAMSKA 4,60 m²

	Rozbudowa budynku OSP w Droszewie dz. nr 373	Rys. nr 1
Adres	Droszewo /dz. nr 373/ 11-300 Biskupiec	
Inwestor	Gmina Biskupiec	Data 04.2016r
Branża	Instalacje Sanitarne	Skala: 1/100
Treść rys.	Rzut wod-kan parter	Podpis
Projektował	mgr inż. Józef Koprowicz upr. bud. § 8. 1. 1. i 2.	
Opracował	Arkadiusz Koprowicz	
Sprawił	inż. Marian Huszcza upr. bud. § 13. 1. pkt.4ab	

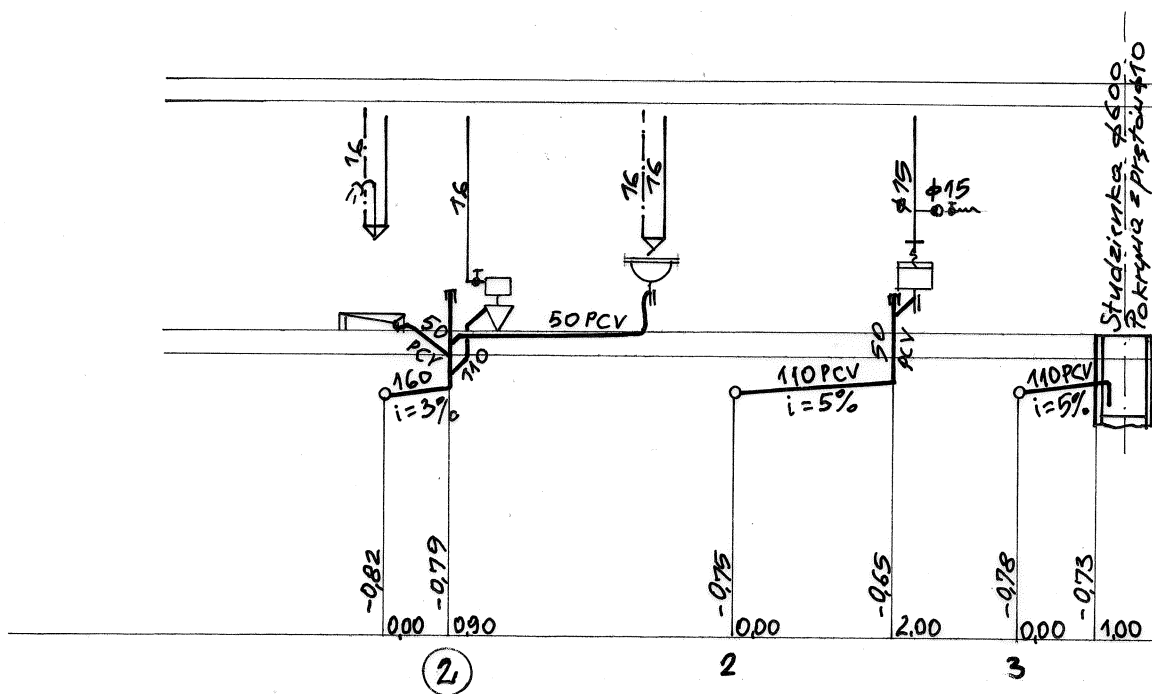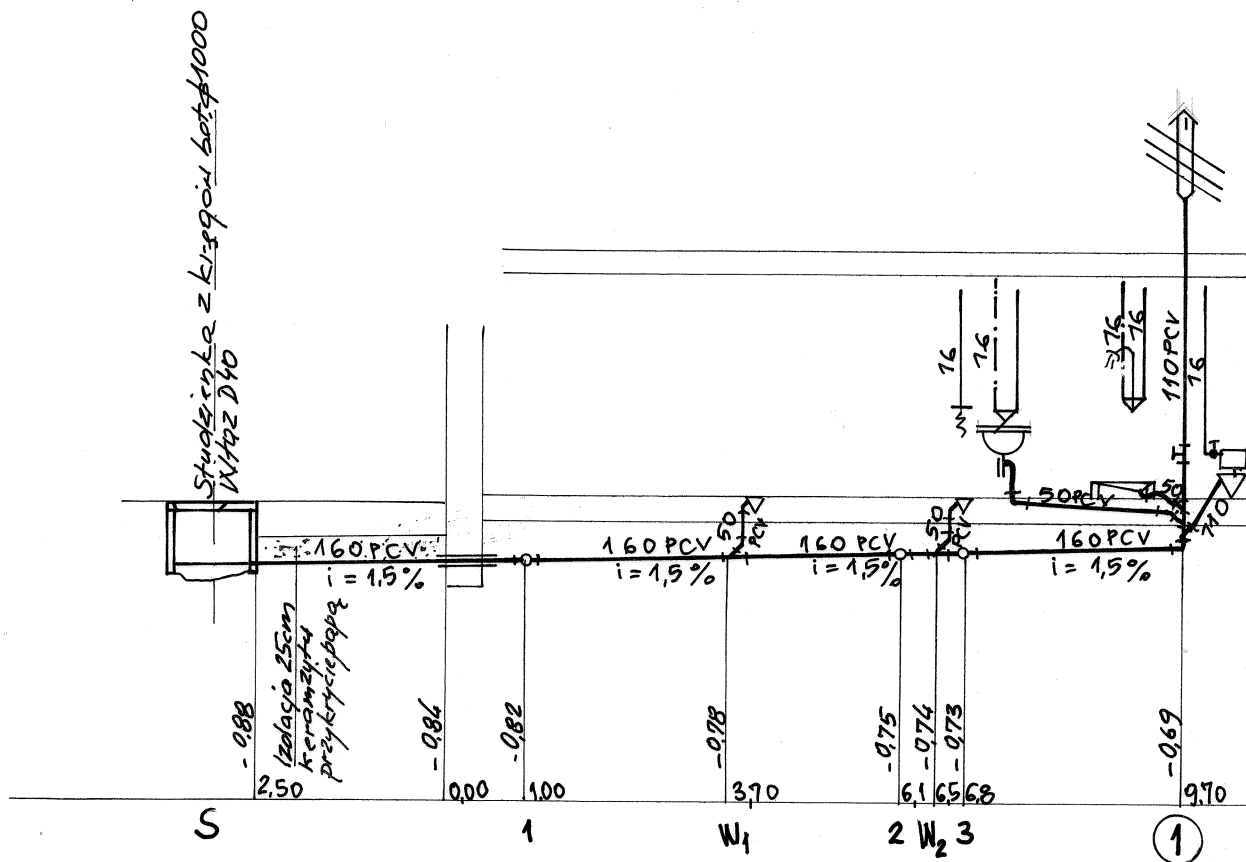

	Rozbudowa budynku OSP w Droszewie dz. nr 373	Rys. nr 2
Adres	Droszewo /dz. nr 373/ 11-300 Biskupiec	
Inwestor	Gmina Biskupiec	Data 04.2016r
Branża	Instalacje Sanitarne	Skala: 1/100
Treść rys.	Rozwinięcie instalacji wod-kan	Podpis
Projektował	mgr inż. Józef Koprowicz upr. bud. § 8. 1. 1. i 2.	
Opracował	Arkadiusz Koprowicz	

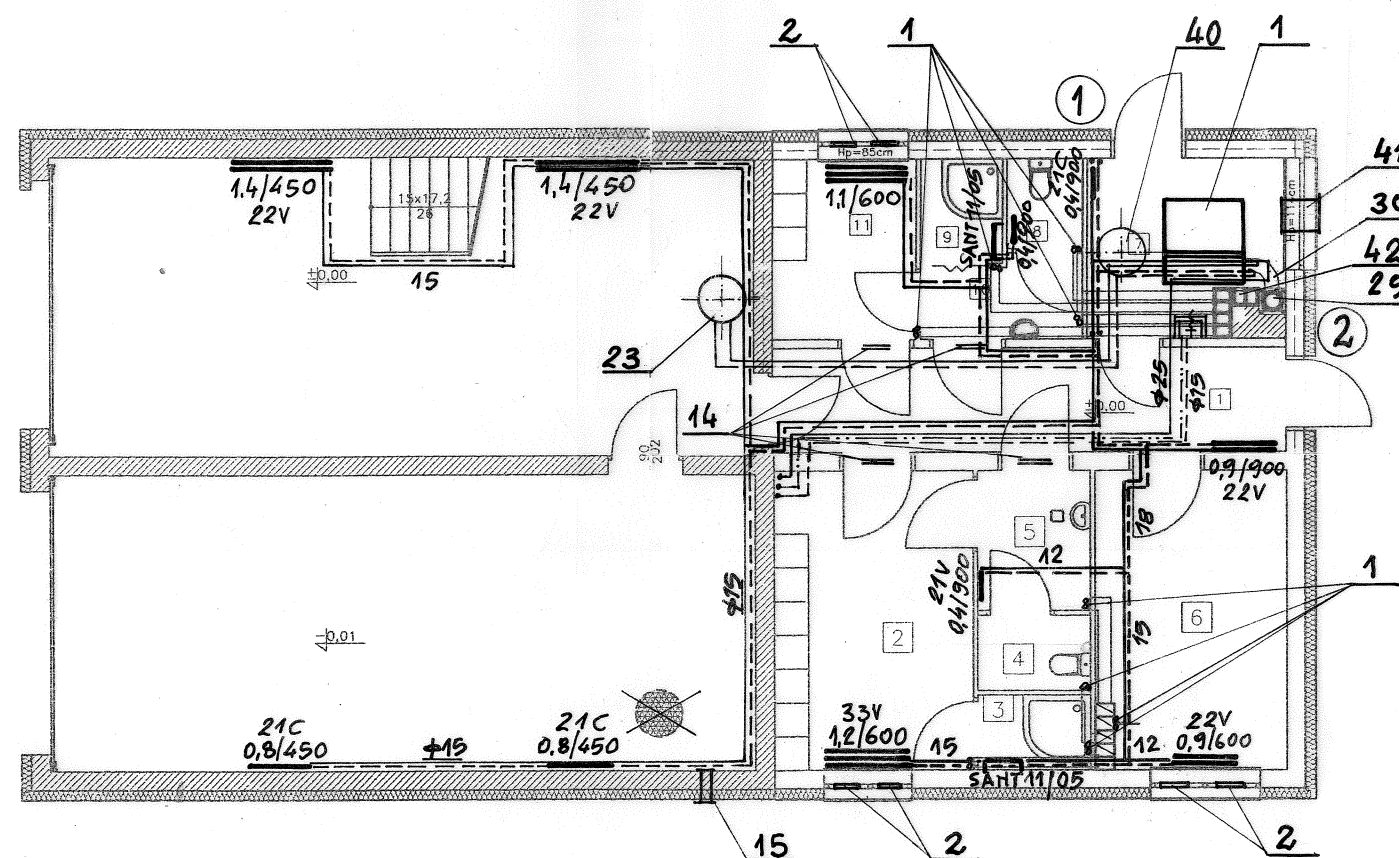


LEGENDA:

- ŚCIANY PROJEKTOWANE
- ŚCIANY ISTNIEJĄCE
- OTWORY DO ZAMUROWANIA

- 1 KOMUNIKACJA 9,55 m²
- 2 SZATNIA MĘSKA 2 10,53 m²
- 3 NATRYSK MĘSKI 1,50 m²
- 4 WC MĘSKI 1,50 m²
- 5 ŁAZIENKA MĘSKA 2,81 m²
- 6 BIURO + PUNKT ALARMOWY 2 10,21 m²
- 7 POM. TECHNICZNE 6,26 m²
- 8 WC DAMSKI 1,20 m²
- 9 NATRYSK DAMSKI 1,51 m²
- 10 ŁAZIENKA DAMSKA 2,25 m²
- 11 SZATNIA DAMSKA 4,60 m²

	Rozbudowa budynku OSP w Droszewie dz. nr 373	Rys. nr 3
Adres	Droszewo /dz. nr 373/ 11-300 Biskupiec	
Inwestor	Gmina Biskupiec	Data 04.2016r
Branża	Instalacje Sanitarne	Skala: 1/100
Treść rys.	Rzut instalacji c.o. i wentylacji - parter	Podpis
Projektował	mgr inż. Józef Koprowicz upr. bud. § 8. 1. 1. i 2.	
Opracował	Arkadiusz Koprowicz	
Sprawił	inż. Marian Huszcza upr. bud. § 13. 1. pkt. 4ab	

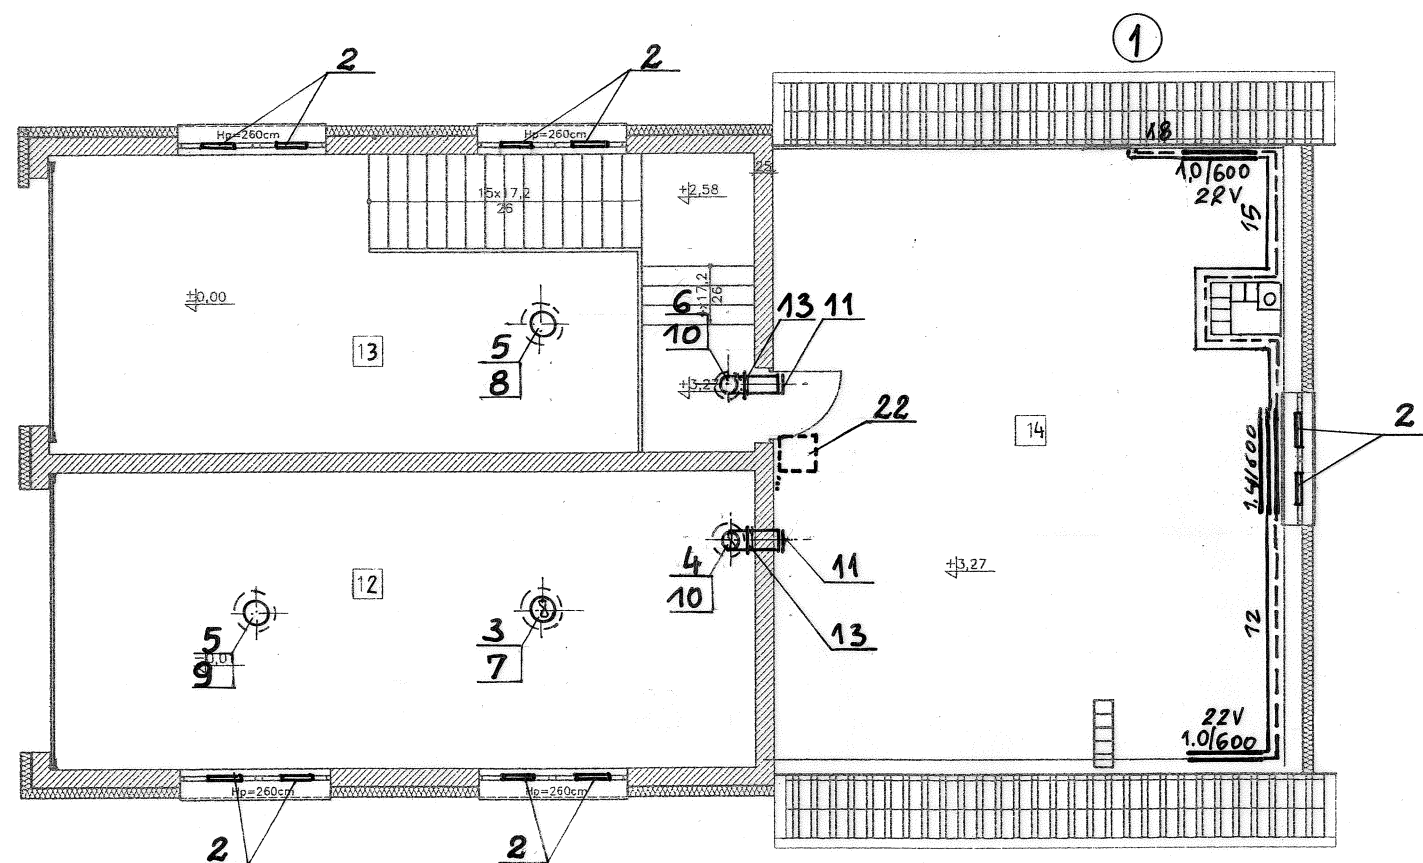


LEGENDA:

□ — ŚCIANY PROJEKTOWANE


▨ — ŚCIANY ISTNIEJĄCE

1 SALA SZKOLEŃ 39,35 m²


	Rozbudowa budynku OSP w Droszewie dz. nr 373	Rys. nr 4
Adres	Droszewo /dz. nr 373/ 11-300 Biskupiec	
Inwestor	Gmina Biskupiec	Data 04.2016r
Branża	Instalacje Sanitarne	Skala: 1/100
Treść rys.	Rzut instalacji c.o. i wentylacji – poddasze	Podpis
Projektował	mgr inż. Józef Koprowicz upr. bud. § 8. 1. 1. i 2.	
Opracował	Arkadiusz Koprowicz	
Sprawdził	inż. Marian Huszcza upr. bud. § 13. 1. pkt. 4ab	

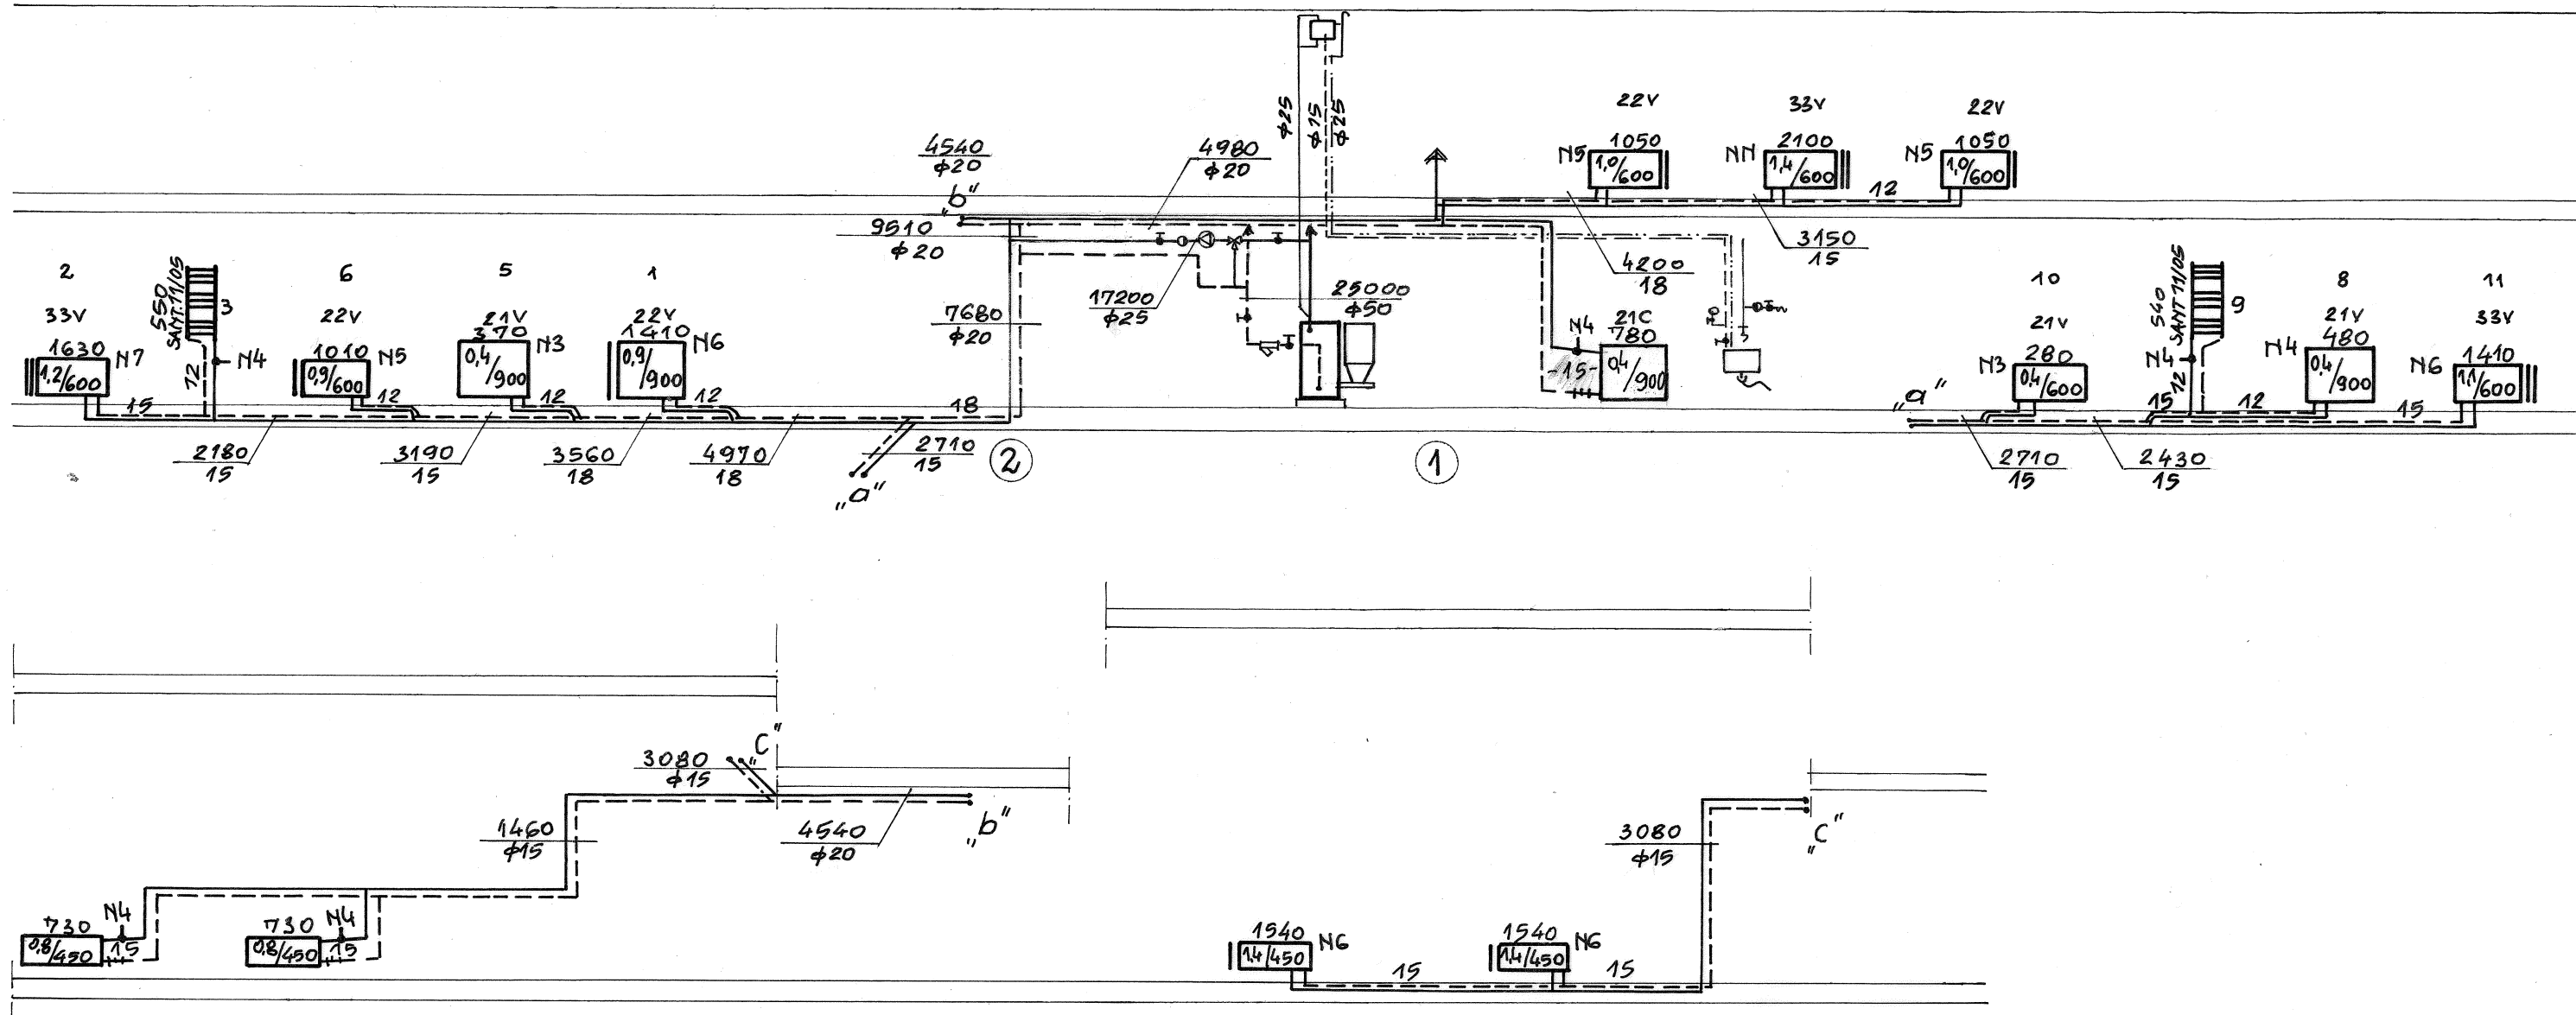

	Rozbudowa budynku OSP w Droszewie dz. nr 373	Rys. nr 5
Adres	Droszewo /dz. nr 373/ 11-300 Biskupiec	
Inwestor	Gmina Biskupiec	Data 04.2016r
Branża	Instalacje Sanitarne	Skala: 1/100
Treść rys.	Rozwinięcie instalacji c.o.	Podpis
Projektował	mgr inż. Józef Koprowicz upr. bud. § 8. 1. 1. i 2.	
Opracował	Arkadiusz Koprowicz	
Sprawił	inż. Marian Huszcza upr. bud. § 13. 1. pkt. 4ab	

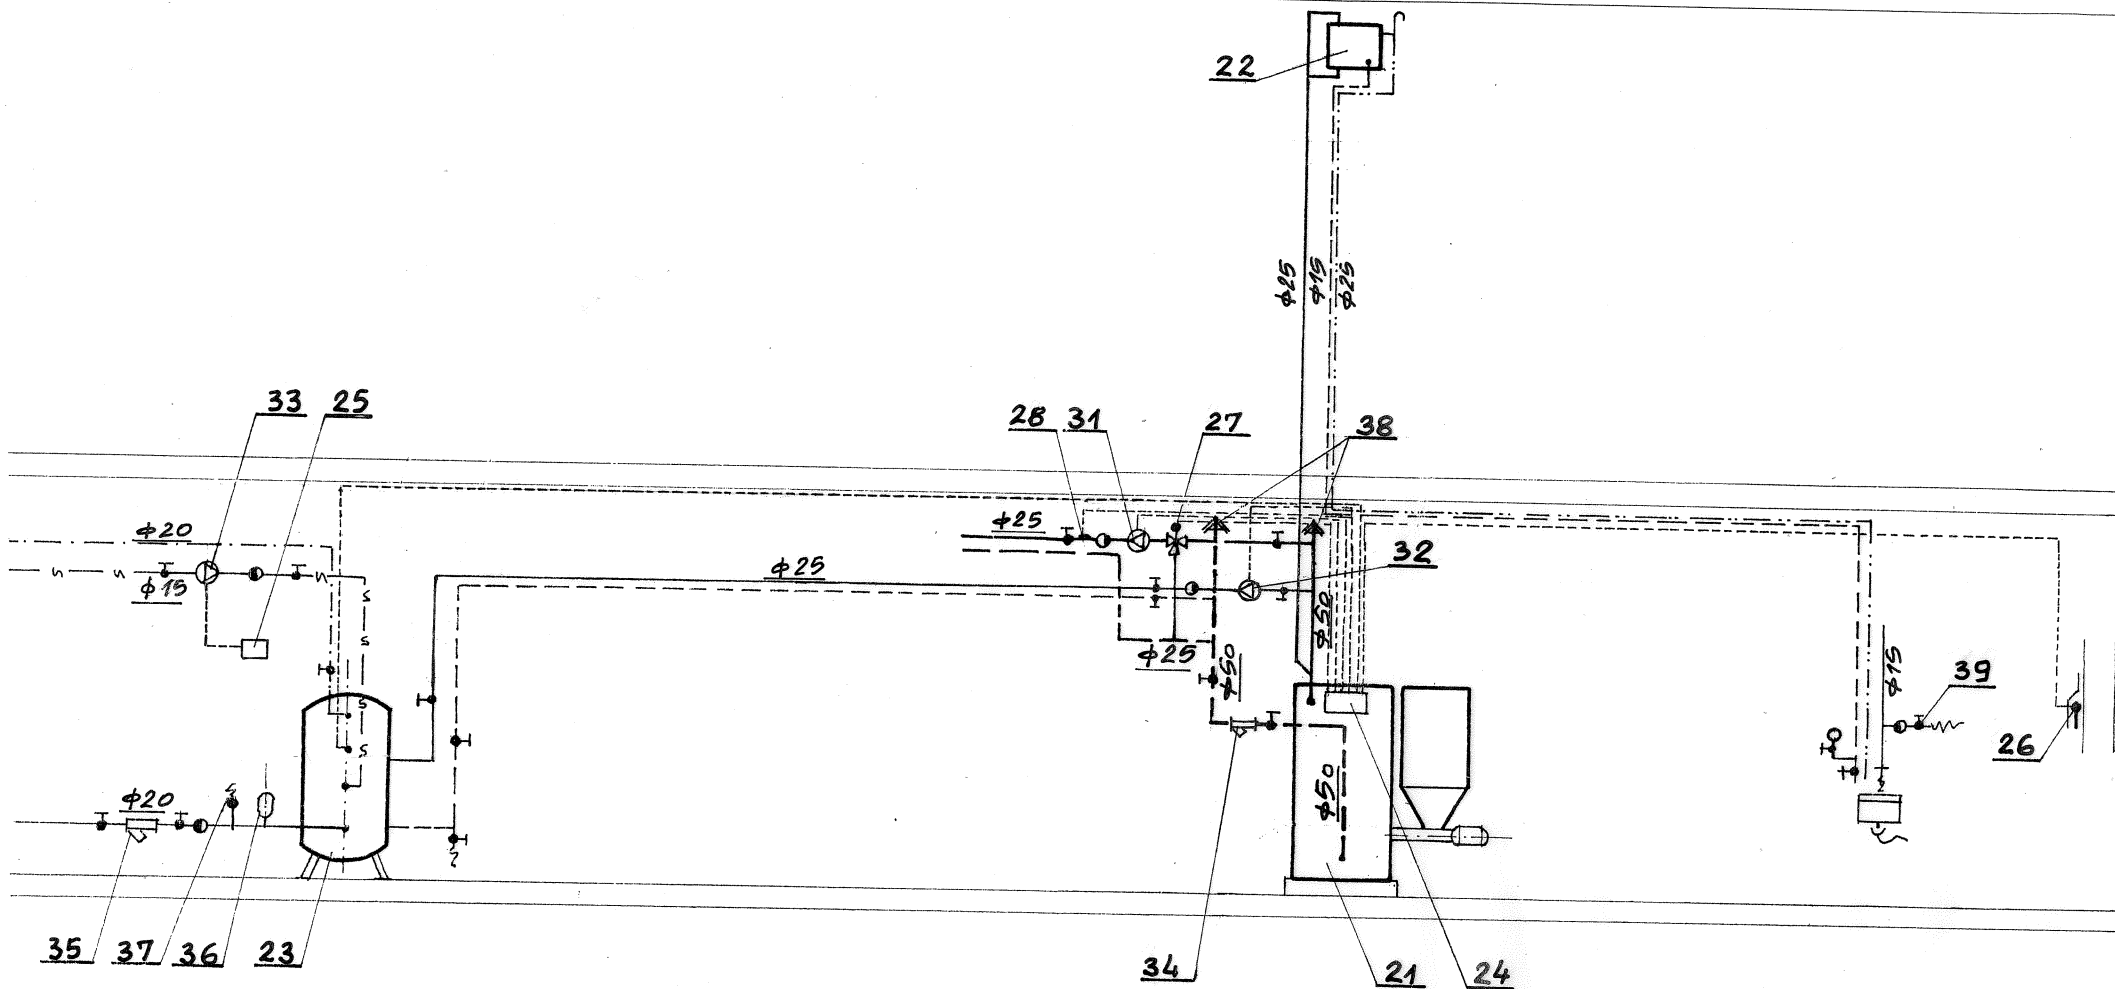

	Rozbudowa budynku OSP w Droszewie dz. nr 373	Rys. nr 6
Adres	Droszewo /dz. nr 373/ 11-300 Biskupiec	Data 04.2016r
Inwestor	Gmina Biskupiec	Skala: 1/100
Branża	Instalacje Sanitarne	Podpis
Treść rys.	Schemat technologiczny kotłowni	
Projektował	mgr inż. Józef Koprowicz upr. bud. § 8. 1. 1. i 2.	
Opracował	Arkadiusz Koprowicz	
Sprawił	inż. Marian Huszcza upr. bud. § 13. 1. pkt. 4ab	

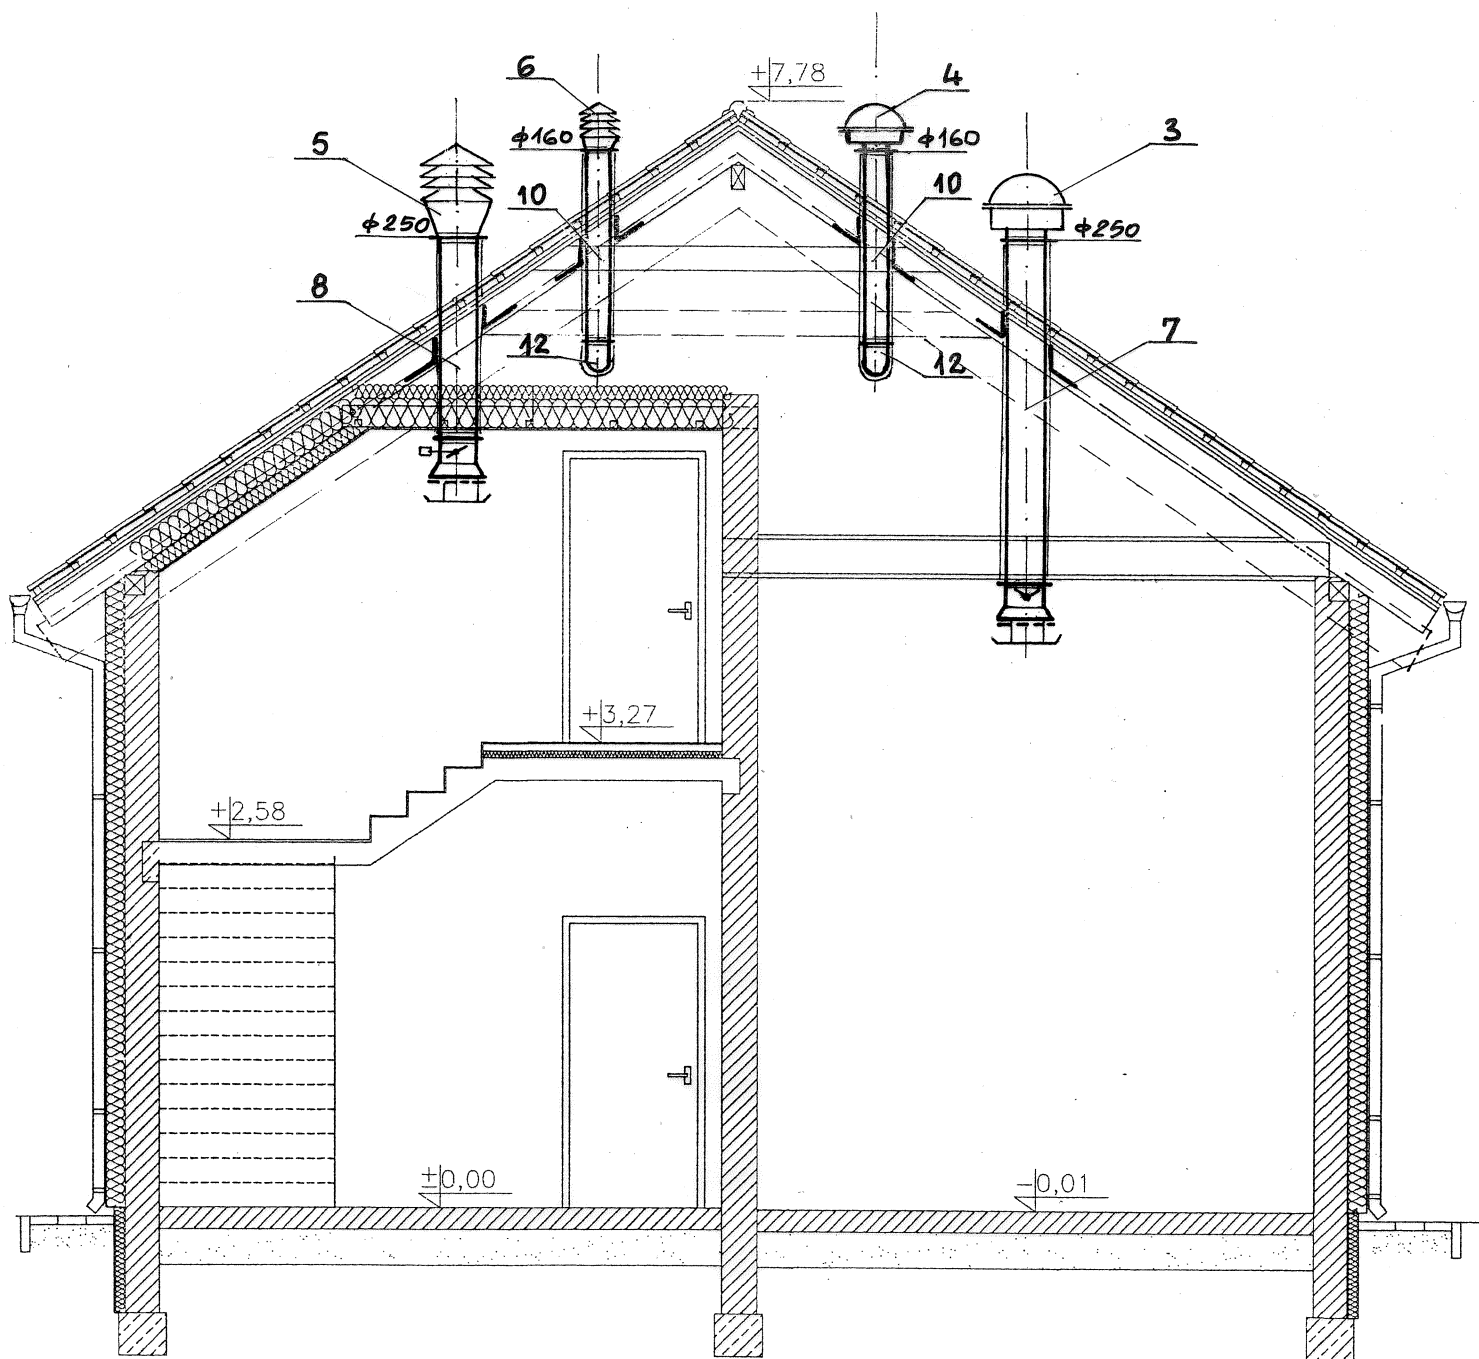

	Rozbudowa budynku OSP w Droszewie dz. nr 373	Rys. nr 7
Adres	Droszewo /dz. nr 373/ 11-300 Biskupiec	
Inwestor	Gmina Biskupiec	Data 04.2016r
Branża	Instalacje Sanitarne	Skala: 1/50
Treść rys.	Przekrój wentylacji	Podpis
Projektował	mgr inż. Józef Koprowicz upr. bud. § 8. 1. 1. i 2.	
Opracował	Arkadiusz Koprowicz	
Sprawdził	inż. Marian Huszcza upr. bud. § 13. 1. pkt.4ab	