


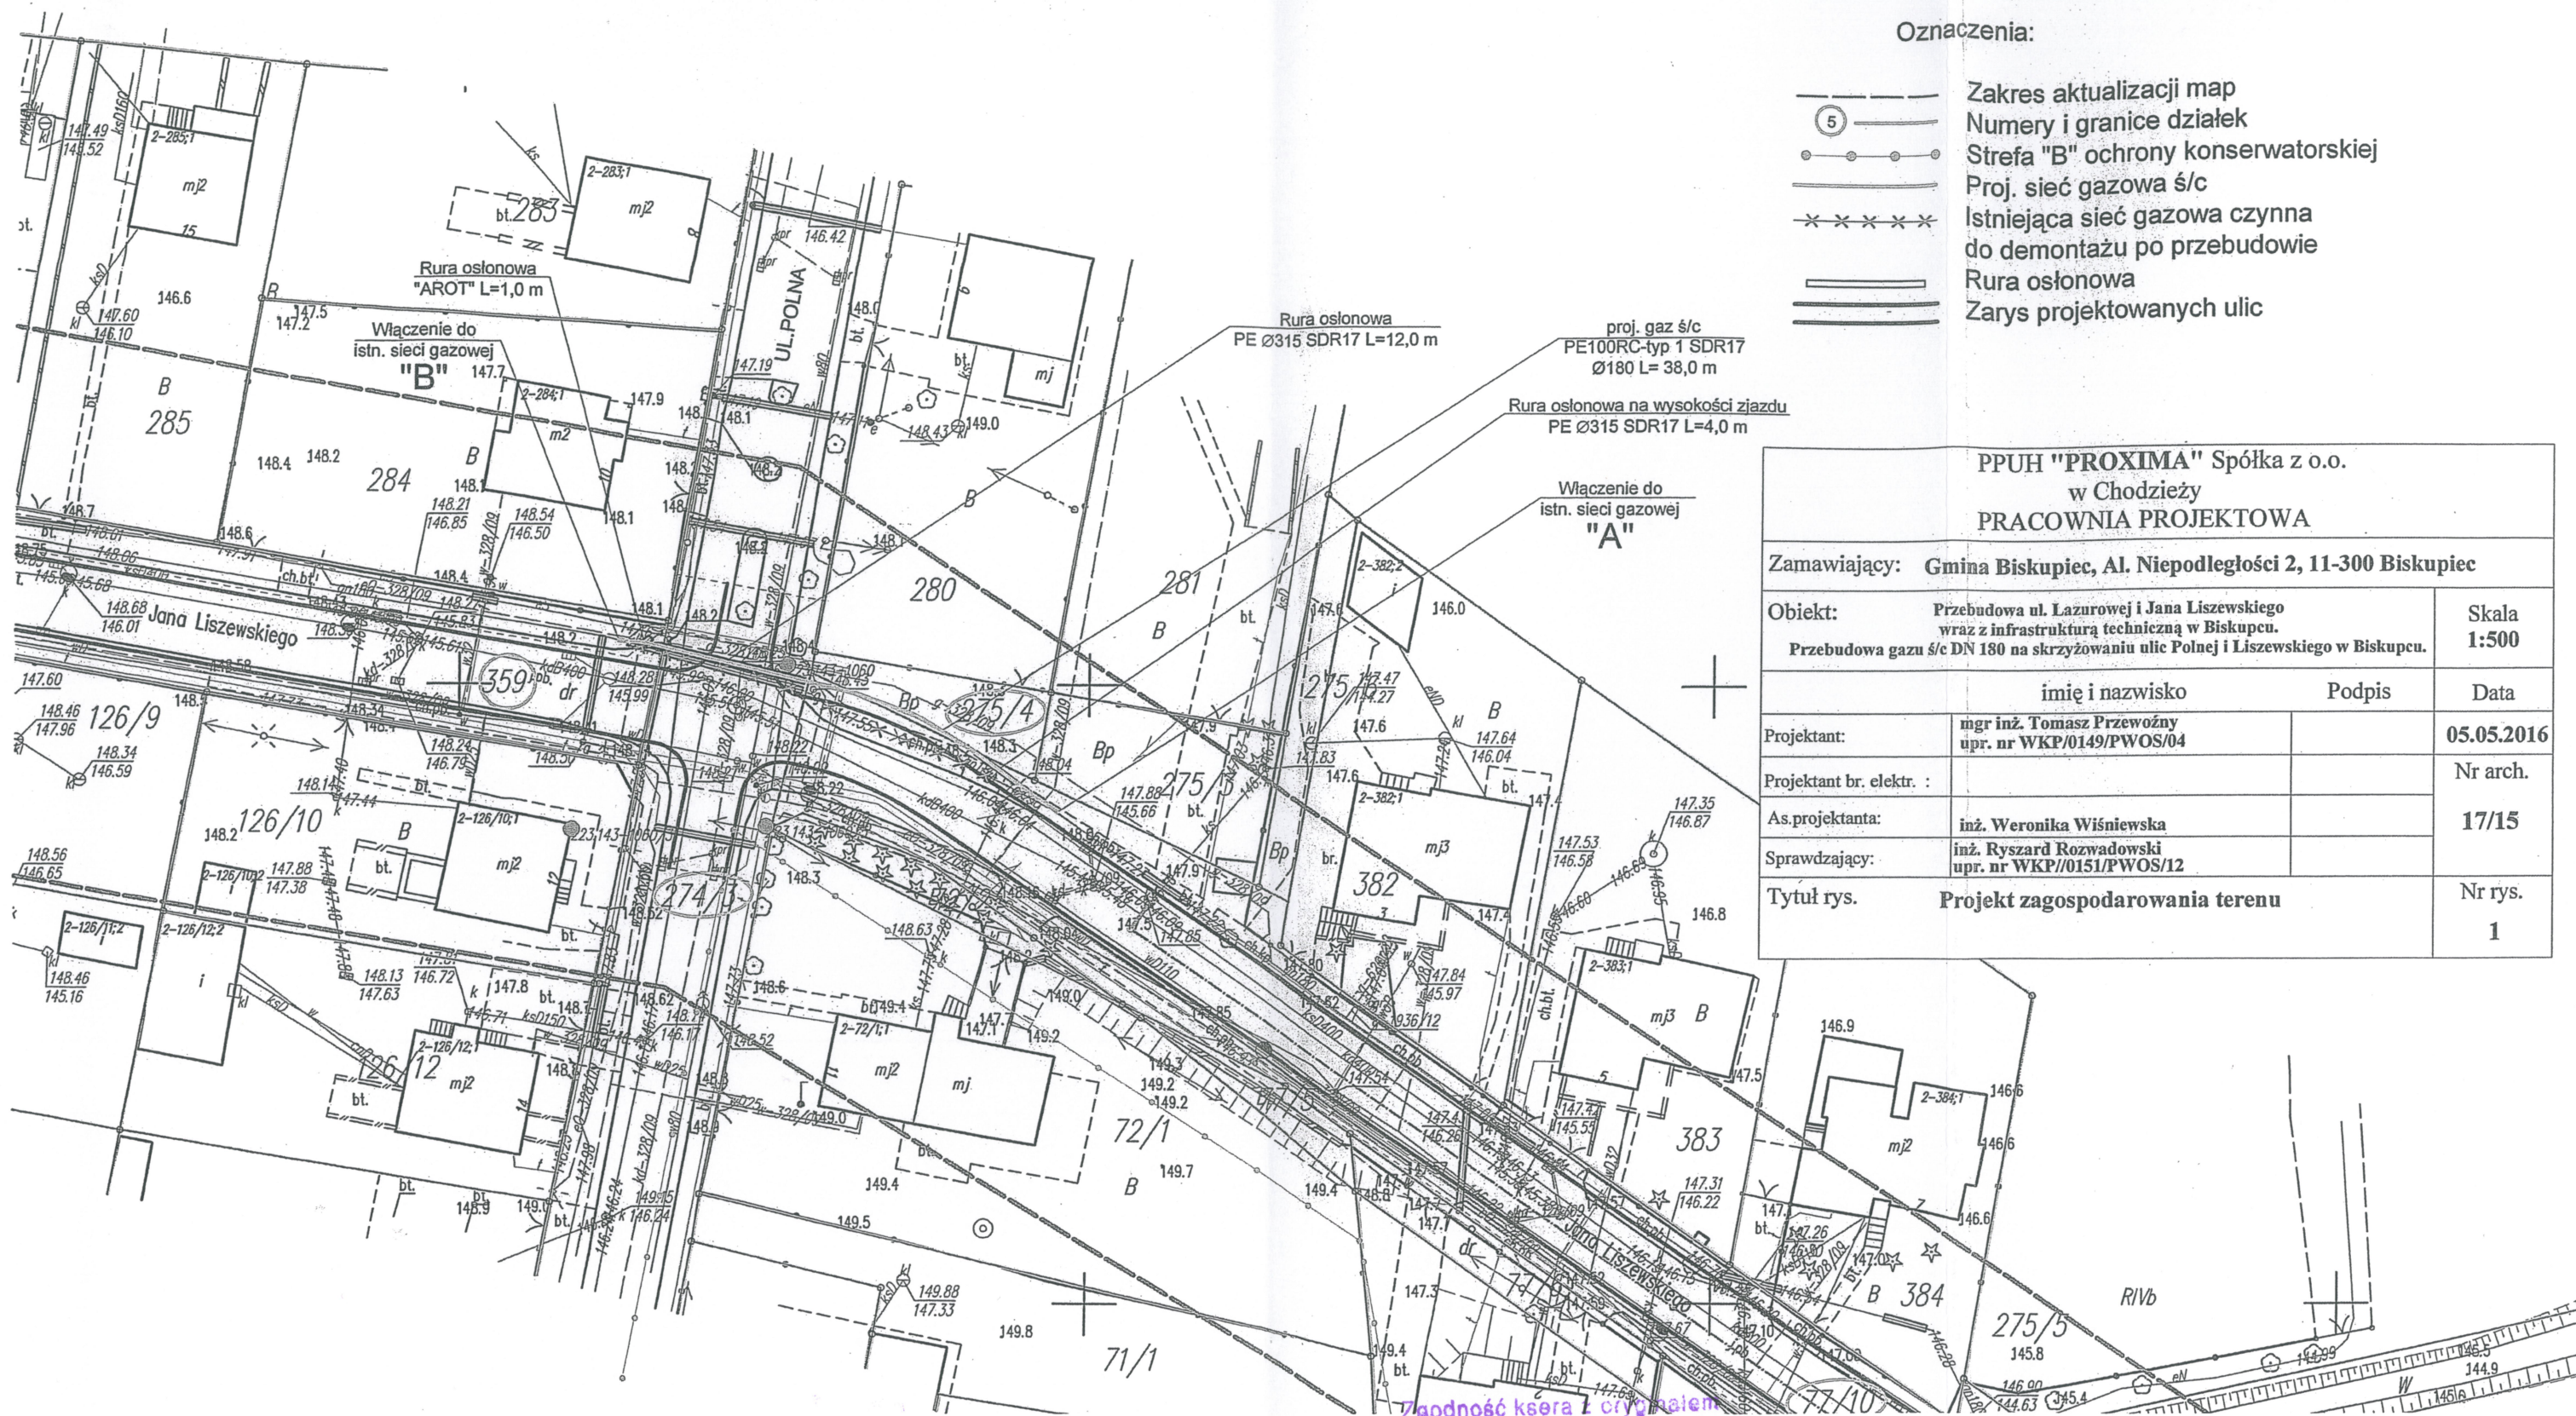

## Oznaczenia:

- Zakres aktualizacji map
- ⑤ — Numery i granice działek
- Strefa "B" ochrony konserwatorskiej
- Proj. sieć gazowa ś/c
- Istniejąca sieć gazowa czynna do demontażu po przebudowie
- Rura osłonowa
- Zarys projektowanych ulic

PPUH "PROXIMA" Spółka z o.o.  
w Chodzieży  
PRACOWNIA PROJEKTOWA

Zamawiający: Gmina Biskupiec, Al. Niepodległości 2, 11-300 Biskupiec

Obiekt: Przebudowa ul. Lazurowej i Jana Liszewskiego wraz z infrastrukturą techniczną w Biskupcu.  
Przebudowa gazu ś/c DN 180 na skrzyżowaniu ulic Polnej i Liszewskiego w Biskupcu.

Skala  
1:500

| imię i nazwisko                                                    | Podpis | Data         |
|--------------------------------------------------------------------|--------|--------------|
| Projektant: mgr inż. Tomasz Przewoźny<br>upr. nr WKP/0149/PWOS/04  |        | 05.05.2016   |
| Projektant br. elektr. :                                           |        | Nr arch.     |
| As.projektanta: inż. Weronika Wiśniewska                           |        | 17/15        |
| Sprawdzający: inż. Ryszard Rozwadowski<br>upr. nr WKP/0151/PWOS/12 |        |              |
| Tytuł rys. Projekt zagospodarowania terenu                         |        | Nr rys.<br>1 |

Zgodność ksera z oryginałem  
stwierdzam  
Gertruda Szymczak

Chodzież, dnia 16.05.2016

PRZEDSIĘBIORSTWO  
Produkcyjno-Usługowo-Handlowe  
»PROXIMA« Sp. z o.o.  
64-800 CHODZIEŻ, ul. Młyńska 3  
tel. 282-28-98, fax 28-27-687, tel. kom. 0/502 666 185  
NIP 764-010-42-84

URGADNIAM PROJEKTOWANĄ PRZEBUDOWĘ SIECI  
GAZOWEJ W UL. LISZEWSKIEGO W BISKUPCU NA  
DZIAŁKACH 77/10 275/4 274/3 359  
GMINA BISKUPIEC BURMISTRZ  
11-300 Biskupiec, Al. Niepodległości 2  
woj. warmińsko-mazurskie mgr Kamil Kosowski

16.05.2016 r.