

PRACOWNIA PROJEKTOWA


Skala
1:500

Data

Tytuł rys.

Projekt zagospodarowania terenu

Nr rys.
1

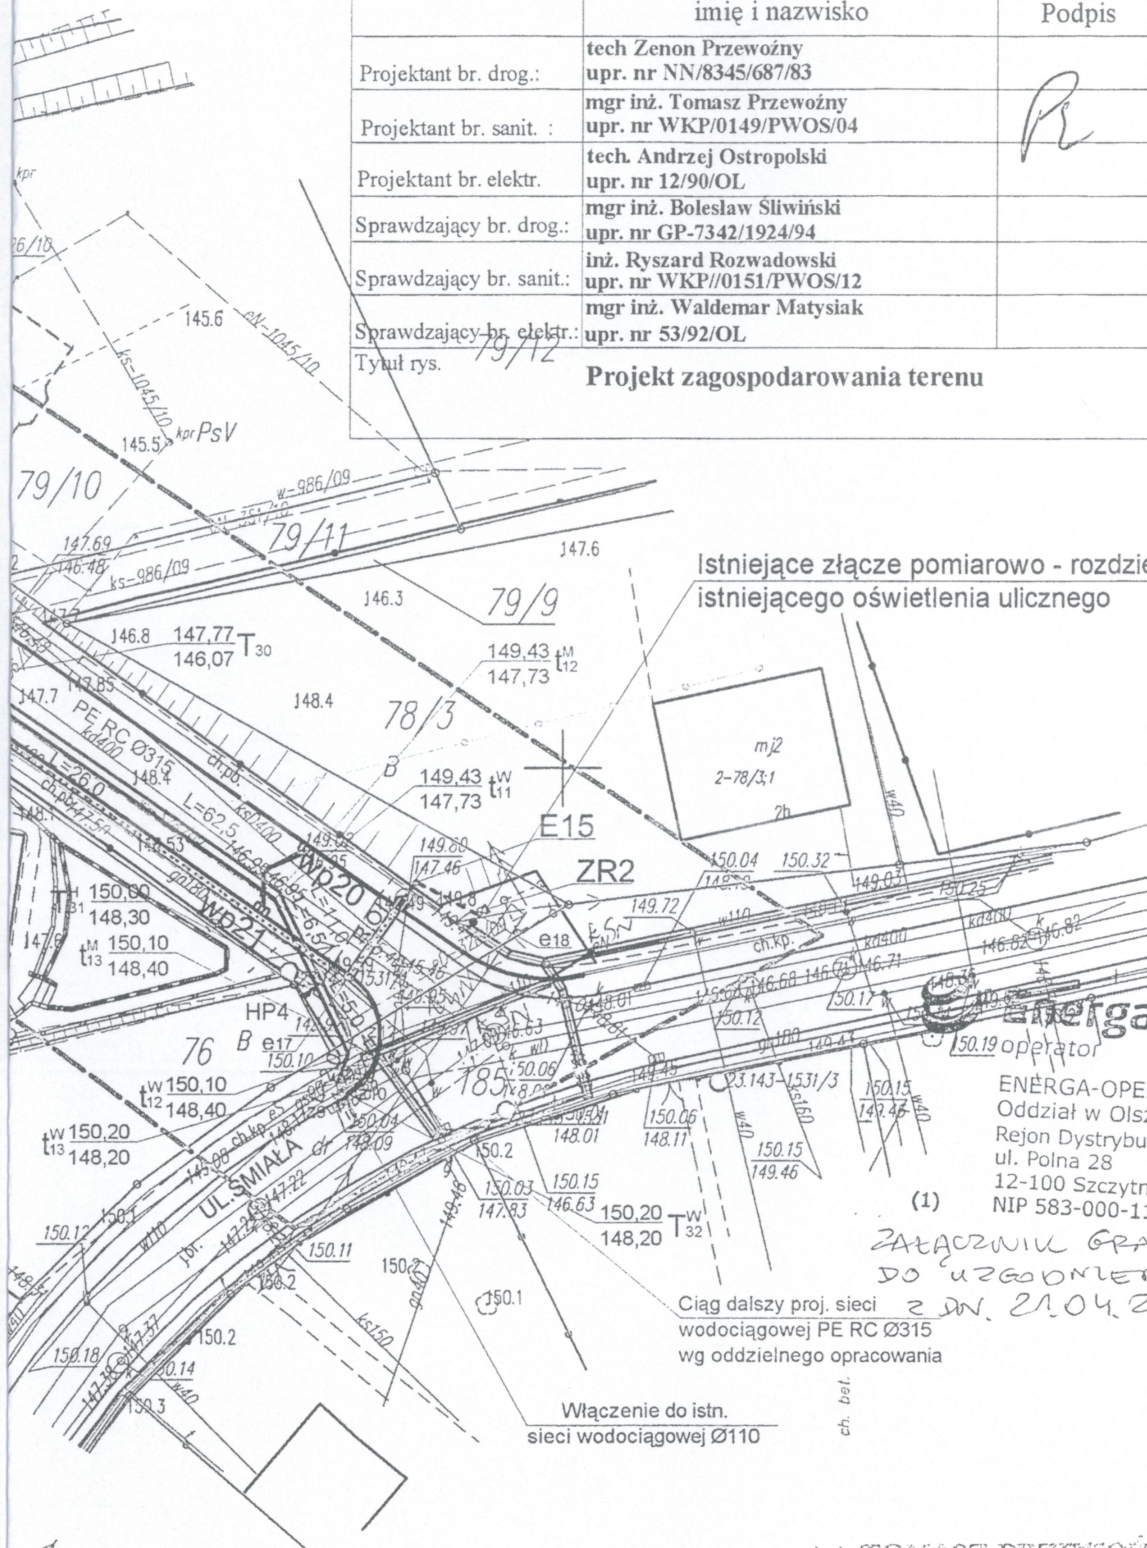

mgr inż. **TOMASZ PRZEWOŹNY**
upr. bud. do projektowania i kierowania robotami
budowlanymi b.o. w szczególności instalacyjnej
w zakresie sieci, instalacji i urządzeń cieplnych,
wentylacyjnych, gazowych, wodociąg. i kanaliz.
WKP/148/PWOS/04

Gołębiewski, J.

Chodzież, dnia 16.05.2016

PRZEDSIĘBIORSTWO
Produkcyjno-Usługowo-Handlowe
»PROXIMA« Sp. z o.o.
64-800 CHODZIEŻ, ul. Młyńska 3
tel. 282-28-98, fax 282-7-687, tel. kom. 0/502 666 185
NIP 764-010-42-84