


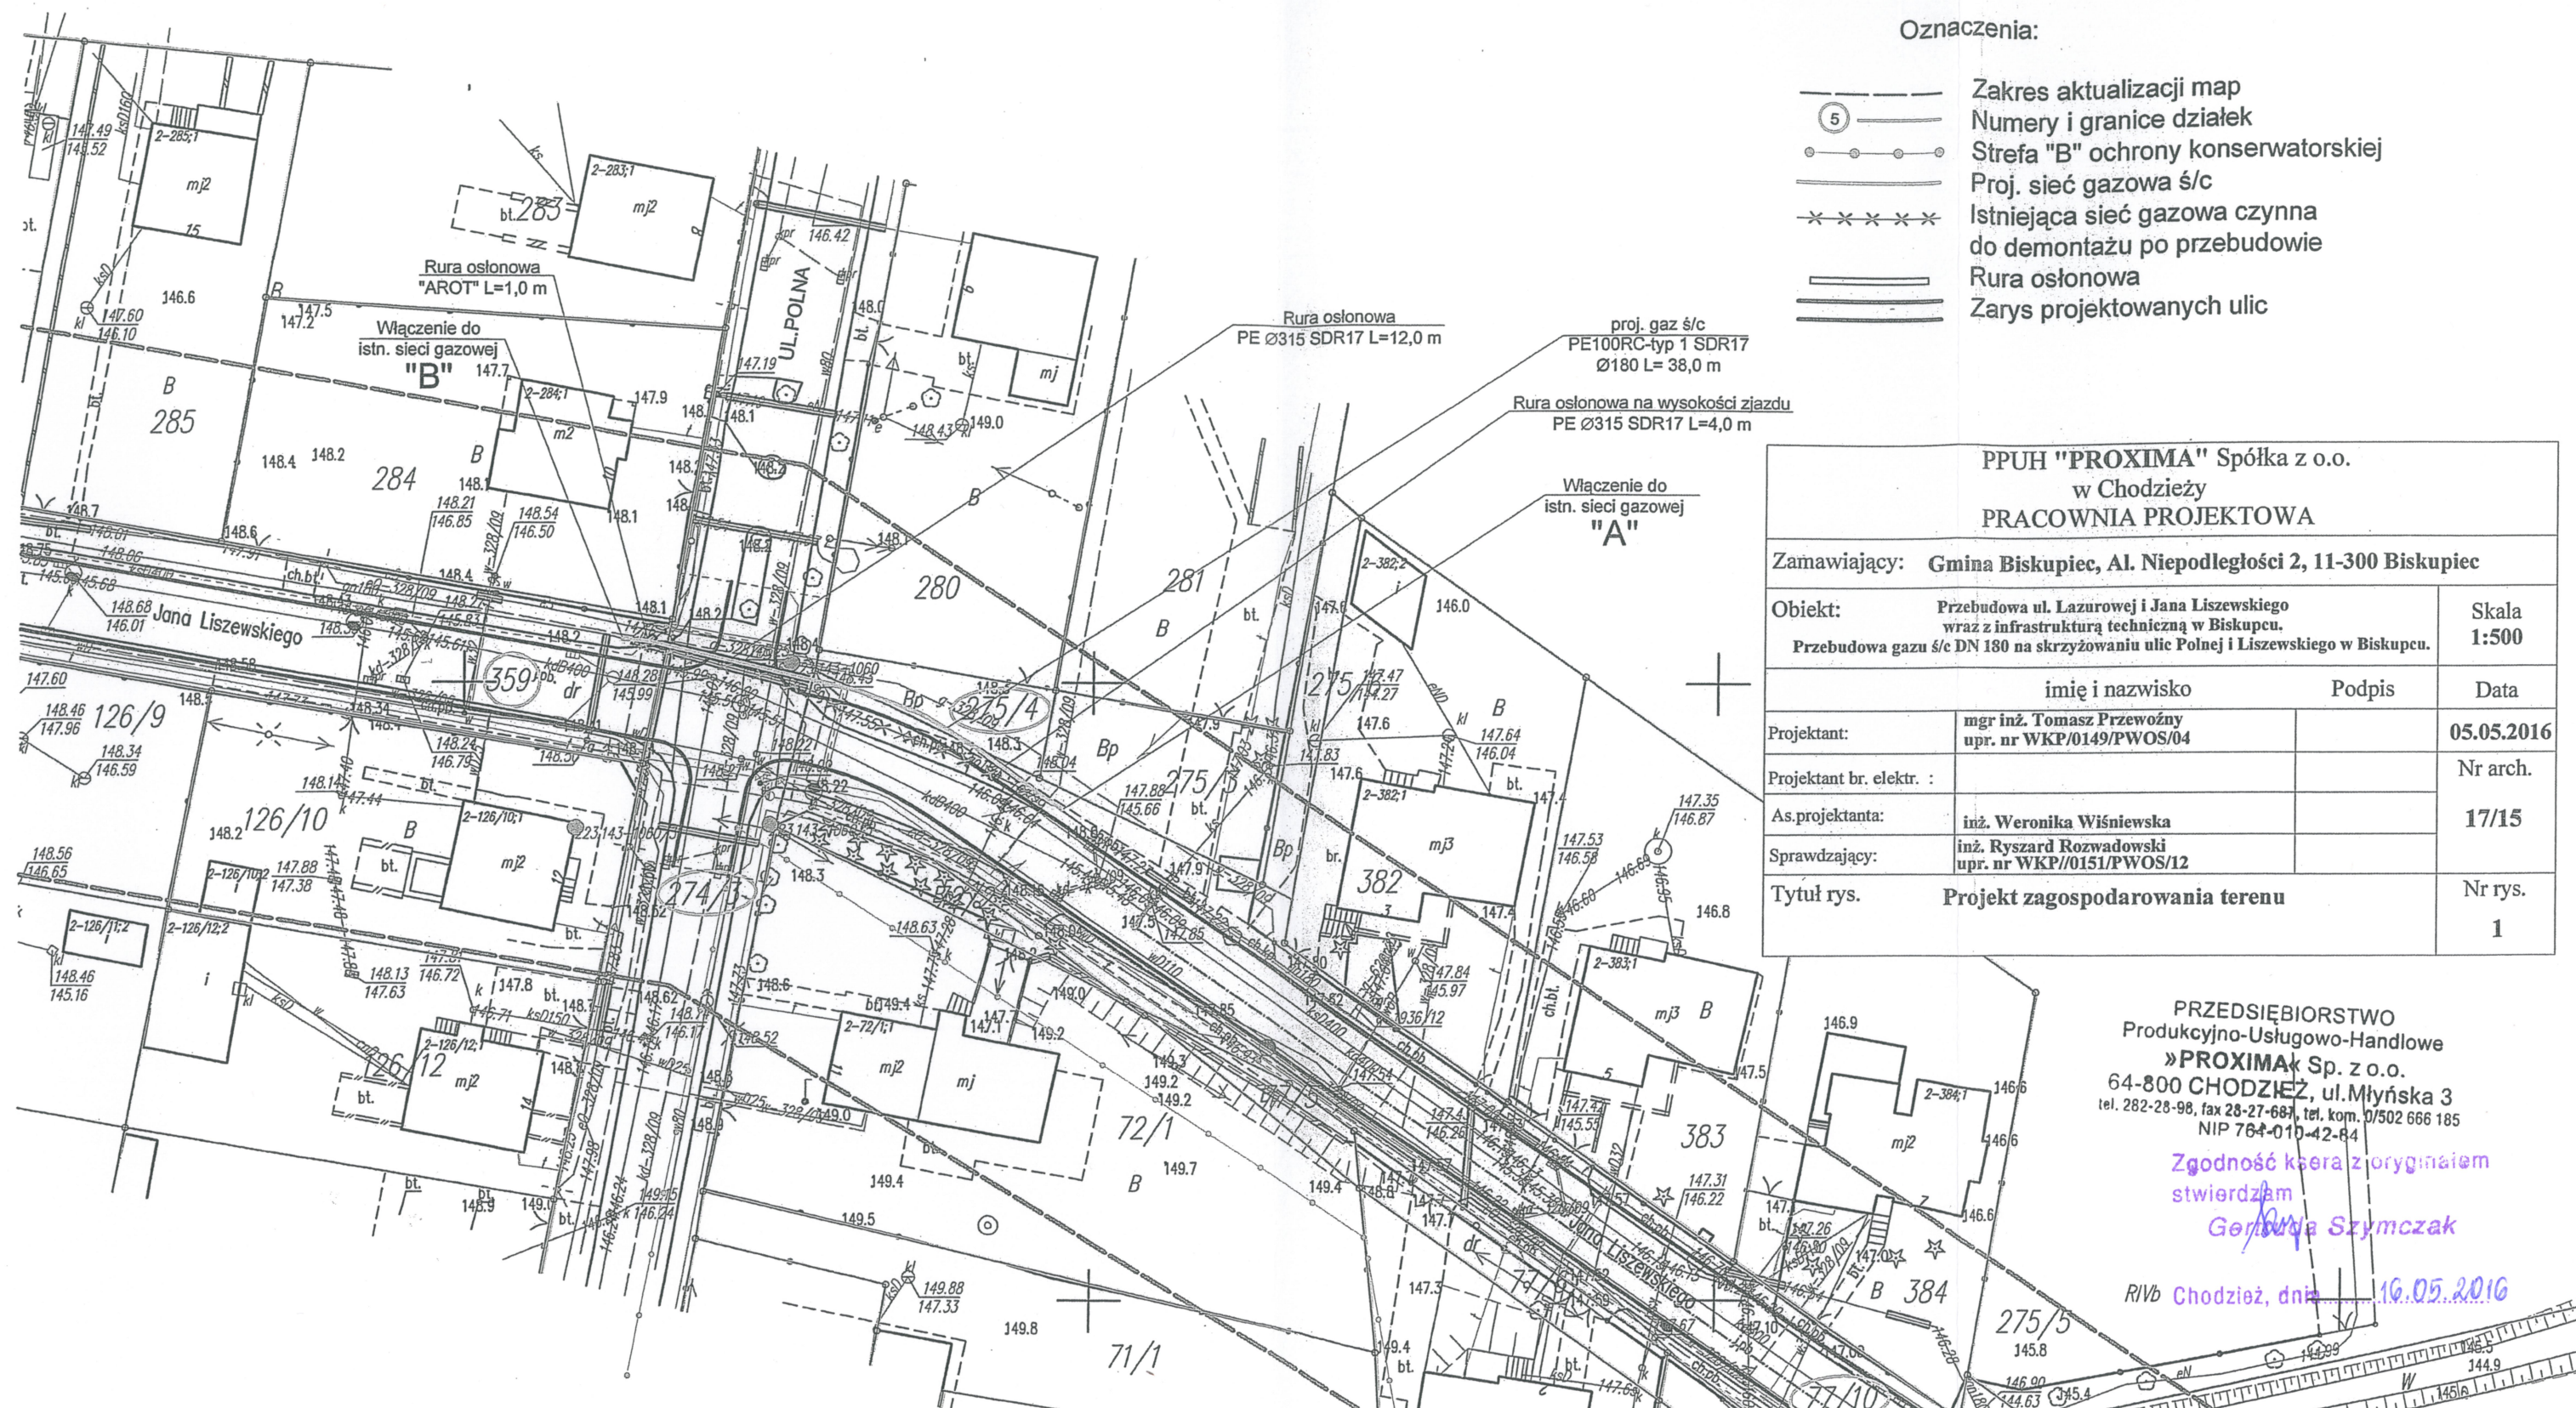

Oznaczenia:

- Zakres aktualizacji map
- Numery i granice działek
- Strefa "B" ochrony konserwatorskiej
- Proj. sieć gazowa ś/c
- Istniejąca sieć gazowa czynna do demontażu po przebudowie
- Rura osłonowa
- Zarys projektowanych ulic

PPUH "PROXIMA" Spółka z o.o.
w Chodzieży
PRACOWNIA PROJEKTOWA

Zamawiający: Gmina Biskupiec, Al. Niepodległości 2, 11-300 Biskupiec

Objekt: Przebudowa ul. Łazurowej i Jana Liszewskiego
wraz z infrastrukturą techniczną w Biskupcu.
Przebudowa gazu ś/c DN 180 na skrzyżowaniu ulic Polnej i Liszewskiego w Biskupcu.

Skala
1:500

imię i nazwisko		Podpis	Data
Projektant:	mgr inż. Tomasz Przewoźny upr. nr WKP/0149/PWOS/04		05.05.2016
Projektant br. elektr.:			Nr arch.
As.projektanta:	inż. Weronika Wiśniewska		17/15
Sprawdzający:	inż. Ryszard Rozwadowski upr. nr WKP/0151/PWOS/12		
Tytuł rys.	Projekt zagospodarowania terenu		Nr rys. 1

PRZEDSIĘBIORSTWO
Produkcyjno-Usługowo-Handlowe
»PROXIMA« Sp. z o.o.
64-800 CHODZIEŻ, ul. Młyńska 3
tel. 282-28-98, fax 28-27-687, tel. kom. 0/502 666 185
NIP 764-010-42-64

Zgodność ksera z oryginałem
stwierdzam
Gorazda Szymczak

R/Vb Chodzież, dnia 16.05.2016

UZGADNIAM PROJEKTOWANĄ PRZEBUDOWĘ SIECI
GAZOWEJ W UL. LISZEWSKIEGO W BISKUPCU
NA DZIAŁKACH 77/10, 275/4, 274/3, 359
GMINA BISKUPIEC
11-300 Biskupiec, Al. Niepodległości 2
woj. warmińsko-mazurskie

Burmistrz
mgr Karol Kozłowski

11.05.2016R