

PRZEDSIĘBIORSTWO
Produkcyjno-Usługowo-Handlowe
»PROXIMA« Sp. z o.o.
 64-800 CHODZIEŻ, ul. Młyńska 3
 tel. 282-28-98, fax 28-27-687, tel. kom. 0/502 666 185
 NIP 764-010-42-84

Zgodność ksera z oryginałem
 stwierdzam
Gertruda Szymczak
 Oznaczenia:
 Chodzież, dnia 16.05.2016


- (5) — Zakres aktualizacji map
- — — — — Numery i granice działek
- — — — — Strefa "B" ochrony konserwatorskiej
- — — — — Proj. sieć gazowa ś/c
- — — — — Istniejąca sieć gazowa czynna
- — — — — do demontażu po przebudowie
- — — — — Rura osłonowa
- — — — — Zarys projektowanych ulic

PPUH "PROXIMA" Spółka z o.o. w Chodzieży PRACOWNIA PROJEKTOWA		
Zamawiający:	Gmina Biskupiec, Al. Niepodległości 2, 11-300 Biskupiec	
Obiekt:	Przebudowa ul. Łazurowej i Jana Liszewskiego wraz z infrastrukturą techniczną w Biskupcu. Przebudowa gazu ś/c DN 180 na skrzyżowaniu ulic Polnej i Liszewskiego w Biskupcu.	Skala 1:500
Projektant:	mgr inż. Tomasz Przewoźny upr. nr WKP/0149/PWOS/04	Data 05.05.2016
Projektant br. elektr. :		Nr arch.
As.projektanta:	inż. Weronika Wiśniewska	17/15
Sprawdzający:	inż. Ryszard Rozwadowski upr. nr WKP//0151/PWOS/12	
Tytuł rys.	Projekt zagospodarowania terenu	Nr rys. 1

URZĄD MIEJSKI W BISKUPCU
 11-300 Biskupiec, Al. Niepodległości 2
 woj. warmińsko-mazurskie
 DEPARTAMENT INFRASTRUKTURY I ARCHITEKTURY
 TEL. 0-22 745 01 45

Załącznik do decyzji
 Burmistrza Biskupca
 znak BPA.72.25.1.22.106
 z dn. 13.05.2016 podpis.....

INSPEKTOR
 ds. UTRZYMANIA DRÓG
mgr Marek Kowalski

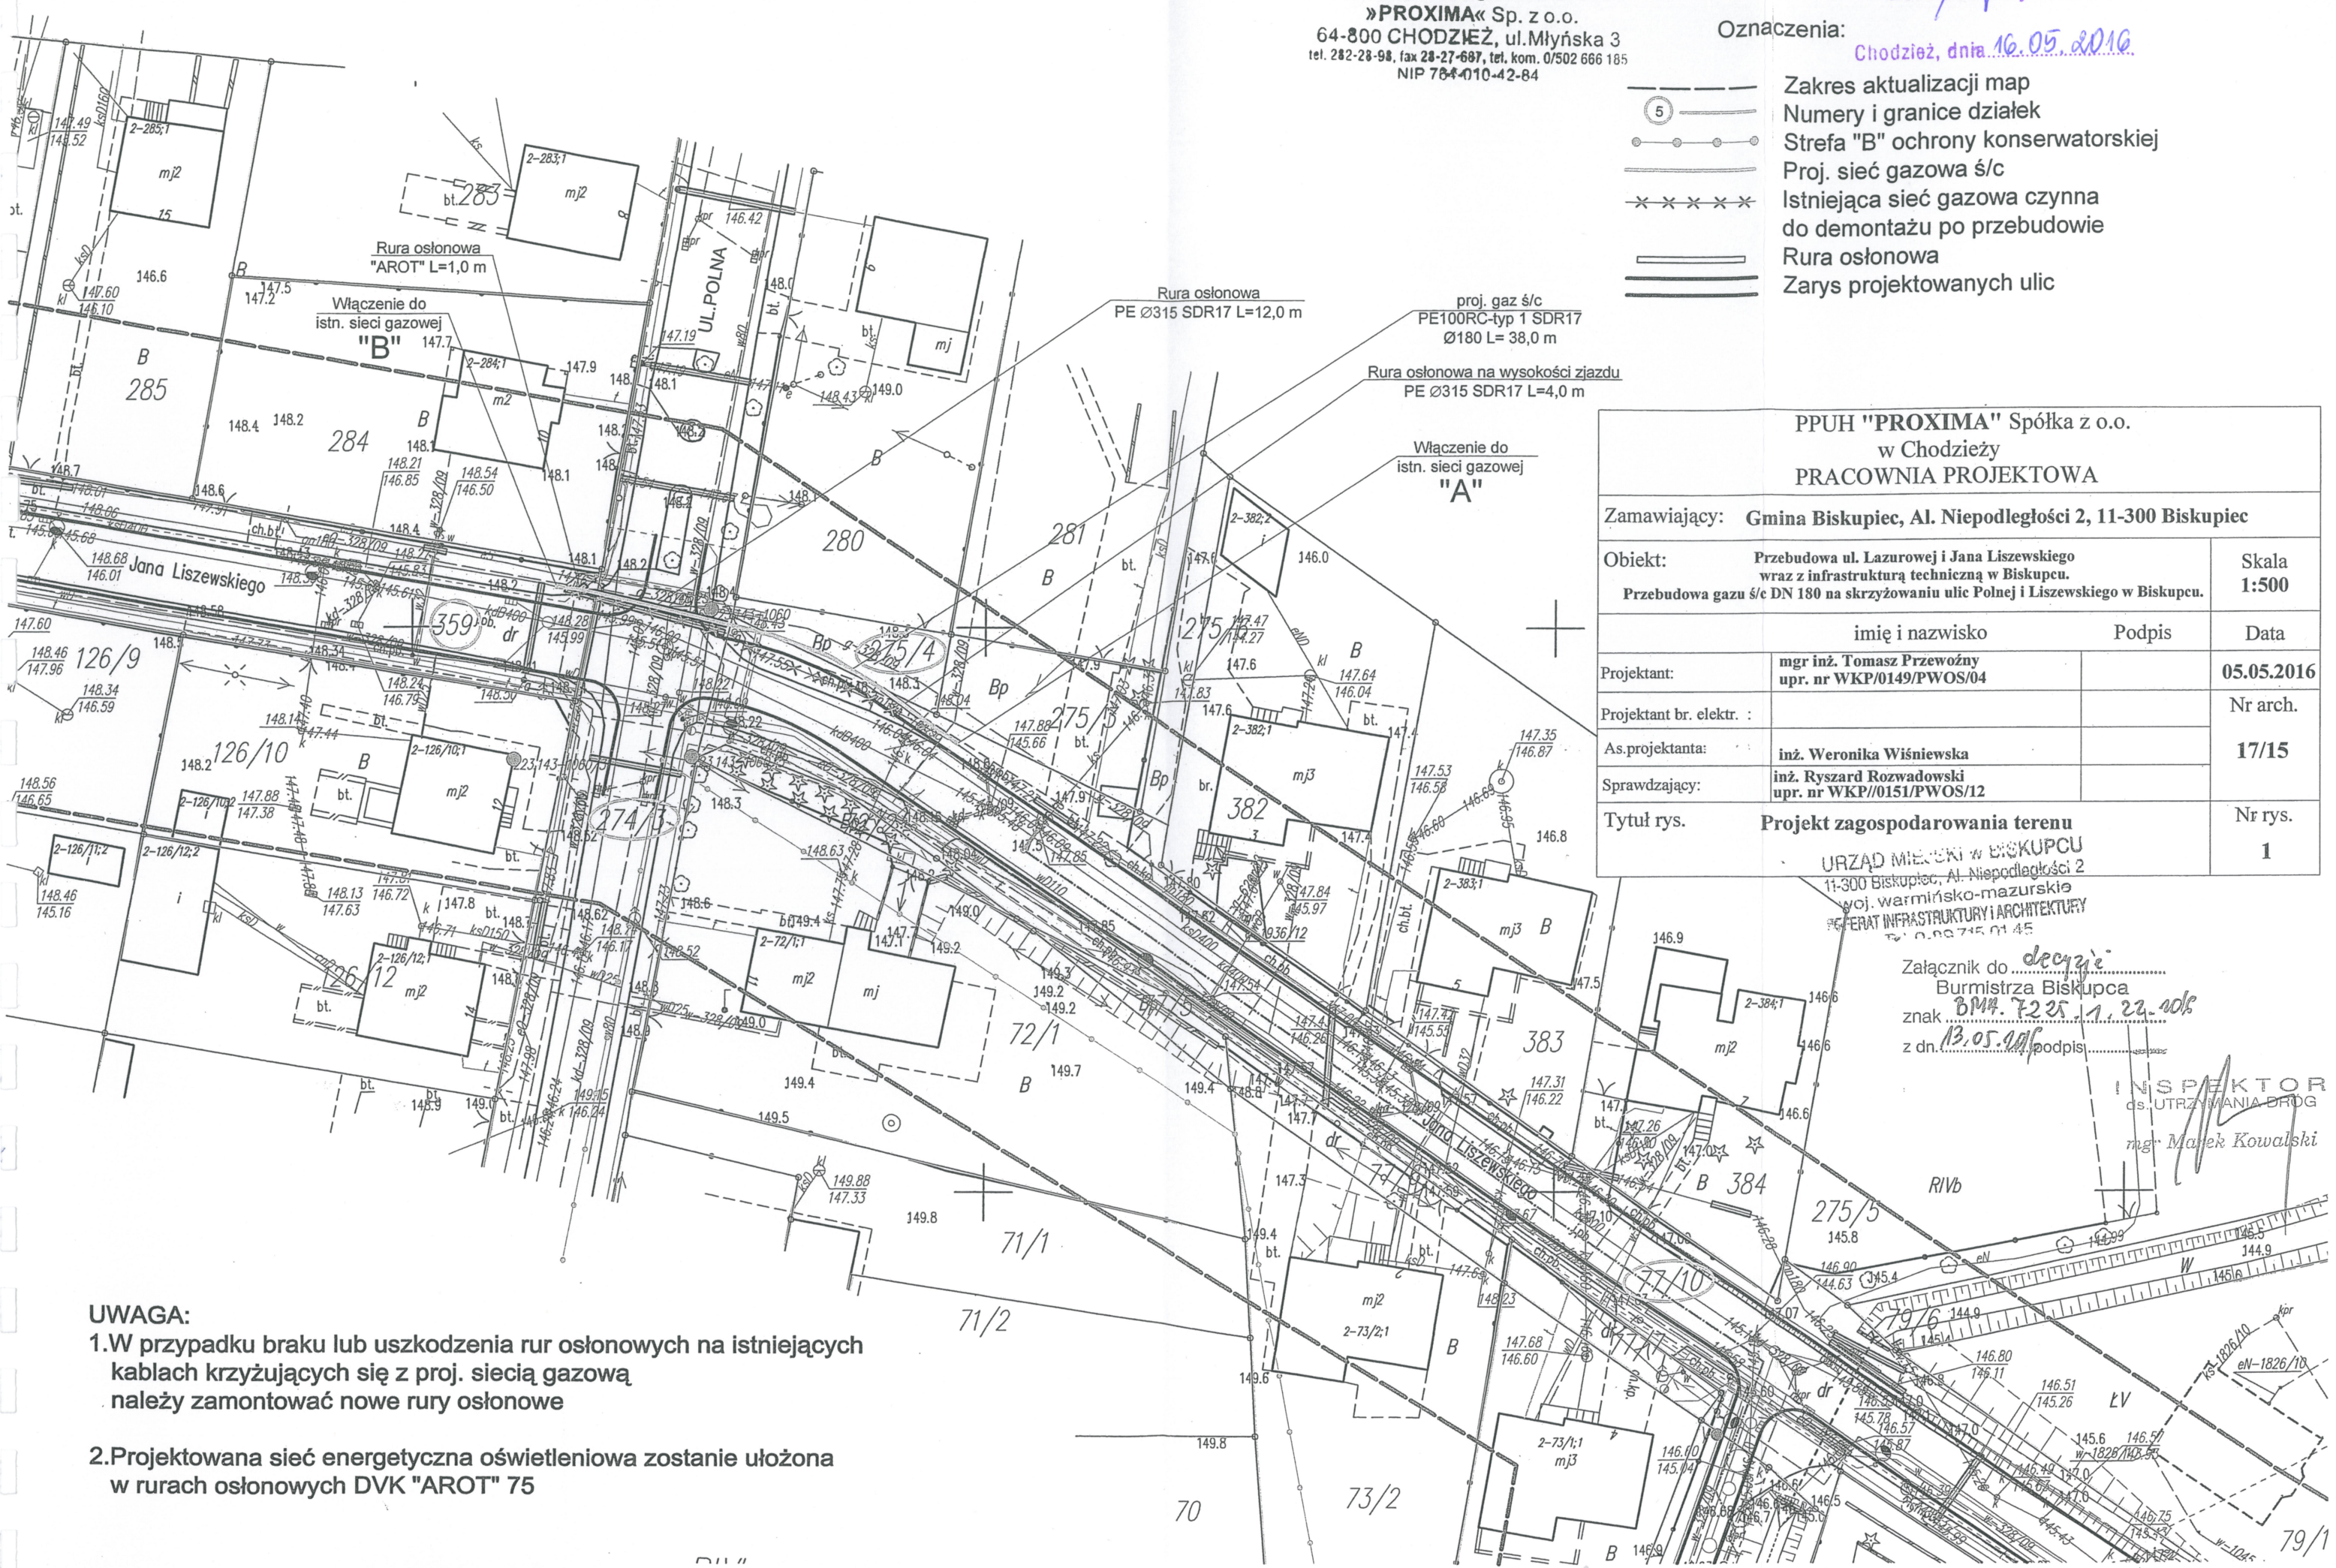

UWAGA:
 1. W przypadku braku lub uszkodzenia rur osłonowych na istniejących kablach krzyżujących się z proj. siecią gazową należy zamontować nowe rury osłonowe
 2. Projektowana sieć energetyczna oświetleniowa zostanie ułożona w rurach osłonowych DVK "AROT" 75