

Układy
prostokątne
wysokości

zasięg opr.

granice działki
z bazy numeracji

oznaczenie
z ewidencji

elementy planu

Kolorem czerwonym
punkty osnowy
podlegają
ustawie Prawo

Niewykłaczające
nie wykazane
urządzeń pod
zgłoszone

Poświadczenie
prac geodezyjnych
do ewidencji

Organ projektowania

Identyfikacja

Data wpisania

Imię, nazwisko


PPUH "PROXIMA" Spółka z o.o.
w Chodzieży
PRACOWNIA PROJEKTOWA

Zamawiający: **Gmina Biskupiec, Al. Niepodległości 2, 11-300 Biskupiec**

Obiekt: **Przebudowa ul. Łazurowej i Jana Liszewskiego wraz z infrastrukturą techniczną w Biskupcu**

Skala
1:500

	imię i nazwisko	Podpis	Data
Projektant br. drog.:	tech Zenon Przewoźny upr. nr NN/8345/687/83		07.04.2016
Projektant br. sanit.:	mgr inż. Tomasz Przewoźny upr. nr WKP/0149/PWOS/04		Nr arch. 17/15
Projektant br. elektr.:	tech. Andrzej Ostropolski upr. nr 12/90/OL		
Sprawdzający br. drog.:	mgr inż. Bolesław Śliwiński upr. nr GP-7342/1924/94		
Sprawdzający br. sanit.:	inż. Ryszard Rozwadowski upr. nr WKP/0151/PWOS/12		Nr rys. 1
Sprawdzający br. elektr.:	mgr inż. Waldemar Matysiak upr. nr 53/92/OL		
Tytuł rys.	Projekt zagospodarowania terenu		

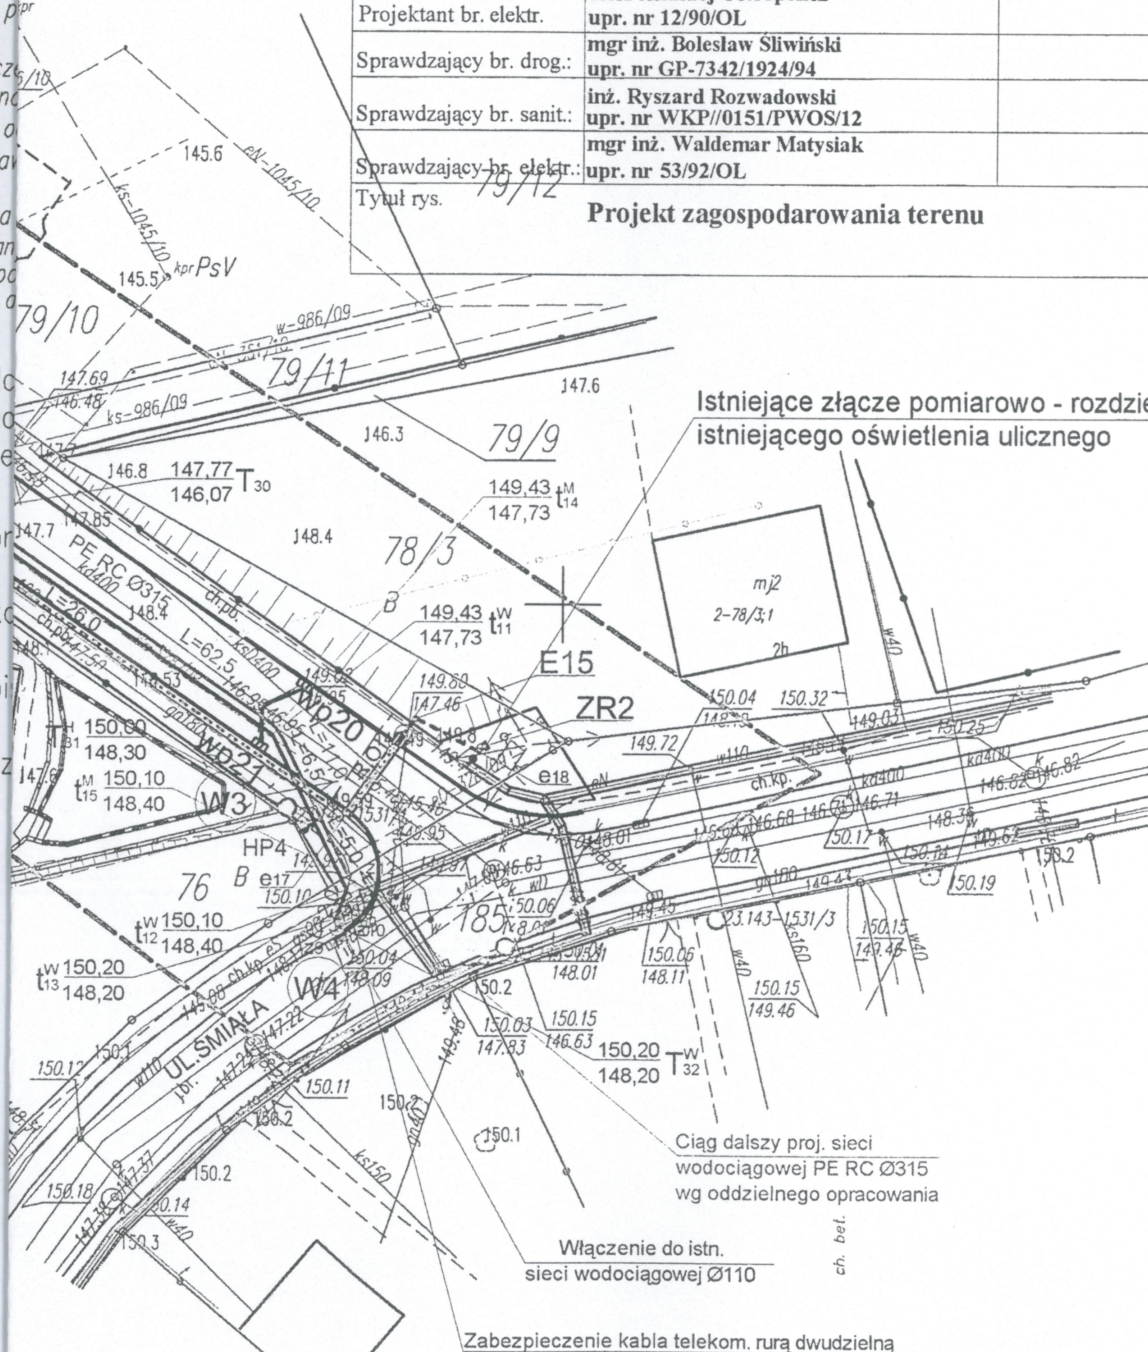

Istniejące złącze pomiarowo - rozdzielcze
istniejącego oświetlenia ulicznego

Ciąg dalszy proj. sieci
wodociągowej PE RC Ø315
wg oddzielnego opracowania

Włączenie do istn.
sieci wodociągowej Ø110

Zabezpieczenie kabla telekom. rurą dwudzielną

PRZEDSIĘBIORSTWO
Produkcyjno-Usługowo-Handlowe
»PROXIMA« Sp. z o.o.
64-800 CHODZIEŻ, ul. Młyńsk.
tel. 282-28-98, fax 28-27-607, tel. kom. 0/502 66.
NIP 764-010-42-84

Zgodność ksera z oryginałem
stwierdzam
Gerturda Szymczak

Chodzież, dnia **05.05.2016**