

PPUH "PROXIMA" Spółka z o.o.

w Chodzieży


PRACOWNIA PROJEKTOWA

Zamawiający: Gmina Biskupiec, Al. Niepodległości 2, 11-300 Biskupiec

Obiekt: Przebudowa ul. Łazurowej i Jana Liszewskiego wraz z infrastrukturą techniczną w Biskupcu

Skala
1:500

	imię i nazwisko	Podpis	Data
Projektant br. drog.:	tech Zenon Przewoźny upr. nr NN/8345/687/83		07.04.2016
Projektant br. sanit. :	mgr inż. Tomasz Przewoźny upr. nr WKP/0149/PWOS/04		Nr arch. 17/15
Projektant br. elektr.	tech. Andrzej Ostropolski upr. nr 12/90/OL		
Sprawdzający br. drog.:	mgr inż. Bolesław Śliwiński upr. nr GP-7342/1924/94		
Sprawdzający br. sanit.:	inż. Ryszard Rozwadowski upr. nr WKP//0151/PWOS/12		
Sprawdzający br. elektr.:	mgr inż. Waldemar Matysiak upr. nr 53/92/OL		
Tytuł rys.	Projekt zagospodarowania terenu		Nr rys. 1

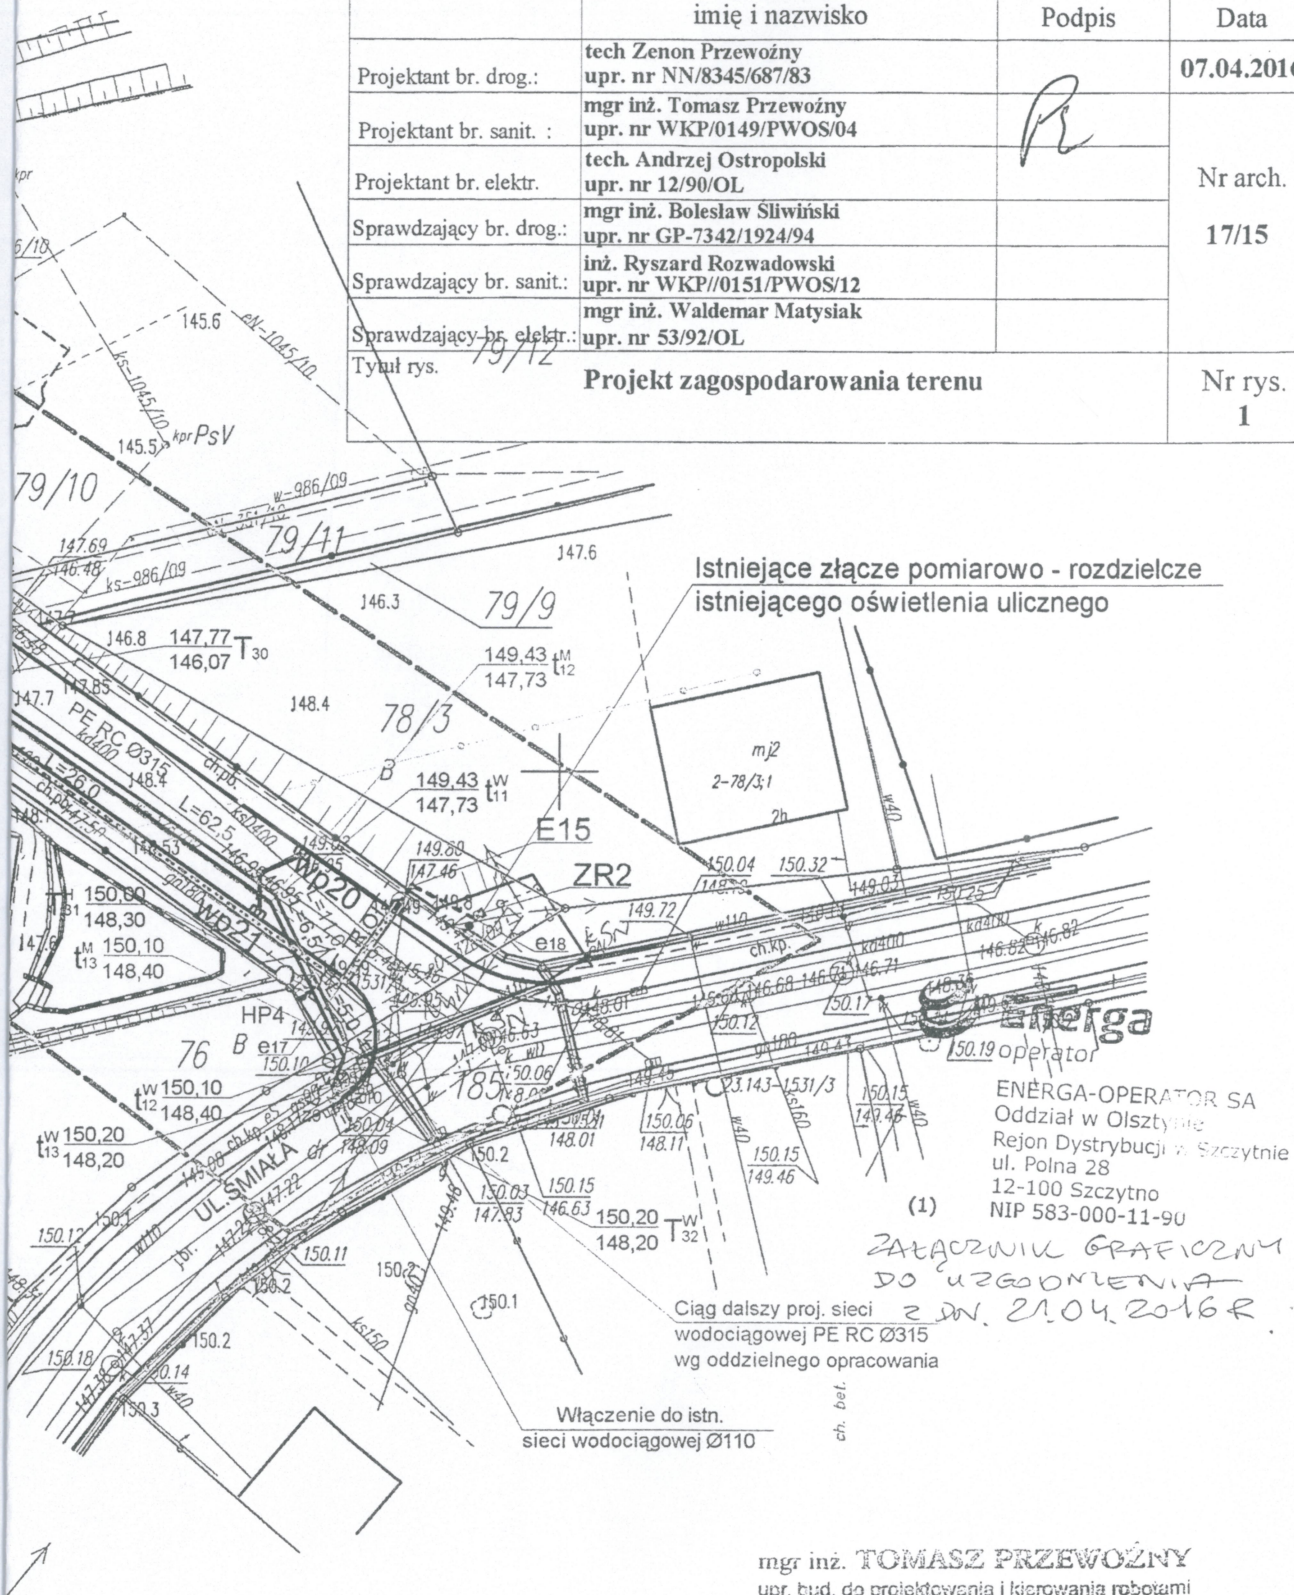

Istniejące złącze pomiarowo - rozdzielcze istniejącego oświetlenia ulicznego

ENERGA-OPERATOR SA
Oddział w Olsztynie
Rejon Dystrybucji w Szczycie
ul. Polna 28
12-100 Szczycie
NIP 583-000-11-90

Załącznik graficzny
do uzgodnienia
z dn. 21.04.2016 r.

Ciąg dalszy proj. sieci
wodociągowej PE RC Ø315
wg oddzielnego opracowania

Włączenie do istn.
sieci wodociągowej Ø110

mgr inż. TOMASZ PRZEWOŹNY
upr. bud. do projektowania i kierowania robotami
budowlanymi b.o. w specjalności instalacyjnej
w zakresie sieci, instalacji i urządzeń cieplnych,
wentylacyjnych, gazowych, wodociąg. i kanaliz.
WKP/0149/PWOS/04

Zgodność ksera z oryginałem

stwierdzam

Gertuda Szymczak

Chodzież, dnia 05.05.2016.

PRZEDSIĘBIORSTWO
Produkcyjno-Usługowo-Handlowe
»PROXIMA« Sp. z o.o.
64-800 CHODZIEŻ, ul. Młyńska 3
tel. 282-28-98, fax 28-27-687, tel. kom. 0/502 666 185
NIP 764-010-42-84