


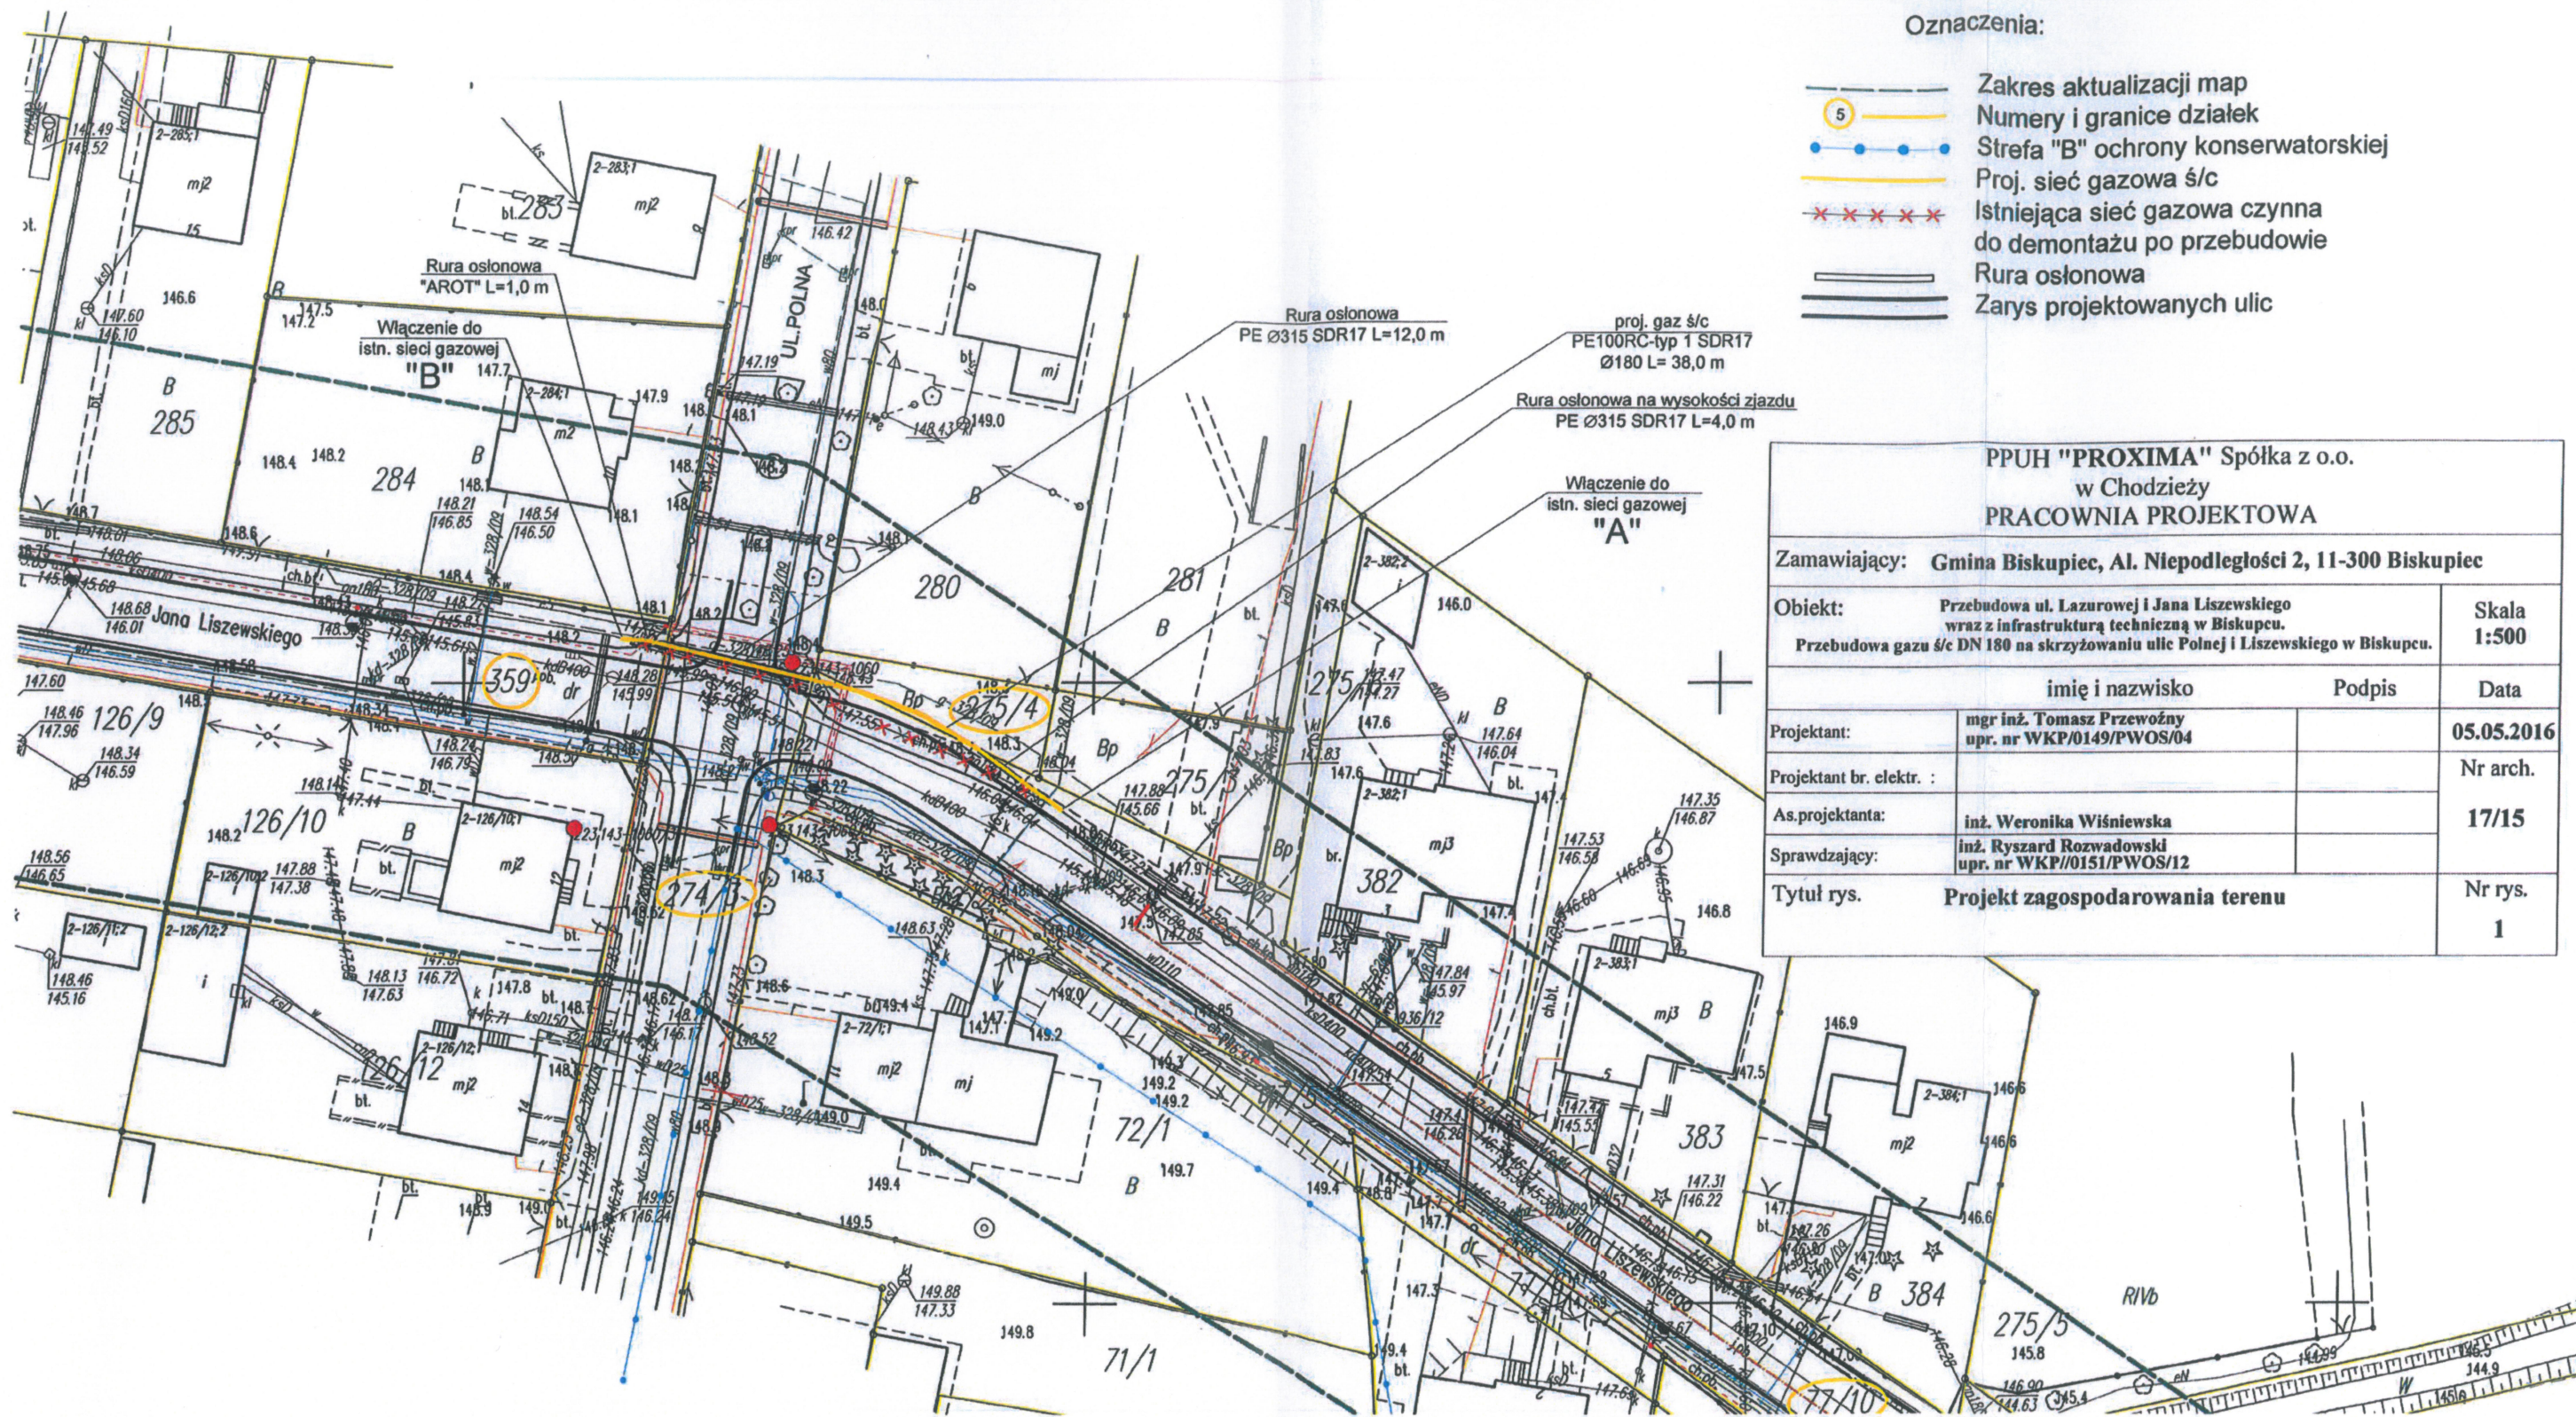

Oznaczenia:

- Zakres aktualizacji map
- 5 Numery i granice działek
- Strefa "B" ochrony konserwatorskiej
- Proj. sieć gazowa ś/c
- *** Istniejąca sieć gazowa czynna do demontażu po przebudowie
- Rura osłonowa
- Zarys projektowanych ulic

PPUH "PROXIMA" Spółka z o.o.
w Chodzieży
PRACOWNIA PROJEKTOWA

Zamawiający: Gmina Biskupiec, Al. Niepodległości 2, 11-300 Biskupiec

Obiekt: Przebudowa ul. Łazurowej i Jana Liszewskiego
wraz z infrastrukturą techniczną w Biskupcu.
Przebudowa gazu ś/c DN 180 na skrzyżowaniu ulic Polnej i Liszewskiego w Biskupcu.

Skala
1:500

imię i nazwisko	Podpis	Data
Projektant: mgr inż. Tomasz Przewoźny upr. nr WKP/0149/PWOS/04		05.05.2016
Projektant br. elektr. :		Nr arch.
As.projektanta: inż. Weronika Wiśniewska		17/15
Sprawdzający: inż. Ryszard Rozwadowski upr. nr WKP/0151/PWOS/12		
Tytuł rys. Projekt zagospodarowania terenu		Nr rys. 1

PRZEDSIĘBIORSTWO
Produkcyjno-Usługowo-Handlowe
»PROXIMA« Sp. z o.o.
64-800 CHODZIEŻ, ul. Młyńska 3
tel. 282-28-98, fax 28-27-687, tel. kom. 0/502 666 185
NIP 764.010.42.84

Zgodność ksera z oryginałem

stwierdzam

Gerarda Szymczak

Chodzież, dnia 02.06.2016

UZGADNIAM PROJEKTOWANĄ PRZEBUDOWĘ SIECI
GAZOWEJ W UL. LISZEWSKIEGO W BISKUPCU

NA DZIAŁKACH 77/10, 275/4, 274/3, 359

GMINA BISKUPIEC

1-300 Biskupiec, Al. Niepodległości 2
voj. warmińsko-mazurskie

Burmistrz

mgr Kamil Kozłowski

11.05.2016R.