


Zgodność ksera z oryginałem
stwierdzam
Gertruda Szymczak

STAROSTA OLSZTYŃSKI

Dokumentacja nr: GD-II.6630B 176. 2016
5 była przedmiotem narady koordynacyjnej przeprowadzonej
w formie spotkania zainteresowanych podmiotów
w Starostwie Powiatowym w Olsztynie

Olsztyn, dnia 19.04.2016 up. STAROSTY OLSZTYŃSKIEGO
Podpis przewodniczącego
narym. Rogińska
inspektor w Wydziale Geodezji

Oznaczenia:

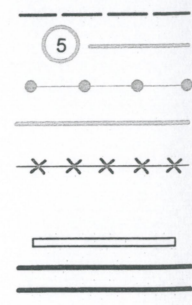

- Zakres aktualizacji map
- Numery i granice działek
- Strefa "B" ochrony konserwatorskiej
- Proj. sieć gazowa ś/c
- Istniejąca sieć gazowa czynna do demontażu po przebudowie
- Rura osłonowa
- Zarys projektowanych ulic


PRZEDSIĘBIORSTWO
Produkcyjno-Usługowo-Handlowe
»PROXIMA« Sp. z o.o.
64-800 CHODZIEŻ, ul. Miłyńska 3
tel. 282-28-98, fax 28-27-687, tel. kom. 0/502 666 185
NIP 764-010-42-84

PPUH "PROXIMA" Spółka z o.o.
w Chodzieży
PRACOWNIA PROJEKTOWA

Zamawiający: Gmina Biskupiec, Al. Niepodległości 2, 11-300 Biskupiec		
Objekt: Przebudowa ul. Łazurowej i Jana Liszewskiego wraz z infrastrukturą techniczną w Biskupcu. Przebudowa gazu ś/c DN 180 na skrzyżowaniu ulic Polnej i Liszewskiego w Biskupcu.		Skala 1:500
imię i nazwisko		Rodpis
Projektant:	mgr inż. Tomasz Przewoźny upr. nr WKP/0149/PWOS/04	
Projektant br. elektr. :		
As.projektanta:	inż. Weronika Wiśniewska	
Sprawdzający:	inż. Ryszard Rozwadowski upr. nr WKP//0151/PWOS/12	
Tytuł rys.	Projekt zagospodarowania terenu	Nr rys. 1

Polska Spółka Gazownictwa sp. z o.o.
ul. M. Kasprzaka 25, 01-224 Warszawa
Oddział w Gdańsku
Rejon Dystrybucji Gazu w Kętrzynie
Pl. Słowiański 1, 11-400 Kętrzyn
tel. 89 538 34 70 faks 89 538 34 71
NIP 525 24 96 411
KRS 0000374001 REGON 142739919

Twa projektowana sieć gazowa
uzgodniona bez uwag
13.05.2016
KIEROWNIK
Rejon Dystrybucji Gazu w Kętrzynie
Lech Wiśniewski

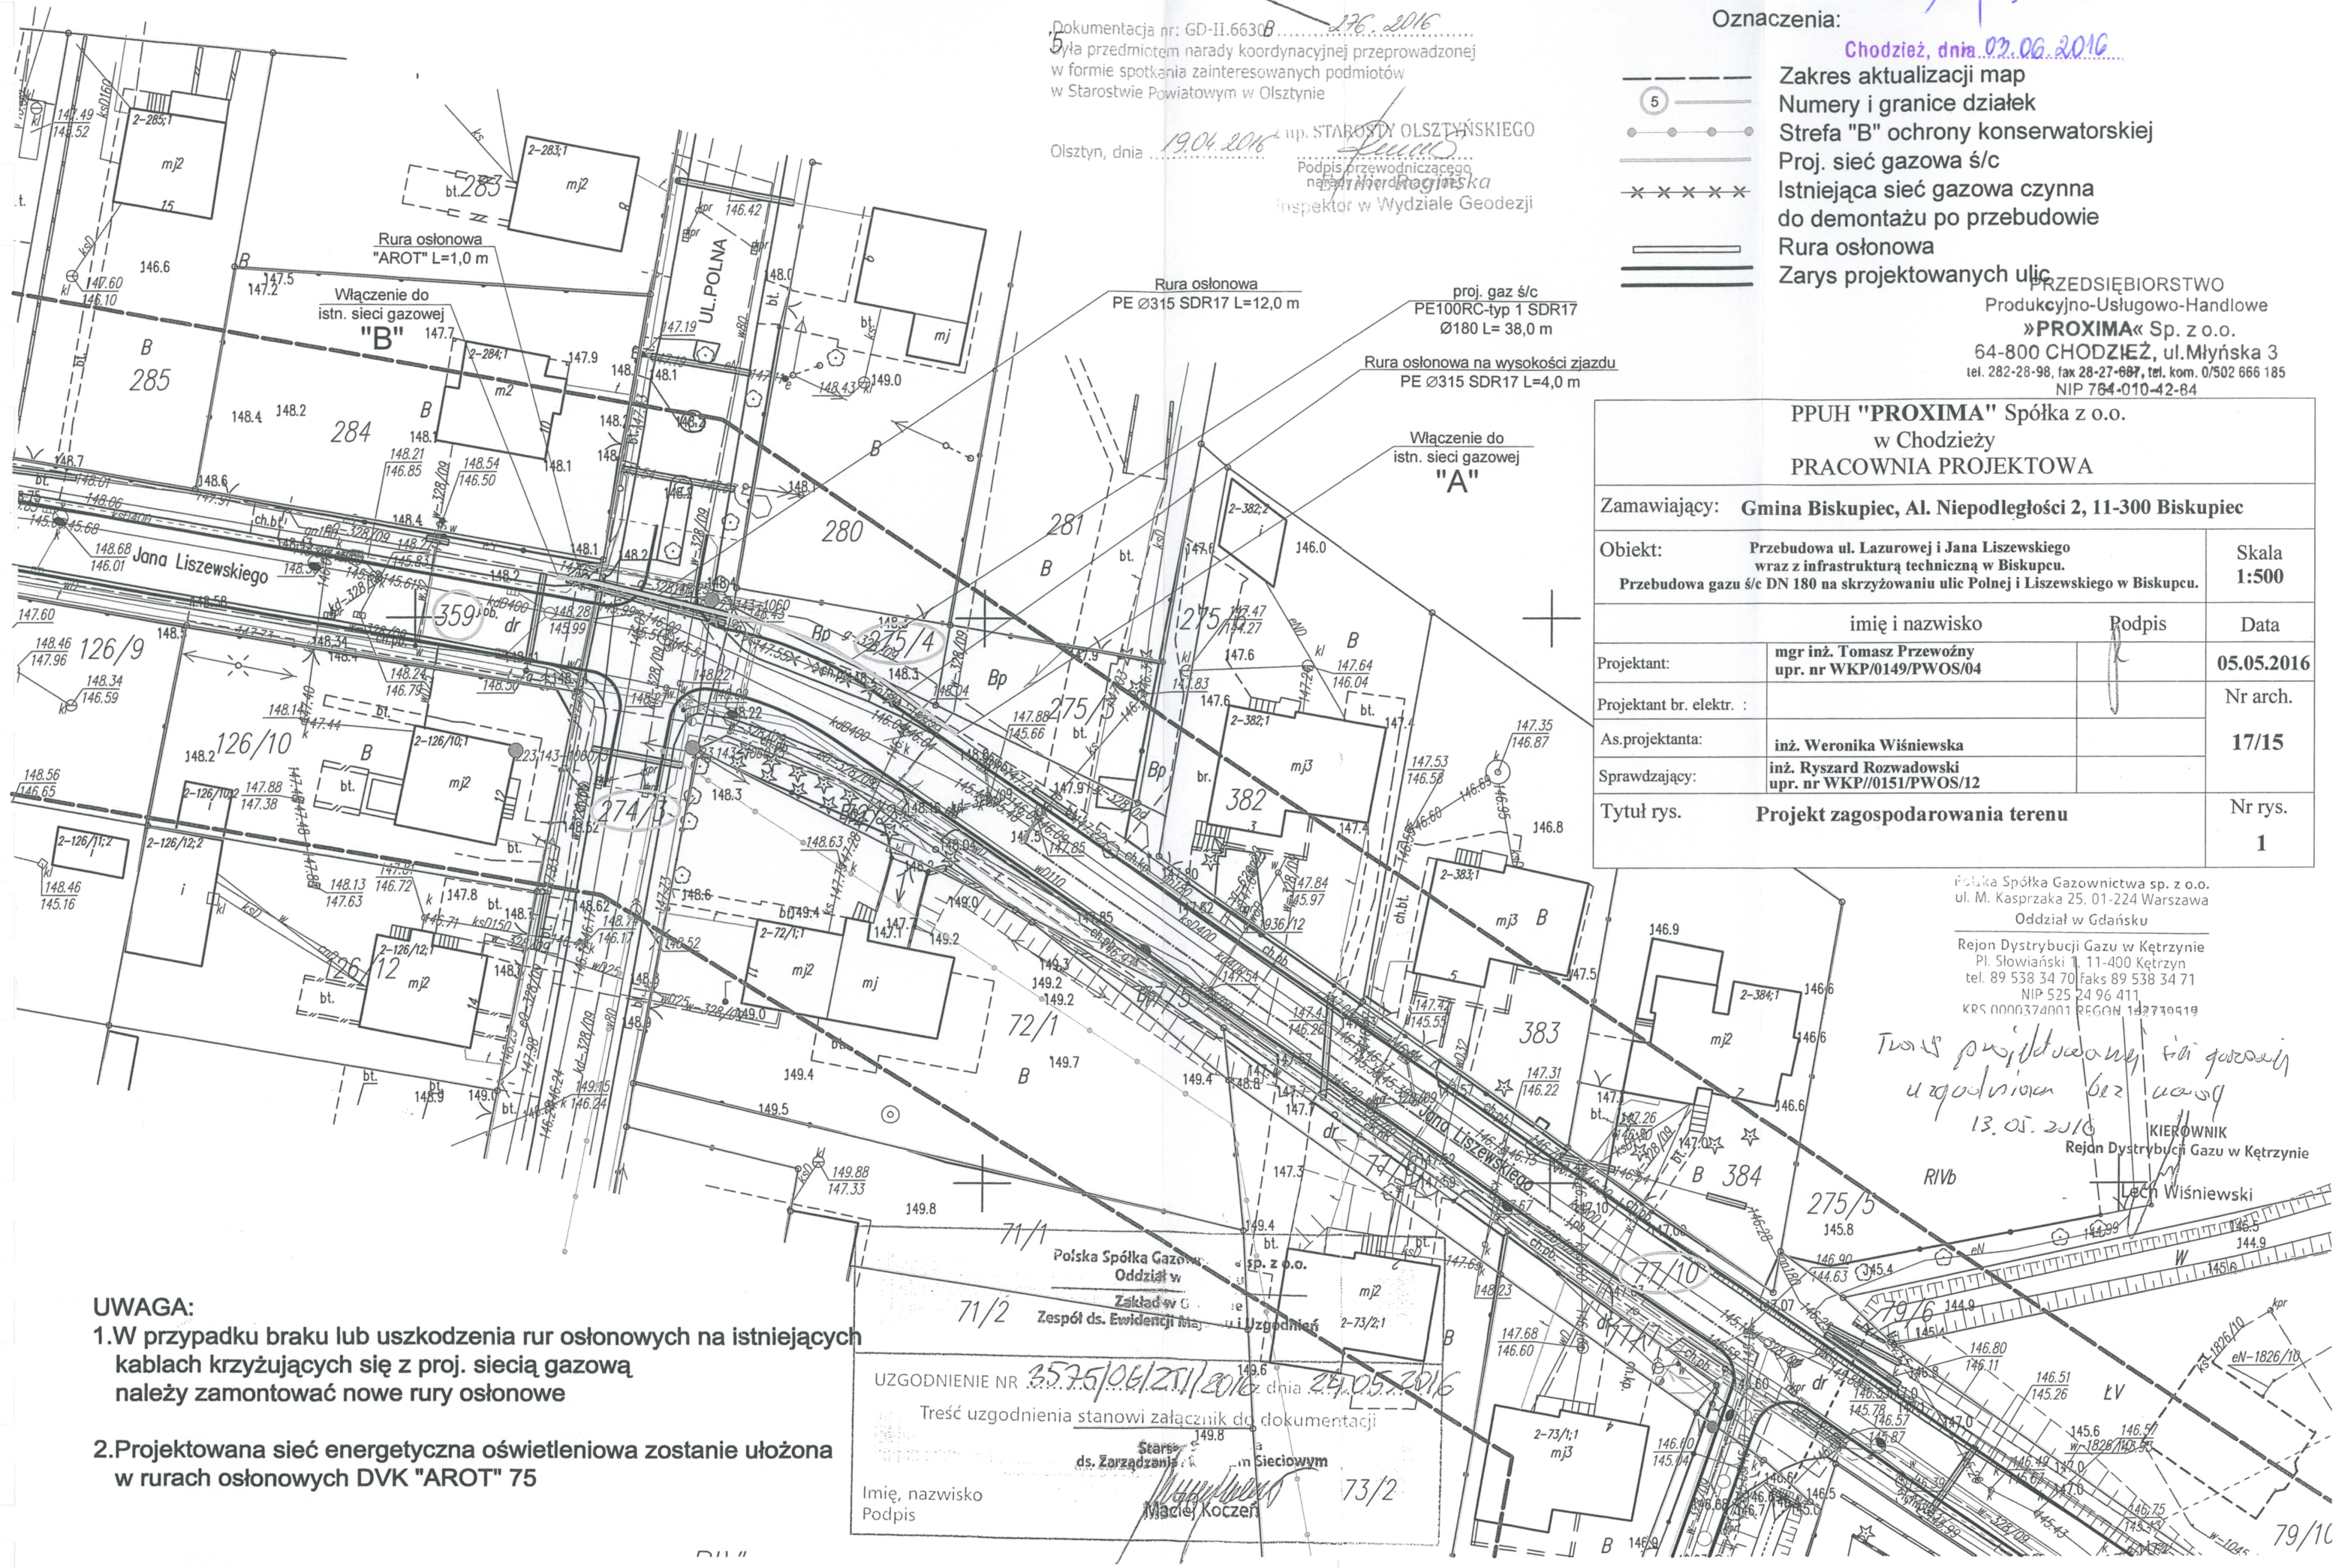

- UWAGA:**
- 1.W przypadku braku lub uszkodzenia rur osłonowych na istniejących kablach krzyżujących się z proj. siecią gazową należy zamontować nowe rury osłonowe
 - 2.Projektowana sieć energetyczna oświetleniowa zostanie ułożona w rurach osłonowych DVK "AROT" 75

UZGODNIENIE NR 3575/06/21/2016 dnia 24.05.2016
Treść uzgodnienia stanowi załącznik do dokumentacji
ds. Zarządzania Sieciowym
Imię, nazwisko
Podpis
Maciej Koczeń