

MAPA SYTUACYJNO-WYSOKOŚCIOWA

Skala 1:500

(mapa do celów projektowych)

KERG: GGN-ZGK.6642.1.3238.2014

Woj. warmińsko-mazurskie

Powiat: olsztyński


 
Gmina: Biskupiec

Obreńb: Raszag

Arkusz: 7.208.20.12.3.3

Działka nr: 158/3

Nie wyklucza się istnienia w terenie innych nie wykazanych na niniejszej mapie urządzeń podziemnych, które nie były zgłoszone do inwentaryzacji lub o których brak jest informacji w instytucjach branżowych.

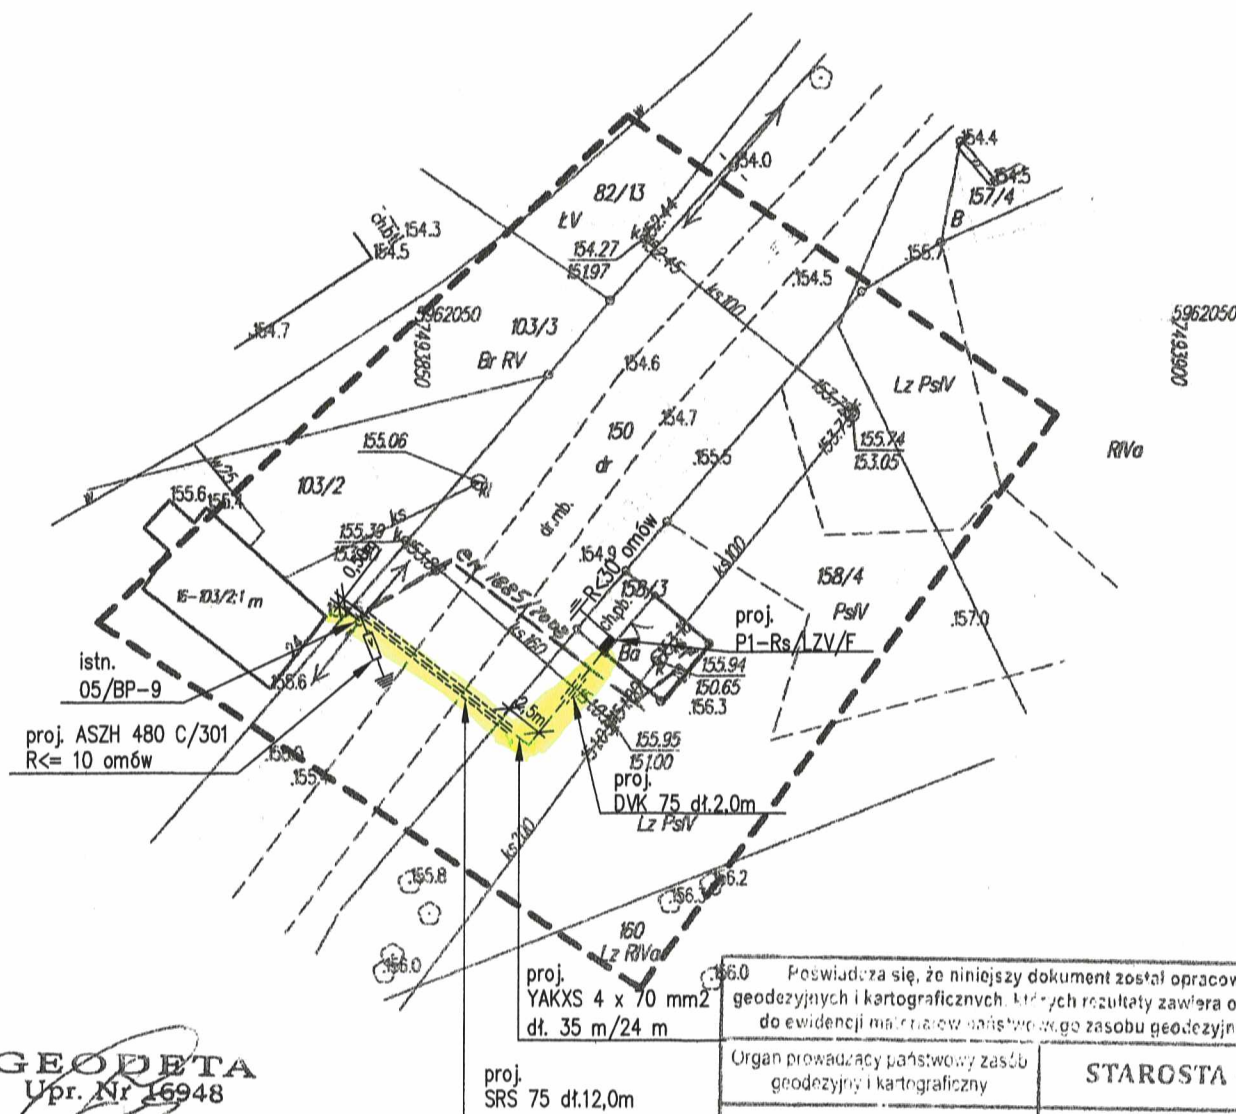

GEODETA
Upr. Nr 16948

Roman J. Rejchel

2014 -08- 15

Układ współrzędnych „2000”, układ wysokości Kronsztadt '86.

ZAKŁAD USŁUG GEODEZYJNYCH

URZĄD MIEJSKI w Biskupcu
11-300 Biskupiec, Al. Wolności 2
woj. warmińsko-mazurskie
REFERAT INFRASTRUKTURY I ARCHITEKTURY
Tel. 0-52 231 10 00

Załącznik do decyzji Burmistrza Buskupca

znak: z dn.

data 27.10.14 poppl

ds. UTRZYMANIA DROG
mgr Marek Kowalski

Uwazi :

- ochrona od porażeń "Samoczynne szybkie wyłączenie zasilania"
- sieć 0,4 kV pracuje w układzie TN-C
- przejście przez drogę wykonać rurę osłonową typu "AROT" SRS 75 ułożoną metodą przecisku
- w miejscu skrzyżowania z istn. rurociągiem sieci kanalizacji sanitarnej proj. kabel n.n. 0,4 kV ułożyć w rurze osłonowej typu "AROT" DVK 75 metodą przekopu
- powierzchnia usytuowanych urządzeń w pasie drogowym wynosi 1,147 m²

Projektowanie , Nadzór i Wykonawstwo Instalacji Elektrycznych 11-300 Biskupiec ul. Harcerska 5 tel. 89 715-48-88 , 607-157-414		
Stadium :	PROJEKT ZAGOSPODAROWANIA TERENU POD BUDOWĘ PRZYŁĄCZA KABLOWEGO N.N. 0,4 kV	
Obiekt :	PRZYŁĄCZE KABLOWE N.N. 0,4 kV	Nr rys. E - 1
Adres :	RASZĄG DZ. NR 16-158/3 GM. BISKUPIEC	Skala 1 : 500