


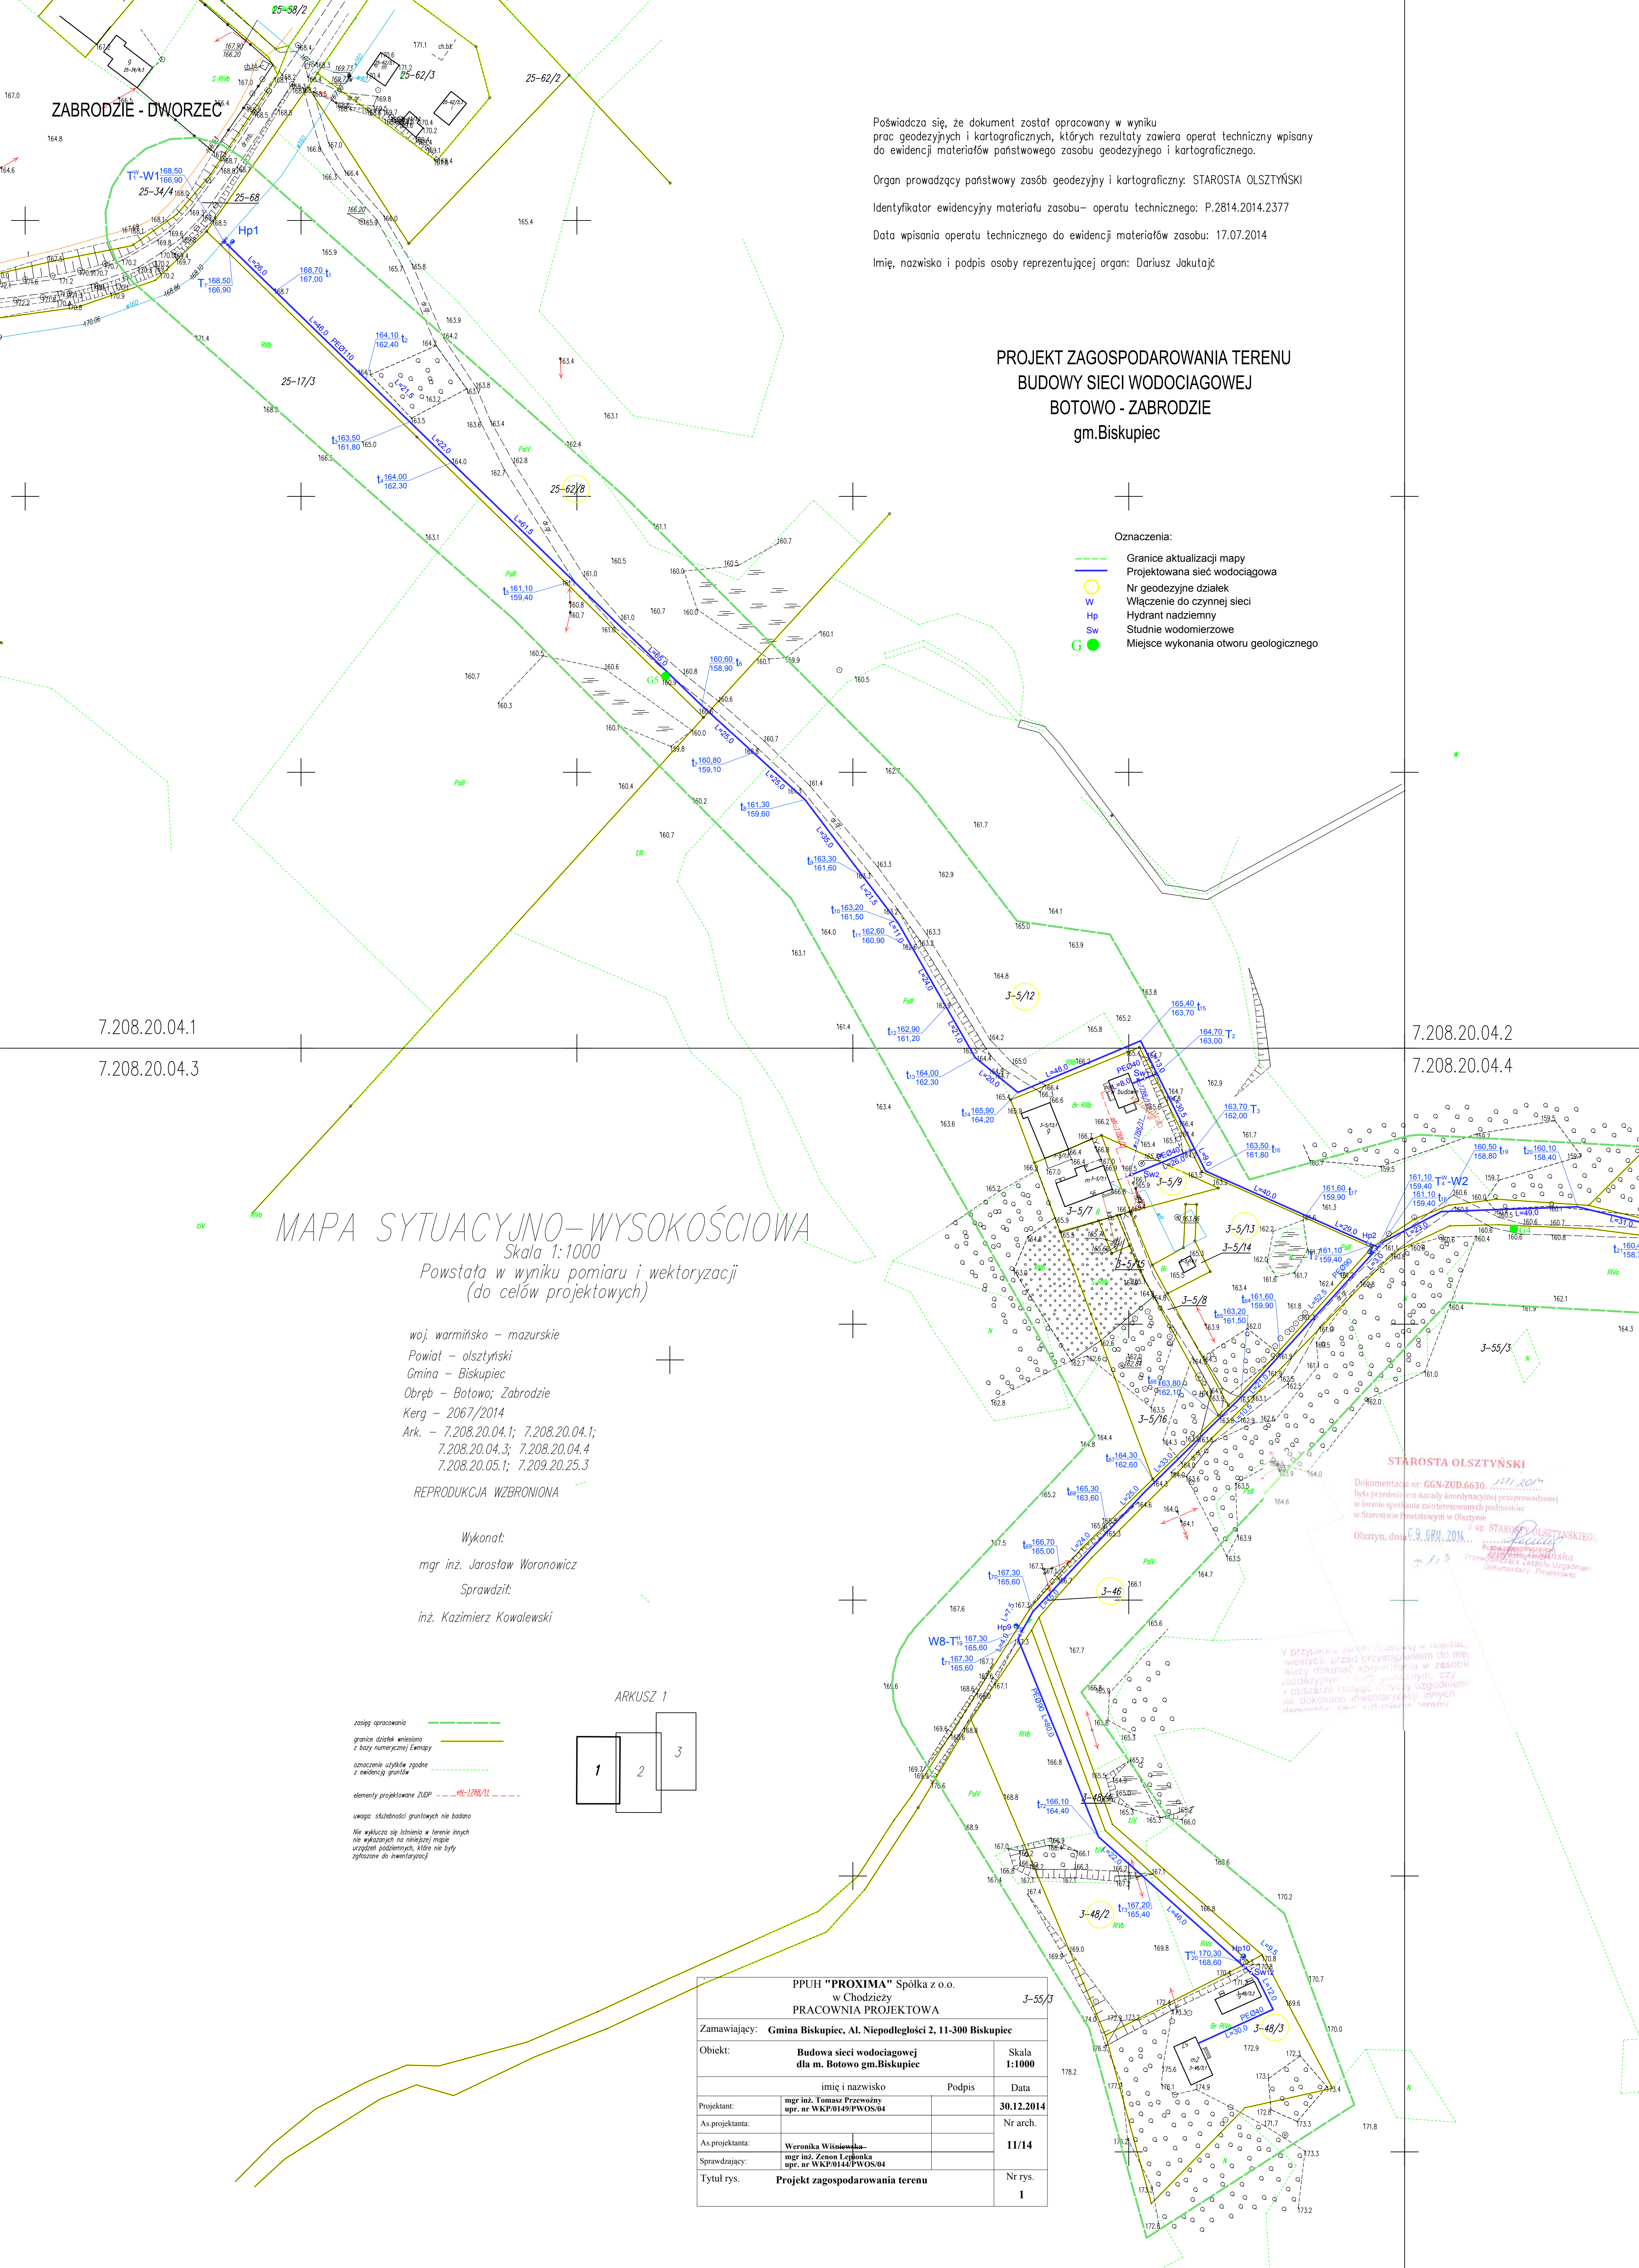

Poświadczam się, że dokument został opracowany w wyniku prac geodezyjnych i kartograficznych, których rezultaty zawiera operat techniczny wpisany do ewidencji materiałów państwowego zasobu geodezyjnego i kartograficznego.

Organ prowadzący państwowy zasób geodezyjny i kartograficzny: STAROSTA OLSZTYŃSKI

Identyfikator ewidencyjny materiału zasobu- operatu technicznego: P.2814.2014.2377

Data wpisania operatu technicznego do ewidencji materiałów zasobu: 17.07.2014

Imię, nazwisko i podpis osoby reprezentującej organ: Dariusz Jakutajć

PROJEKT ZAGOSPODAROWANIA TERENU
BUDOWY SIECI WODOCIĄGOWEJ
BOTOWO - ZABRODZIE
gm.Biskupiec

Oznaczenia:

- Granice aktualizacji mapy
- Projektowana sieć wodociągowa
- Nr geodezyjne działek
- Włączenie do czynnej sieci
- Hydrant nadziemny
- Studnie wodomierzowe
- Miejsce wykonania otworu geologicznego

woj. warmińsko - mazurskie

Powiat - olsztyński

Gmina - Biskupiec

Obręb - Botowo; Zabrodzie

Kerg - 2067/2014

Ark. - 7.208.20.04.1; 7.208.20.04.1;

7.208.20.04.3; 7.208.20.04.4

7.208.20.05.1; 7.209.20.25.3

REPRODUKCJA WZBRONIONA

Wykonał:

mgr inż. Jarosław Woronowicz

Sprawił:

inż. Kazimierz Kowalewski

ARKUSZ 1

zobacz opracowania
granic działek włączono
z bazy numeracyjnej (karty)
oznaczenie użytków zgodnie
z ewidencją gruntów
elementy projektowane ZUPP - ok-1288/11

uwaga: służebności gruntowych nie badano

Nie wyklucza się istnienia w terenie innych
nie wskazanych na niniejszej mapie
urządzeń podziemnych, które nie były
zgłoszone do inwentaryzacji

PPUH "PROXIMA" Spółka z o.o. w Chodzieży PRACOWNIA PROJEKTOWA				3-55/3
Zamawiający: Gmina Biskupiec, Al. Niepodległości 2, 11-300 Biskupiec				
Objekt: Budowa sieci wodociągowej dla m. Botowo gm.Biskupiec		Skala 1:1000		
imię i nazwisko		Podpis		Data
Projektant:	mgr inż. Tomasz Przewoźny upr. nr WKP/0149/PWOS/04			30.12.2014
As.projektanta:				Nr arch.
As.projektanta:	Weronika Wiśniewska mgr inż. Zenon Lepińska upr. nr WKP/0144/PWOS/04			11/14
Sprawdzający:				
Tytuł rys.	Projekt zagospodarowania terenu			Nr rys. 1