

MAPA SYTUACYJNO – WYSOKOŚCIOWA

SKALA 1:1000

z pomiaru oraz wektoryzacji mapy zasadniczej
(do celów projektowych)

Poświadczam, że dokument został opracowany w wyniku prac geodezyjnych i kartograficznych, których rezultaty zawiera operat techniczny wpisany do ewidencji materiałów państwowego zasobu geodezyjnego i kartograficznego.

Organ prowadzący państwowy zasób geodezyjny i kartograficzny: STAROSTA OLSZTYŃSKI
Identyfikator ewidencyjny materiału zasobu – operatu technicznego: P.2814

Data wpisania operatu technicznego do ewidencji materiałów zasobu:

Imię, nazwisko i podpis osoby reprezentującej organ:

REPRODUKCJA WZBRONIONA

KERG: GGN-ZGK.6642.4.146.2014

Woj.: warmińsko-mazurskie

Gmina: Biskupiec

Obiekt: KAMIONKA

ark.: 223,321,021,022,024,031,033

223,143,224

dz. 5/4,5/5,5/34,12,124,318, zasięg

wykonali:
USŁUGI GEODEZYJNE I KARTOGRAFICZNE
GEODAT MGR INŻ. JAROSŁAW WODROWICZ

sprawdził:
Inż. Kazimierz Kowalewski
upr. nr: 1151/85


Nie wykluza się istnienia w terenie innych
nie wykazanych na niniejszej mapie
urządzeń podziemnych, które nie były
zgłoszone do inwentaryzacji lub o których
brak jest informacji w instytucjach branżowych
zasięg opracowania

W zasięgu opracowania mapy
nie badano słuszności drogowych


UKŁAD WSPÓŁRZĘDNYCH: 1965/2, H60

— RIVb — użytki z mapy ewidencyjnej
— — zasięg opracowania
— — mapa aktualna na dzień: 14.04.2014

Pełnomocnictwo do inwentaryzacji i opracowania mapy sytuacyjno-wysokościowej i kartograficznej z pomiaru oraz wektoryzacji mapy zasadniczej	STAROSTA OLSZTYŃSKI
Organ prowadzący państwowy zasób geodezyjny i kartograficzny	P.2814 2014.10.30
Identyfikacja materiału zasobu geodezyjnego i kartograficznego	21 MAJ 2014
Imię, nazwisko i podpis osoby reprezentującej organ	Maria Włodarczyk

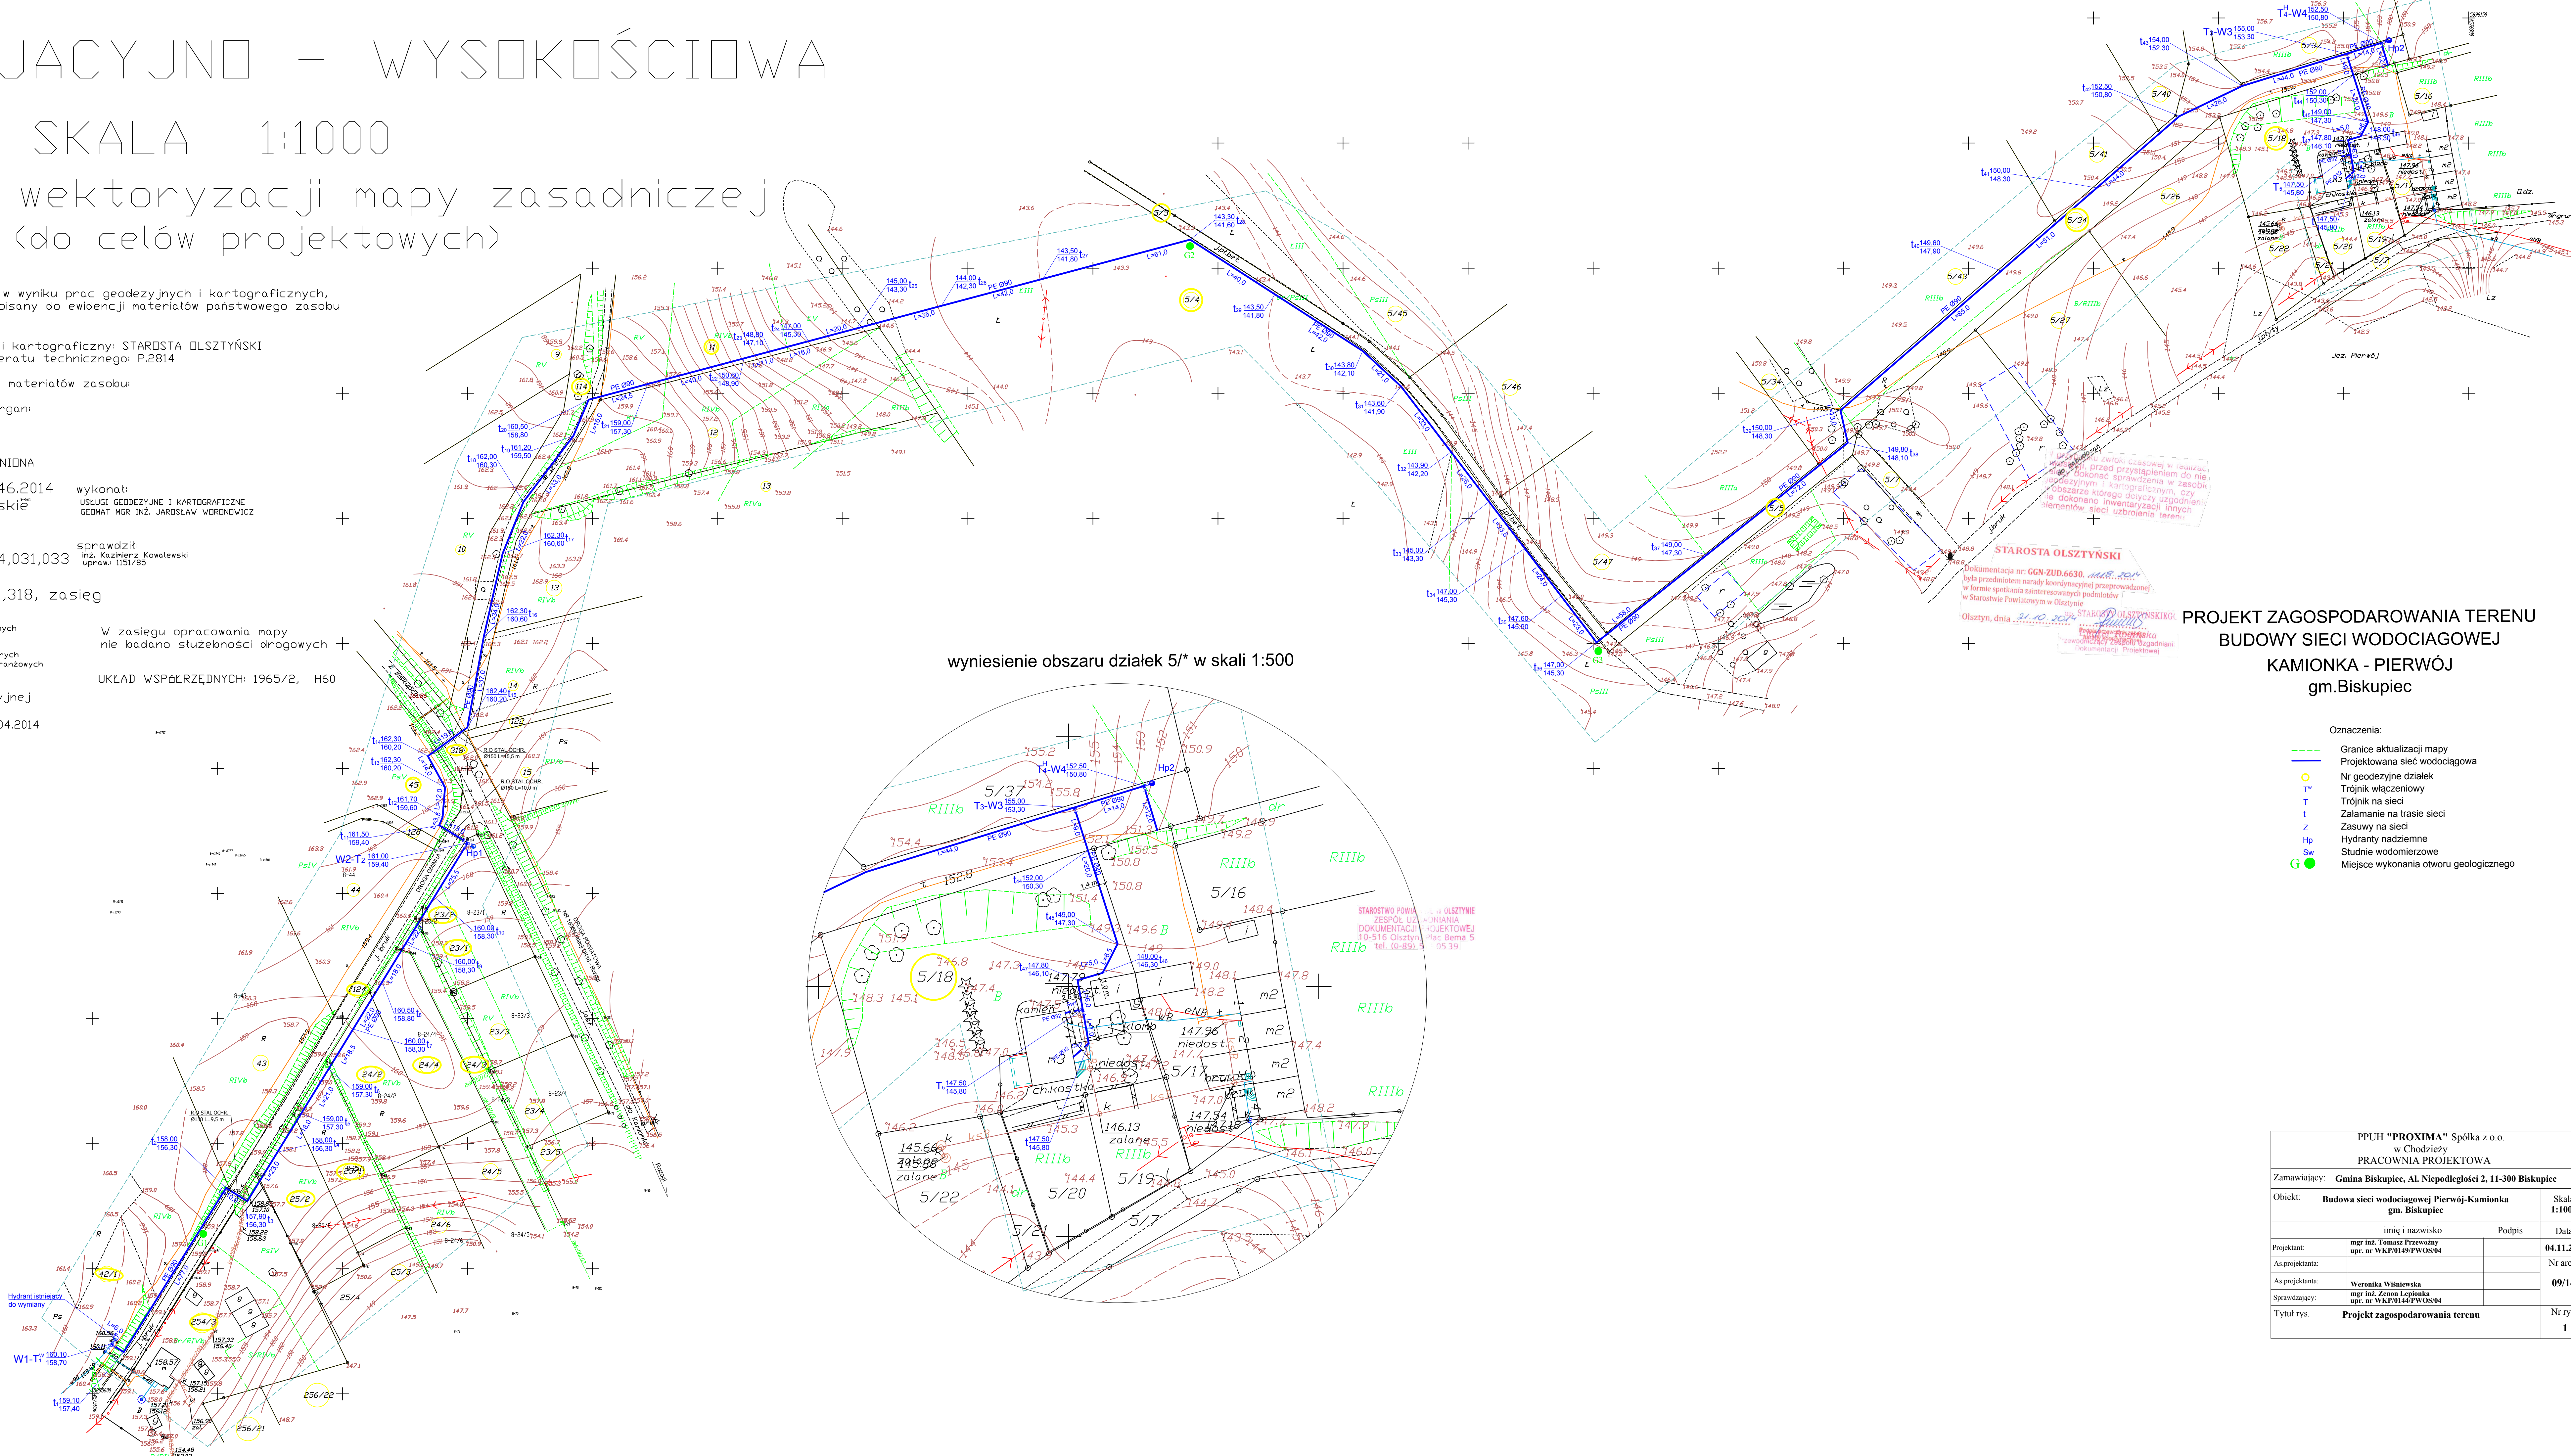

wyniesienie obszaru działek 5/* w skali 1:500

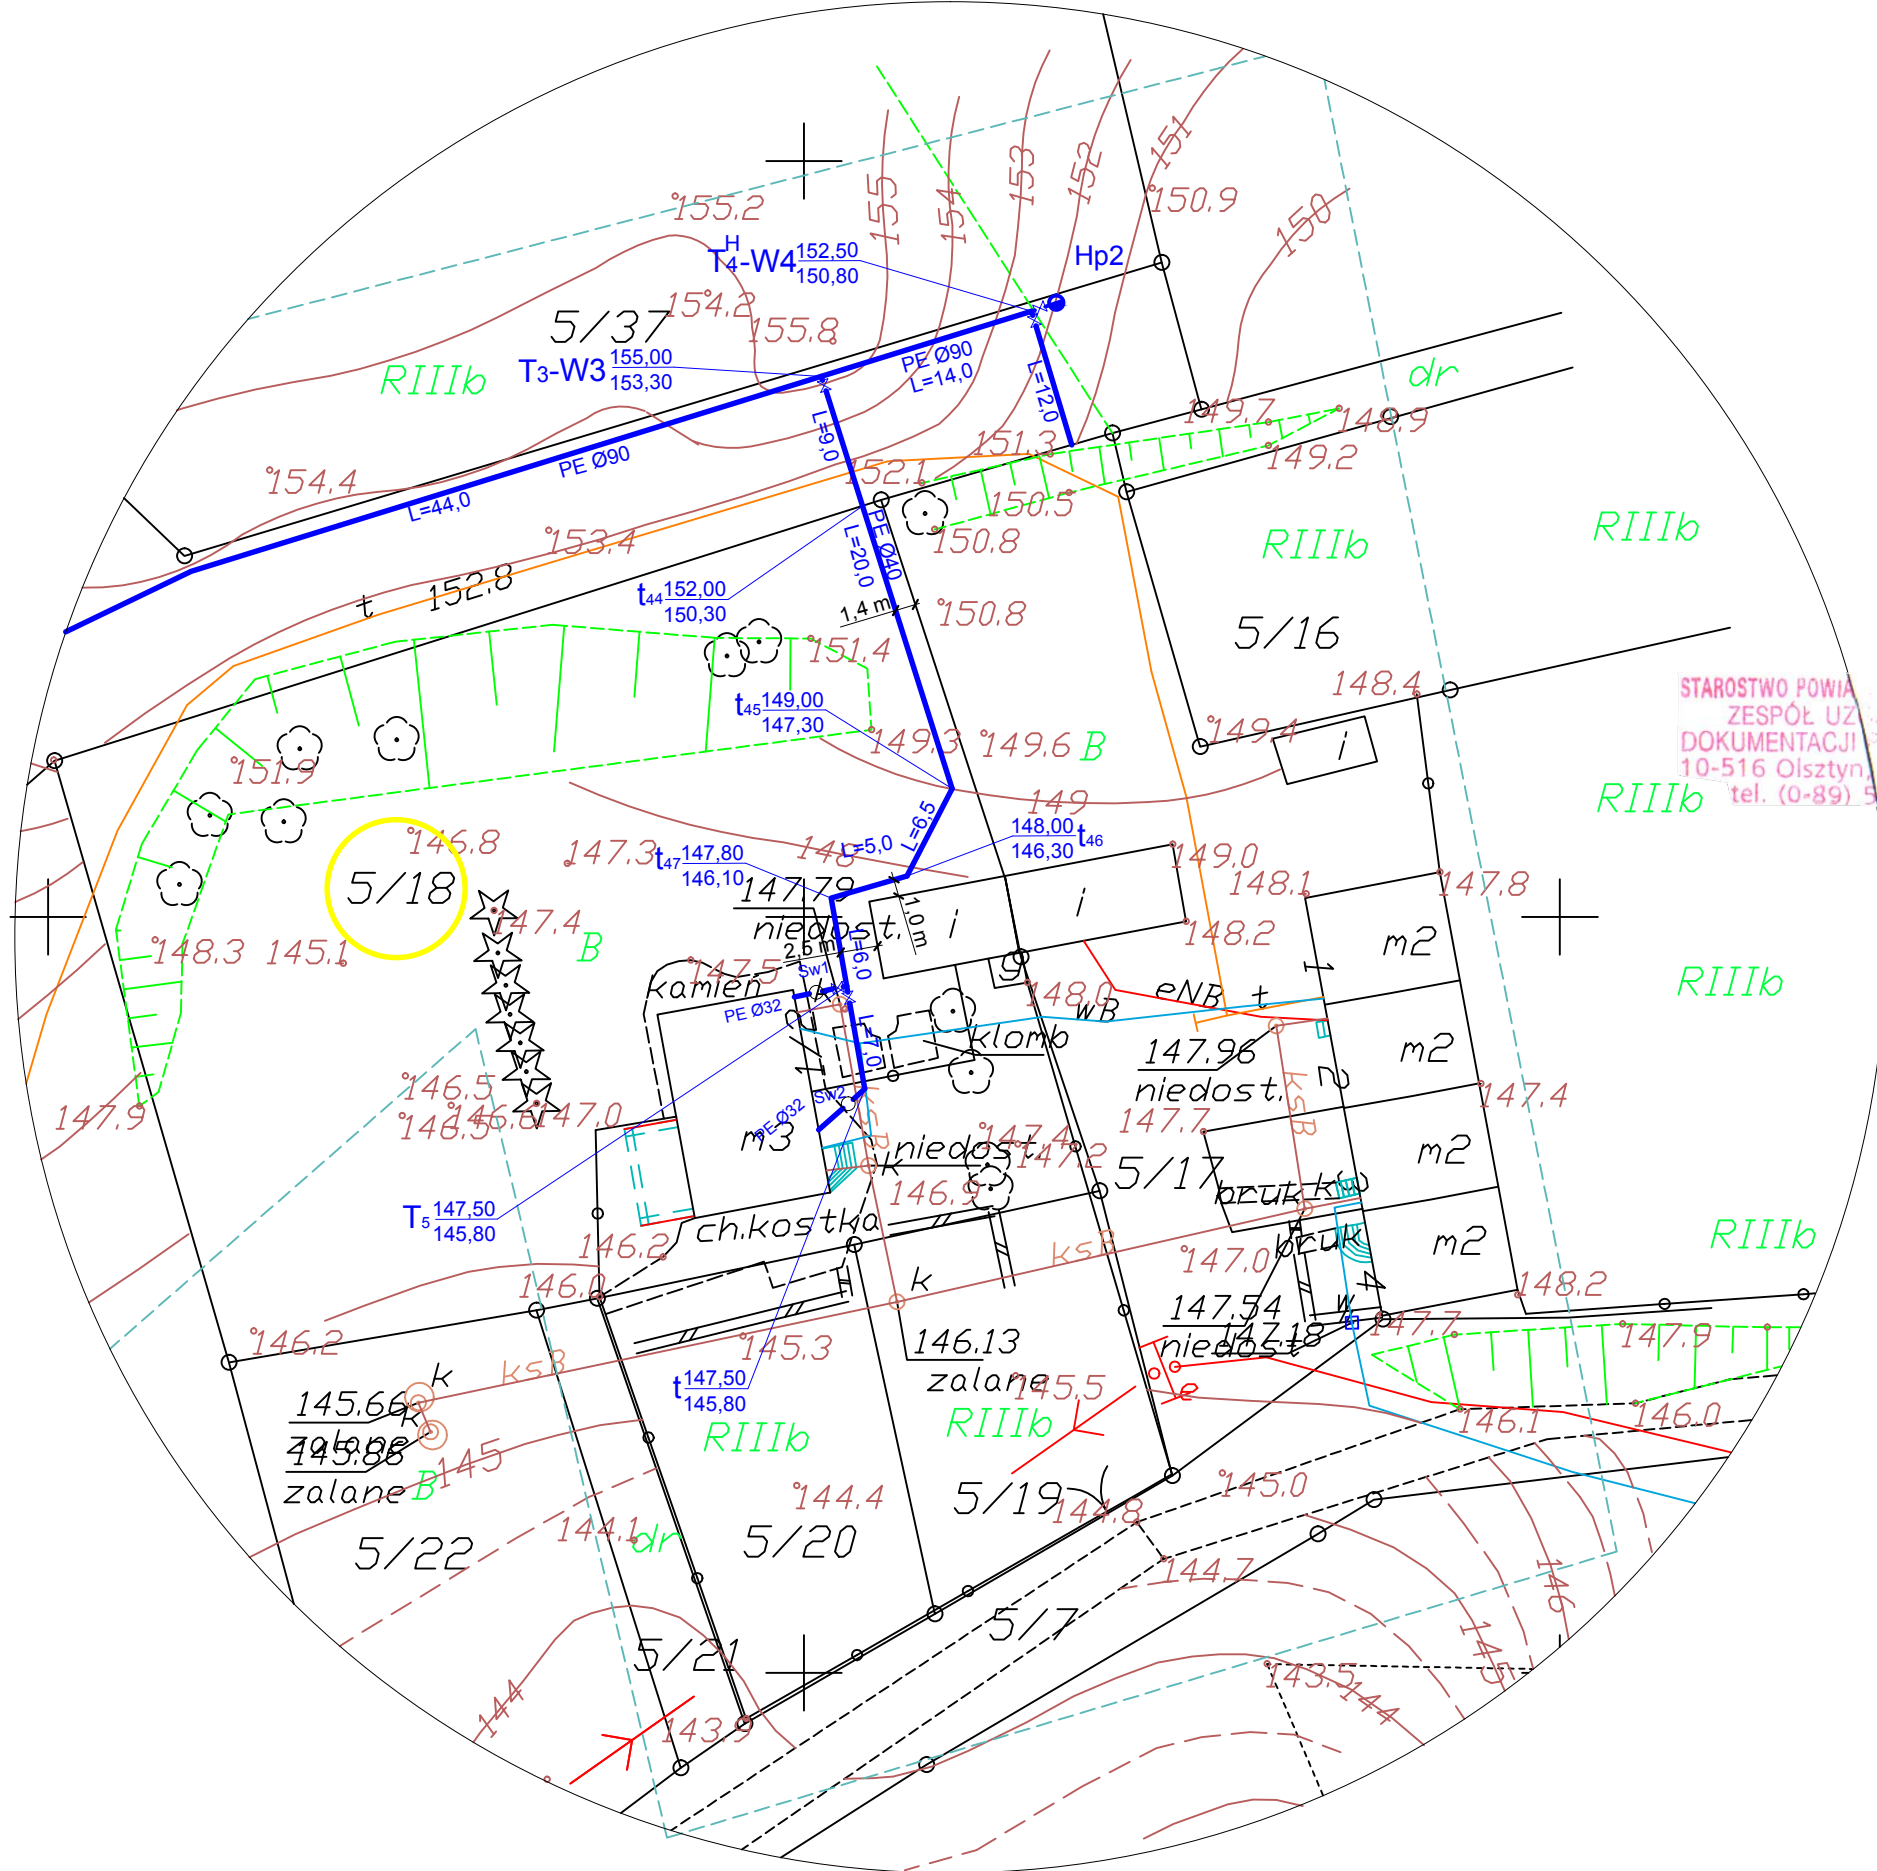

PROJEKT ZAGOSPODAROWANIA TERENU
BUDOWY SIECI WODOCIĄGOWEJ
KAMIONKA – PIERWÓJ
gm.Biskupiec

- Oznaczenia:
- Granice aktualizacji mapy
 - Projektowana sieć wodociągowa
 - Nr geodezyjne działek
 - Trojnik włączeniowy
 - T Trojnik na sieci
 - ! Zakłamanie na trasie sieci
 - Z Zasuwany na sieci
 - Hp Hydranty nadziemne
 - Sw Studnie wodomierzowe
 - G Miejsce wykonania otworu geologicznego

PPUH "PROXIMA" Spółka z o.o. PRACOWNIA PROJEKTOWA			
Zamawiający:	Gmina Biskupiec, Al. Niepodległości 2, 11-300 Biskupiec	Skala:	1:1000
Obiekt:	Budowa sieci wodociągowej Pierwój-Kamionka gm. Biskupiec	Nr arch.	09/14
Projektant:	mgr inż. Tomasz Przewoźny upr. nr WKP0140/PWOS04	Data:	04.11.2014
As projektanta:	Weronika Winiowska	Nr rys.	1
Sprawdzający:	mgr inż. Zdzisław Lepińska upr. nr WKP0144/PWOS04		
Tytuł rys.	Projekt zagospodarowania terenu		