


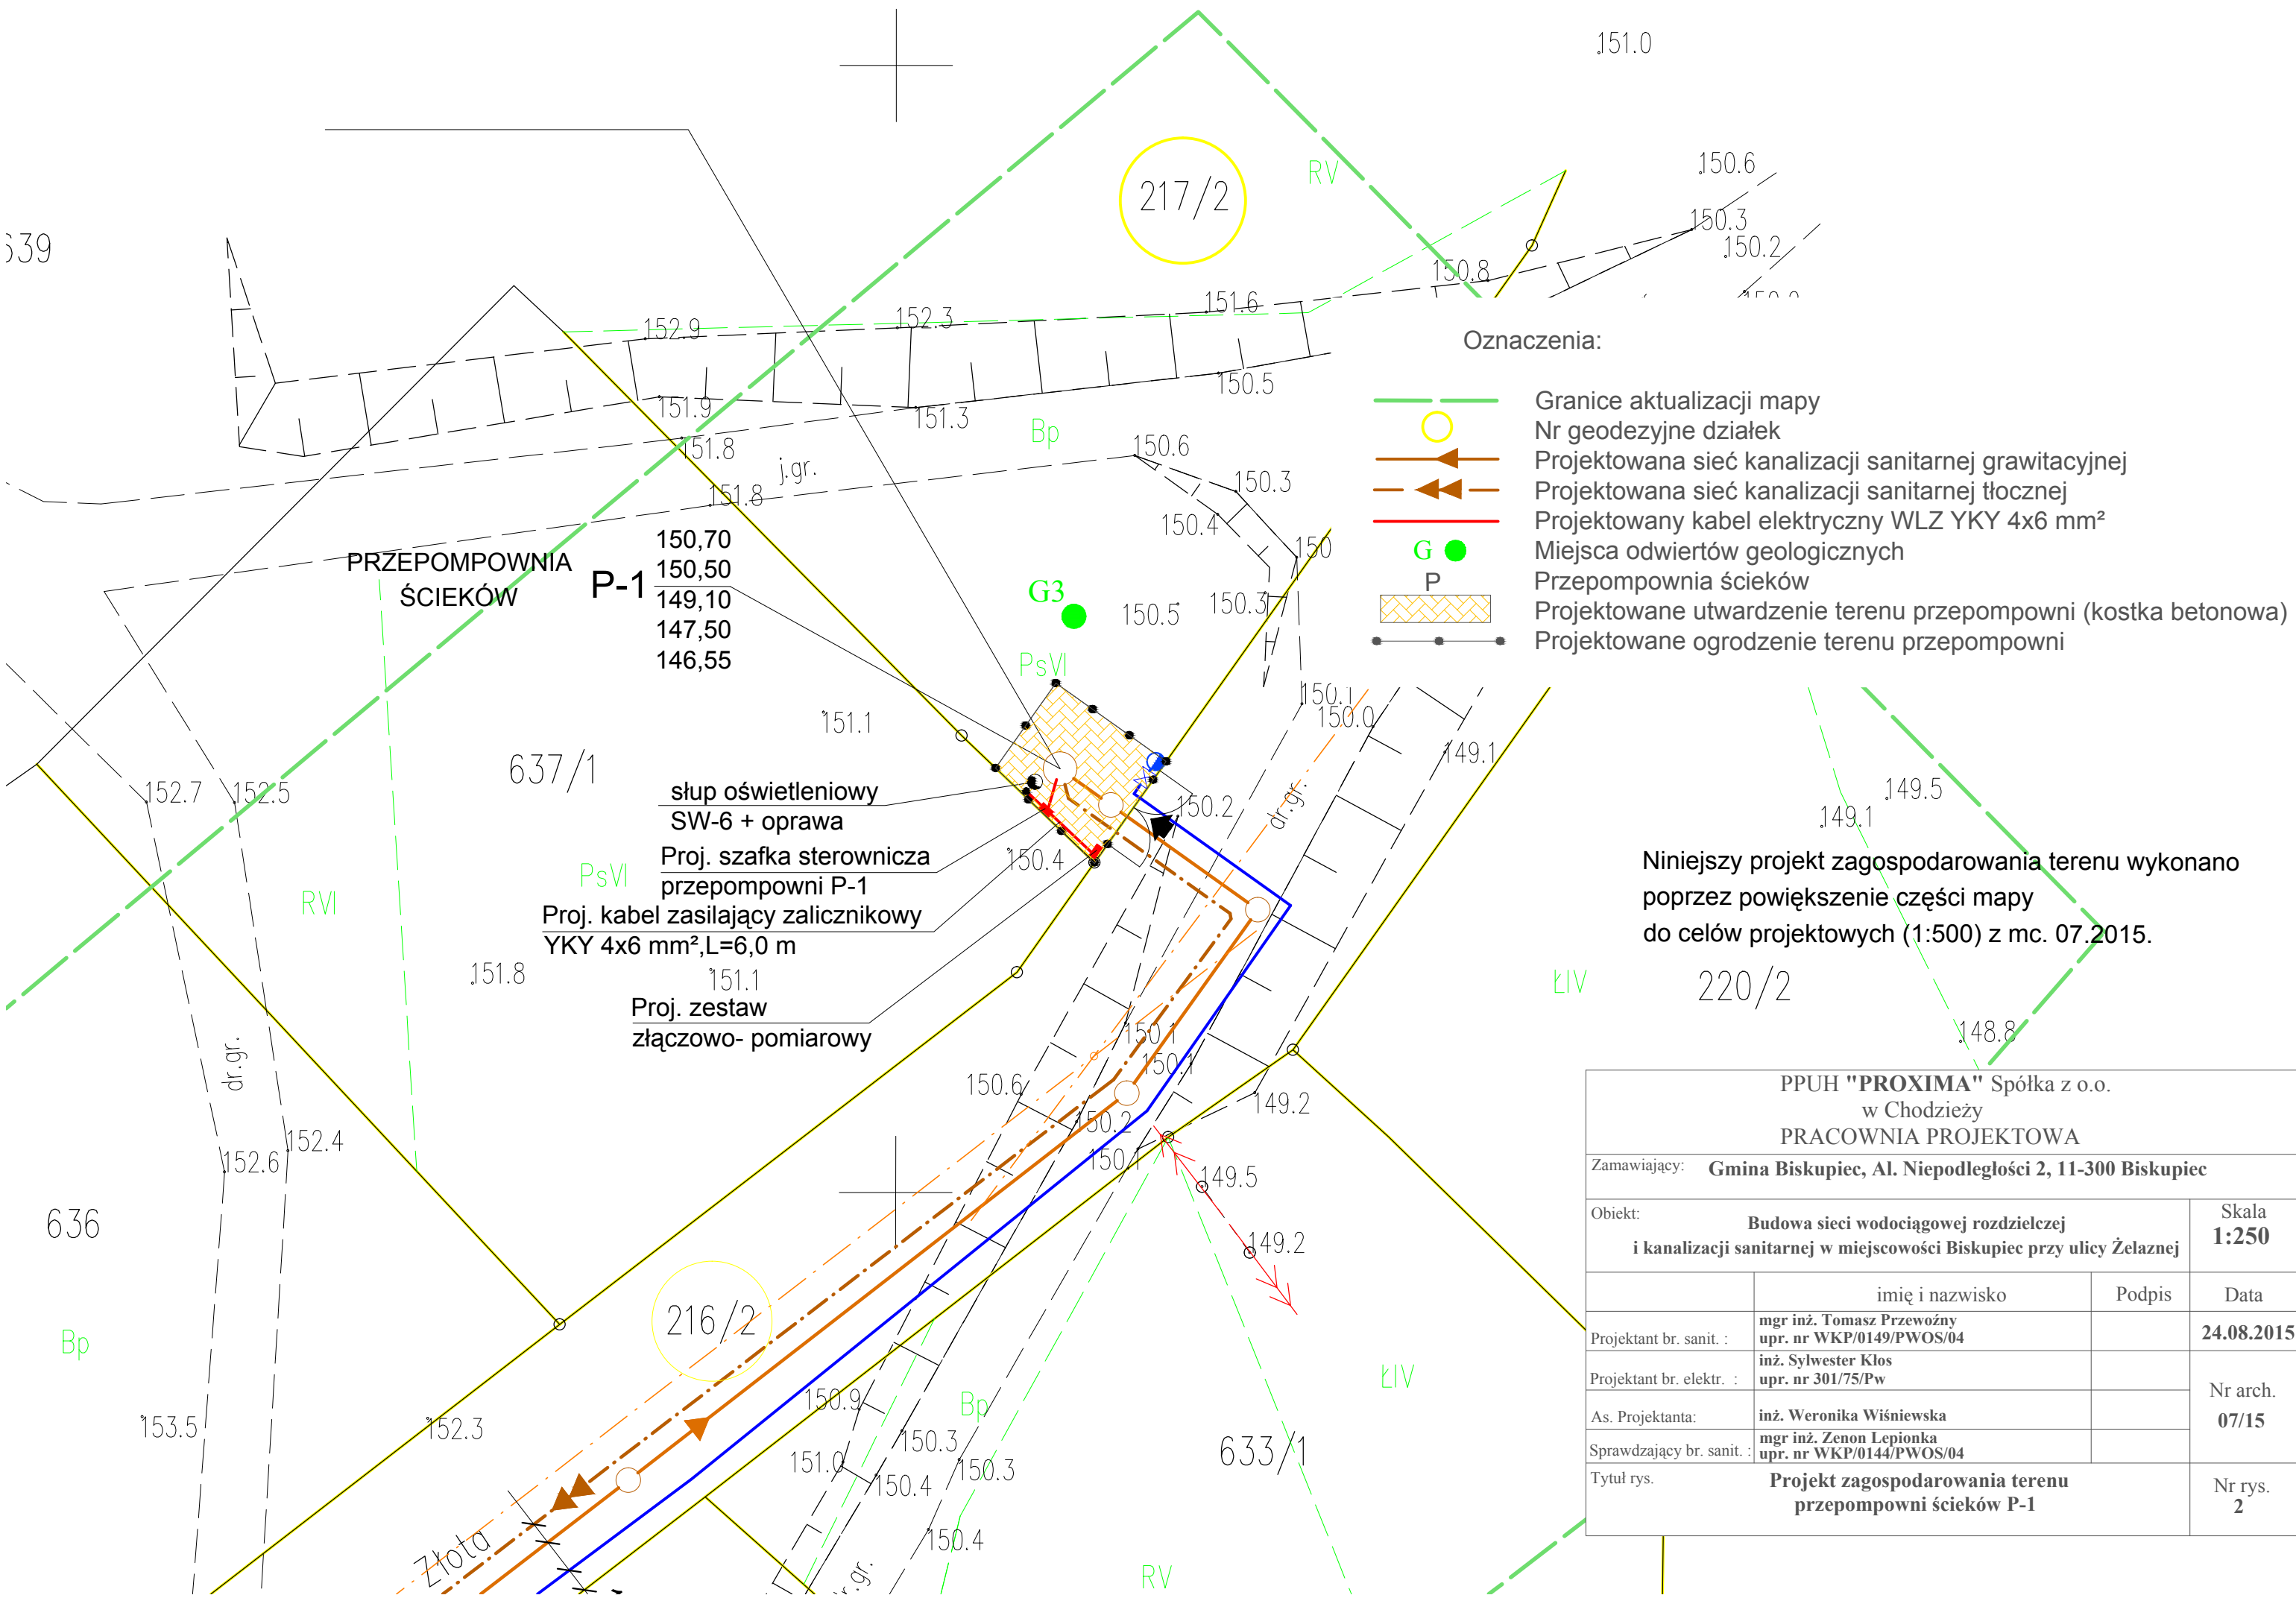

PPUH "PROXIMA" Spółka z o.o. w Chodzieży PRACOWNIA PROJEKTOWA			
Zamawiający: Gmina Biskupiec, Al. Niepodległości 2, 11-300 Biskupiec			
Objekt: Budowa sieci wodociągowej rozdzielczej i kanalizacji sanitarnej w miejscowości Biskupiec przy ulicy Żelaznej			Skala 1:250
	imię i nazwisko	Podpis	Data
Projektant br. sanit. :	mgr inż. Tomasz Przewoźny upr. nr WKP/0149/PWOS/04		24.08.2015
Projektant br. elektr. :	inż. Sylwester Kłos upr. nr 301/75/Pw		Nr arch. 07/15
As. Projektanta:	inż. Weronika Wiśniewska		
Sprawdzający br. sanit. :	mgr inż. Zenon Lepionka upr. nr WKP/0144/PWOS/04		Nr rys. 2
Tytuł rys.	Projekt zagospodarowania terenu przepompowni ścieków P-1		