


PRZEPOMPOWNIA ŚCIEKÓW
P-2

Oznaczenia					
Lp.	Nazwa	Typ/Wymiary	Materiał	Jedn.	Ilość
1	Pompa zatapialna wirowa do ścieków	NP 3085 SH 3	-	szt.	2
2	Proj. rurociąg grawitacyjny Ø200	DN200	PVC-U	szt.	-
3	Orurowanie wewnętrzne	DN80	stal k.o	szt.	-
4	Zawór odcinający	DN80, PN 10/16	-	szt.	2
5	Zawór zwrotny kulowy	DN80, PN 10/16	-	szt.	2
6	Prowadnica pompy	-	stal k.o	szt.	2
7	Proj. rurociąg tłoczny Ø90	Ø90	PE-RC	szt.	-
8	Połączenie kolnierzowe do rur PE	DN80/90	zeliwo	szt.	1
9	Kształtki kolnierzowe	DN80	stal k.o	szt.	7
10	Dyfuzor kierunkowy	wg producenta	stal kwasoodporna	szt.	1
11	Pomost technologiczny	wym. 800x1000 mm	stal k.o	szt.	1
12	Drabinka	-	stal k.o	szt.	1
13	Zbiornik pompowni	Ø1500, Hc=5750 mm, grubość ścianki min. 15 cm	polimerobeton	szt.	1
14	Przepust kablowy	Ø110	PVC/AROT	mb.	4
15	Zasilanie	wg br. elektrycznej	-	-	-
16	Szafa sterownicza	wg br. elektrycznej	-	szt.	-
17	Żurawik	podstawa + żurawik	stal ocynkowana	szt.	1
18	Kominiek wentylacyjny dla kabli el.	Ø110	PVC	szt.	1
19	Uchwyt do schodzenia	-	stal nierdzewna	szt.	1
20	Właz prostokątny, zamykany na kłódkę, ocieplony	wym. 800x600	stal k.o 1.4404	szt.	1
21	Kominiek do wentylacji mechanicznej	Ø160	PVC	szt.	1
22	Kominiek wentylacyjny	Ø160	PVC	szt.	1
23	Nasada płucząca	T52	-	-	-
24	Wieszak potrójny	-	stal k.o	szt.	2
25	Sonda hydrostatyczna + 2 pływak	-	-	szt.	1
26	Płyta betonowa fundamentowa	gr. min. 25 cm	beton C25/30	szt.	1
27	Kształtka kolnierzowa dla podłączenia przepływomierza	DN80, L=200,0 mm	stal k.o	szt.	2
28	Podsypka piaskowa	gr. 30 cm			

PPUH "PROXIMA" Spółka z o.o. w Chodzieży PRACOWNIA PROJEKTOWA			
Zamawiający: Gmina Biskupiec, Al. Niepodległości 2, 11-300 Biskupiec			
Objekt: Budowa sieci kanalizacji sanitarnej w Czerwonce, gm. Biskupiec			Skala 1:25
	imię i nazwisko	Podpis	Data
Projektant br. sanit. :	mgr inż. Tomasz Przewoźny upr. nr WKP/0149/PWOS/04		17.07.2015
Projektant :			Nr arch. 10/14
As. Projektanta:	inż. Weronika Wiśniewska		
Sprawdzający br. sanit. :	mgr inż. Zenon Lepionka upr. nr WKP/0144/PWOS/04		
Tytuł rys. Rzut i przekrój przepompowni ścieków P-2			Nr rys. 22

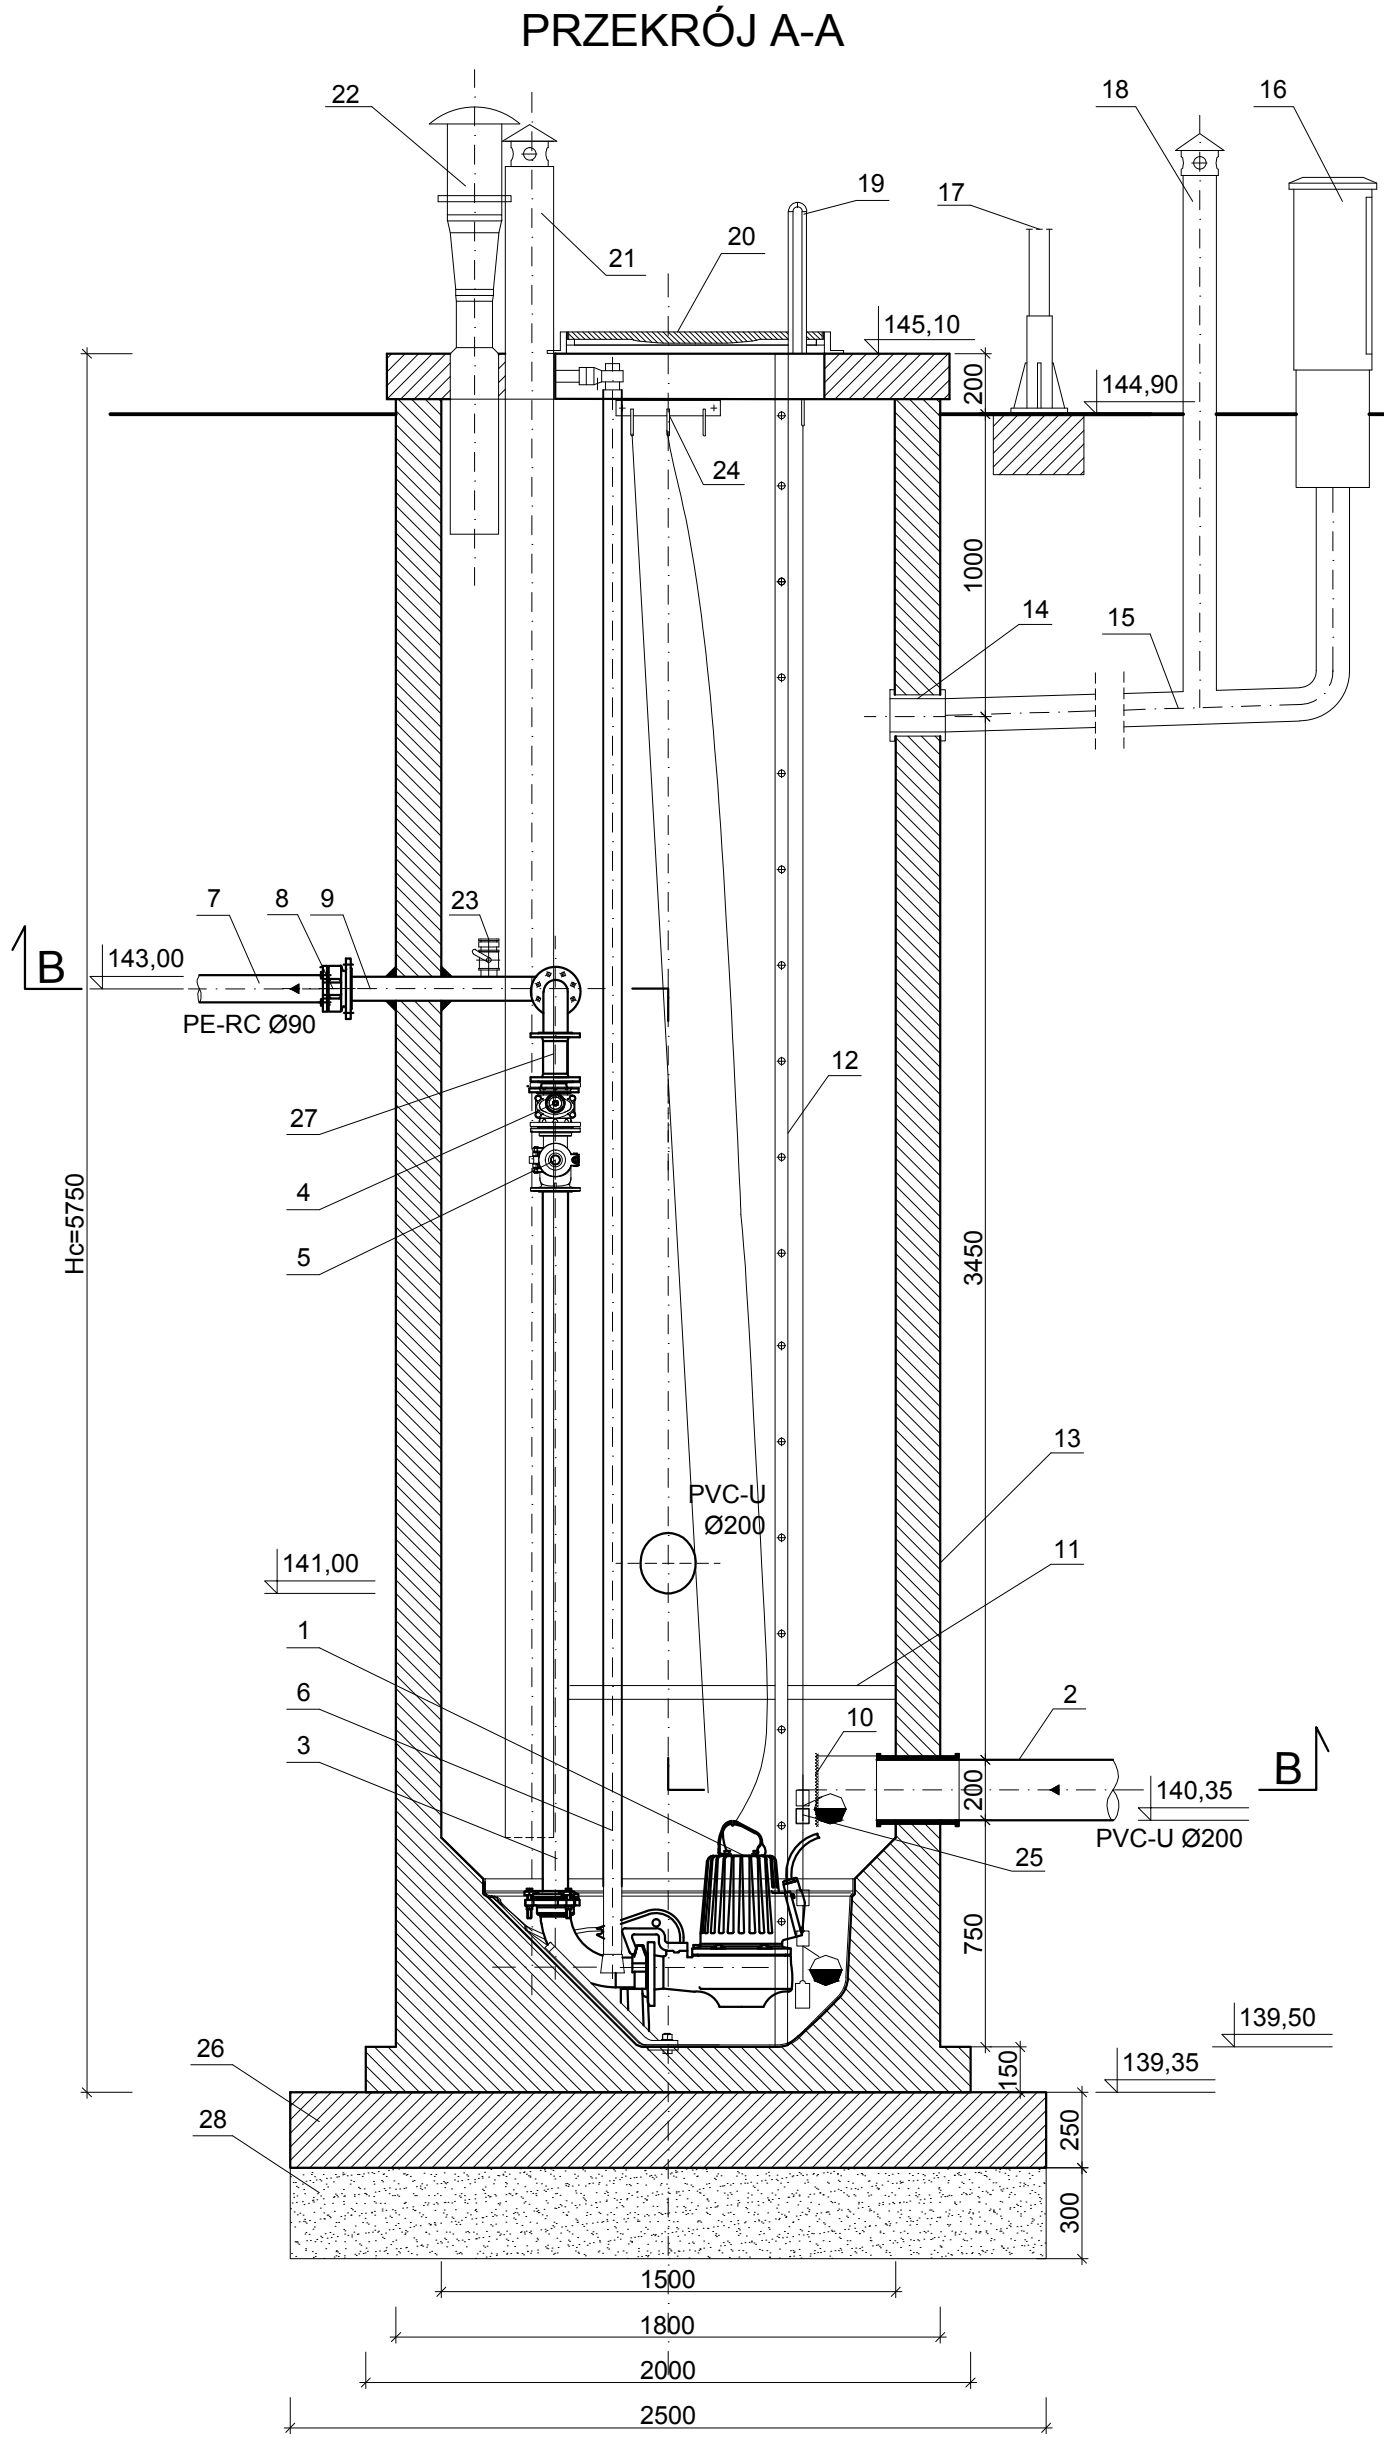

Wyjścia kablowe DN 100 ustawić
w kierunku szafy sterującej,
prowadzić ze spadkiem min. 2%
w stronę pompowni


ściana oporowa z ogrodzeniem

proj. kabel zasilający słup oświetleniowy
YKY 3x2,5 mm²

proj. szafa
sterownicza pomp

proj. kabel zasilający zalicznikowy
YKY 5x10 mm²

złącze kablowo- pomiarowe

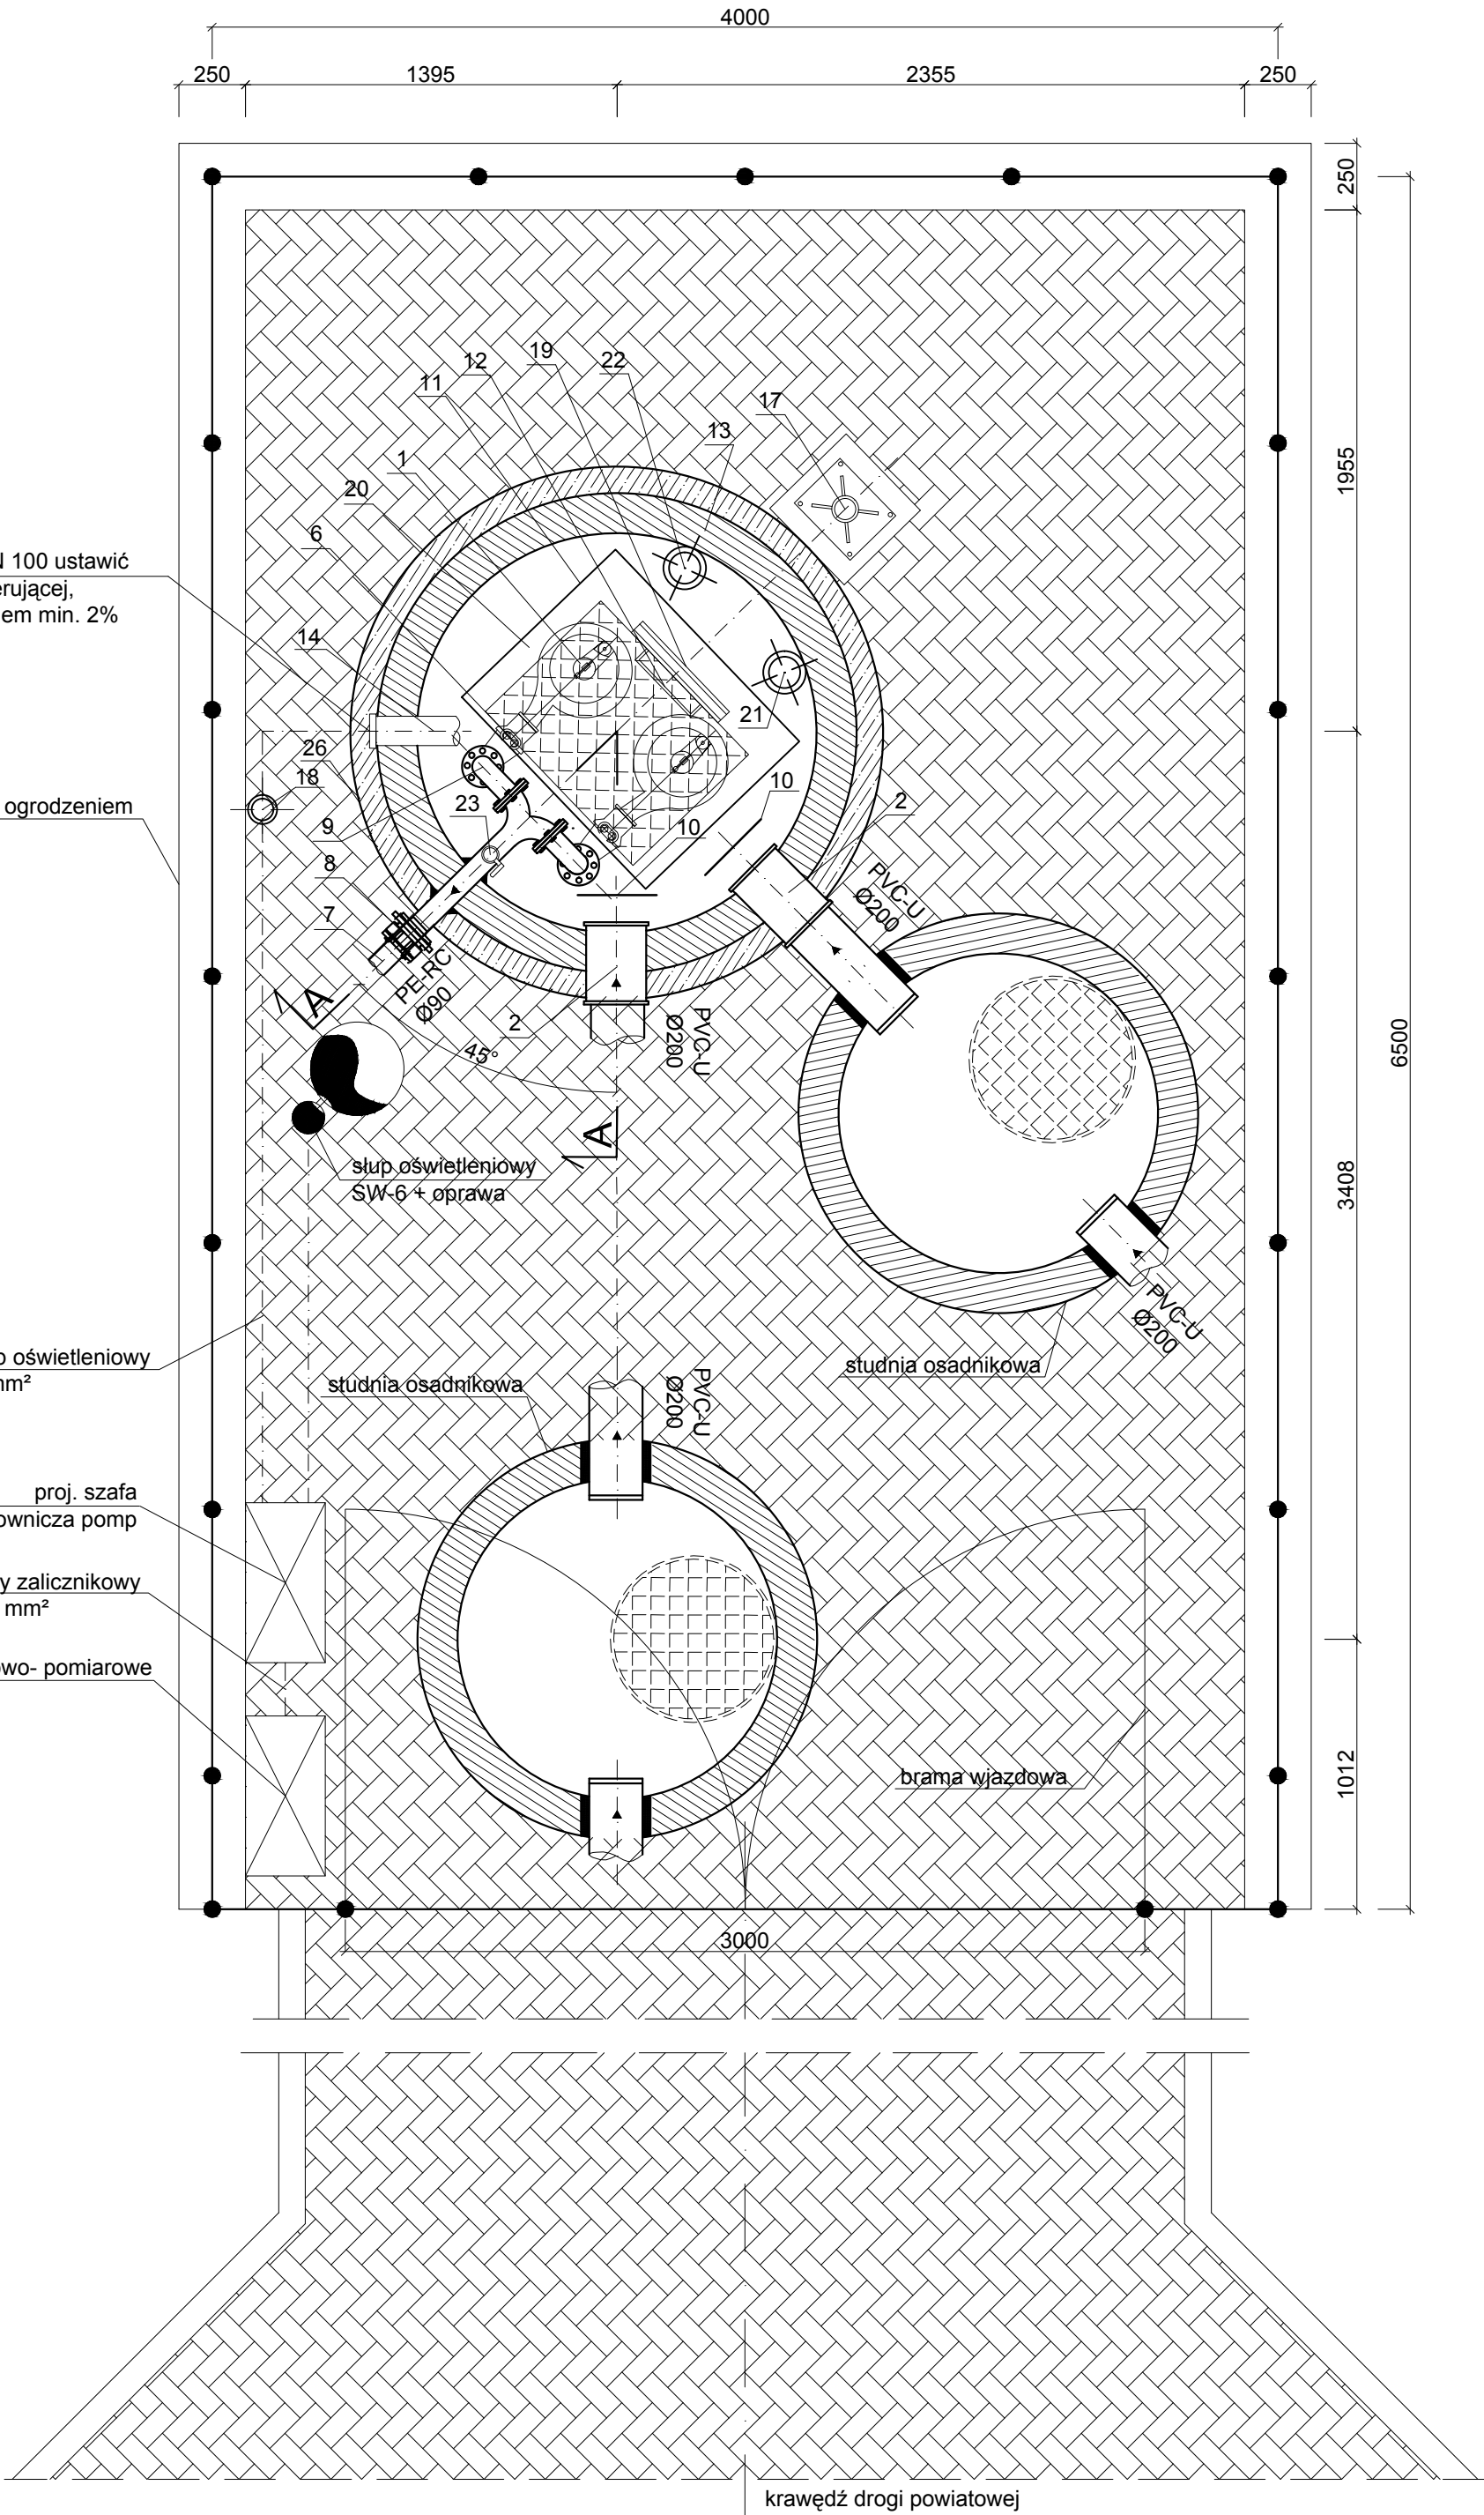

krawężń drogi powiatowej