


(do celów projektowych)

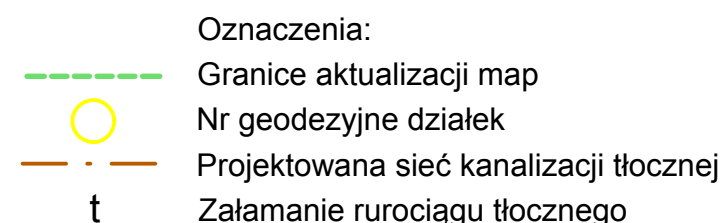

Przebieg procesu, polegającego na opracowaniu dokumentu został opracowany w wyniku prac geodezyjnych i kartograficznych, których rezultaty zawiera operat techniczny wpisany do ewidencji materiałów państwowego zasobu geodezyjnego i kartograficznego	
Organ prowadzący państwową zasob geodezyjny i kartograficzny	STAROSTA OLSZTYŃSKI
Identyfikator ewidencyjny materiału zasobu - operatu technicznego	P2814. 2014. 463A
Data wpisania operatu technicznego do ewidencji materiałów zasobu	08 GRU. 2014
Imię, nazwisko i podpis osoby reprezentującej organ	Dariusz Jakubczyk inspektor w Wydziale Geodezji Główna siedziba

PPUH "PROXIMA" Spółka z o.o. w Chodzieży PRACOWNIA PROJEKTOWA			
Zamawiający: Gmina Biskupiec, Al. Niepodległości 2, 11-300 Biskupiec			
Obiekt: Budowa sieci kanalizacji sanitarnej w Czerwonce, gm. Biskupiec			Skala 1:500
	imię i nazwisko	Podpis	Data
Projektant:	mgr inż. Tomasz Przewoźny upr. nr WKP/0149/PWOS/04		17.07.2015
As.projektanta:			Nr arch.
As.projektanta:	inż. Weronika Wiśniewska		10/14
Sprawdzający:	mgr inż. Zenon Lepionka upr. nr WKP/0144/PWOS/04		
Tytuł rys. Projekt zagospodarowania terenu			Nr rys. 3