


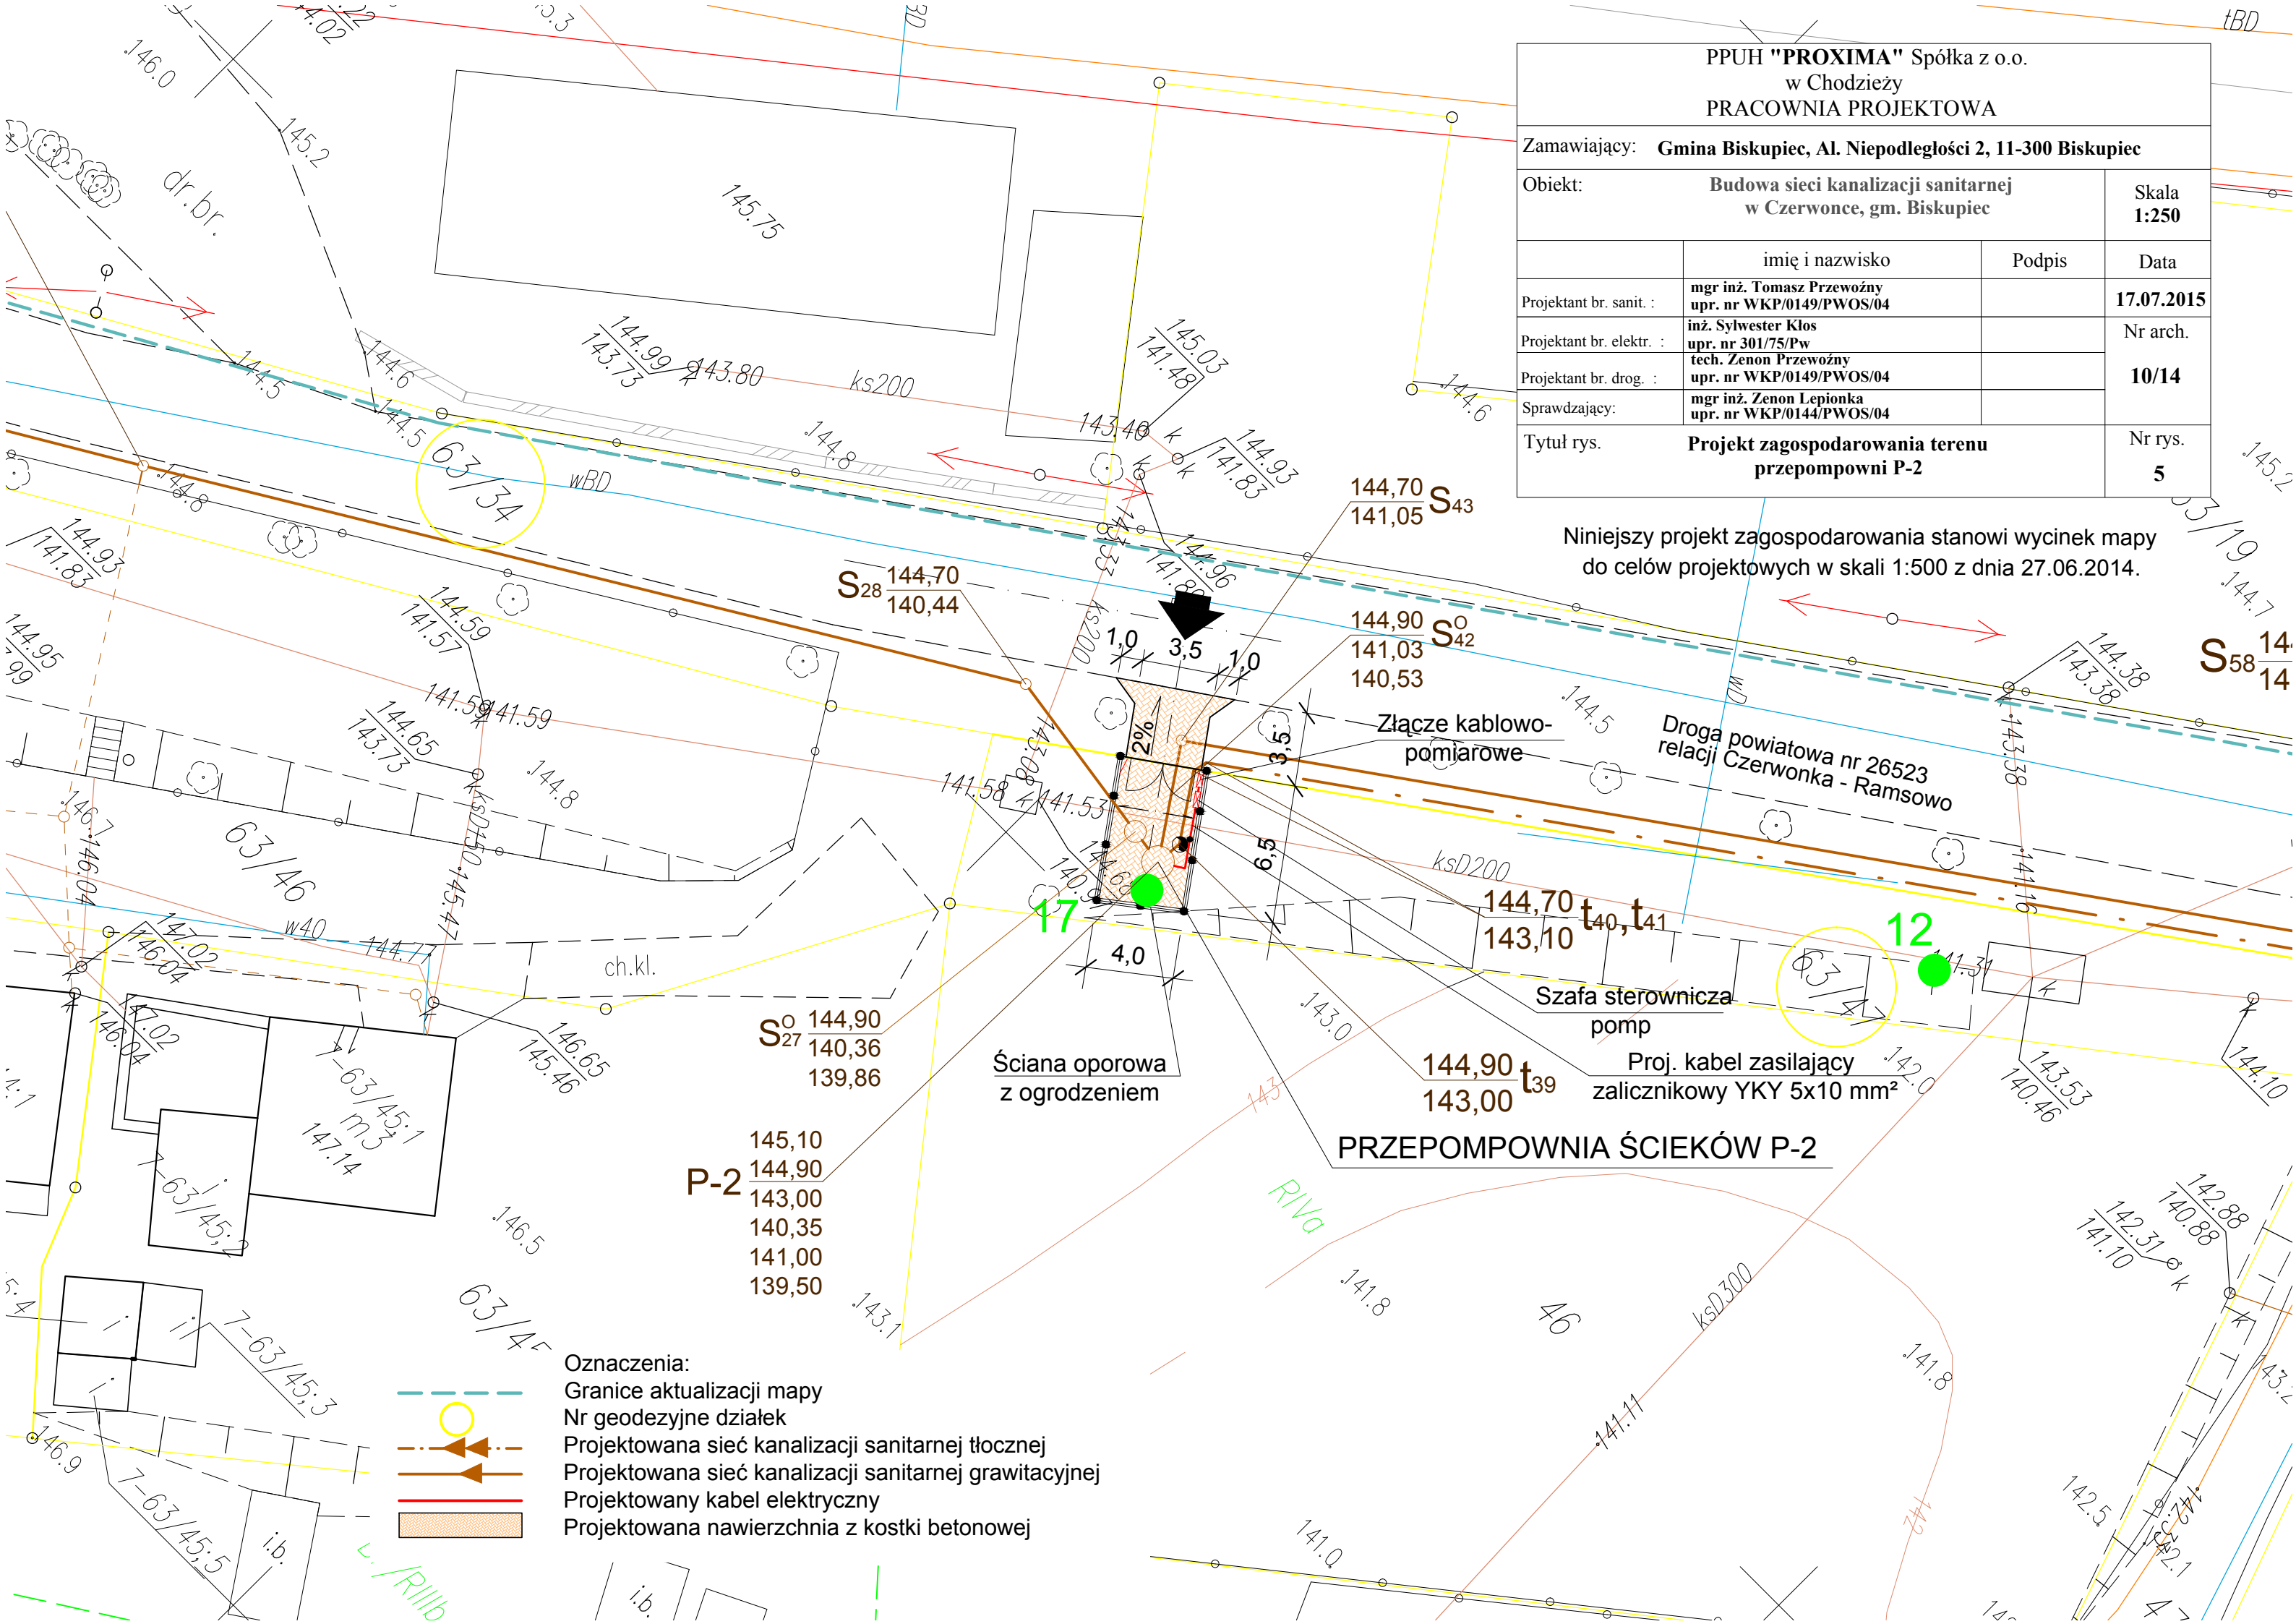

PPUH "PROXIMA" Spółka z o.o. w Chodzieży PRACOWNIA PROJEKTOWA			
Zamawiający: Gmina Biskupiec, Al. Niepodległości 2, 11-300 Biskupiec			
Obiekt: Budowa sieci kanalizacji sanitarnej w Czerwonce, gm. Biskupiec			Skala 1:250
	imię i nazwisko	Podpis	Data
Projektant br. sanit. :	mgr inż. Tomasz Przewoźny upr. nr WKP/0149/PWOS/04		17.07.2015
Projektant br. elektr. :	inż. Sylwester Klos upr. nr 301/75/Pw		Nr arch.
Projektant br. drog. :	tech. Zenon Przewoźny upr. nr WKP/0149/PWOS/04		10/14
Sprawdzający:	mgr inż. Zenon Lepionka upr. nr WKP/0144/PWOS/04		Nr rys.
Tytuł rys. Projekt zagospodarowania terenu przepompowni P-2			5

Niniejszy projekt zagospodarowania stanowi wycinek mapy
do celów projektowych w skali 1:500 z dnia 27.06.2014.

- Oznaczenia:
- Granice aktualizacji mapy
 - Nr geodezyjne działek
 - Projektowana sieć kanalizacji sanitarnej tłocznej
 - Projektowana sieć kanalizacji sanitarnej grawitacyjnej
 - Projektowany kabel elektryczny
 - Projektowana nawierzchnia z kostki betonowej