


RZUT PIWNICY  
skala 1:100

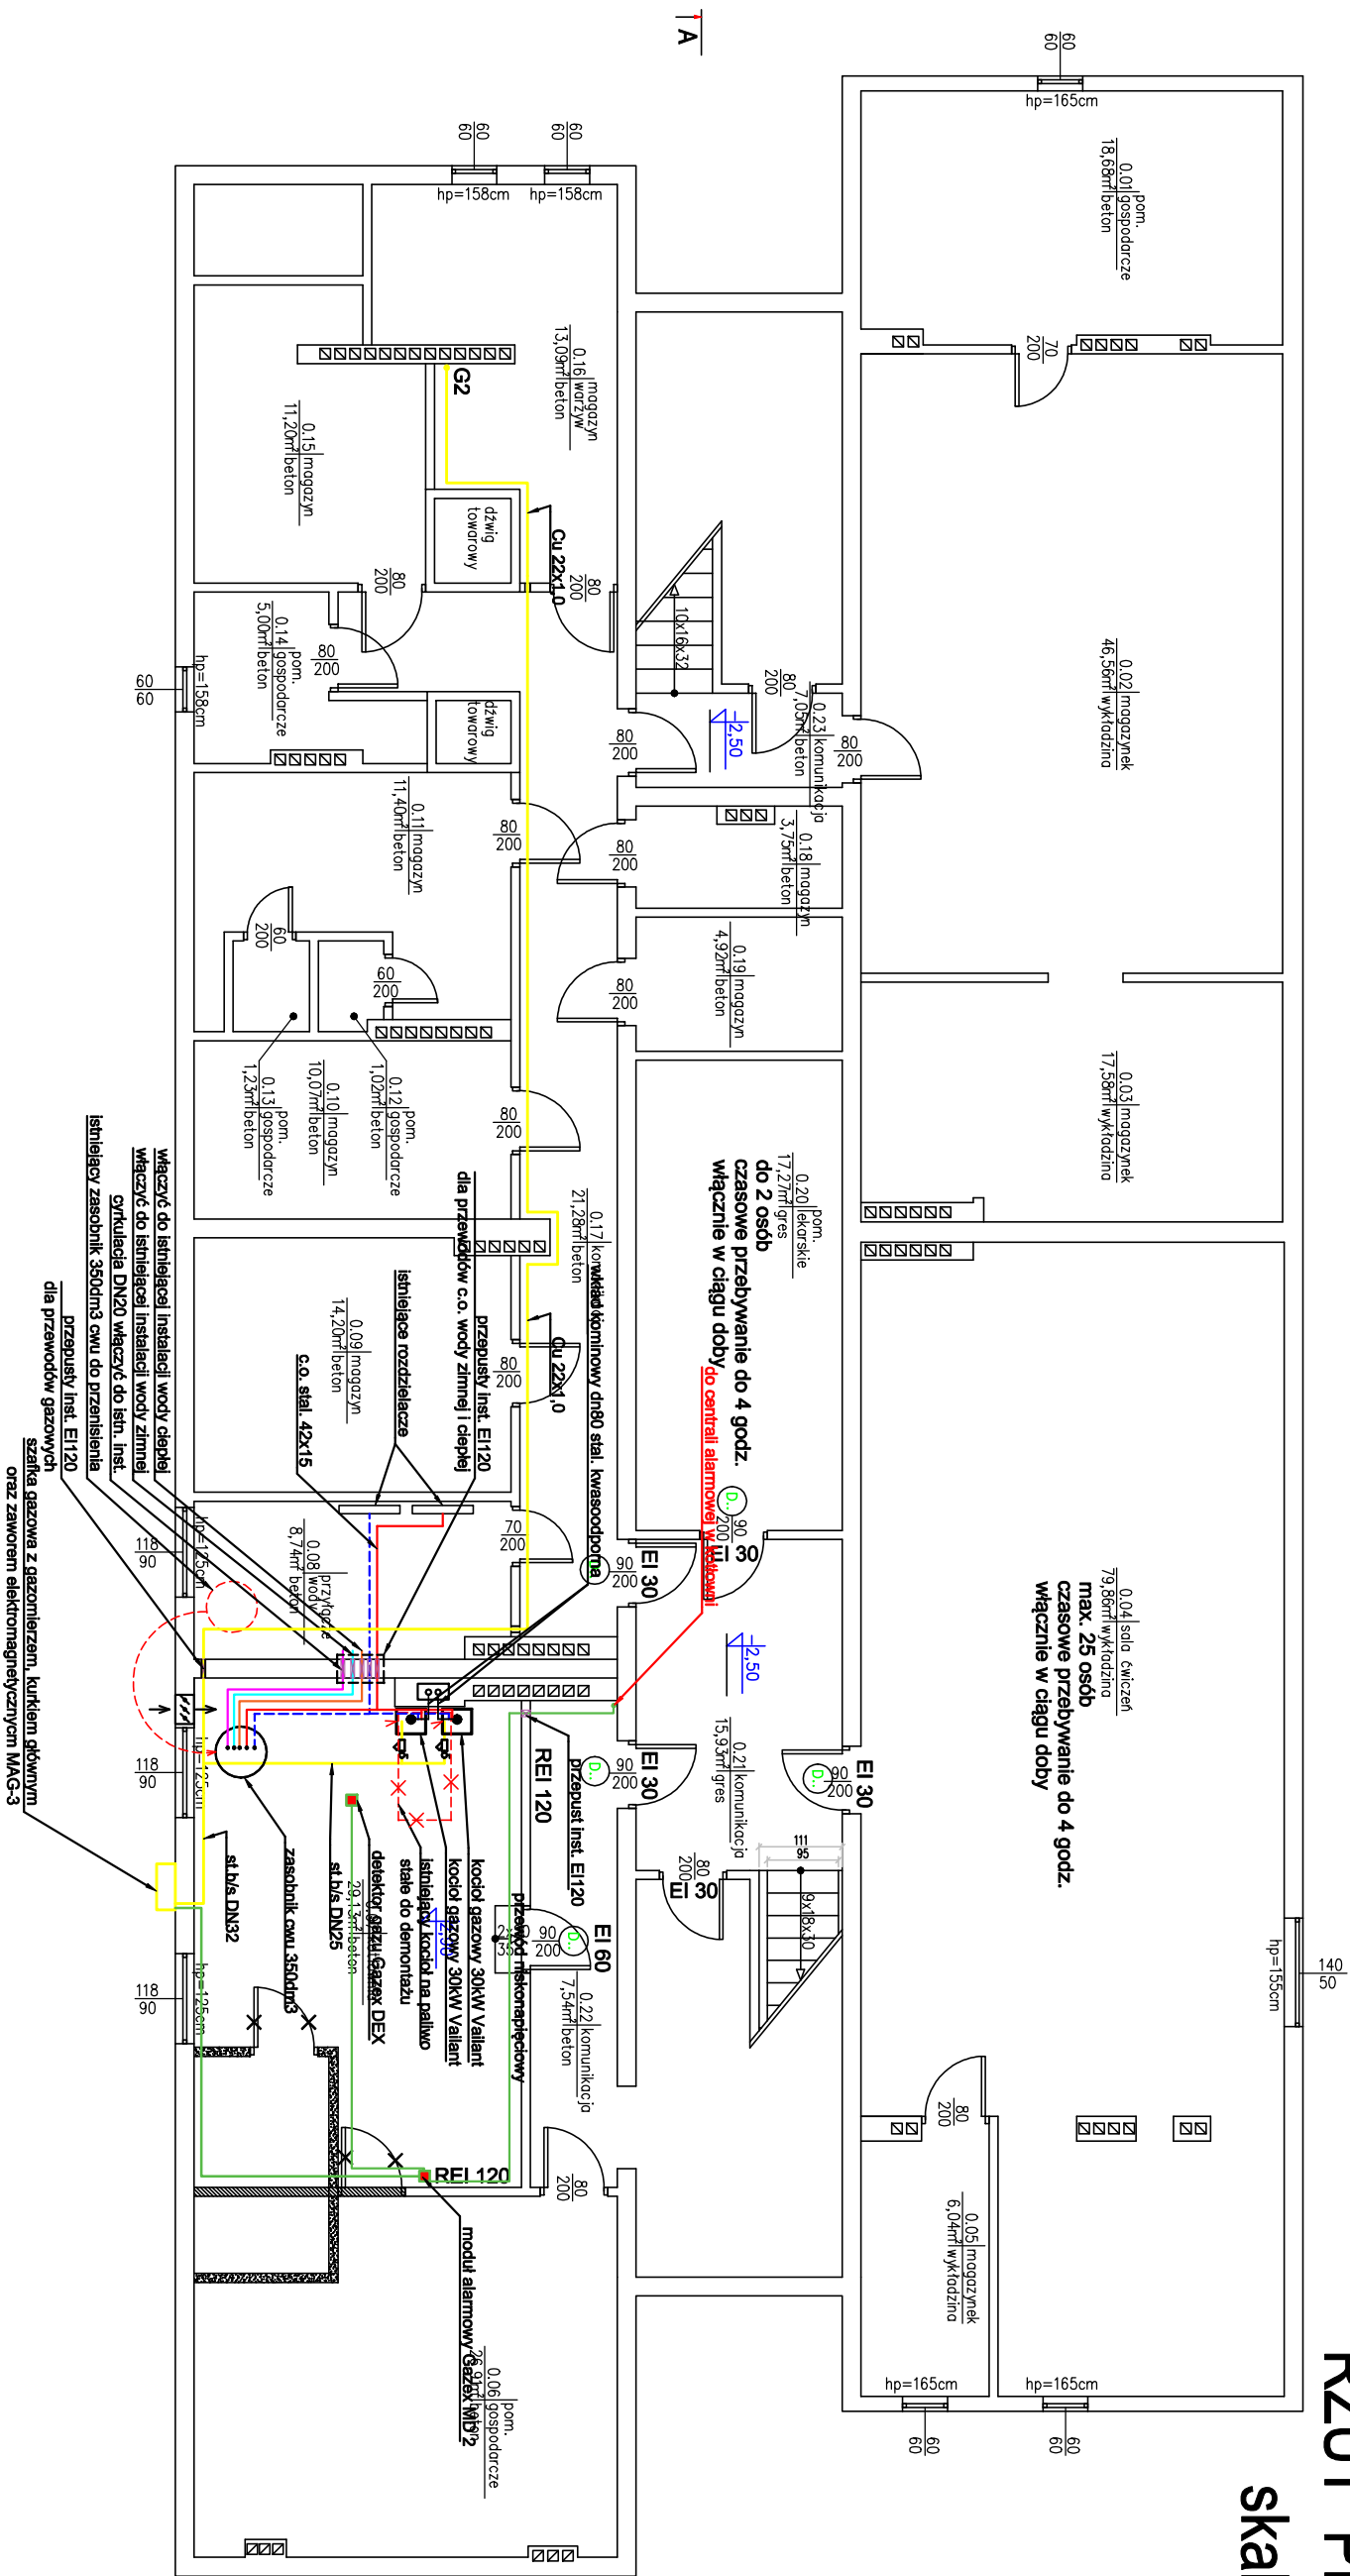

ZAKRES OPRACOWANIA:  
- MONTAŻ DWOCH KOTŁÓW GAZOWYCH TYP VALANT O MOCY 30kW

- ściany istniejące
- elementy do rozbioru
- elementy do demontażu
- ściany projektowane/zamurowania
- nadproża/podcięgi projektowane
- drzwi projektowane
- okna projektowane
- klapy dymowe

|                                            |                                            |
|--------------------------------------------|--------------------------------------------|
| Obiekt :                                   | Budynek przedszkola                        |
| Adres :                                    | ul. Poznańska 3, Biskupiec                 |
| Faza Projektu:                             | PROJEKT BUDOWLANY                          |
| Bransza:                                   | INSTALACJE SANITARNE                       |
| Biuro projektowe :                         | P.B.H. DELBUD                              |
| 11-300 Biskupiec,                          |                                            |
| Jana Kilińskiego 28                        |                                            |
| Projektant :                               | mgr inż. Ryszard Deja                      |
| mgr inż. Ryszard Deja                      |                                            |
| upr.nr WAM/0117/PWOS/09                    |                                            |
| Sprawdzający:                              | Andrzej Pietrzak                           |
| upr. bud. 139/83/01                        |                                            |
| Tytuł rysunku :                            | Rzut piwnicy - kotłownia i instalacja gazu |
| Rzut piwnicy - kotłownia i instalacja gazu |                                            |
| Faza Projektu :                            | Skala :                                    |
| PROJEKT BUDOWLANY                          | 1:100                                      |
| Bransza :                                  | nr Rysunku :                               |
| IS                                         | IS-PB-001                                  |
|                                            | 12.2016                                    |