


skala 1:100

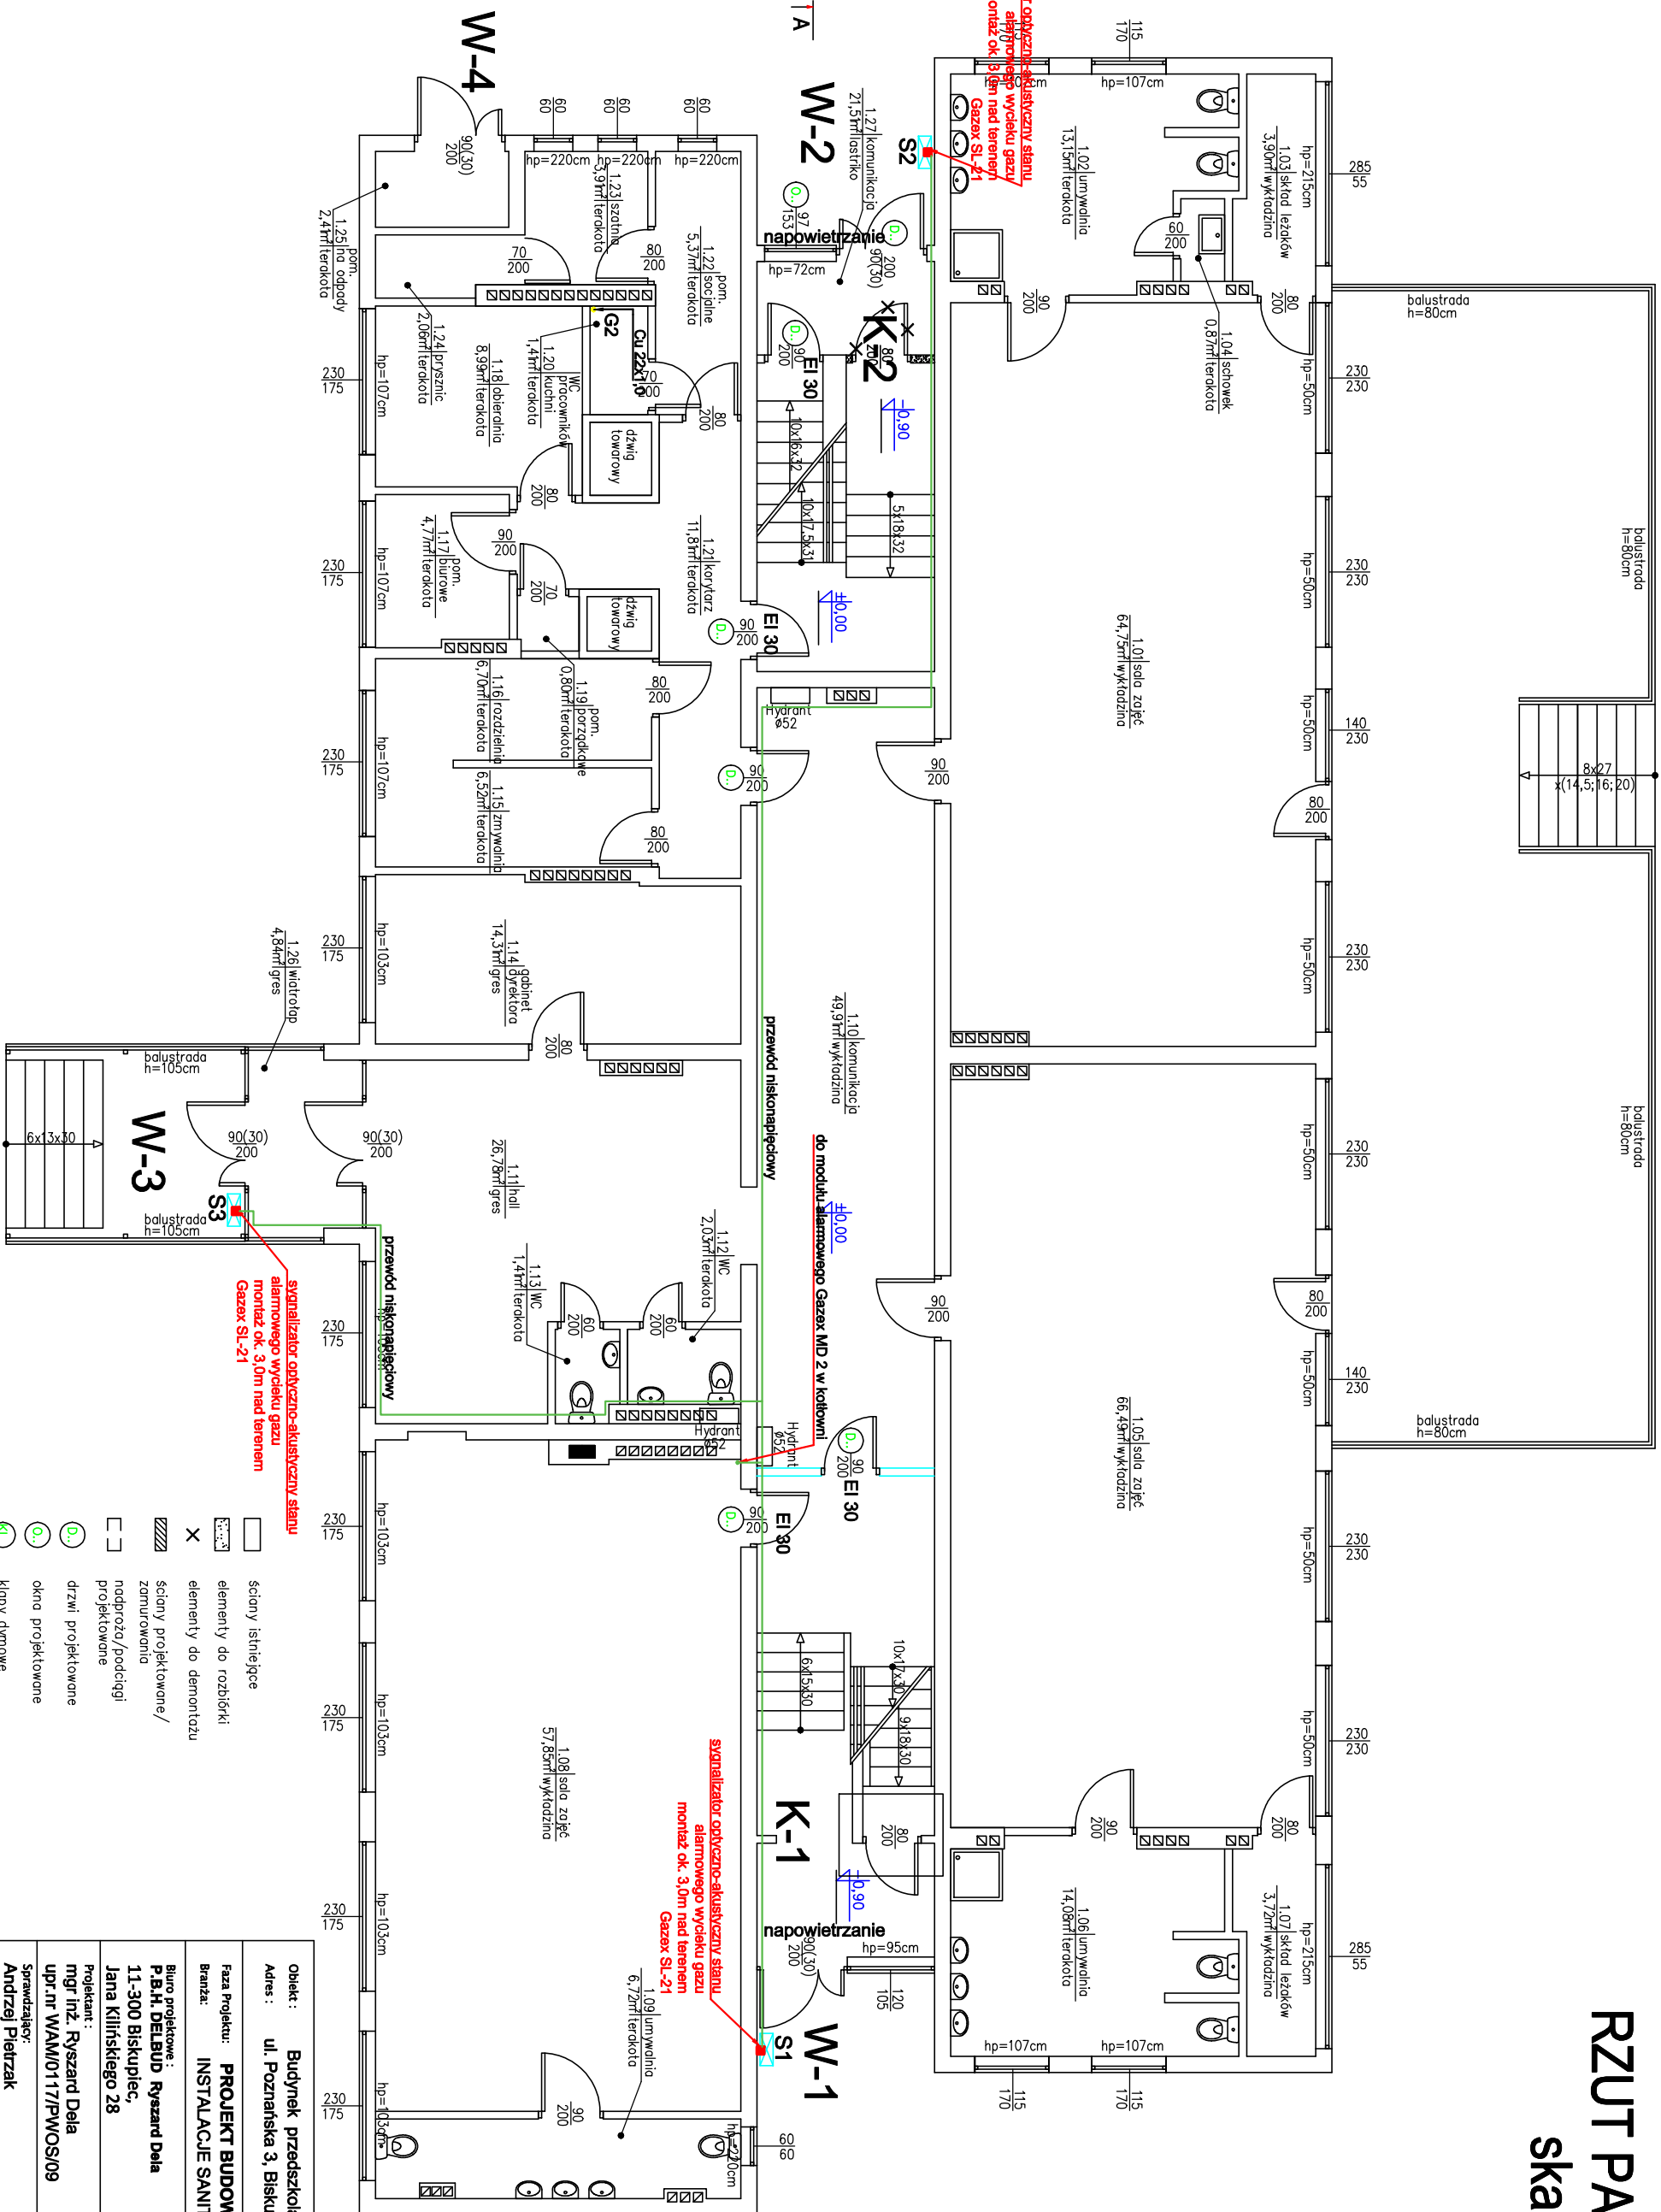

Obiekt :	Budynek przedszkola
Adres :	ul. Poznańska 3, Biskupiec
Faza Projektu :	PROJEKT BUDOWLANY
Branża :	INSTALACJE SANITARNE
Biuro projektowe :	
P.B.&H. DELBUD Ryszard Dela	
11-300 Biskupiec,	
Jana Kilińskiego 28	
Projektant :	
mgr inż. Ryszard Dela	
upr.nr WAM/0117/PWOS/09	
Sprawdzający:	
Andrzej Pietrzak	
upr. bud. 139/63/01	
Tytuł rysunku :	
Rzut parteru - instalacja gazu	
Faza Projektu :	
PROJEKT BUDOWLANY	
Skala :	
1:100	
Branża :	
IS-PB-002	
nr Rysunku :	
12.2016	