


RZUT PIWNICY
skala 1:100

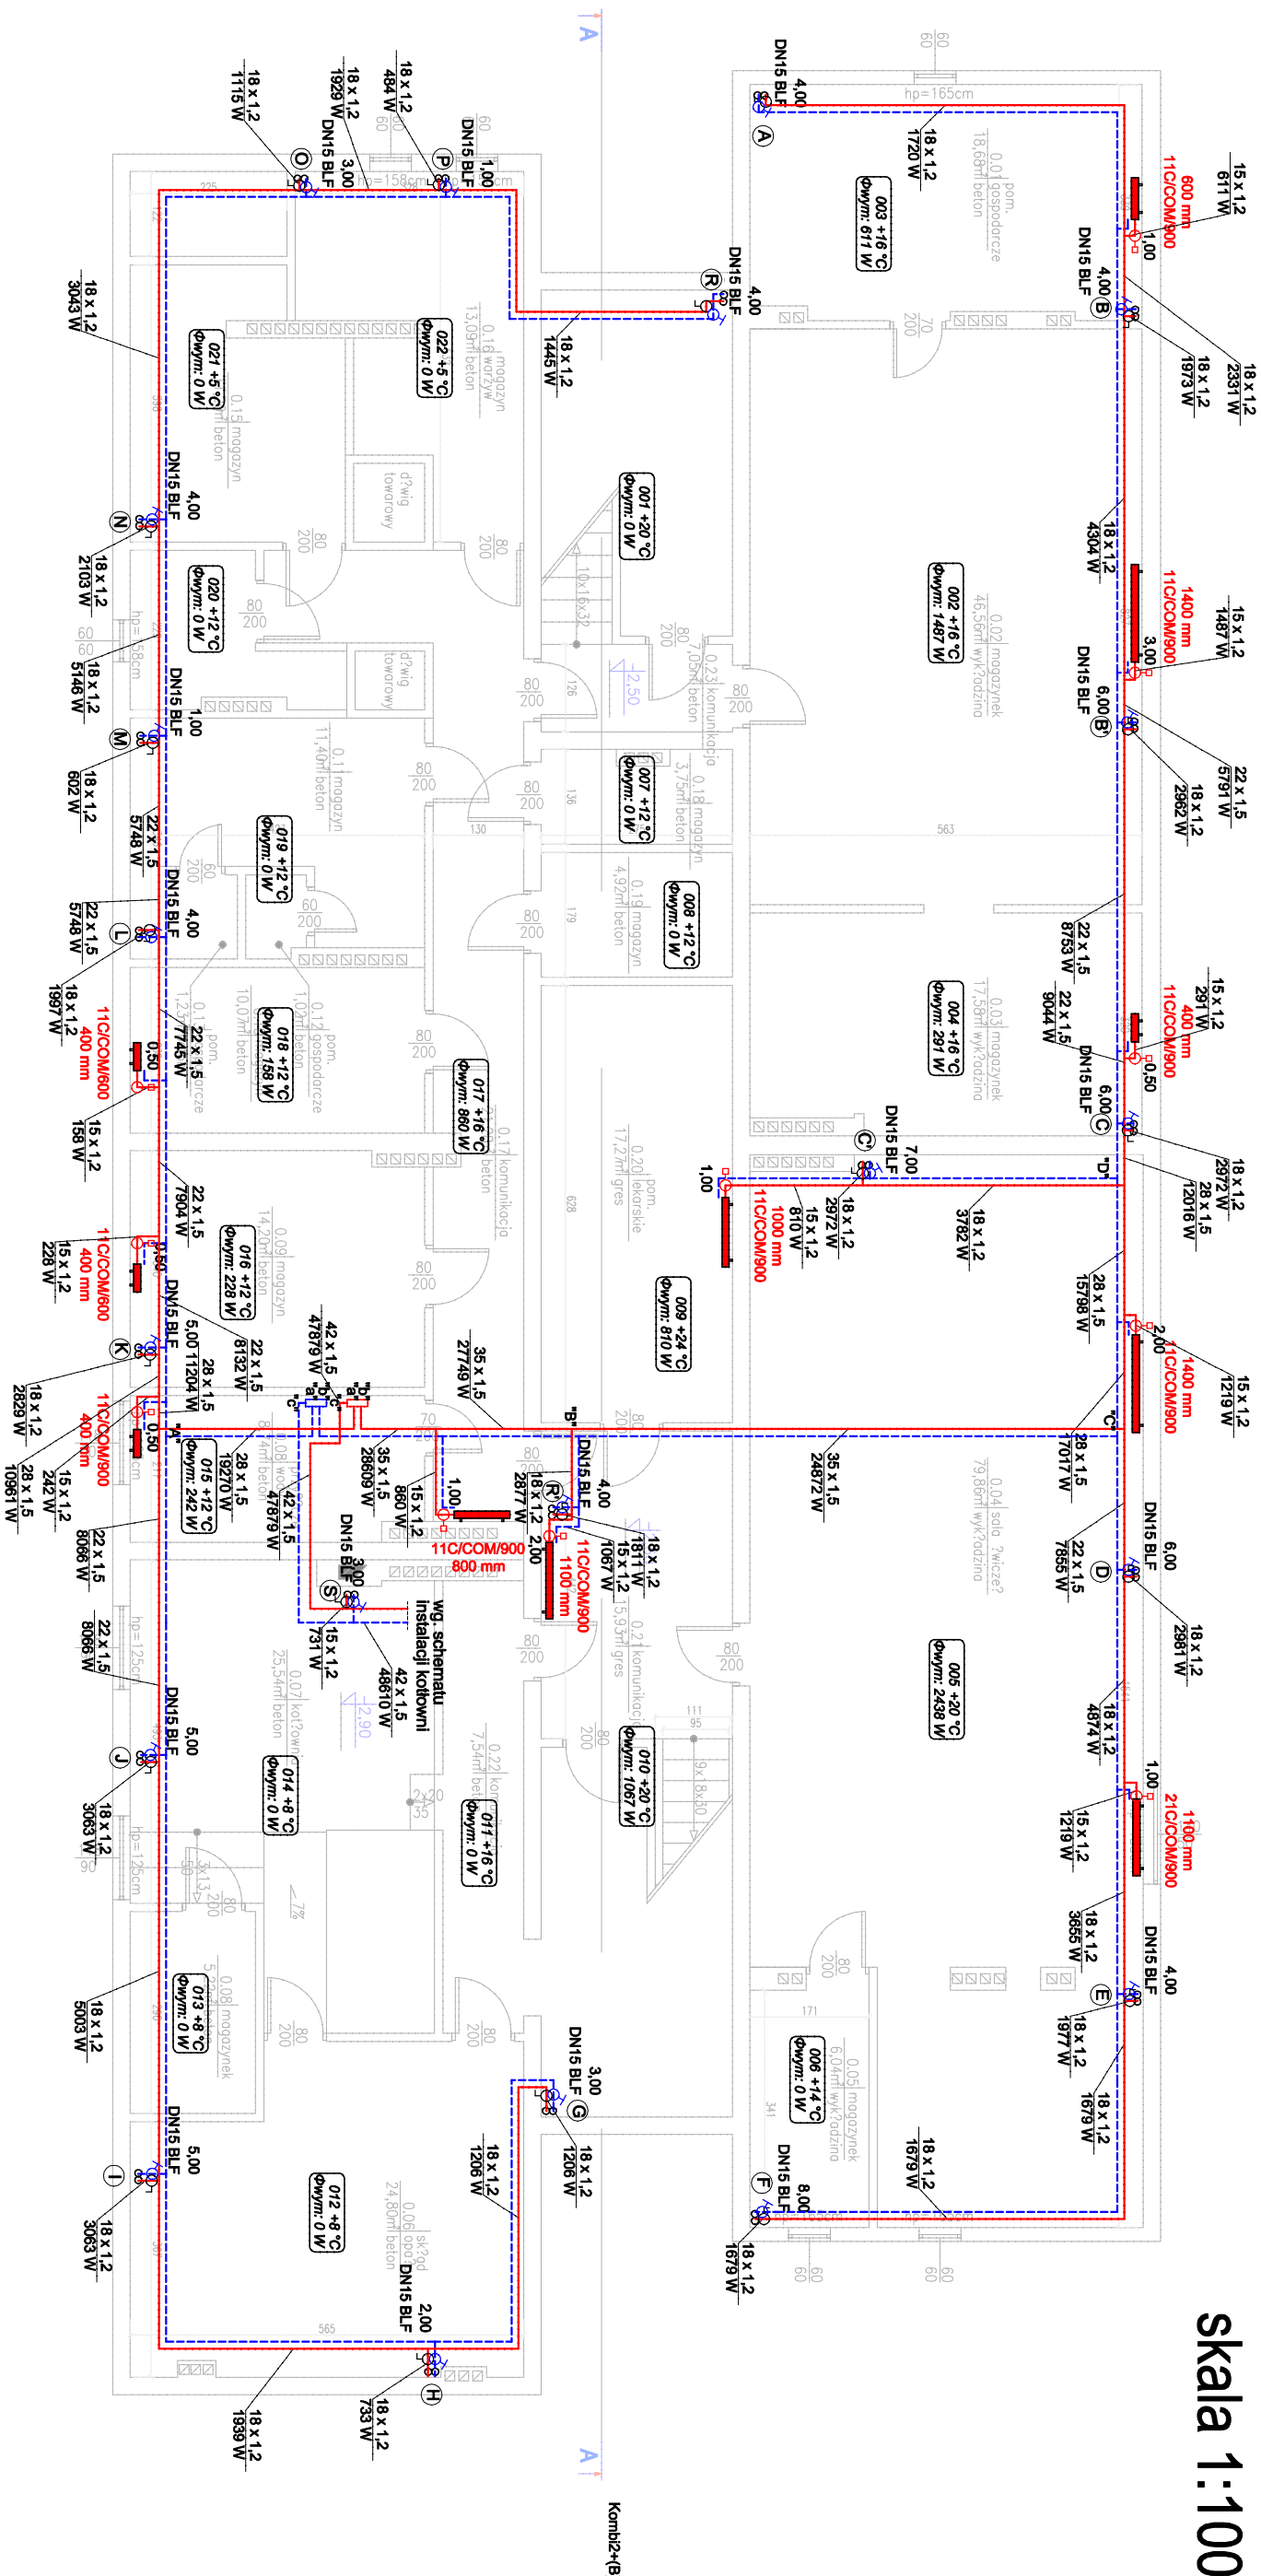

UWAGA:
Wszystkie istniejące części instalacji grzewczej, armaturę oraz rury należy zdemontować.
Projektowane piony instalacyjne należy umieszczać w miejscach zdemontowanych pionów starej instalacji.

Legenda:

016 +12 °C
Φwym: 228 W
nr pom.; temp. obl.;
stropy ciepła;

11C/COM/600
400 mm
grzejnik płytowy boczno-zasilany

11C/COM/600
400 mm
przewody instalacji c.o. (Z+P)

016 +12 °C
Φwym: 228 W
oznaczenie pionu

016 +12 °C
Φwym: 228 W
zowór podpiwnicowy,
nastawc.

016 +12 °C
Φwym: 228 W
średnica

016 +12 °C
Φwym: 228 W
zowór kulowy odcinający

016 +12 °C
Φwym: 228 W
zowór termostatyczny,
nastawc.

016 +12 °C
Φwym: 228 W
oznaczenie do rysunku
rozwinięcia instalacji

Obiekt :	Budynek przedszkola
Adres :	ul. Poznańska 3, Biskupiec
Faza Projektu:	PROJEKT BUDOWLANY
Bransza:	INSTALACJE SANITARNE
Biuro projektowe :	P.B.H. DELBUD Ryszard Dela
11-300 Biskupiec,	Jana Kilńskiego 28
Projektant :	mgr inż. Ryszard Dela
upr.nr WAM/0117/PWOS/09	
Opracował :	mgr inż. Marcin Hodkowski
Sprawdza/autor:	Andrzej Pietrzak
upr. bud. 139/83/01	
Tytuł rysunku :	Rzut piwnicy - instalacja c.o
Faza Projektu :	PROJEKT BUDOWLANY
Skala :	1:100
12.2016	
nr Rysunku :	IS-PB-005