


RZUT PARTERU

skala 1:100

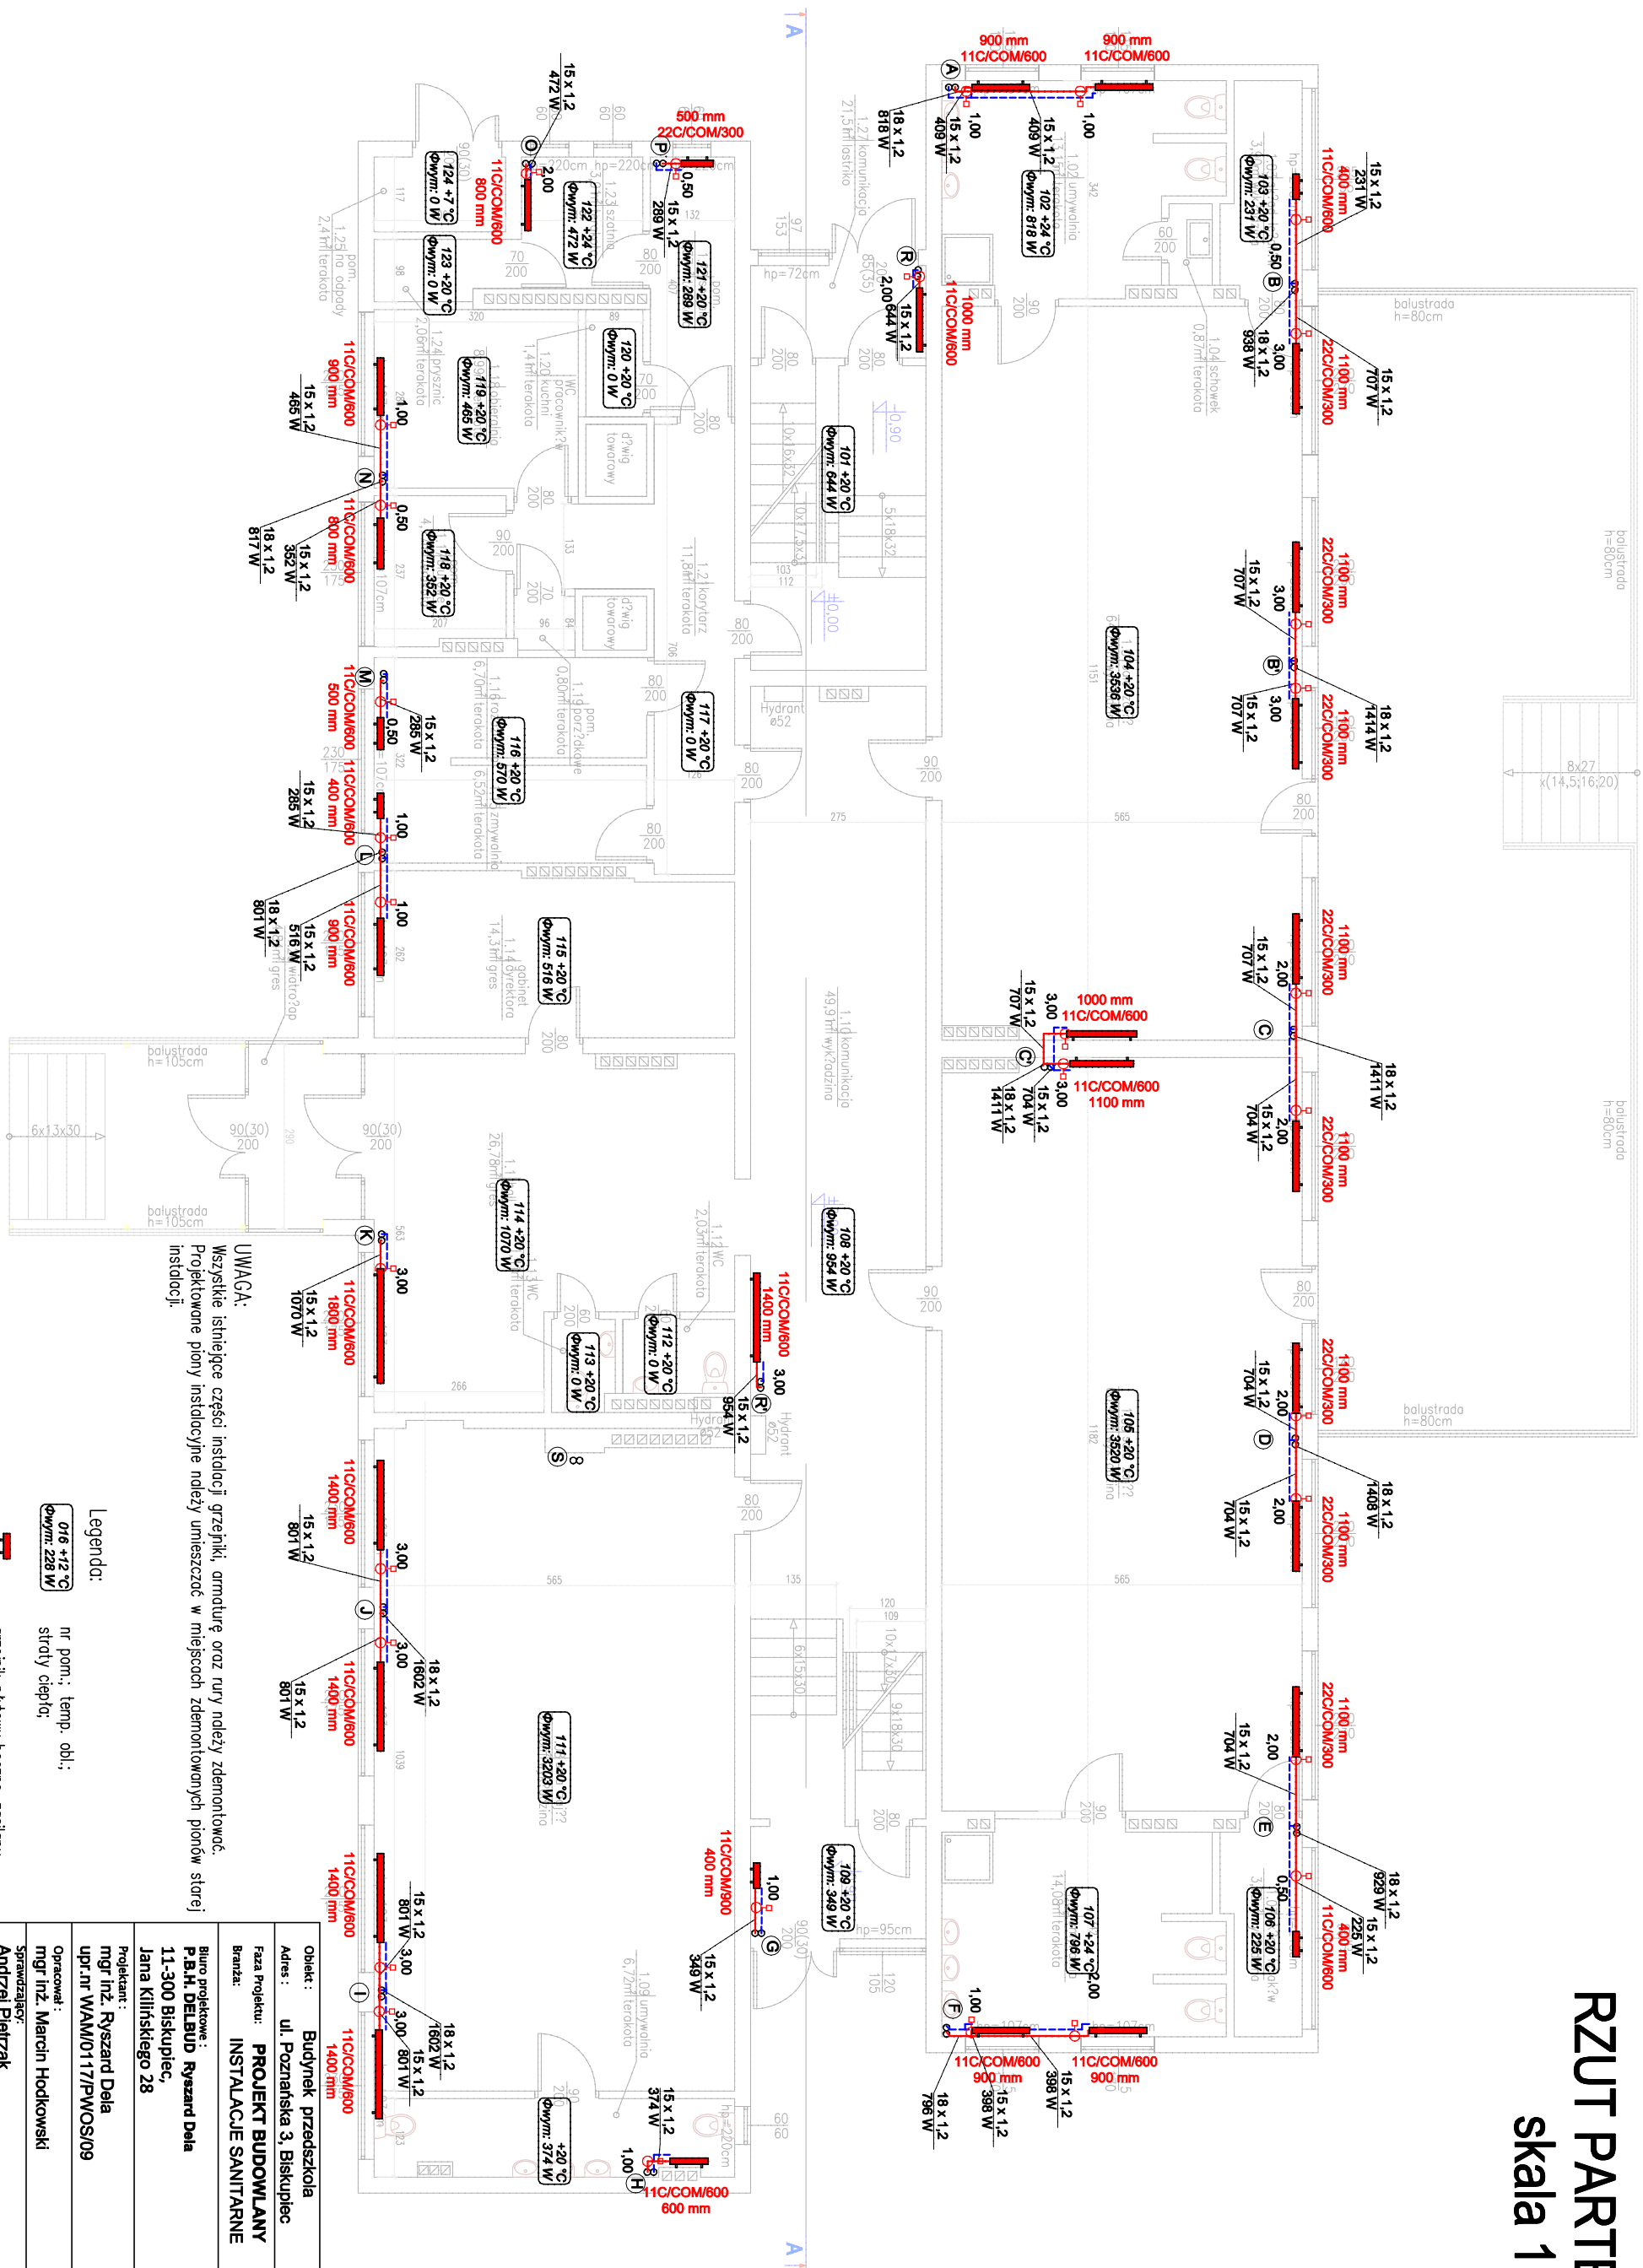

UWAGA:
Wszystkie istniejące części instalacji grzewczej, armaturę oraz rury należy zdemontować.
Projektowane plany instalacyjne należy umieszczać w miejscach zdemontowanych pionów starej instalacji.

Legenda:

- nr pom.; temp. obl.;
straty ciepła;
- grzejnik płytowy boczno-zasilany
- przewody instalacji c.o. (Z+P)
- oznaczenie pionu
- zawór termostaticzny;
- nosiwo

Opiekun:	Budynek przedszkola
Adres:	ul. Poznańska 3, Biskupiec
Faza Projektu:	PROJEKT BUDOWLANY
Brand:	INSTALACJE SANITARNE
Biurowie projektowe:	P.B.H. DELBUD Ryszard Dela
11-300 Biskupiec,	
Jana Kilińskiego 28	
Projektant:	mgr inż. Ryszard Dela
upr. nr WAM/017/PWOS/09	
Opracował:	mgr inż. Marcin Hodkowski
Sprawdzał:	Andrzej Pietrzak
upr. bud. 139/83/01	
Tytuł rysunku:	Rzut parteru - instalacja c.o
Faza Projektu:	PROJEKT BUDOWLANY
Skala:	1:100
12.2016	
Brand:	nr Rysunku:
IS	IS-PB-006