


RZUT PODDASZA
skala 1:100

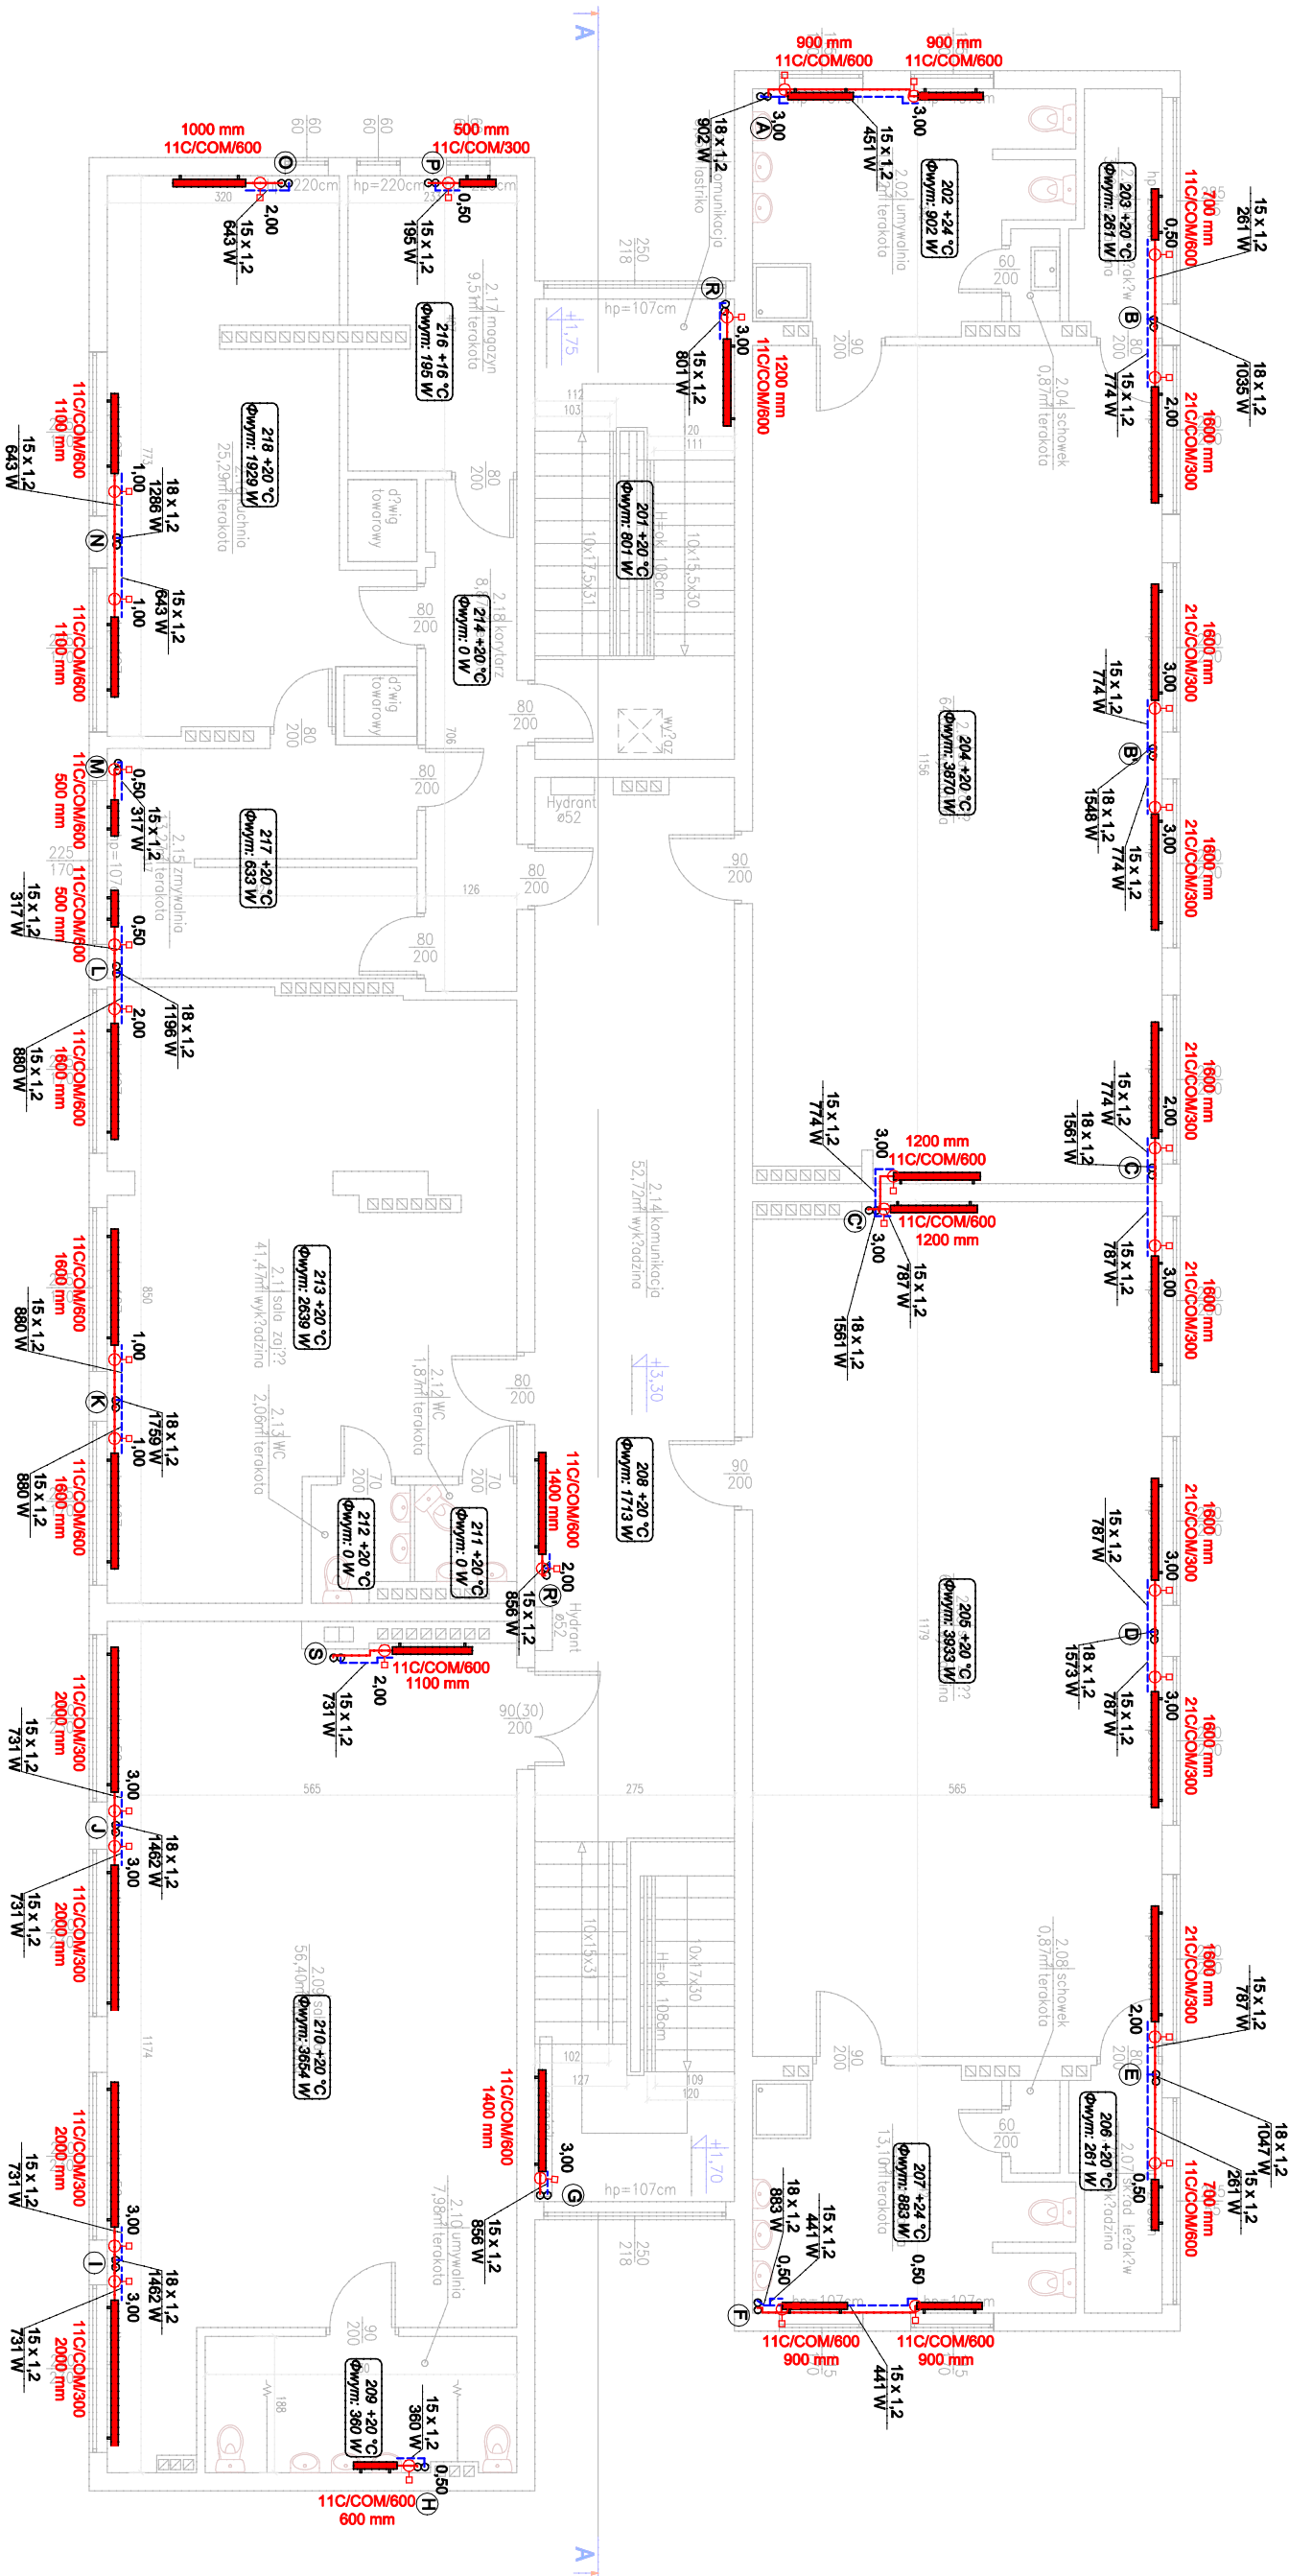

UWAGA:
Wszystkie istniejące części instalacji grzewczej, armaturę oraz rury należy zdemontować.
Projektowane piony instalacyjne należy umieszczać w miejscach zdemontowanych pionów starej instalacji.

- Legenda:
- nr pom.: temp. obl.;
 - straty ciepła;
 - grzejnik płytowy boczno-zasilany
 - przewody instalacji c.o. (Z+P)
 - oznaczenie pionu
 - zawór termostatyczny;
 - nośnik

Obiekt :	Budynek przedszkola
Adres :	ul. Poznańska 3, Biskupiec
Faza Projektu:	PROJEKT BUDOWLANY
Brandza:	INSTALACJE SANITARNE
Biuro projektowe :	P.B.H. DELBUD Ryszard Deja
11-300 Biskupiec,	
Jana Kilińskiego 28	
Projektant :	mgr inż. Ryszard Deja
upr.nr WAM/0117/PWOS/09	
Opracował :	mgr inż. Marcin Hodkowski
Sprawdzał:	Andrzej Pietrzak
upr. bud. 139/83/01	
Tytuł rysunku :	Rzut piętra - instalacja c.o
Faza Projektu :	Skala :
PROJEKT BUDOWLANY	1:100
Brandza :	nr Rysunku :
IS	IS-PB-007