


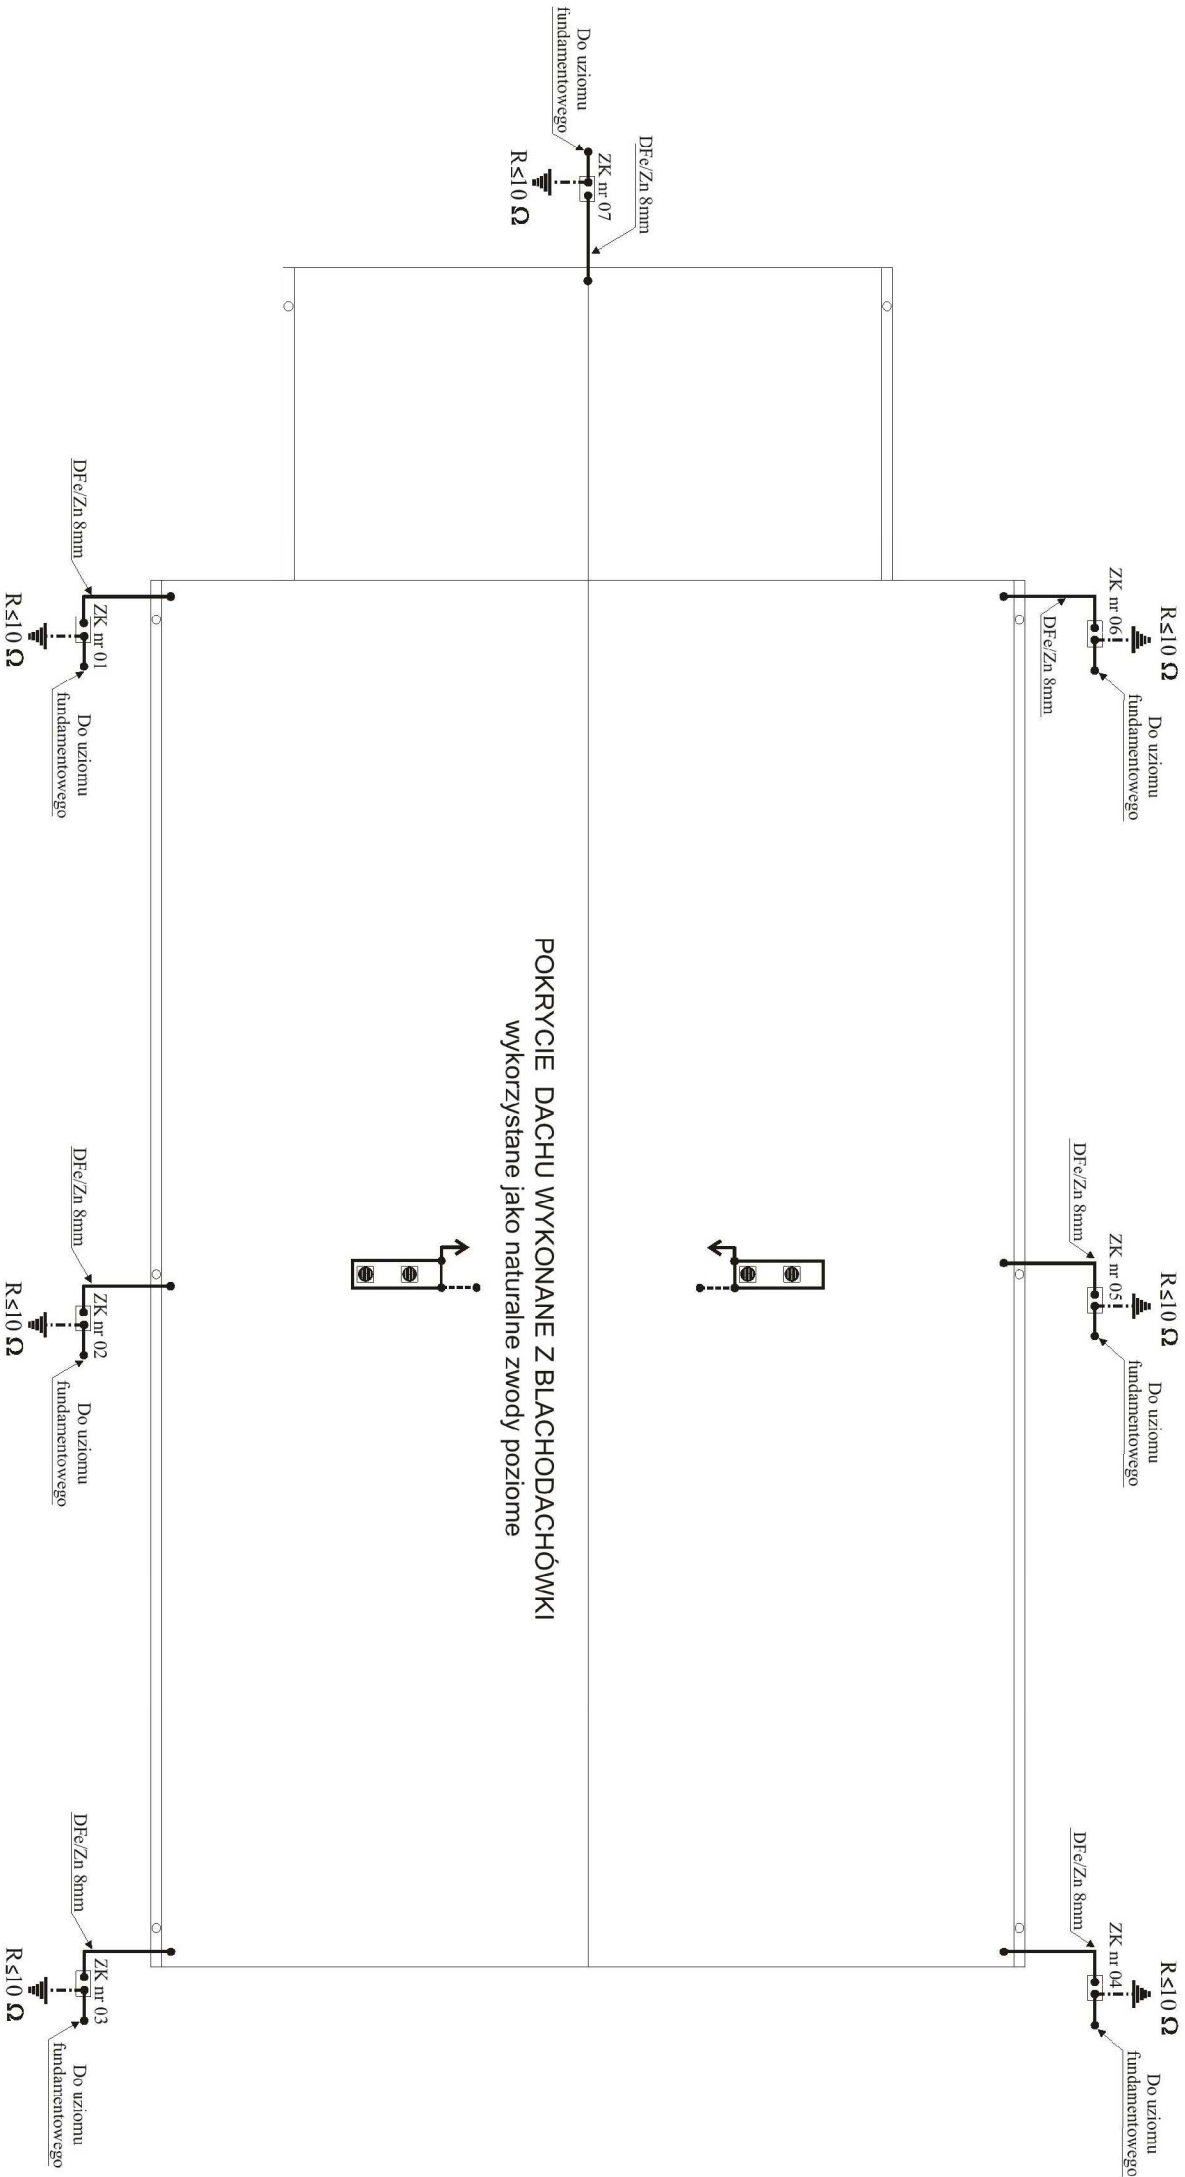

## LEGENDA:

- - Połączenia spawane zabezpieczone farbą cynkową w sprayu
- - złącze kontrolne ZK w studzience kontrolno - pomiarowej w ziemi prod. "Galmar"
- - drut DFeZn  $\phi$ 8
- ! - mostek łączeniowy
- - bednarka FeZn 30x4
- - - - - bednarka FeZn 25x4
- - rura osłonowa AROT DYK 50mm

1) W razie nie uzyskania wystarczającej wartości rezystancji uziemienia instalacji odgromowej należy ułożyć uziom otokowy na głębokości 0,6m i w odległości od budynku min 1,5 m

|                                                                         |  |                                             |  |
|-------------------------------------------------------------------------|--|---------------------------------------------|--|
| Nazwa obiektu: BUDYNKI MIESZKALNE Z LOKALAMI SPOŁECZNYMI (WARIANT I,II) |  | PROJEKTOWAŁ: SPRACOWAŁ:                     |  |
| <b>PROBUD</b>                                                           |  | Zbigniew Filipiak                           |  |
| ul. Jógiełłonczyka 16                                                   |  | upr. nr. 55/83/OL                           |  |
| 14—200 Iława                                                            |  |                                             |  |
| tel.696 009 015                                                         |  |                                             |  |
| LICENCJA: IntelCAD                                                      |  |                                             |  |
| ID Klienta : #1390336                                                   |  |                                             |  |
| INWESTOR:                                                               |  | ADRES INWESTYCJI                            |  |
| Gmina Biskupiec                                                         |  | Gmina Biskupiec                             |  |
| Aleje Niepodległości 2                                                  |  | dz. nr 189                                  |  |
| 11—500 Biskupiec                                                        |  | ob. Borki Wielkie                           |  |
| BRANŻA: ELEKTRYCZNA                                                     |  | DATA: 07.2015r.                             |  |
|                                                                         |  | SKALA: 1:100                                |  |
|                                                                         |  | NR RYS: E5                                  |  |
|                                                                         |  | TYTUŁ RYS: Rzut dachu— instalacja odgromowa |  |