
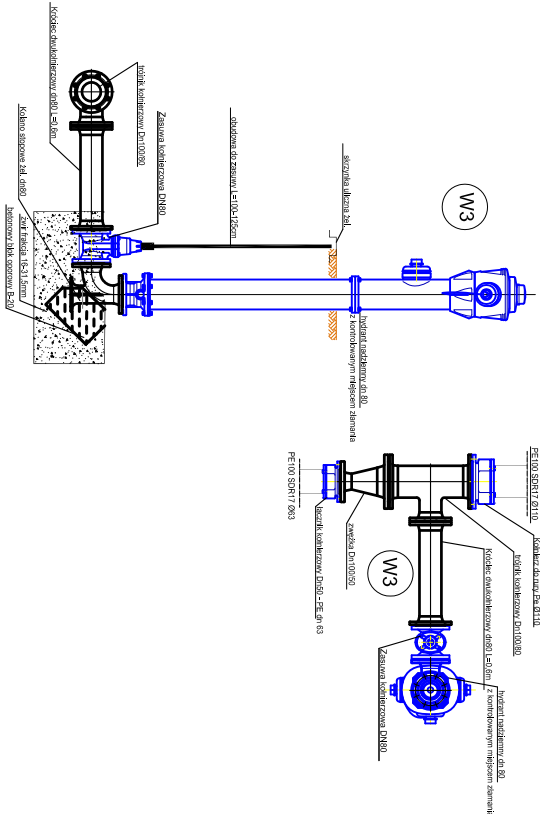
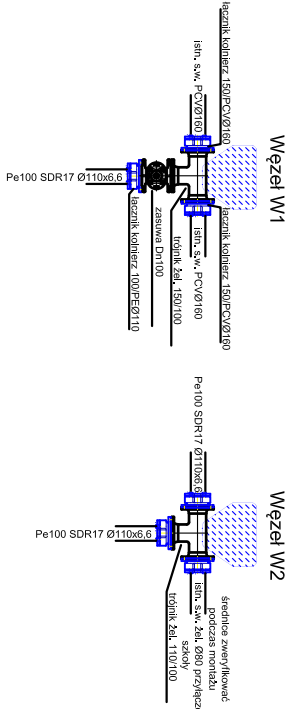
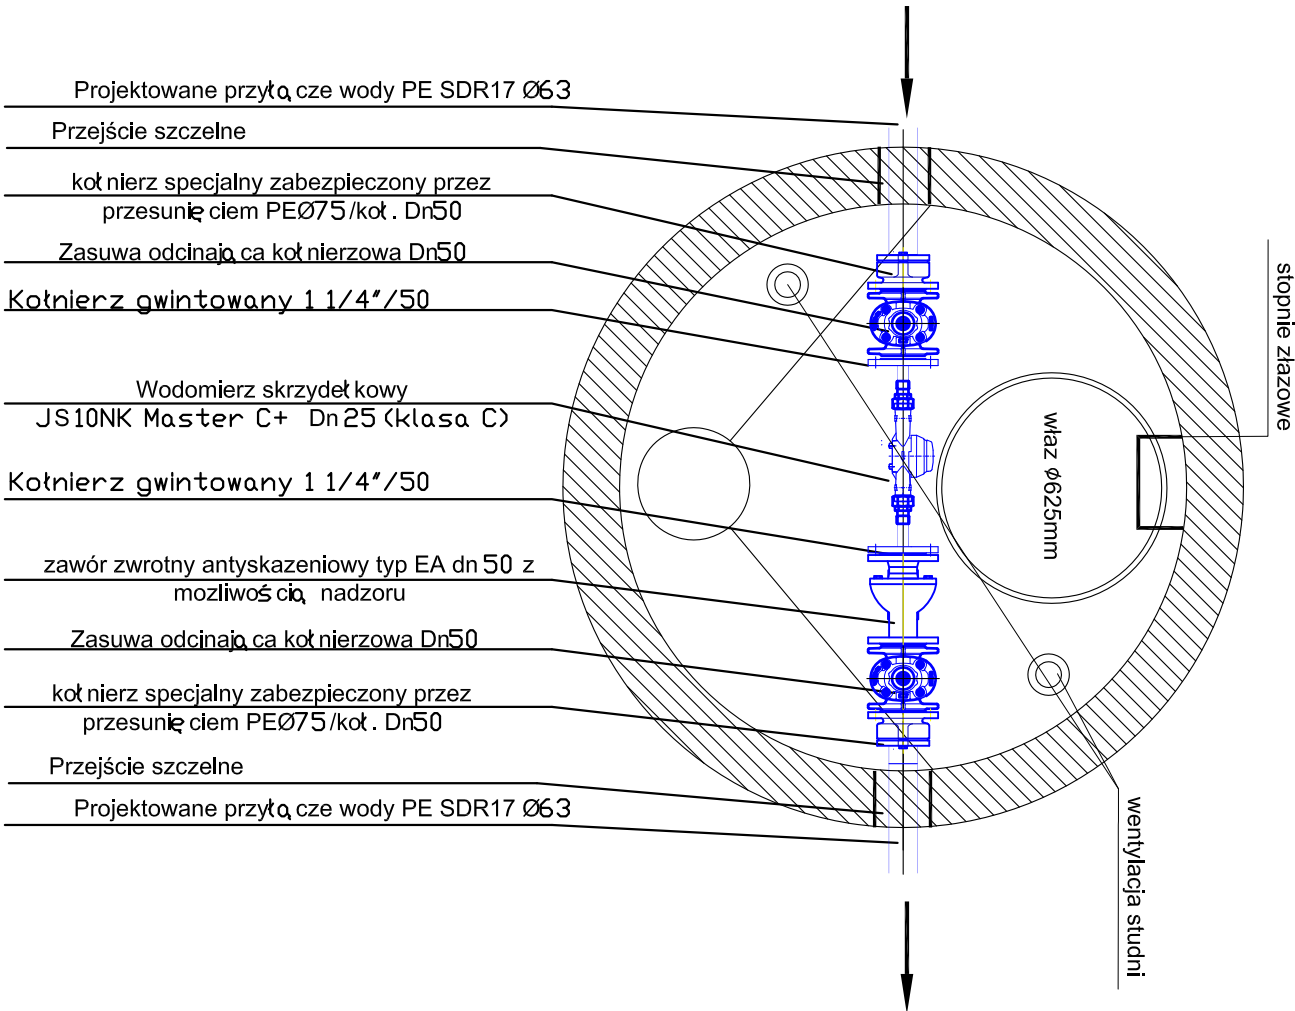


wentylacja studni stal nierdzewna
lub żel. Dn100

właz Ø625mm
typu Właz CZ z możliwością
zamknięcia na kłódkę

wentylacja studni stal nierdzewna
lub żel. Dn100

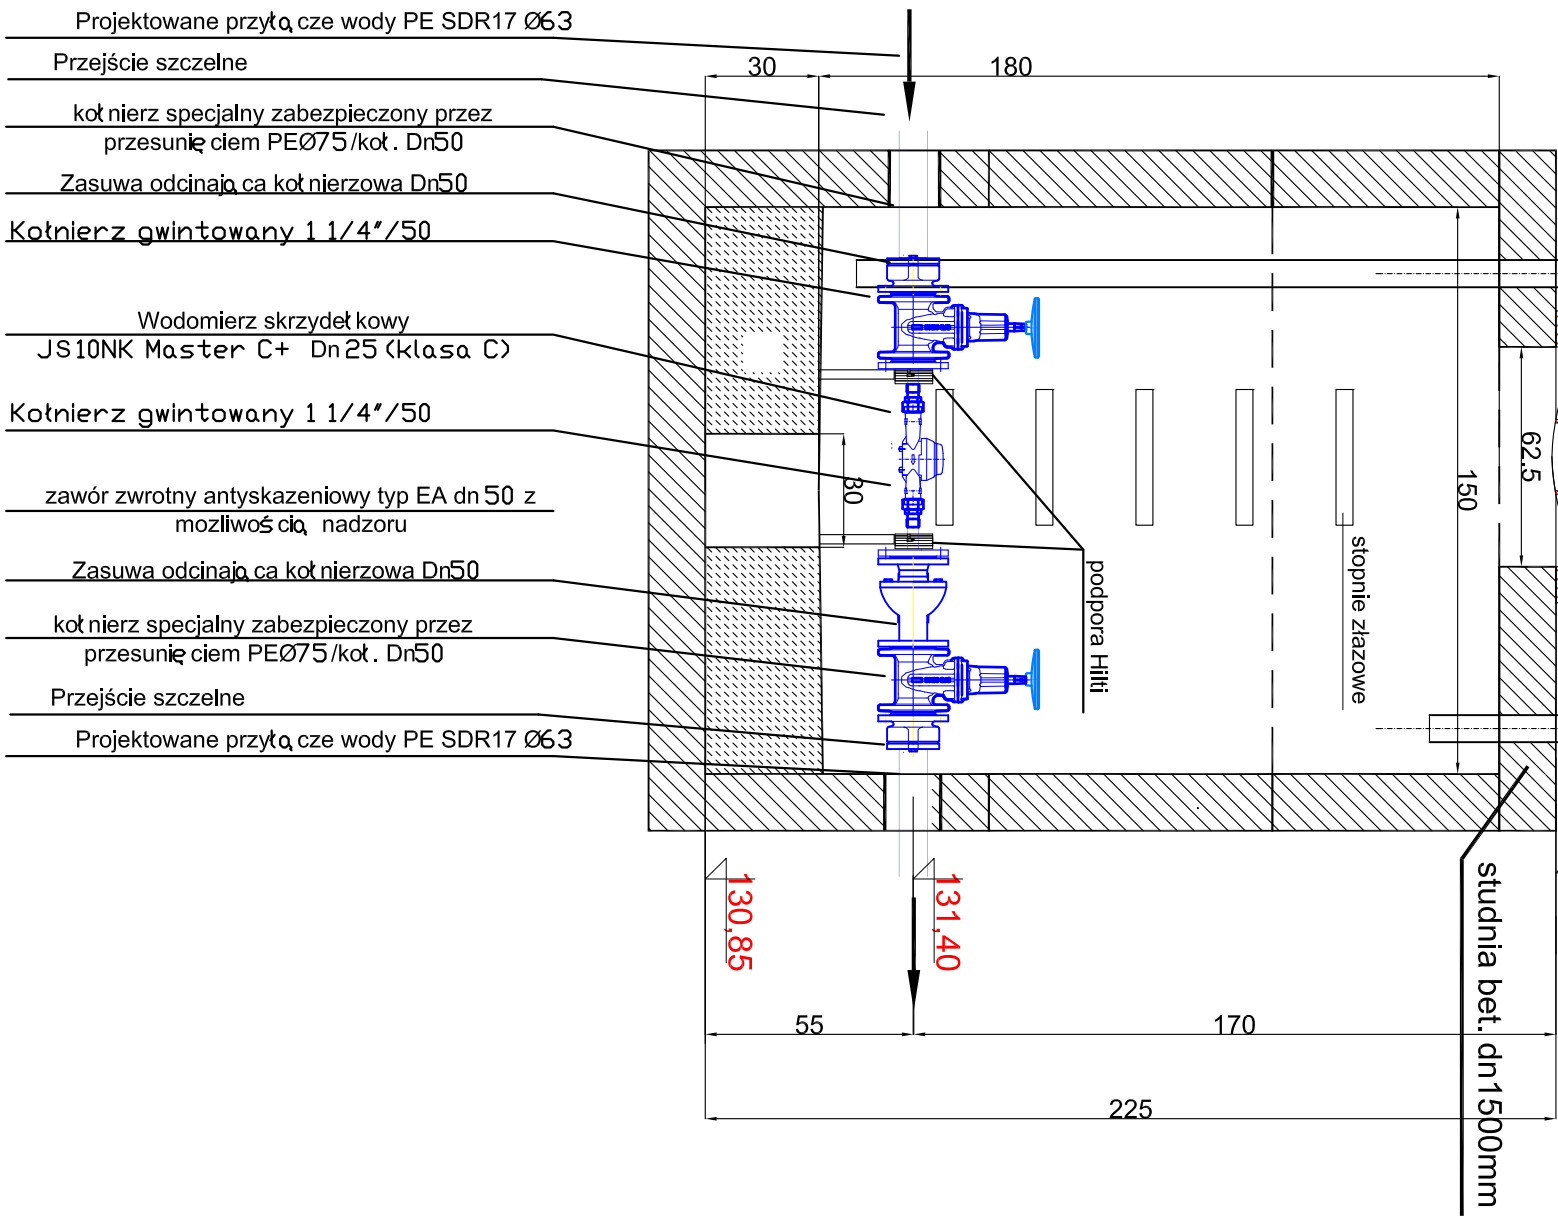

Nazwa obiektu: BUDYNKI MIESZKALNE Z LOKALAMI SPOŁACZNYMI	
PROJEKTOWAŁ: mgr inż. Tomasz Stępczowski	
SPRAWDZIŁ: mgr inż. Robert Błazek	
INWESTOR: Gmina Biskupiec	
ADRES INWESTYCJI: Gmina Biskupiec	
TYTUŁ RYSU: SZCZEGÓŁ studiū wodomierzowej	
BRANŻA: SANITARNA	
DATA: 08.2015r.	
SKALA: 1:50	
NR RYSU: 6	