


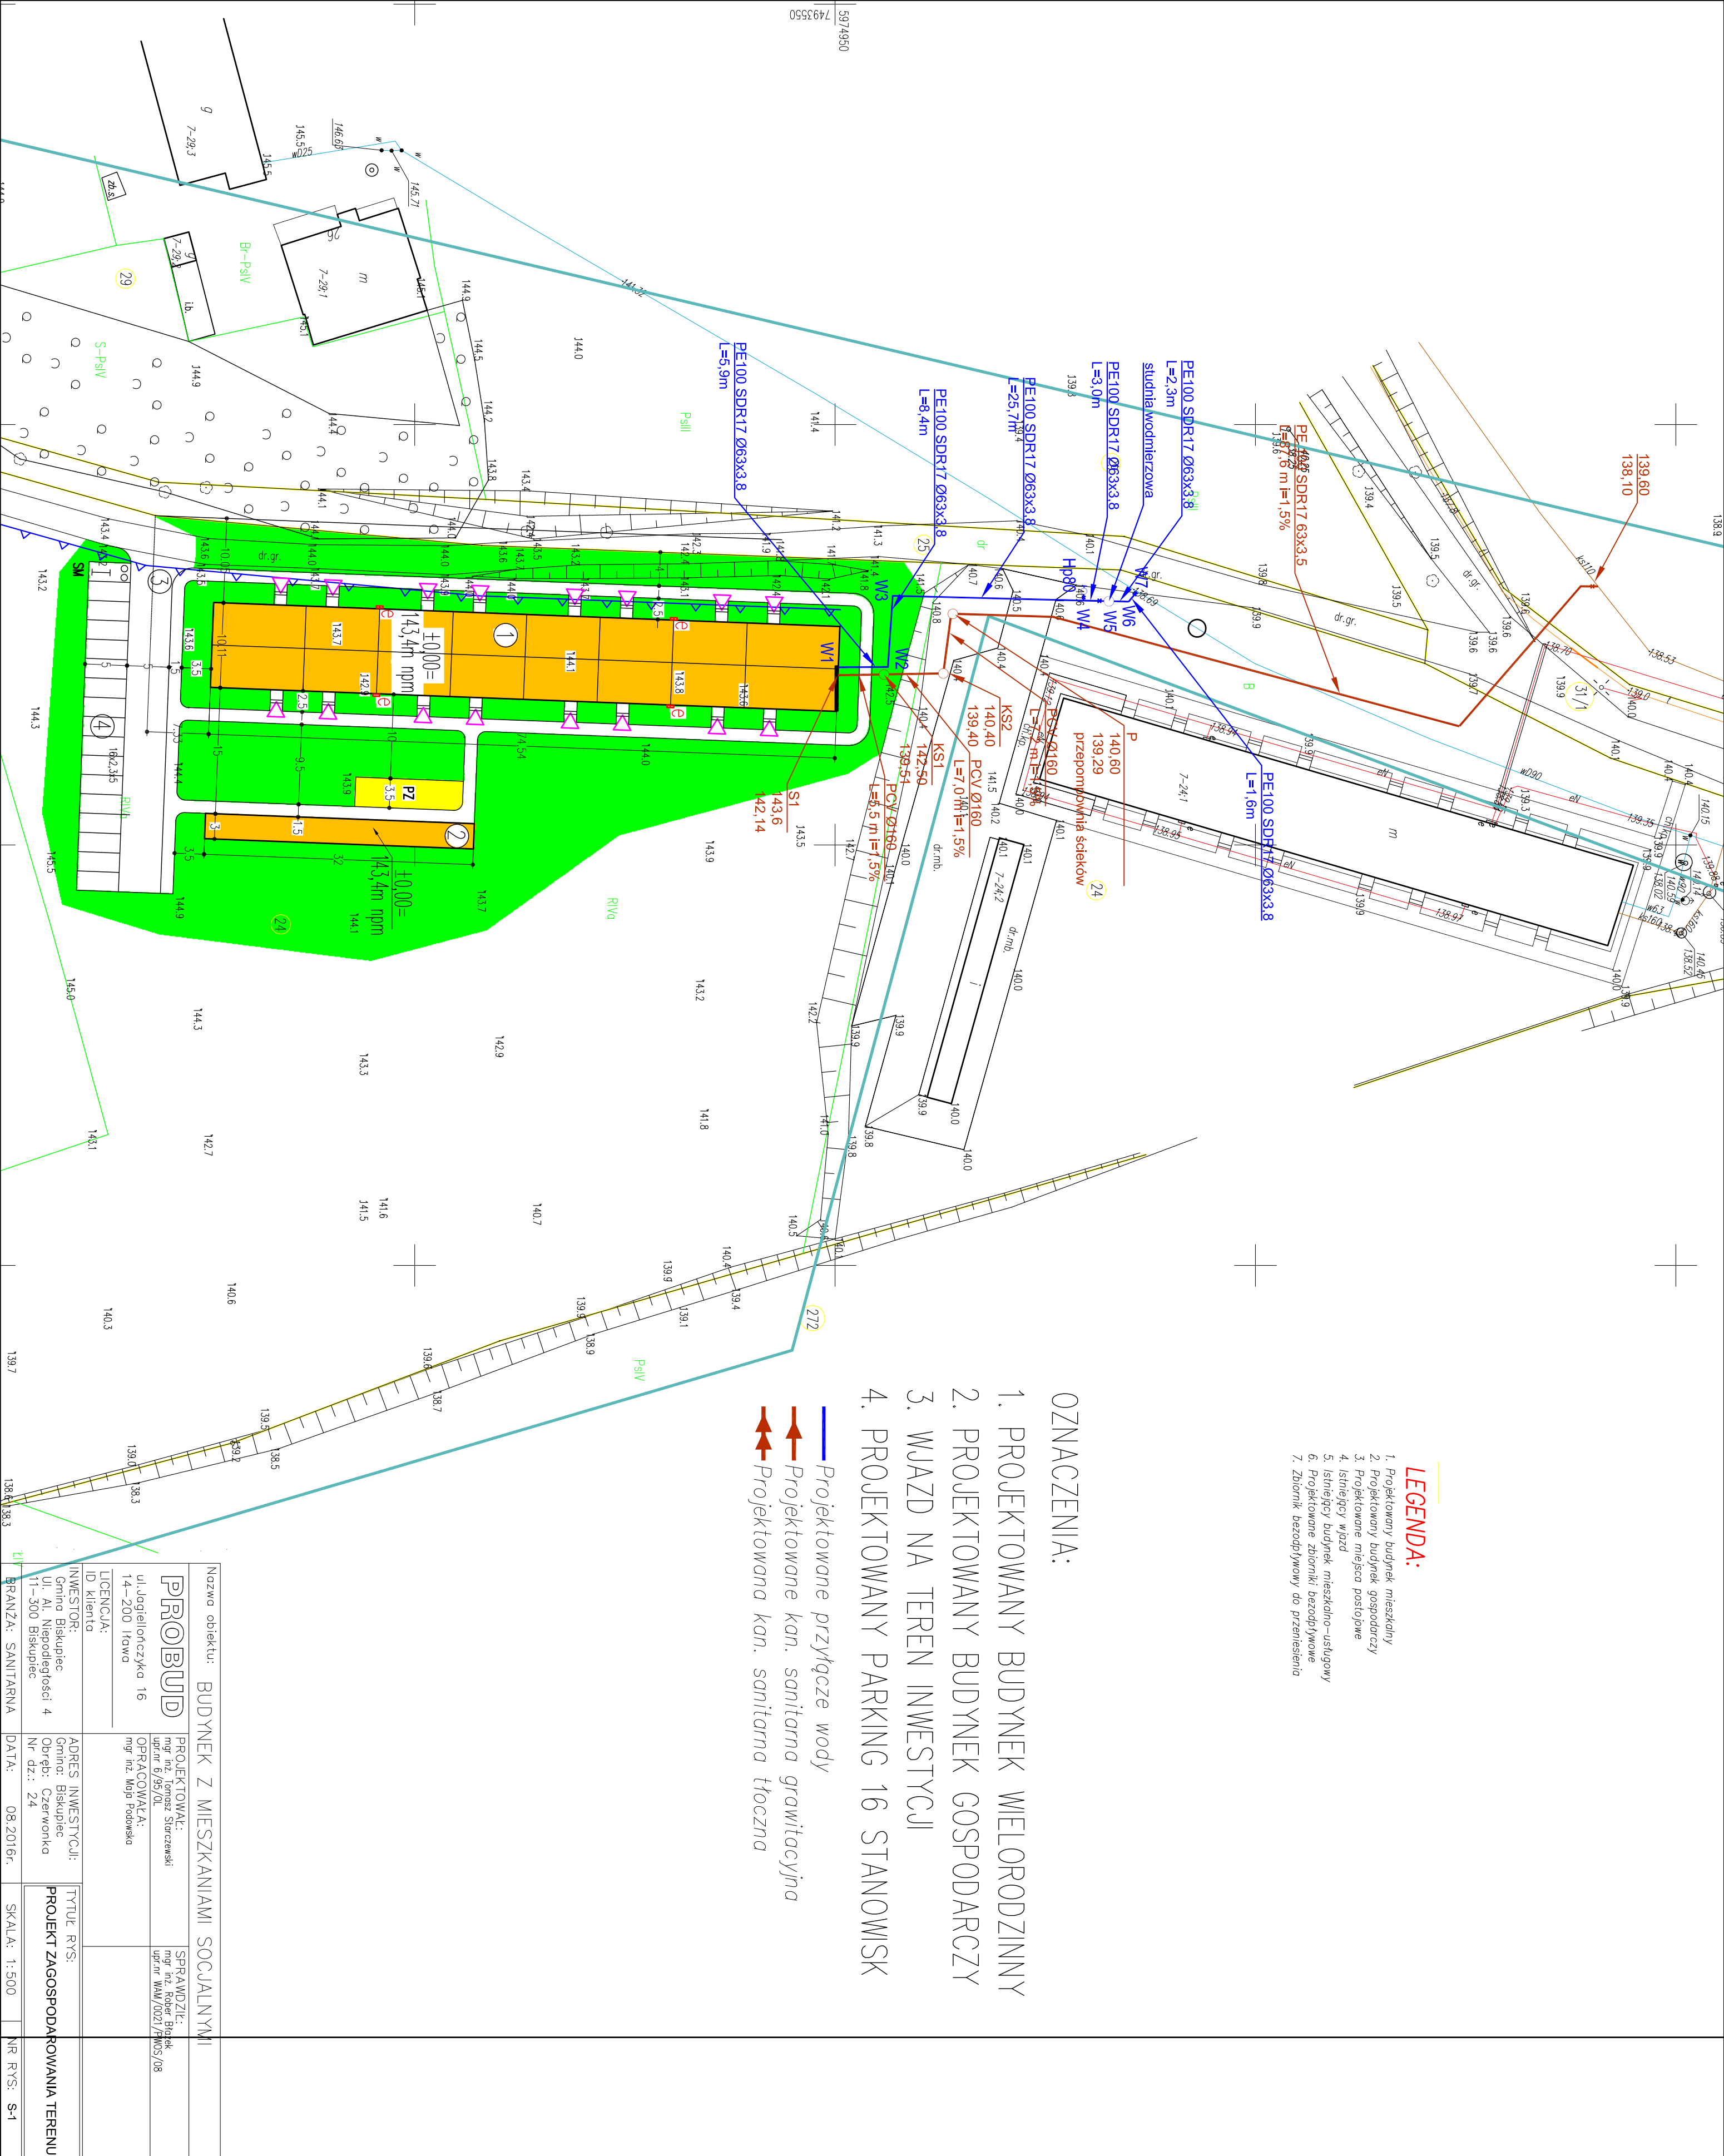

LEGENDA:

1. Projektowany budynek mieszkalny
2. Projektowany budynek gospodarczy
3. Projektowane miejsce postojowe
4. Istniejący wjazd
5. Istniejący budynek mieszkalno-usługowy
6. Projektowane zbiorniki bezodpływowe
7. Zbiornik bezodpływowy do przeniesienia

OZNACZENIA:

1. PROJEKTOWANY BUDYNEK WIELORODZINNY
 2. PROJEKTOWANY BUDYNEK GOSPODARCZY
 3. WJAZD NA TEREN INWESTYCJI
 4. PROJEKTOWANY PARKING 16 STANOWISK
- Projektowane przyłącze wody
— Projektowane kan. sanitarna grawitacyjna
— Projektowana kan. sanitarna tłoczna

Nazwa obiektu: BUDYNEK Z MIESZKANIAM I S O C I A L N Y M I			
PROBUD		PROJEKTOWAŁ: mgr inż. Tomasz Starczewski upr.nr 6/95/01	
ul.Jagiellończyka 16 14-200 Iława		OPRACOWAŁ: mgr inż. Michał Podolsko	
LICENCJA: ID Klienta			
INWESTOR: Gmina Biskupiec ul. Al. Niepodległości 4 11-300 Biskupiec		ADRES INWESTYCJI: Gmina Biskupiec Obiekt: Czerwönka Nr dz.: 24	
BRANŻA: SANITARNA		DATA: 08.2016r.	
		SKALA: 1:500	
		NR RYS: S-1	
TYTUŁ RYS: PROJEKT ZAGOSPODAROWANIA TERENU			