


Rzut dachu 1 : 100
instalacja odgromowa

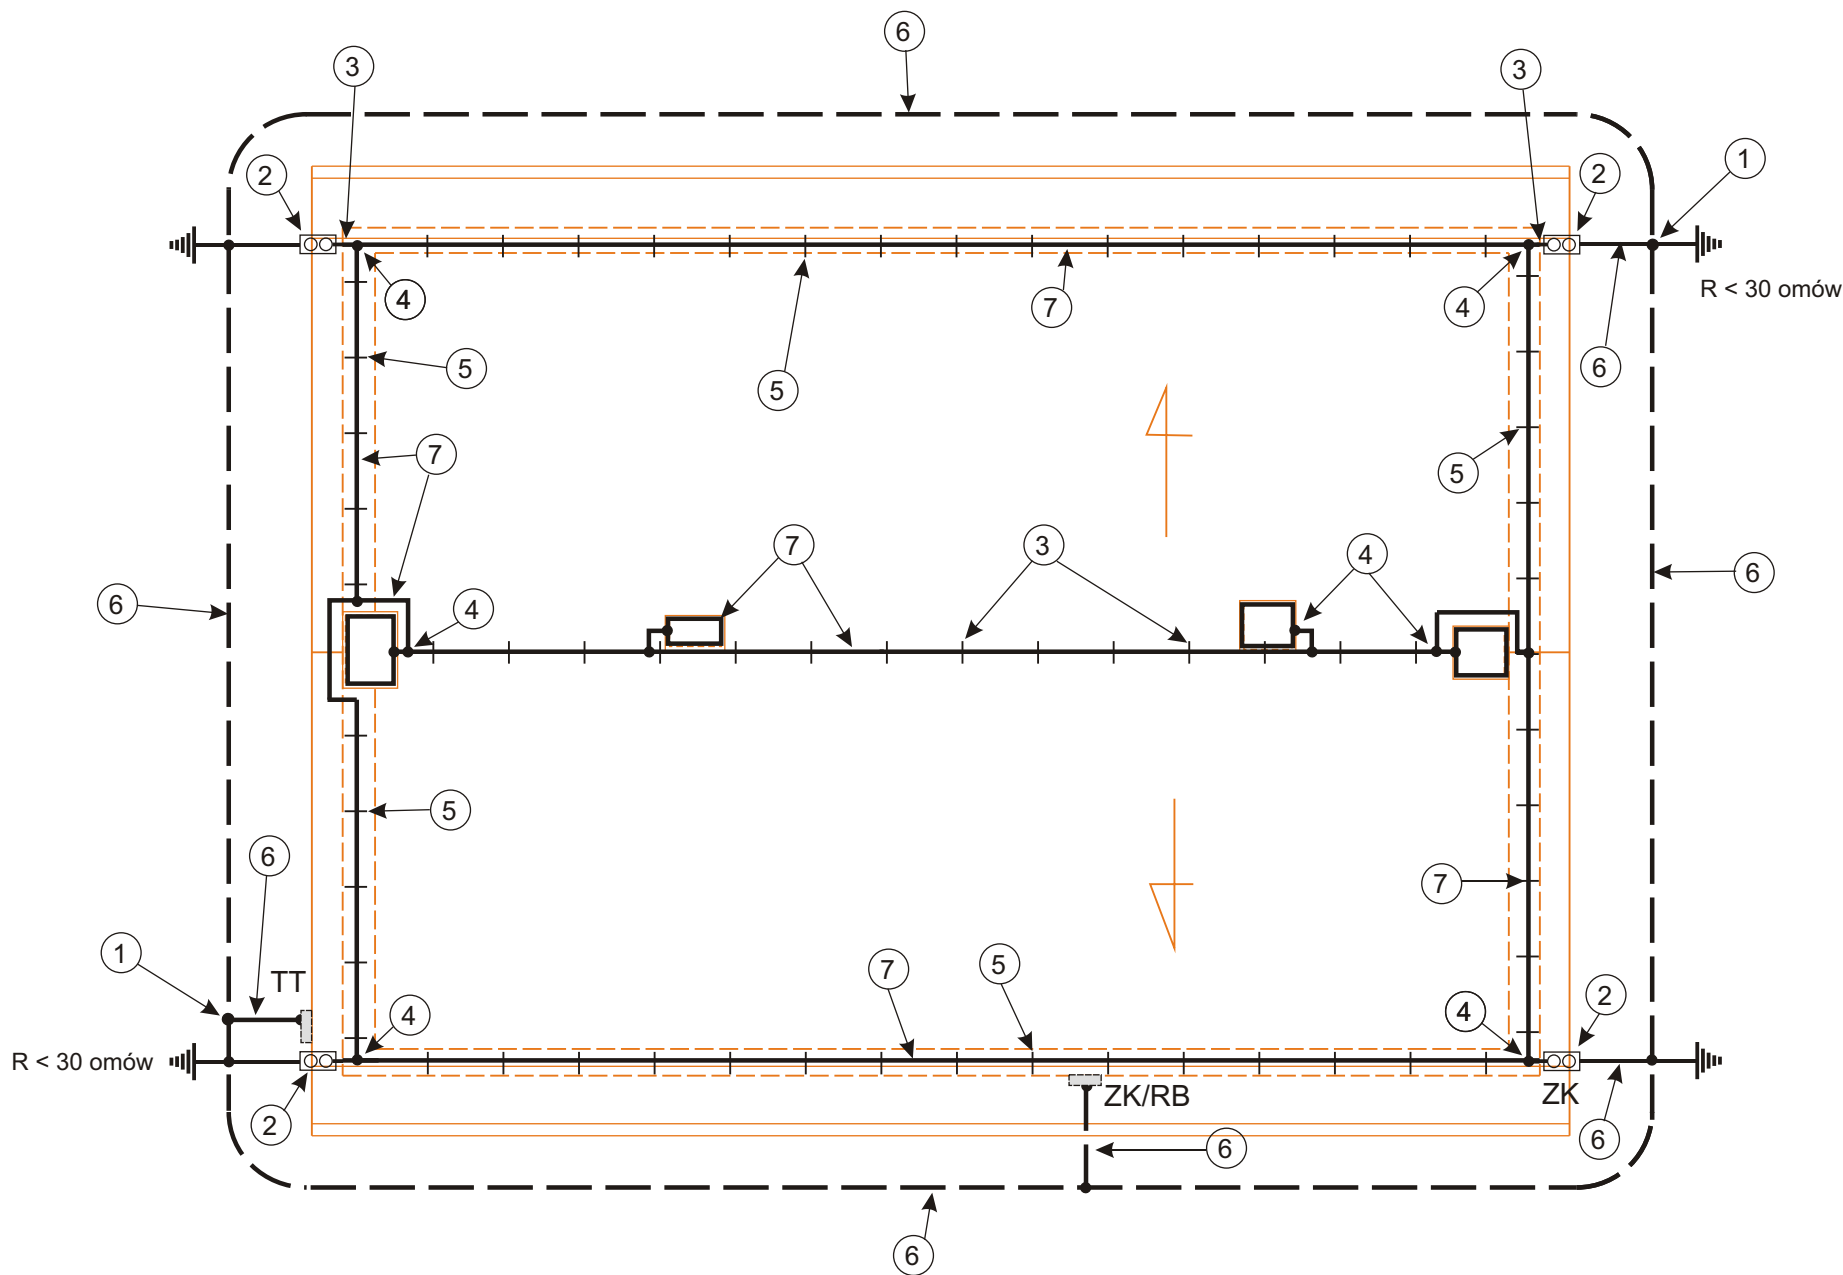

- 1 Połączenia spawane płaskowników Fe Zn 25 x 4
- 2 Złącze kontrolne usytuowane na zewnętrznej ścianie budynku na wys.1 m od podłoża
- 3 Zwód poziomy z drutu ocynkowanego Ø 8 mm ułożony na kalenicy dachu, na uchwytach gąsiorowych, a na ścianie budynku na uchwytach dystansowych.
- 4 Uchwyt do połączenia z drutem zwodu poziomego- nr ref. 116 01
- 5 Uchwyt kątowy do ułożenia zwodu poziomego na połąci dachu
- 6 Płaskownik ocynkowany FeZn 25 x 4 układany w ziemi
- 7 Drut ocynkowany Ø 8 mm

Uwagi:
1. Na dachu wykonać zwody poziome drutem ocynkowanym - DFeZn Ø 8 mm, mocowanym na wspornikach dystansowych
2. Na kalenicy drut układać na uprzednio zainstalowanych uchwytach kalenicowych
3. Zwody pionowe układać - przewodem jw. - na ścianie budynku na uchwytach dystansowych
4. Zwód pionowy łączyć z "wąsem" (bednarka wyprowadzona z uziomu otokowego) w złączu kontrolnym ZK .
5. Złącze kontrolne instalować na ścianie budynku, na wysokości 1 m od podłoża
6. Wszystkie połączenia skręcane i spawane instalacji odgromowej należy zabezpieczyć - na przykład farbą antykorozyjną lub taśmą Denso

WIRK-OL 11-001 DYWITY UL. RÓŻANA 13 tel. (089) 5 120 115		PROJEKT BUDOWLANY PRZEBUDOWY INSTALACJI ELEKTRYCZNYCH	
OBIEKT ŚWIETLICA Z ZAPLECZEM SOCJALNYM W RZECZU dz nr 82/1			
INWESTOR	Biskupiński Dom Kultury ul. Matejki 5 11-300 Biskupiec		
PROJEKTANT	Władysław Wirkiewicz upr. bud. 46/82/OL - 13.1.4d		SKALA: 1 : 100
SPRAWDZIŁ	mgr inż. Sławomir Grajewski upr. bud. 5/98/OL		DATA : 02. 2010
			E-7