


Parter 1 : 50
ogrzewanie
elektryczne

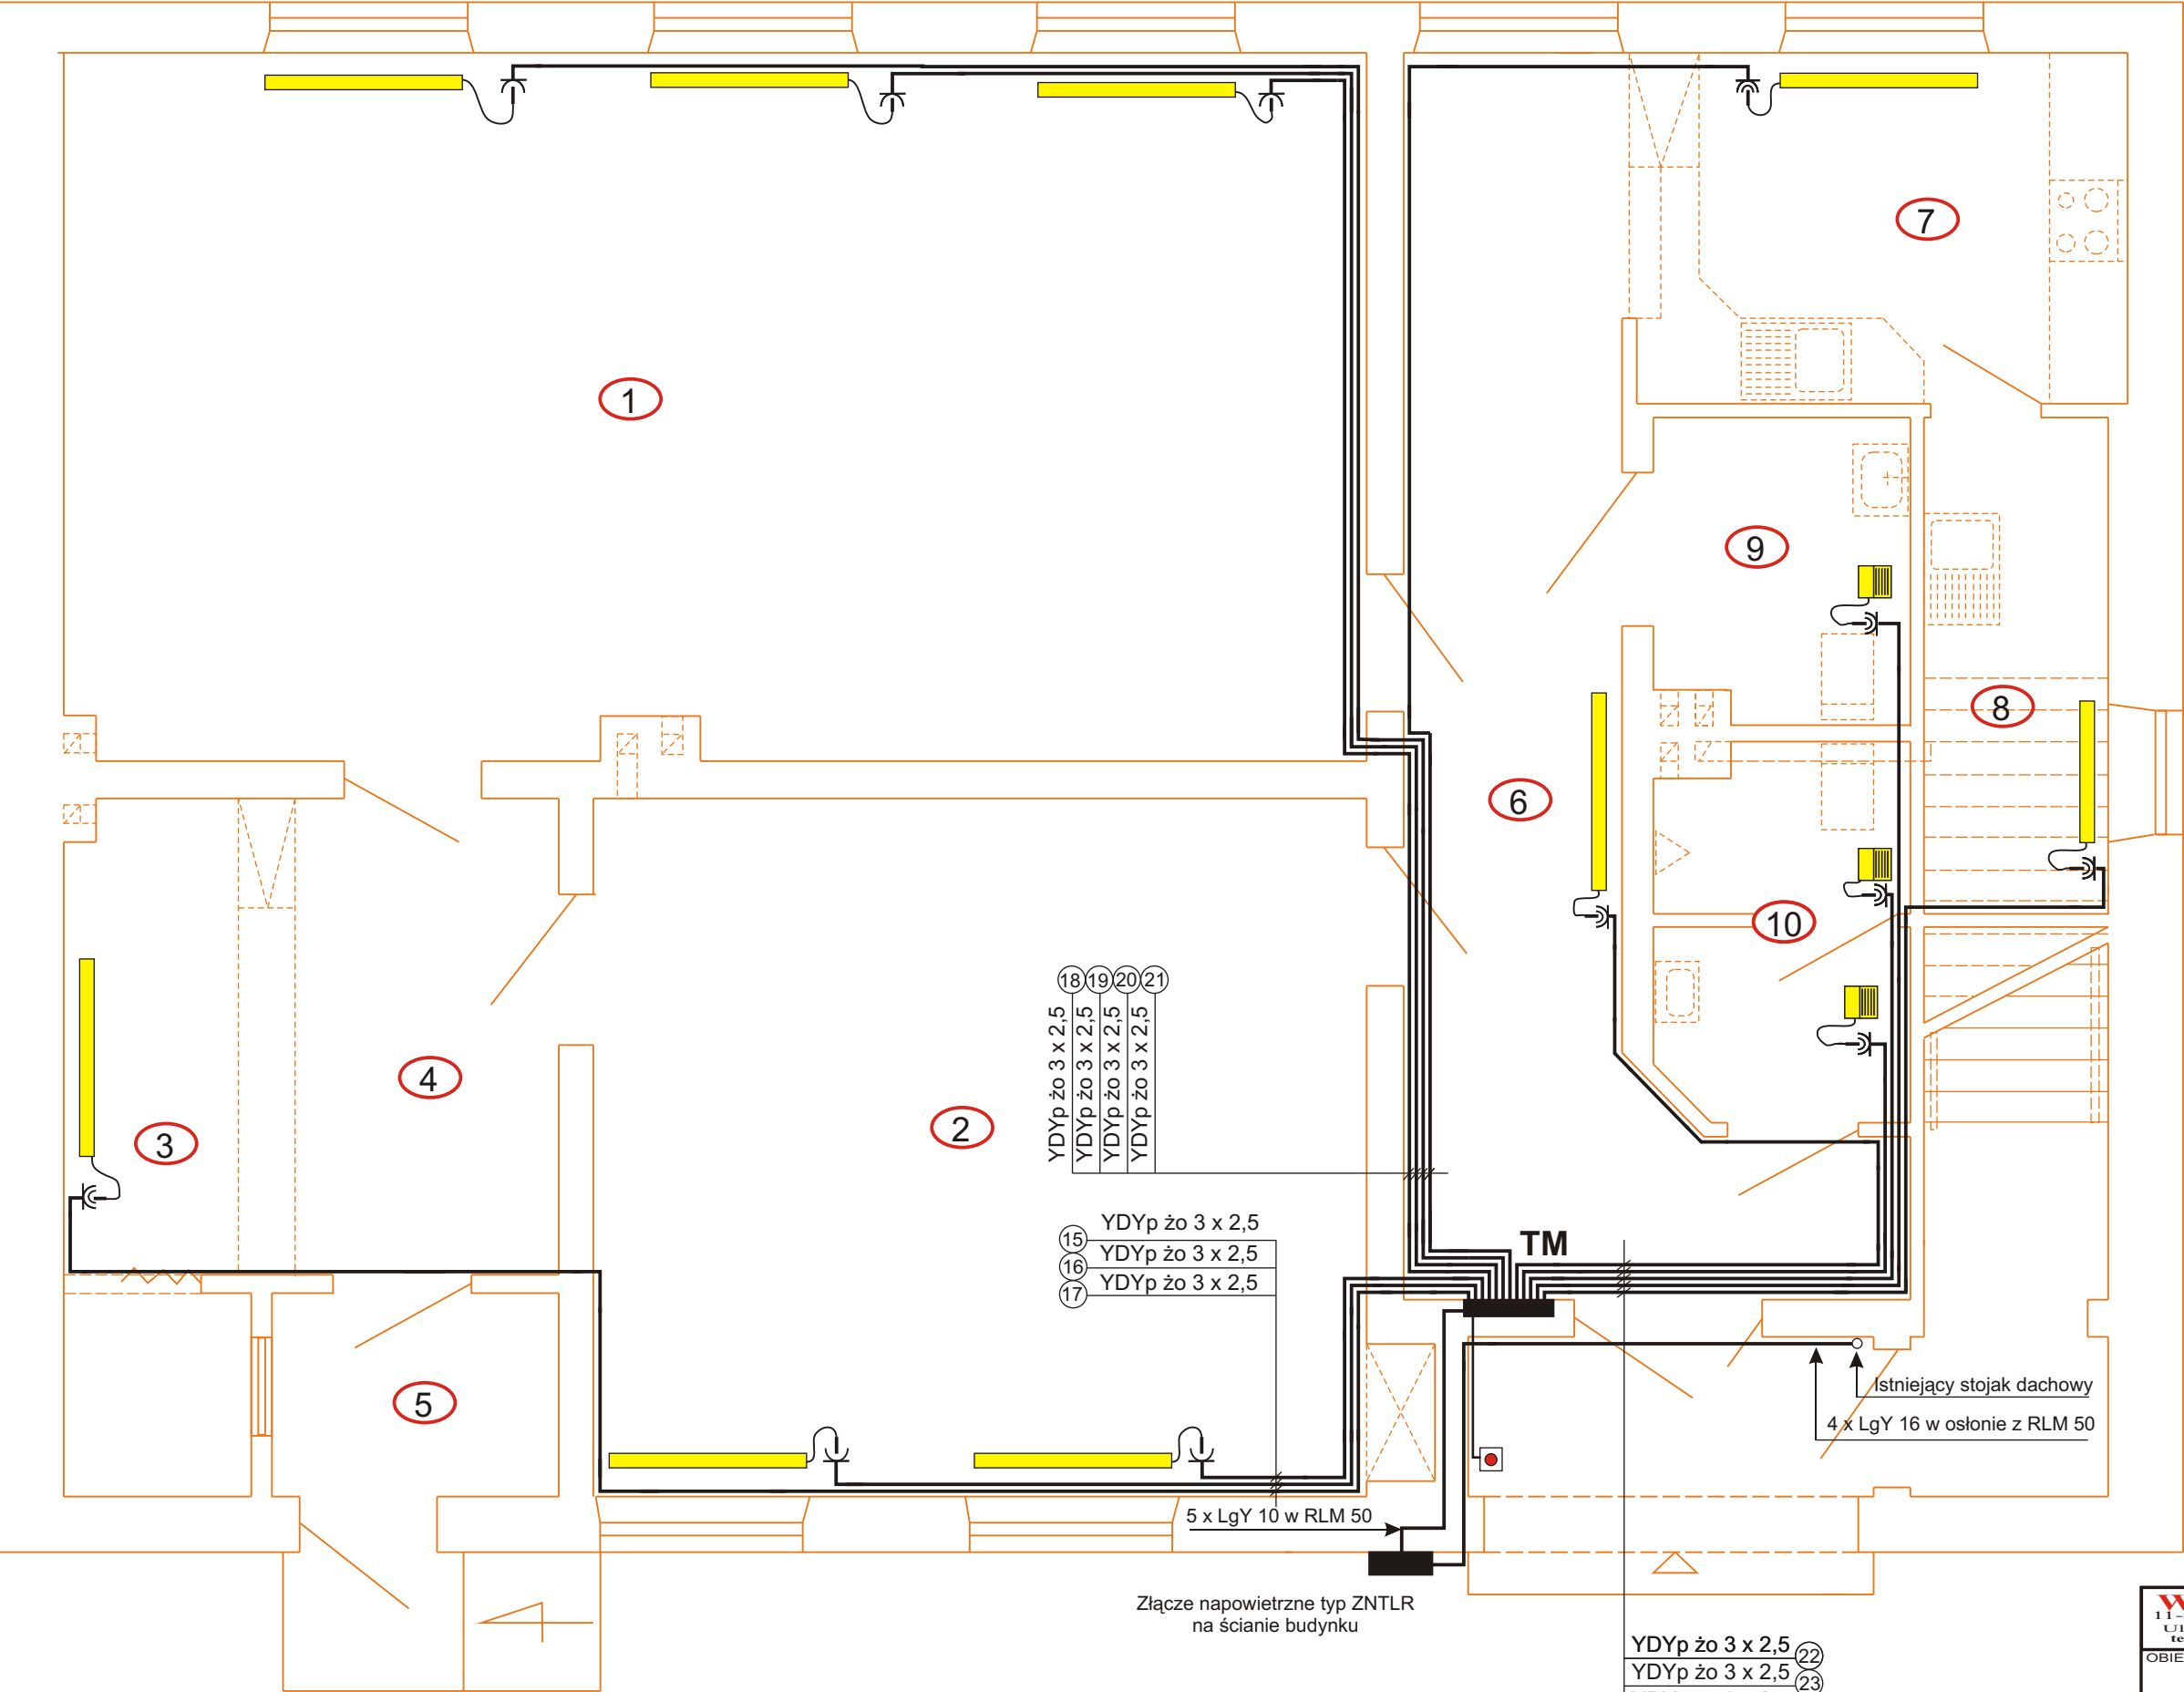

Nr	Pomieszczenie
1	Sala nr 1
2	Sala nr 2
3	Szatnia
4	Hall 1
5	Wiatrołap
6	Hall 2
7	Zaplecze socjalne
8	Pom porządkowe
9	WC - D
10	WC - M

-  Konwektor typ CNS 175 S (Stiebel Eltron)
o mocy 1,75 kW - instalowany na ścianie
z płynną regulacją temperatury, o IP 23
Posiada zabezpieczenie przeciwprzebiegowe
-  Konwektor typ CON 10 S (Stiebel Eltron)
o mocy 1,00 kW - instalowany na ścianie
z płynną regulacją temperatury, o IP 24
- ochrona przeciwprzebiegowa

- UWAGI:
1. Wszystkie projektowane obwody gniazd wtykowych wykonać przewodami miedzianymi o wzmacnionej izolacji - 750 V.
 2. Przewody układać pod tynkiem na ścianie. Pod glazurą przewody układać w rurkach giętkich typu RKL 16
 3. Gniazda wtykowe w pomieszczeniach wilgotnych (sanitariaty) instalować szczelne o Ip 44.
 4. W pomieszczeniach jw instalować osprzęt szczelny podtynkowy. Zaleca się osprzęt BERKER POLSKA.
 5. Gniazda wtykowe w pomieszczeniach sanitarnych instalować na wysokości 1,0 m od podłoża.
W pomieszczeniach sal, gniazda instalować podtynkowe, na wys 20 cm od podłoża lub w miejscach wskazanych przez inwestora czy użytkownika.

WIRK-OL 11-001 DŁWITY UL. RÓŻANA 13 tel. (089) 5 120 115		PROJEKT BUDOWLANY PRZEBUDOWY INSTALACJI ELEKTRYCZNYCH	
OBIEKT ŚWIETLICA Z ZAPLECZEM SOCJALNYM W RZECU dz nr 82/1			
INWESTOR	Biskupiński Dom Kultury ul. Matejki 5 11-300 Biskupiec		SKALA: 1 : 50
PROJEKTANT	Władysław Wirkiewicz upr. bud. 46/82/OL - 13.1.4d		DATA: 02. 2010
SPRAWDZIŁ	mgr inż. Sławomir Grajewski upr. bud. 5/98/OL		E-5